




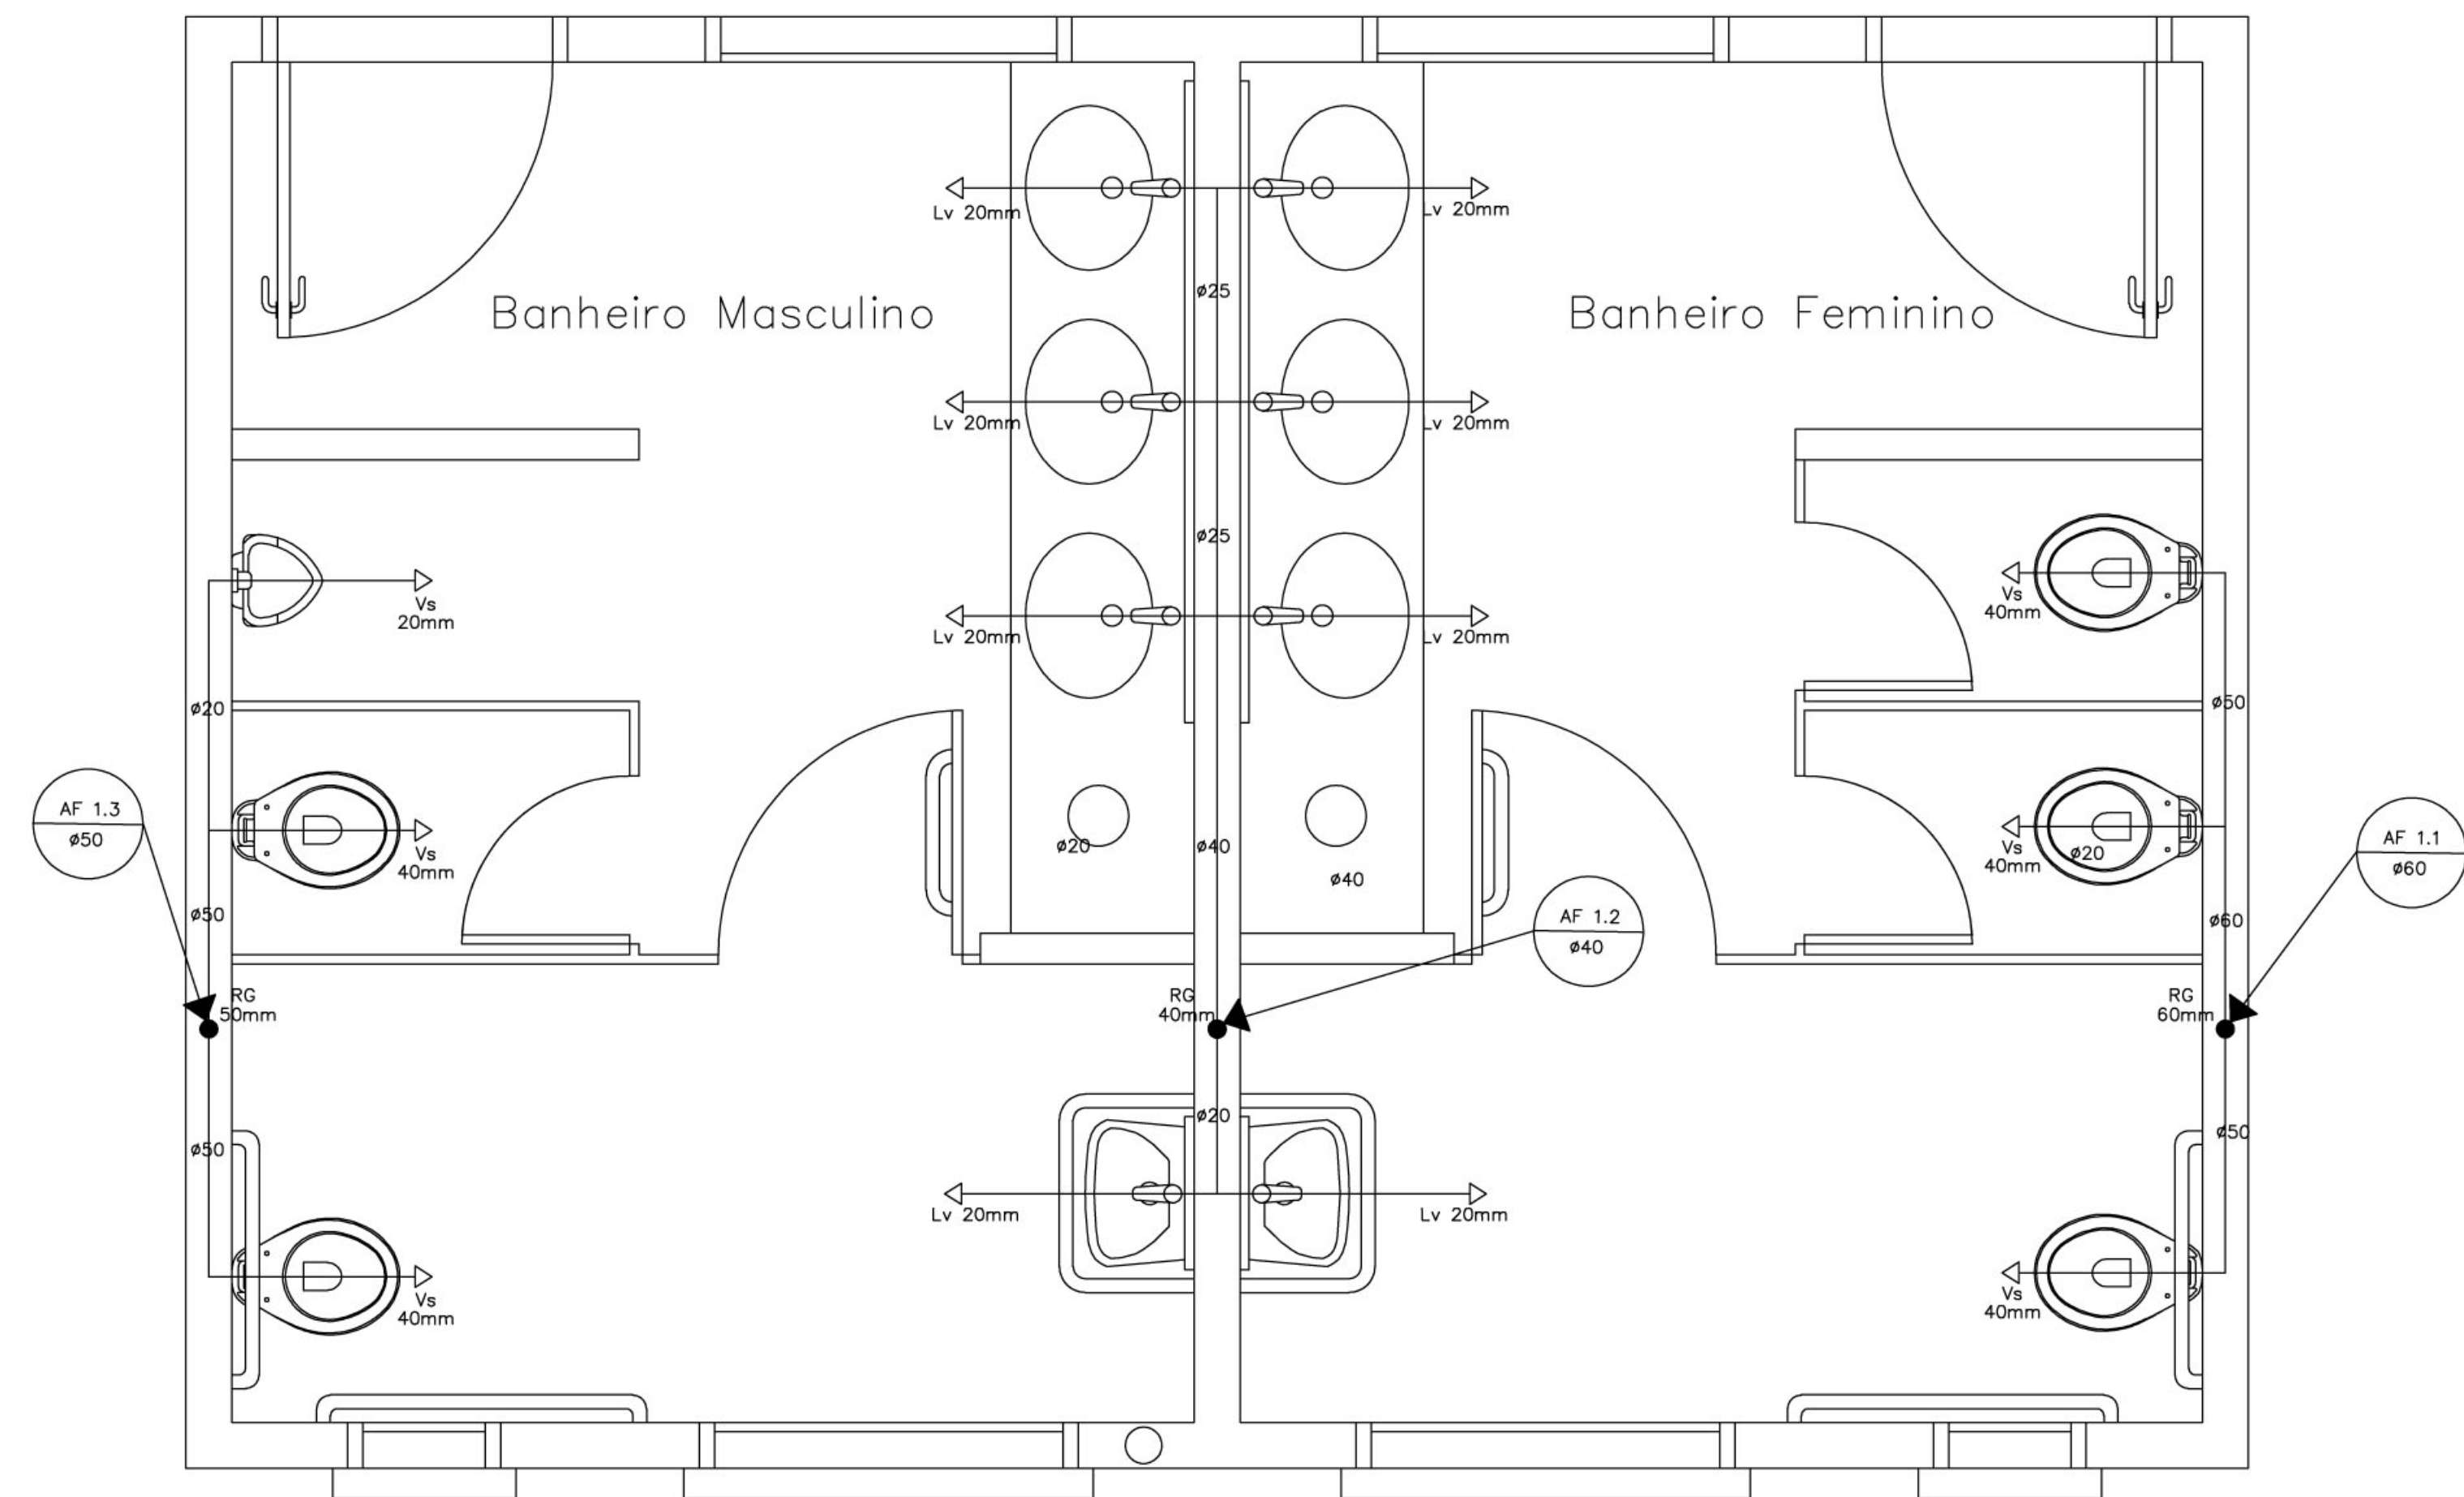


SANITÁRIO ALUNOS – MASCULINO E FEMININO
PLANTA BAIXA
ESCALA: 1/20

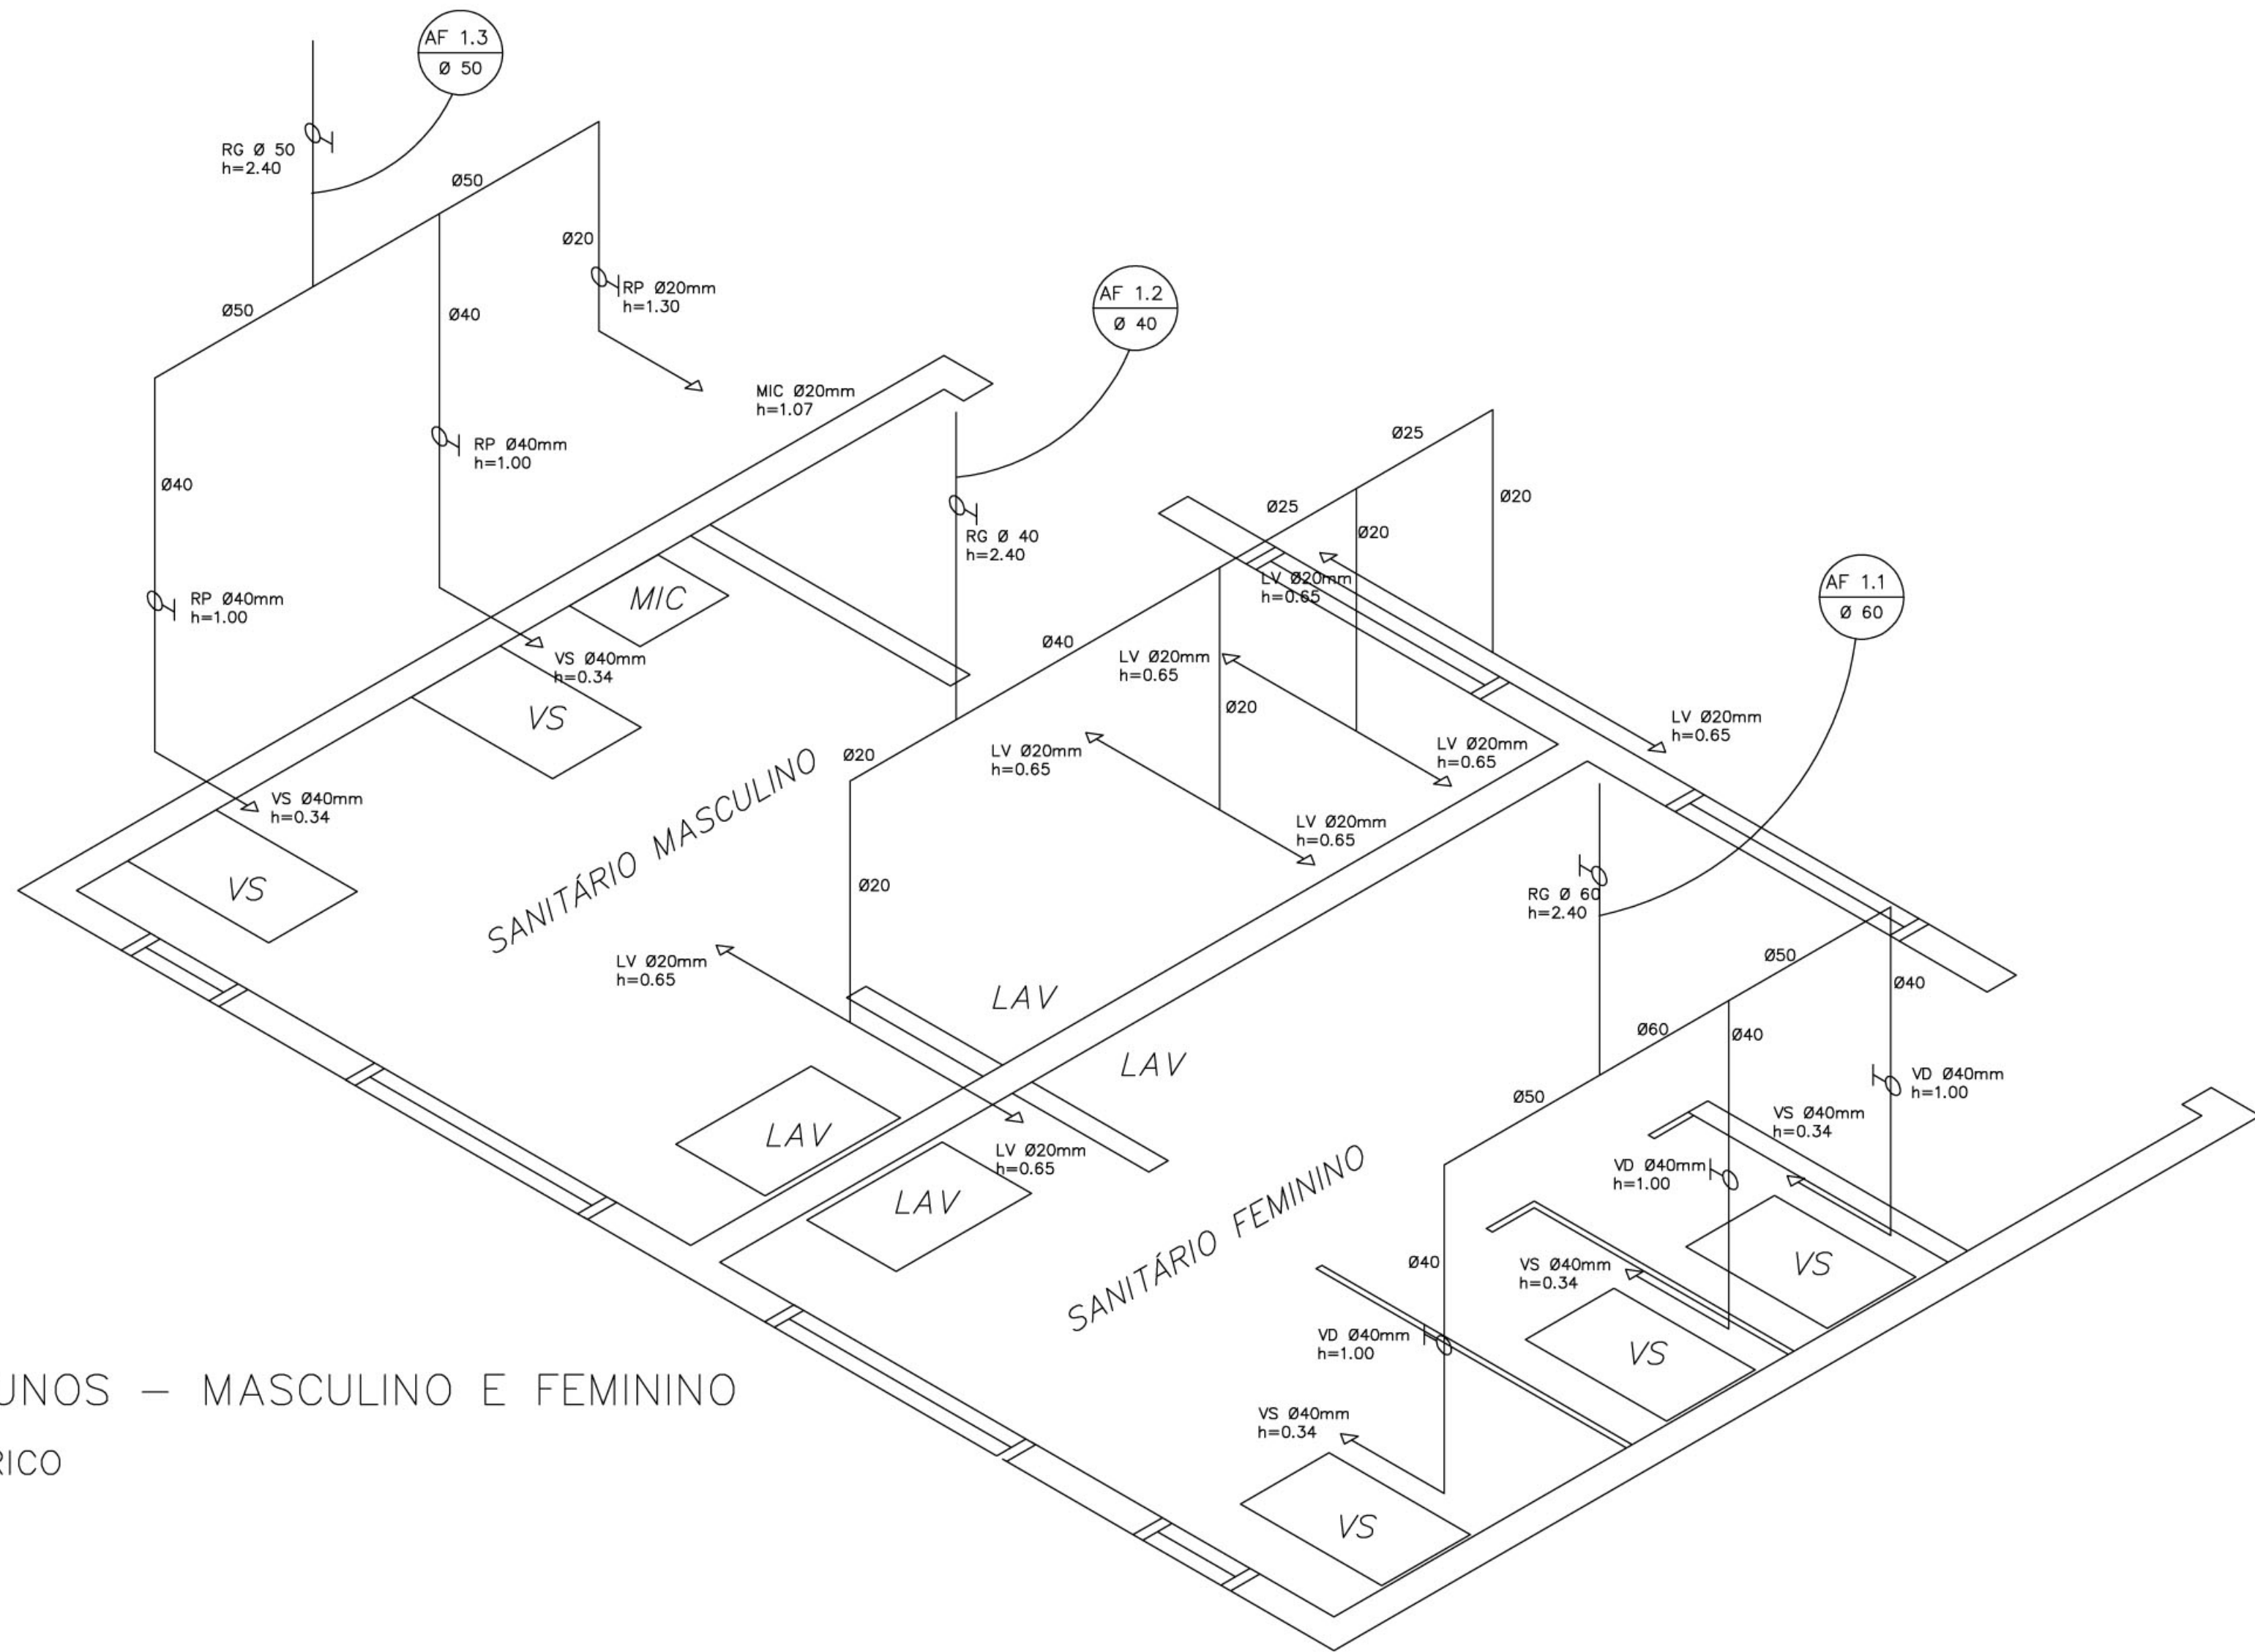


SANITÁRIO ALUNOS – MASCULINO E FEMININO
ESQUEMA ISOMÉTRICO
ESCALA: 1/20

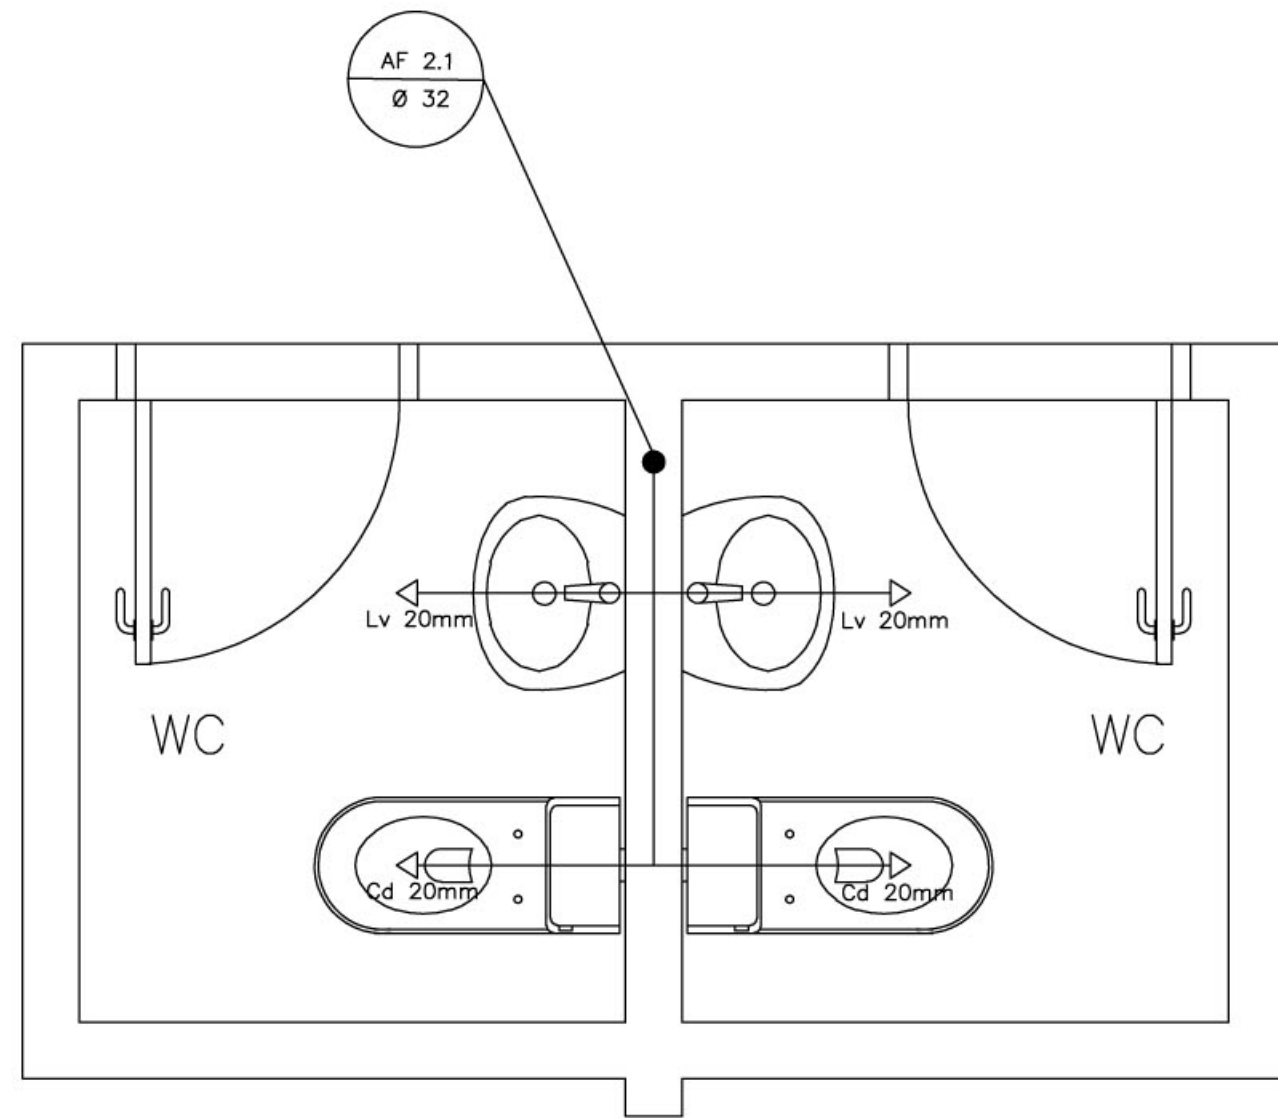

SANITÁRIOS ADMINISTRATIVO
PLANTA BAIXA
ESCALA: 1/20

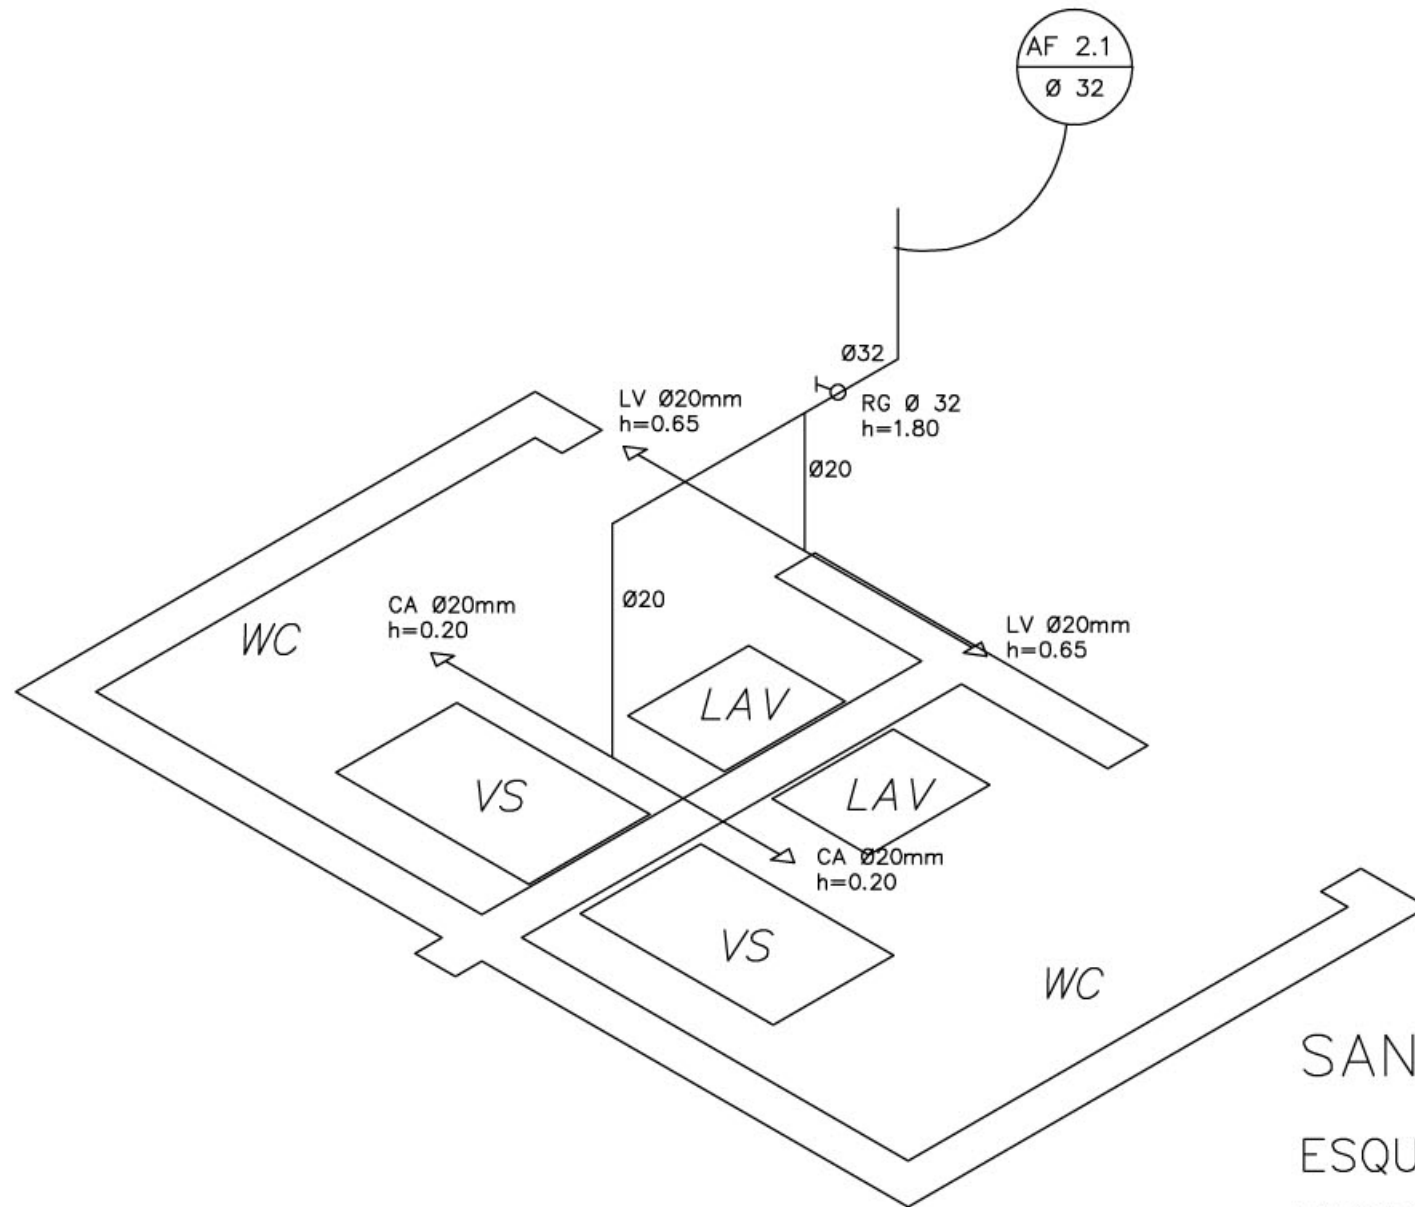

SANITÁRIO ADMINISTRATIVO
ESQUEMA ISOMÉTRICO
ESCALA: 1/20

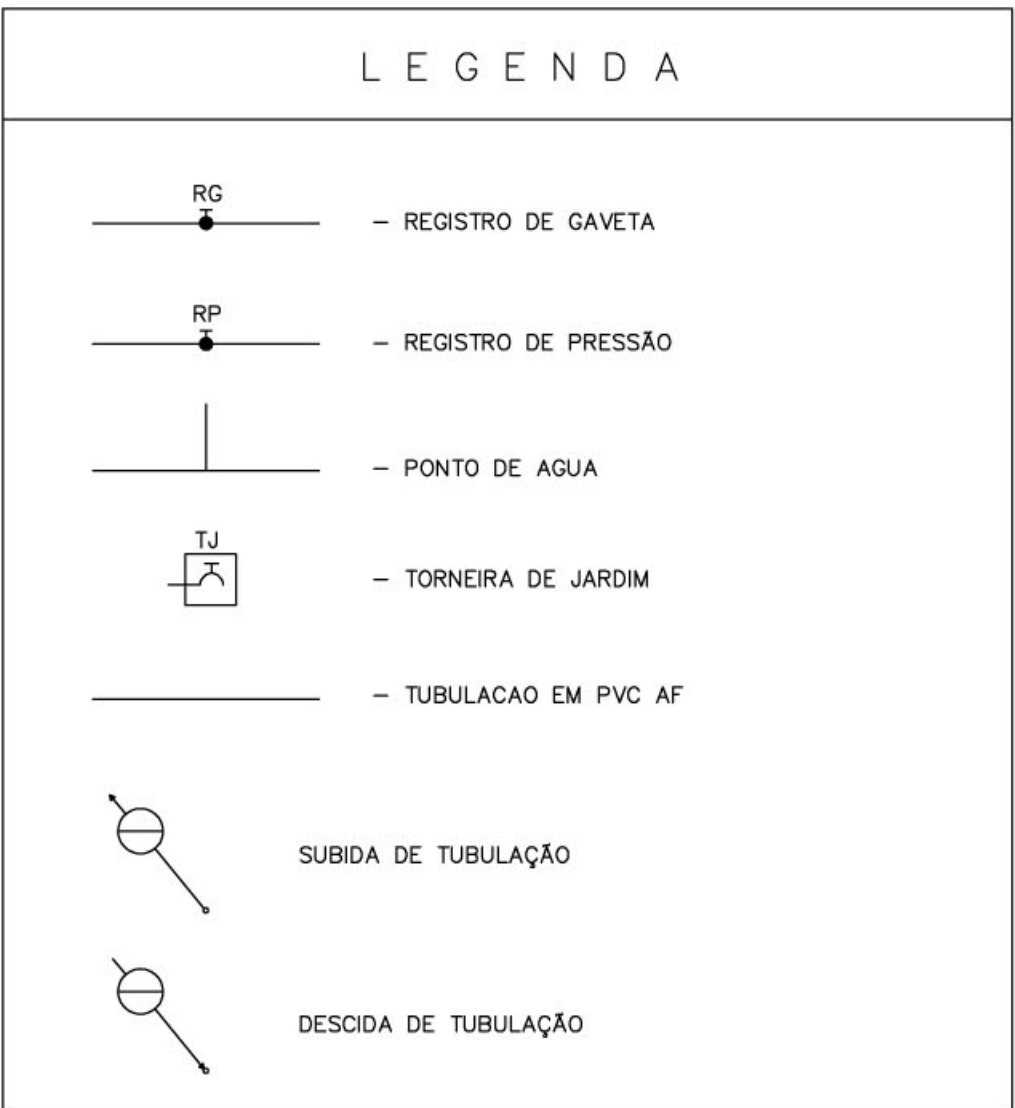

OBSERVAÇÕES :

1. TODA TUBULAÇÃO SERÁ EM PVC RÍGIDO SOLDÁVEL CLASSE 15, COM OS DIÂMETROS (mm) INDICADOS.
3. AS TORNEIRAS DE JARDIM FICARÃO A 50 cm DO NÍVEL DO TERRENO.
5. AS TUBULAÇÕES QUE PASSAM PELO SOLO SERÃO ENTERRADAS COMO INDICADO PELAS RESPECTIVAS PROFUNDIDADES. VER DETALHE TUBULAÇÃO ENTERRADA.

Ministério da Educação FNDE <i>Fundo Nacional de Desenvolvimento da Educação</i>	
ESPAÇO EDUCATIVO URBANO II – 04 SALAS DE AULA	
ENDEREÇO:	DIVERSOS
PROPRIETÁRIO:	FUNDO DE FORTALECIMENTO PARA A ESCOLA
AUTORES DO PROJETO :	CGEAN – BRASÍLIA – DF
RESPONSÁVEL TÉCNICO:	
PROPRIETÁRIO	
AUTOR DO PROJETO	
AUTOR DO PROJETO	
RESP. TÉCNICO	
DLFO	CREA
HID	
PROJETO_HIDRO–SANITÁRIO	
PLANTA BAIXA E ISOMÉTRICAS SANITÁRIOS ALUNOS E ADM.	
FOLHA 03/05	
REVISÃO:	01–2004
DATA :	ABRIL/2005
ESCALA :	INDICADA
DESENHO :	
VISTO:	

ARQUITETURA E CONSTRUÇÃO LTDA. (081) 9985-9115 – MARCELLO / (081) 9988-5910 – GUSTAVO / (0 xx 61) 234-5511 / 363-3382 (TELEFAX)

Loco
ARQUITETURA E CONSTRUÇÃO