



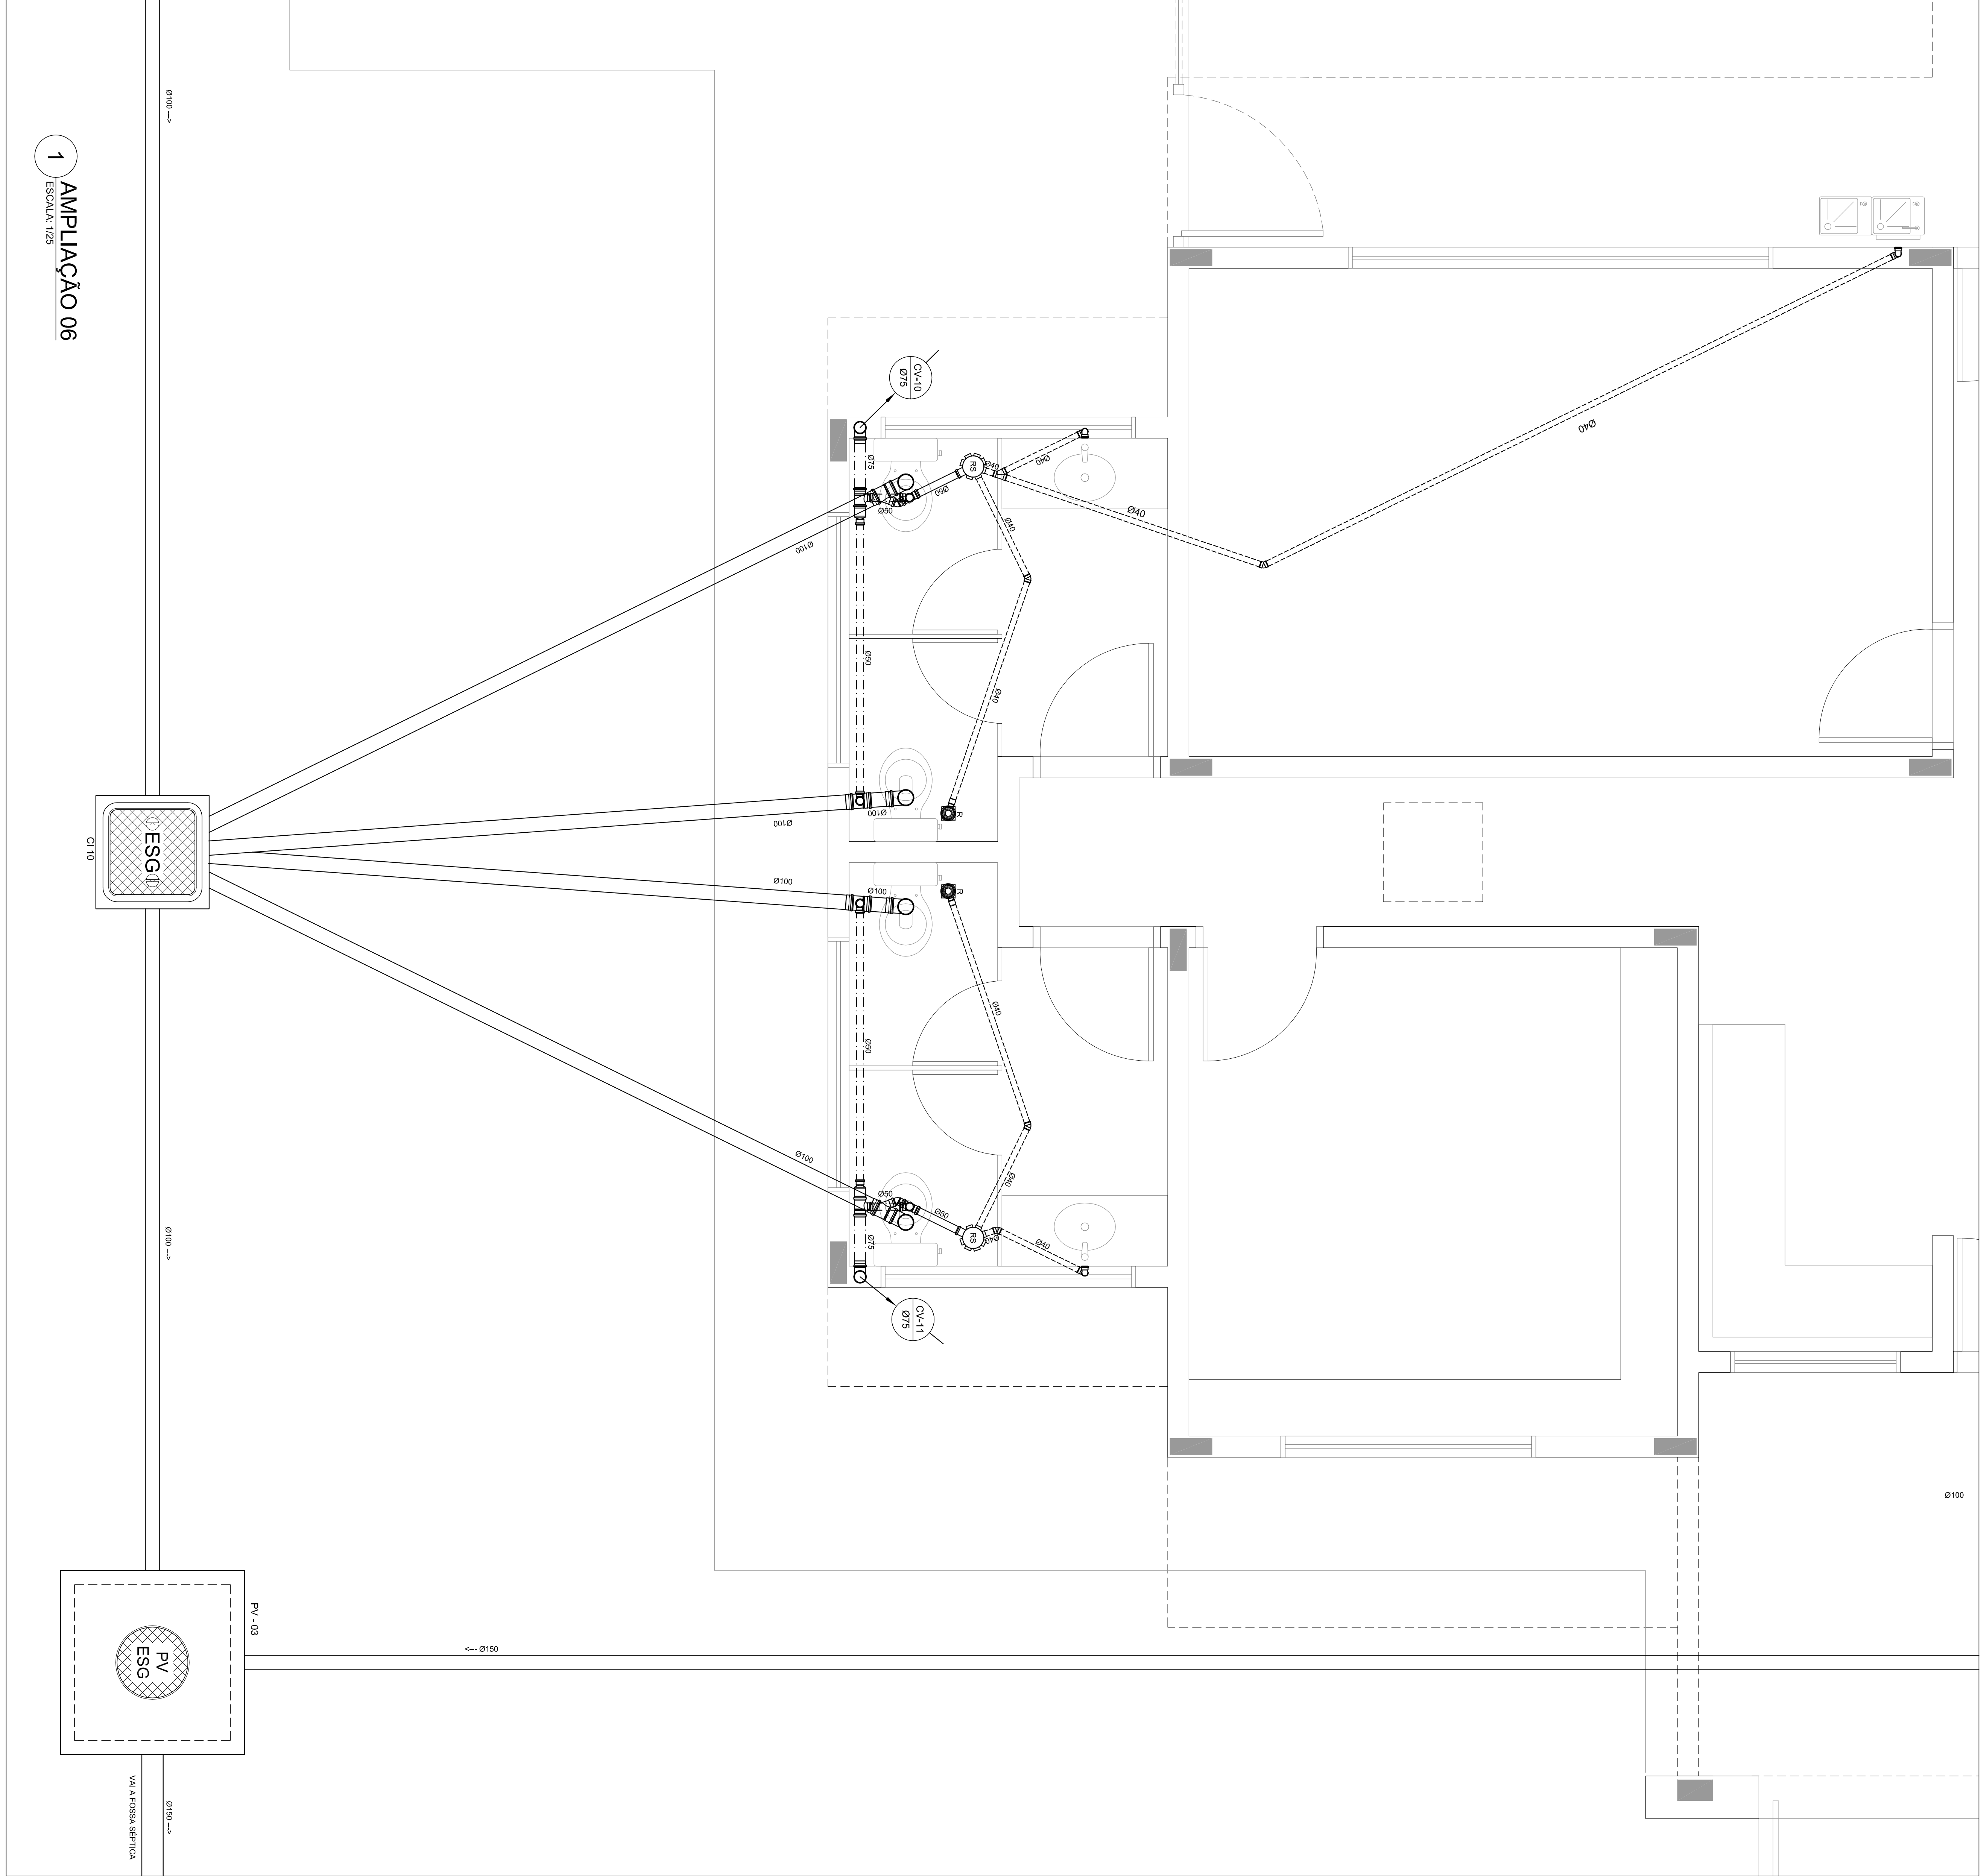

1 AMPLIAÇÃO 06
ESCALA 1:100

2 PLANTA CHAVE
ESCALA 1:1500

LEGENDA	
	CS CAIXA SIFONADA
	RS RALO SIFONADO
	R RALO SECO
	CGE CAIXA DE GORDURA ESPECIAL
	CSS CAIXA SIFONADA DE SABÃO
	I INCLINAÇÃO (%)
	MLR MÃO DE LAVAR LOUÇAS
	VS VASO SANITÁRIO
	PC PIA DE COZINHA
	CT COTA DE TORÇO
	CF COTA DE FUNDO
	UHC UNIDADE DE HUNTER DE CONTRIBUIÇÃO
	CI CAIXA DE INSPECÇÃO
	PV POÇO DE VISÃO
	Øxxx SENTIDO DO FLUXO DA TUBULAÇÃO

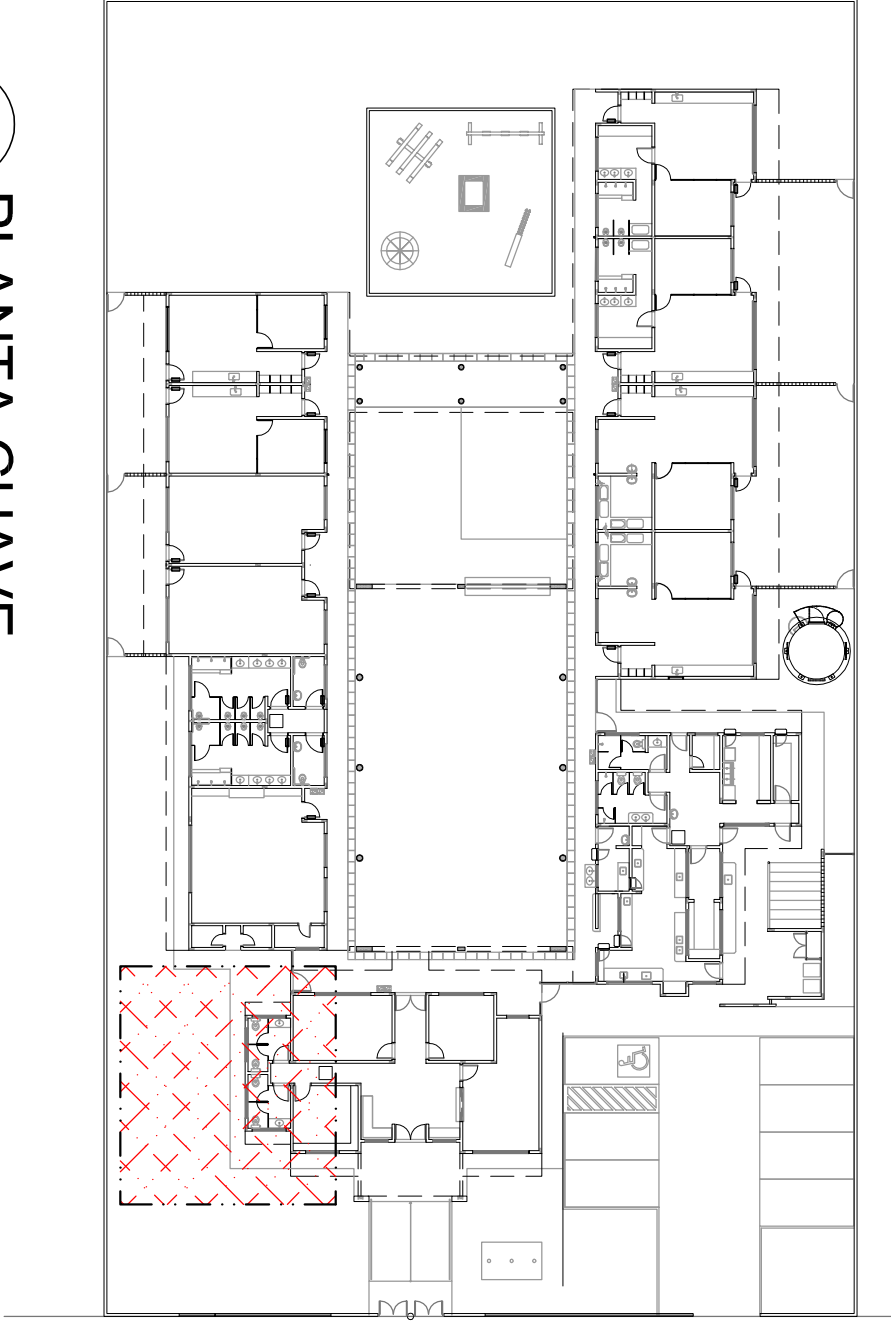

PROPRIETÁRIO		FUNDO DE DESENVOLVIMENTO DA EDUCAÇÃO - FINE	
ENDEREÇO			
MUNICÍPIO - UF:			
PROPRIETÁRIO			
RESP. TÉCNICO		CGEA	
AUTOR DO PROJETO: NATAN ASSUN BIRENBAUM		CGEA, 4638-1201	
DLFO		CBMOF	
OBSERVAÇÕES:		PA	
PROGRAMA PROINFÂNCIA - PROJETO TIPO B			
INSTALAÇÃO DE ESGOTO SANITÁRIO			
BLOCO ADMINISTRATIVO - PLANTA BAIXA			
COORDENADOR		HEG	
CGEST - Coordenação Geral de Infraestrutura Educacional			
FECHADO		ESCALA	
FECHADO		INDICAÇÃO	
FECHADO		PRONÓCIO	
FECHADO		DATA: 07/08/2012	
FECHADO		07/08	