
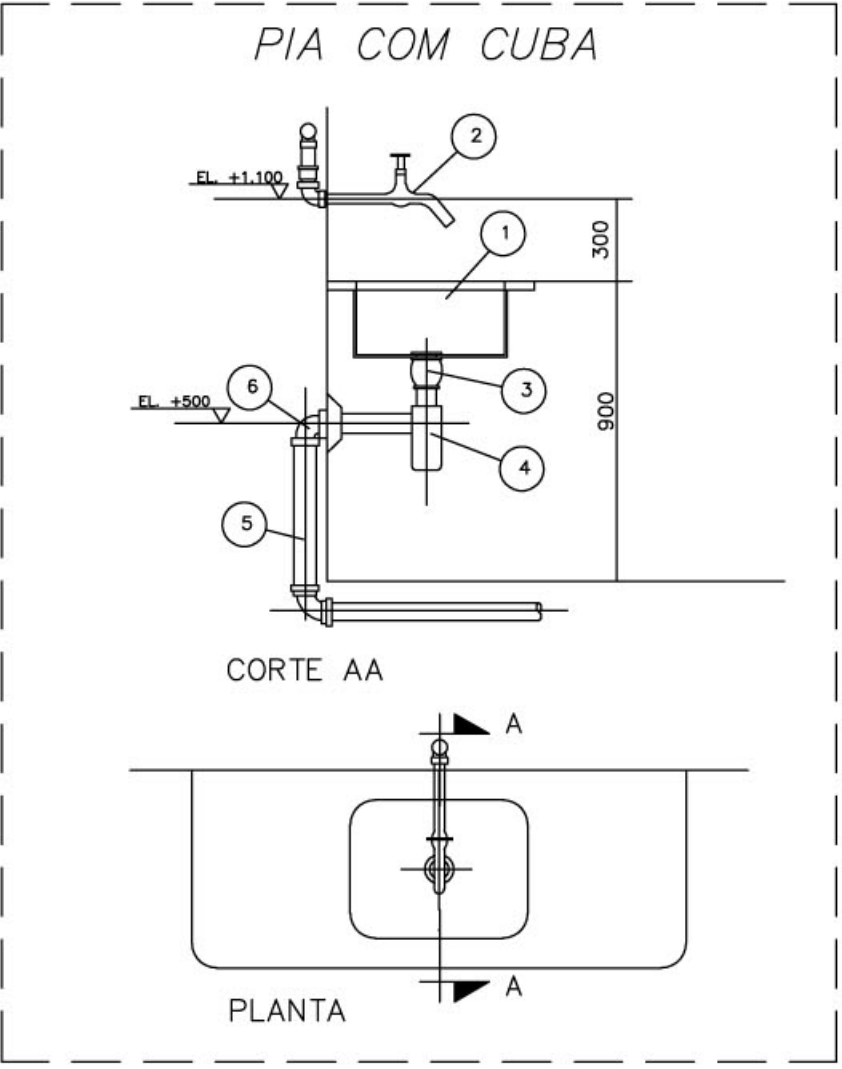
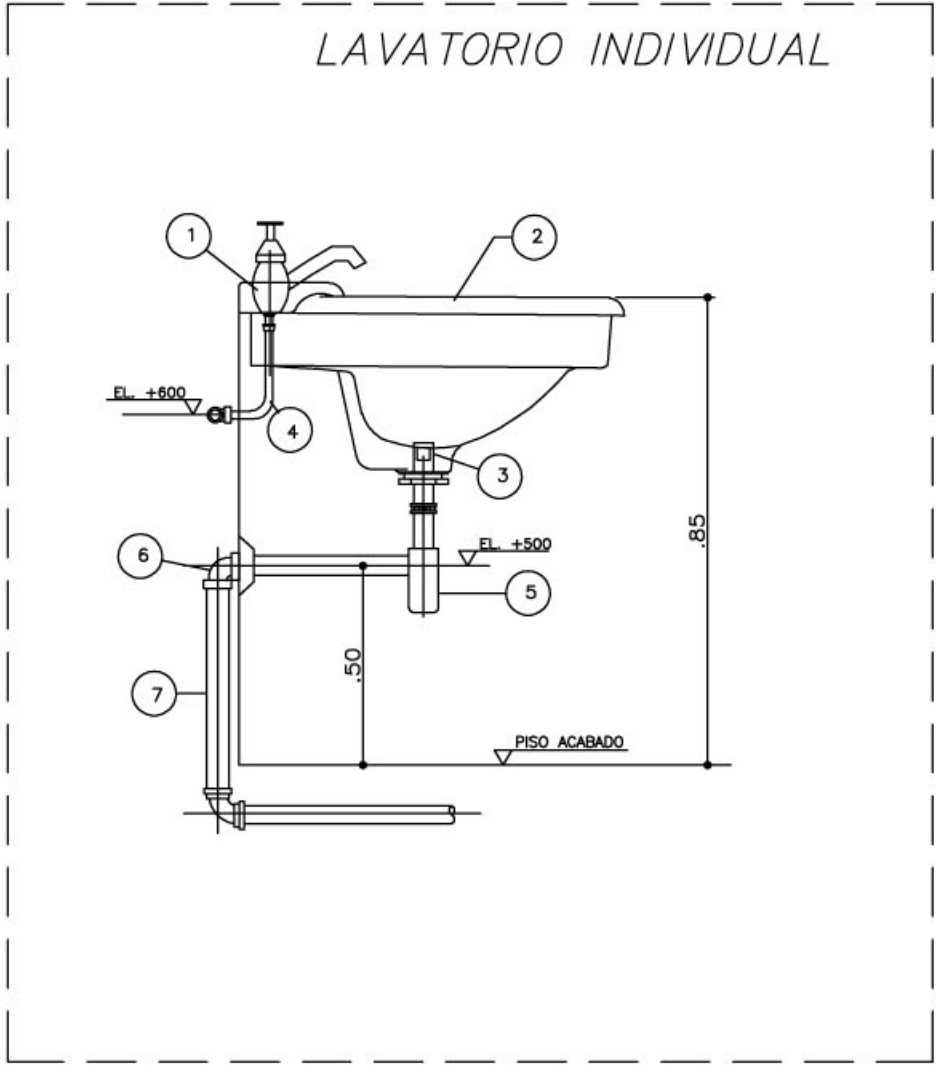
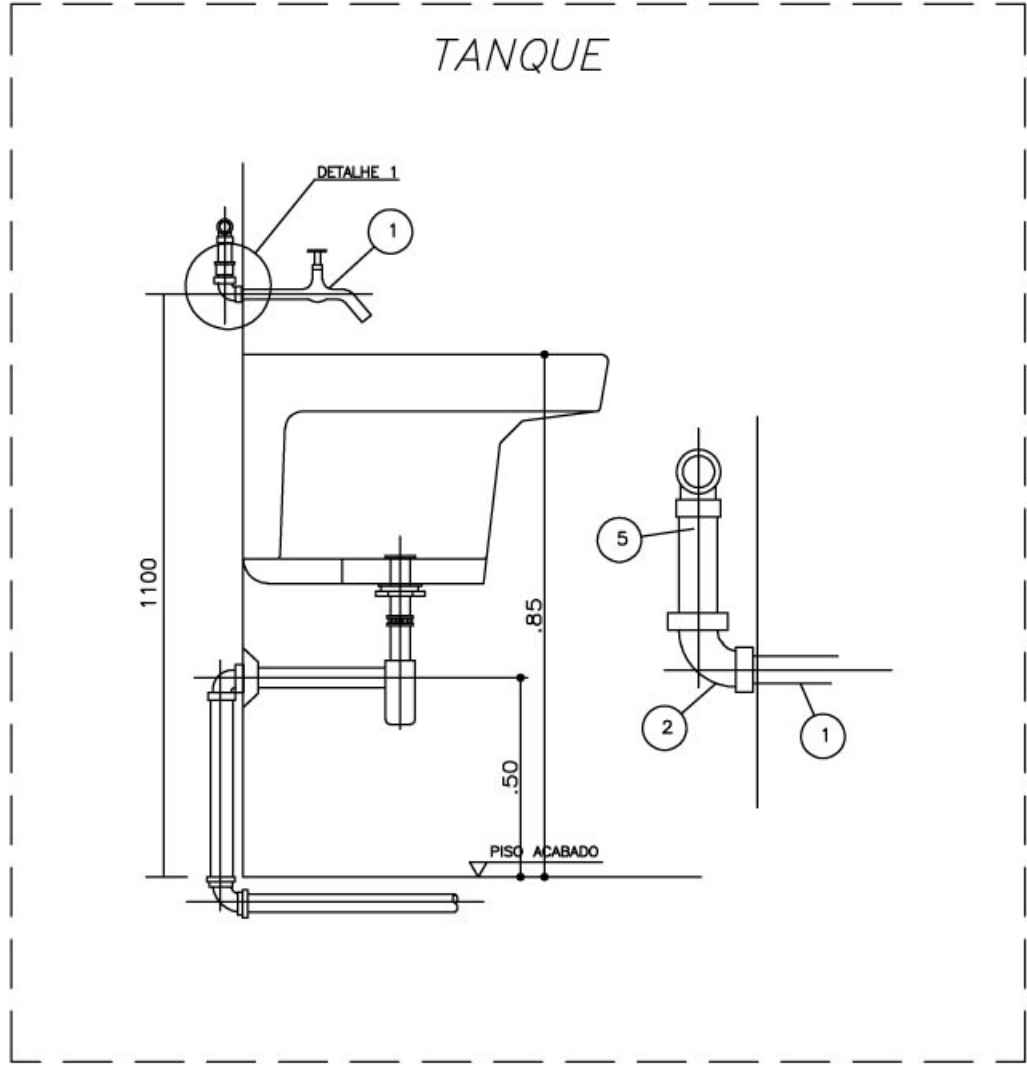


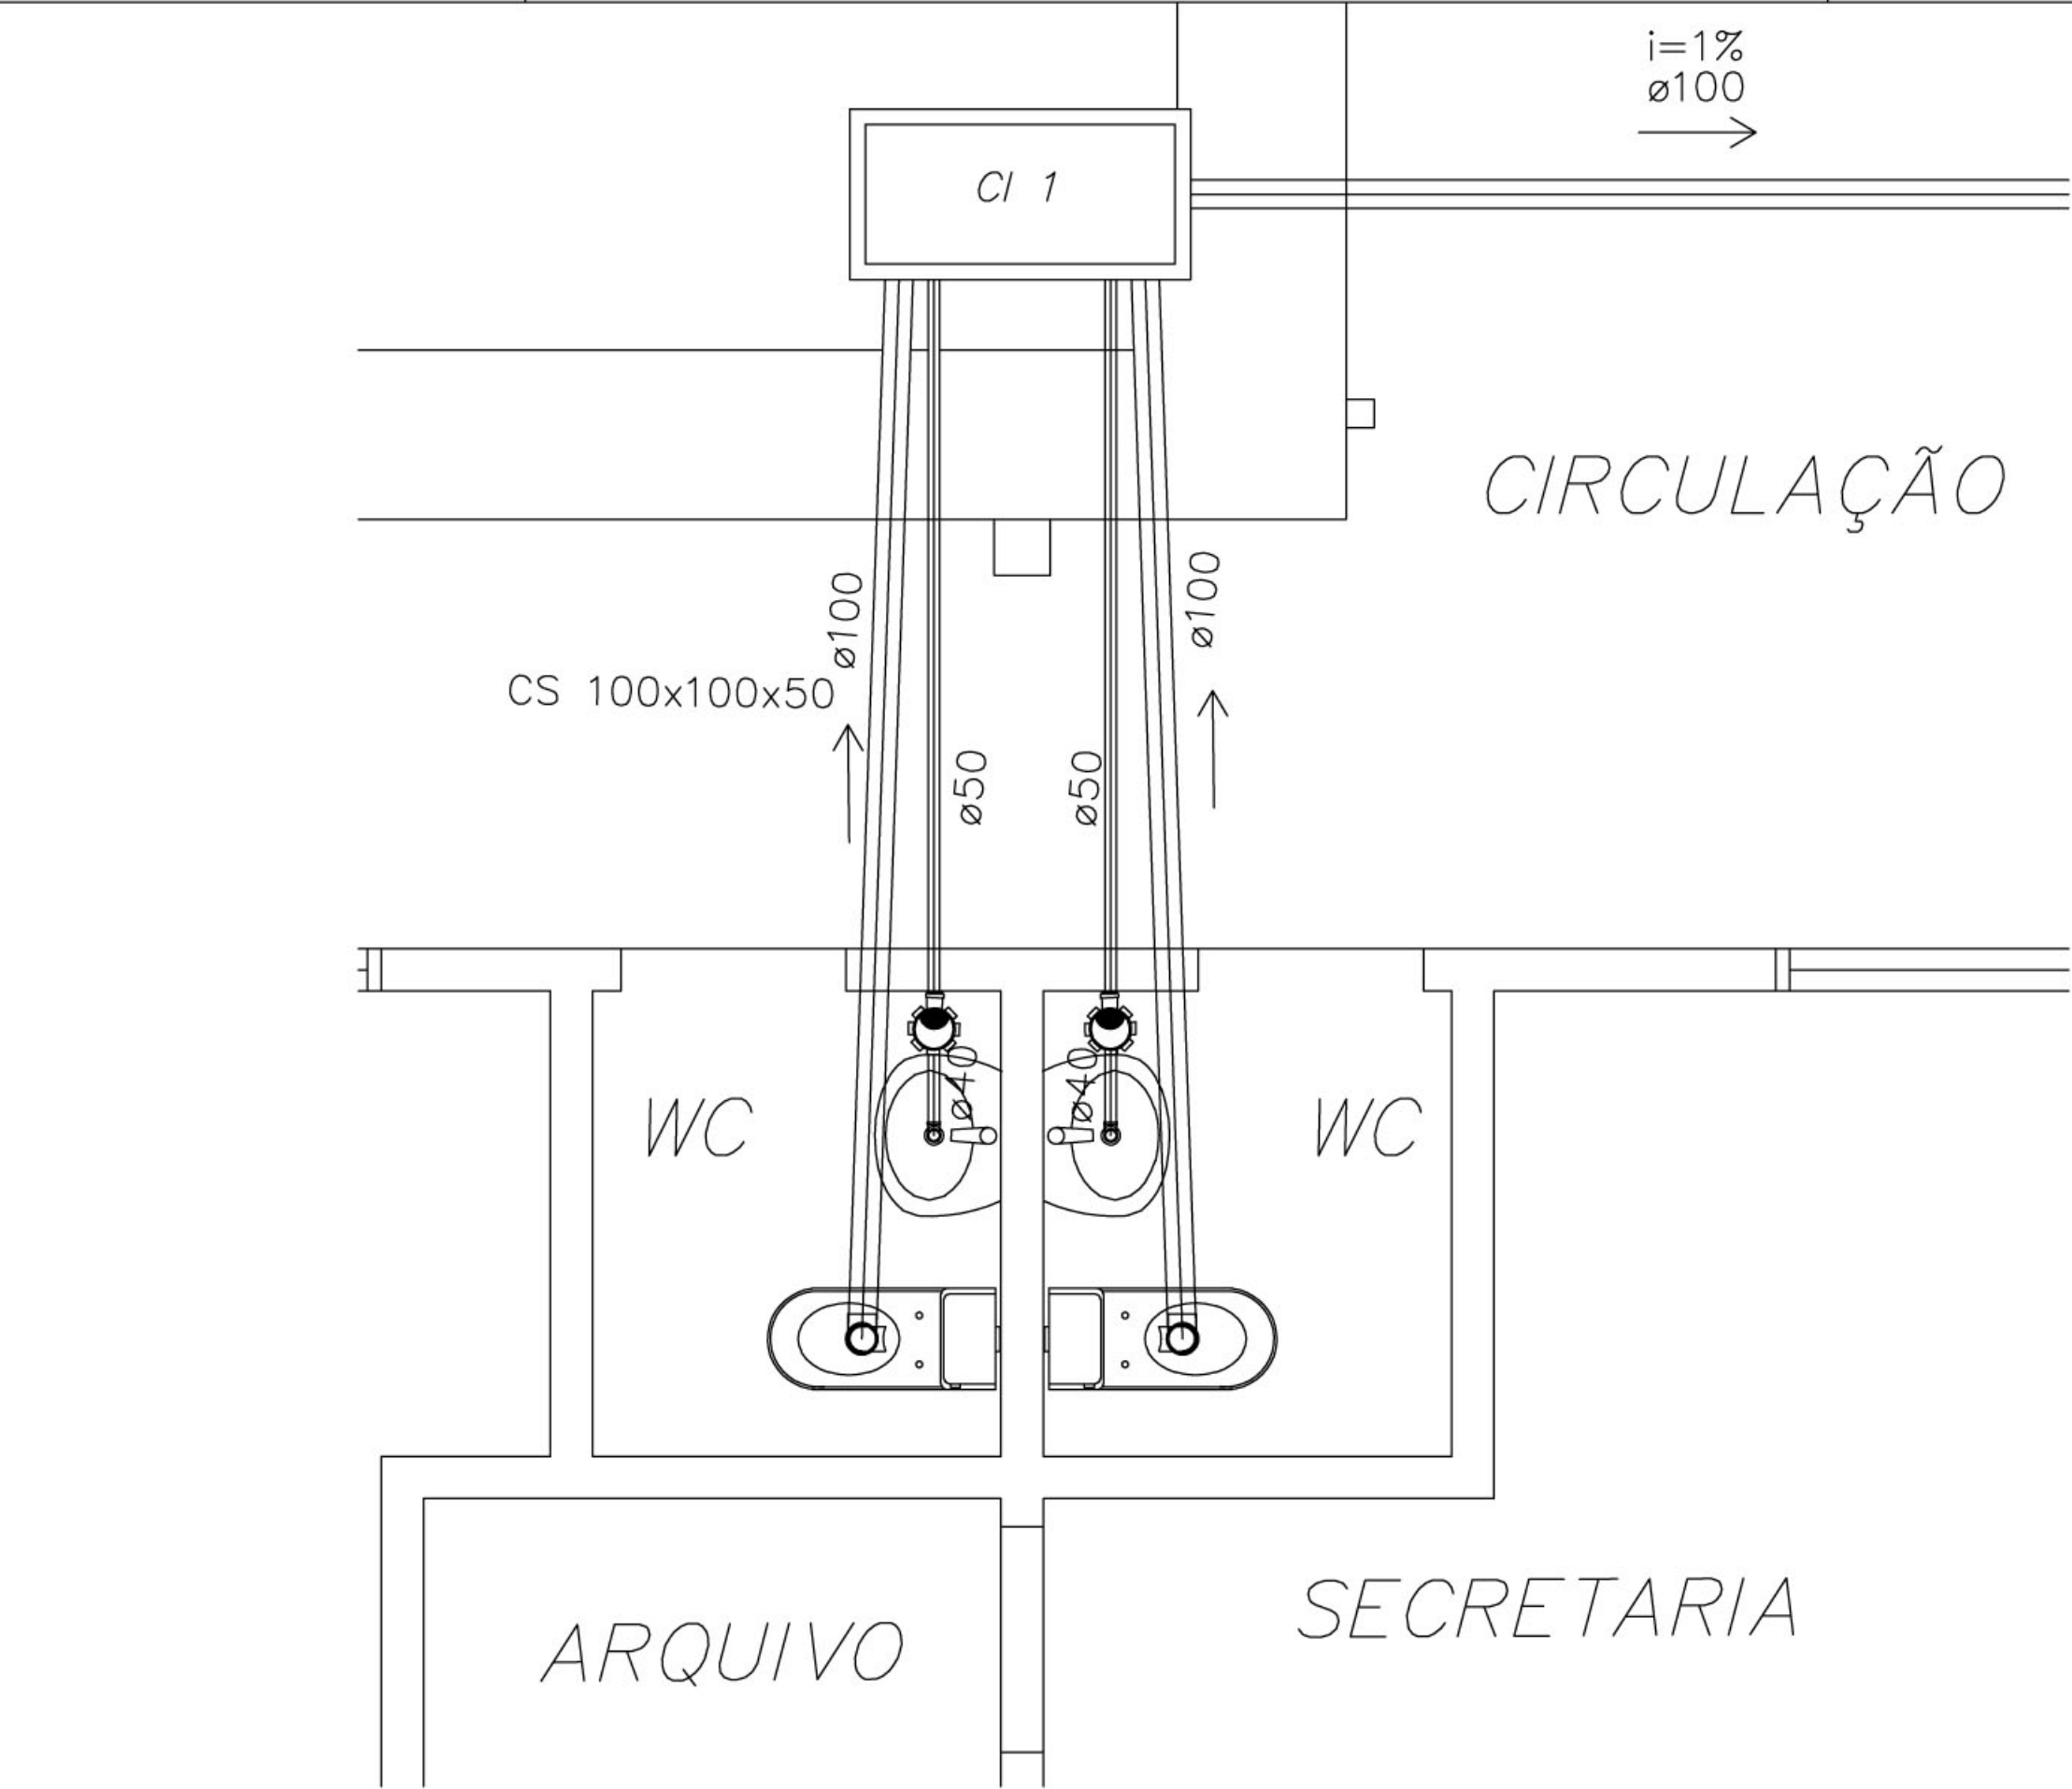

LEGENDA

F.S

FOSSA SEPTICA

SUM.

SUMIDOURO

CI

CAIXA DE INSPECAO

CA

CAIXA DE AREIA COM GRELHA

CGS

CAIXA DE GORDURA SIFONADA

RS

RALO SIFONADO

CS

CAIXA SIFONADA

CAIXA SIFONADA HERMETICA

CV

COLUNA DE VENTILACAO

TUBULACAO DE ESGOTO

TUBULACAO DE VENTILACAO

NOTAS

1-DIMENSOES EM MILIMETROS, EXCETO INDICACAO EM CONTRARIO

| ITEM | DESCRICAO                             | MATERIAL | QT. | OBSERVACAO |
|------|---------------------------------------|----------|-----|------------|
| 1    | TORNEIRA PARA PIA (TIPO PAREDE) #3/4" | F. GALV. | 1   | CROMADA    |
| 2    | COTOVELO 90 #3/4"                     | PVC      |     |            |
| 3    | TUBO 3/4"                             |          |     |            |

NOTAS

1-DIMENSOES EM MILIMETROS, EXCETO INDICACAO EM CONTRARIO

| ITEM | DESCRICAO                              | MATERIAL | QT. | OBSERVACAO |
|------|----------------------------------------|----------|-----|------------|
| 1    | TORNEIRA PARA LAVATORIO #1/2"          | CROMADA  | 1   |            |
| 2    | LAVATORIO                              | LOUCA    | 1   |            |
| 3    | VALVULA COM LADRAO #1x1/2"             | CROMADA  | 1   |            |
| 4    | TUBO DE LIGACAO FLEXIVEL #1/2"         | CROMADA  | 1   |            |
| 5    | SPRATO #1" Y 1/2"                      | CROMADA  | 1   |            |
| 6    | JOELHO 90° COM ANEL P/ ESGOTO SEC. #40 | PVC      | 1   |            |
| 7    | TUBO #40                               | PVC      |     | SOLDAVEL   |

NOTAS


1-DIMENSOES EM MILIMETROS, EXCETO INDICACAO EM CONTRARIO

| ITEM | DESCRICAO                             | MATERIAL | QT. |
|------|---------------------------------------|----------|-----|
| 1    | TAMPO COM CUBA                        | ACO INOX | 1   |
| 2    | LAVATORIO P/ PIA C/ AREJADOR #3/4"    |          | 1   |
| 3    | VALVULA P/ PIA AMERICANA #1 1/2"x3/4" |          | 1   |
| 4    | SPRATO REGULAVEL P/ PIA C/ CUBA       |          | 1   |
| 5    | TUBO DE 50mm                          | PVC      | 1   |
| 6    | JOELHO ADAPTADOR DE 50mm              | PVC      | 1   |

PLANTA BAIXA – ESGOTO CLOACAL

BLOCO ADMINISTRATIVO

ESCALA: 1:25

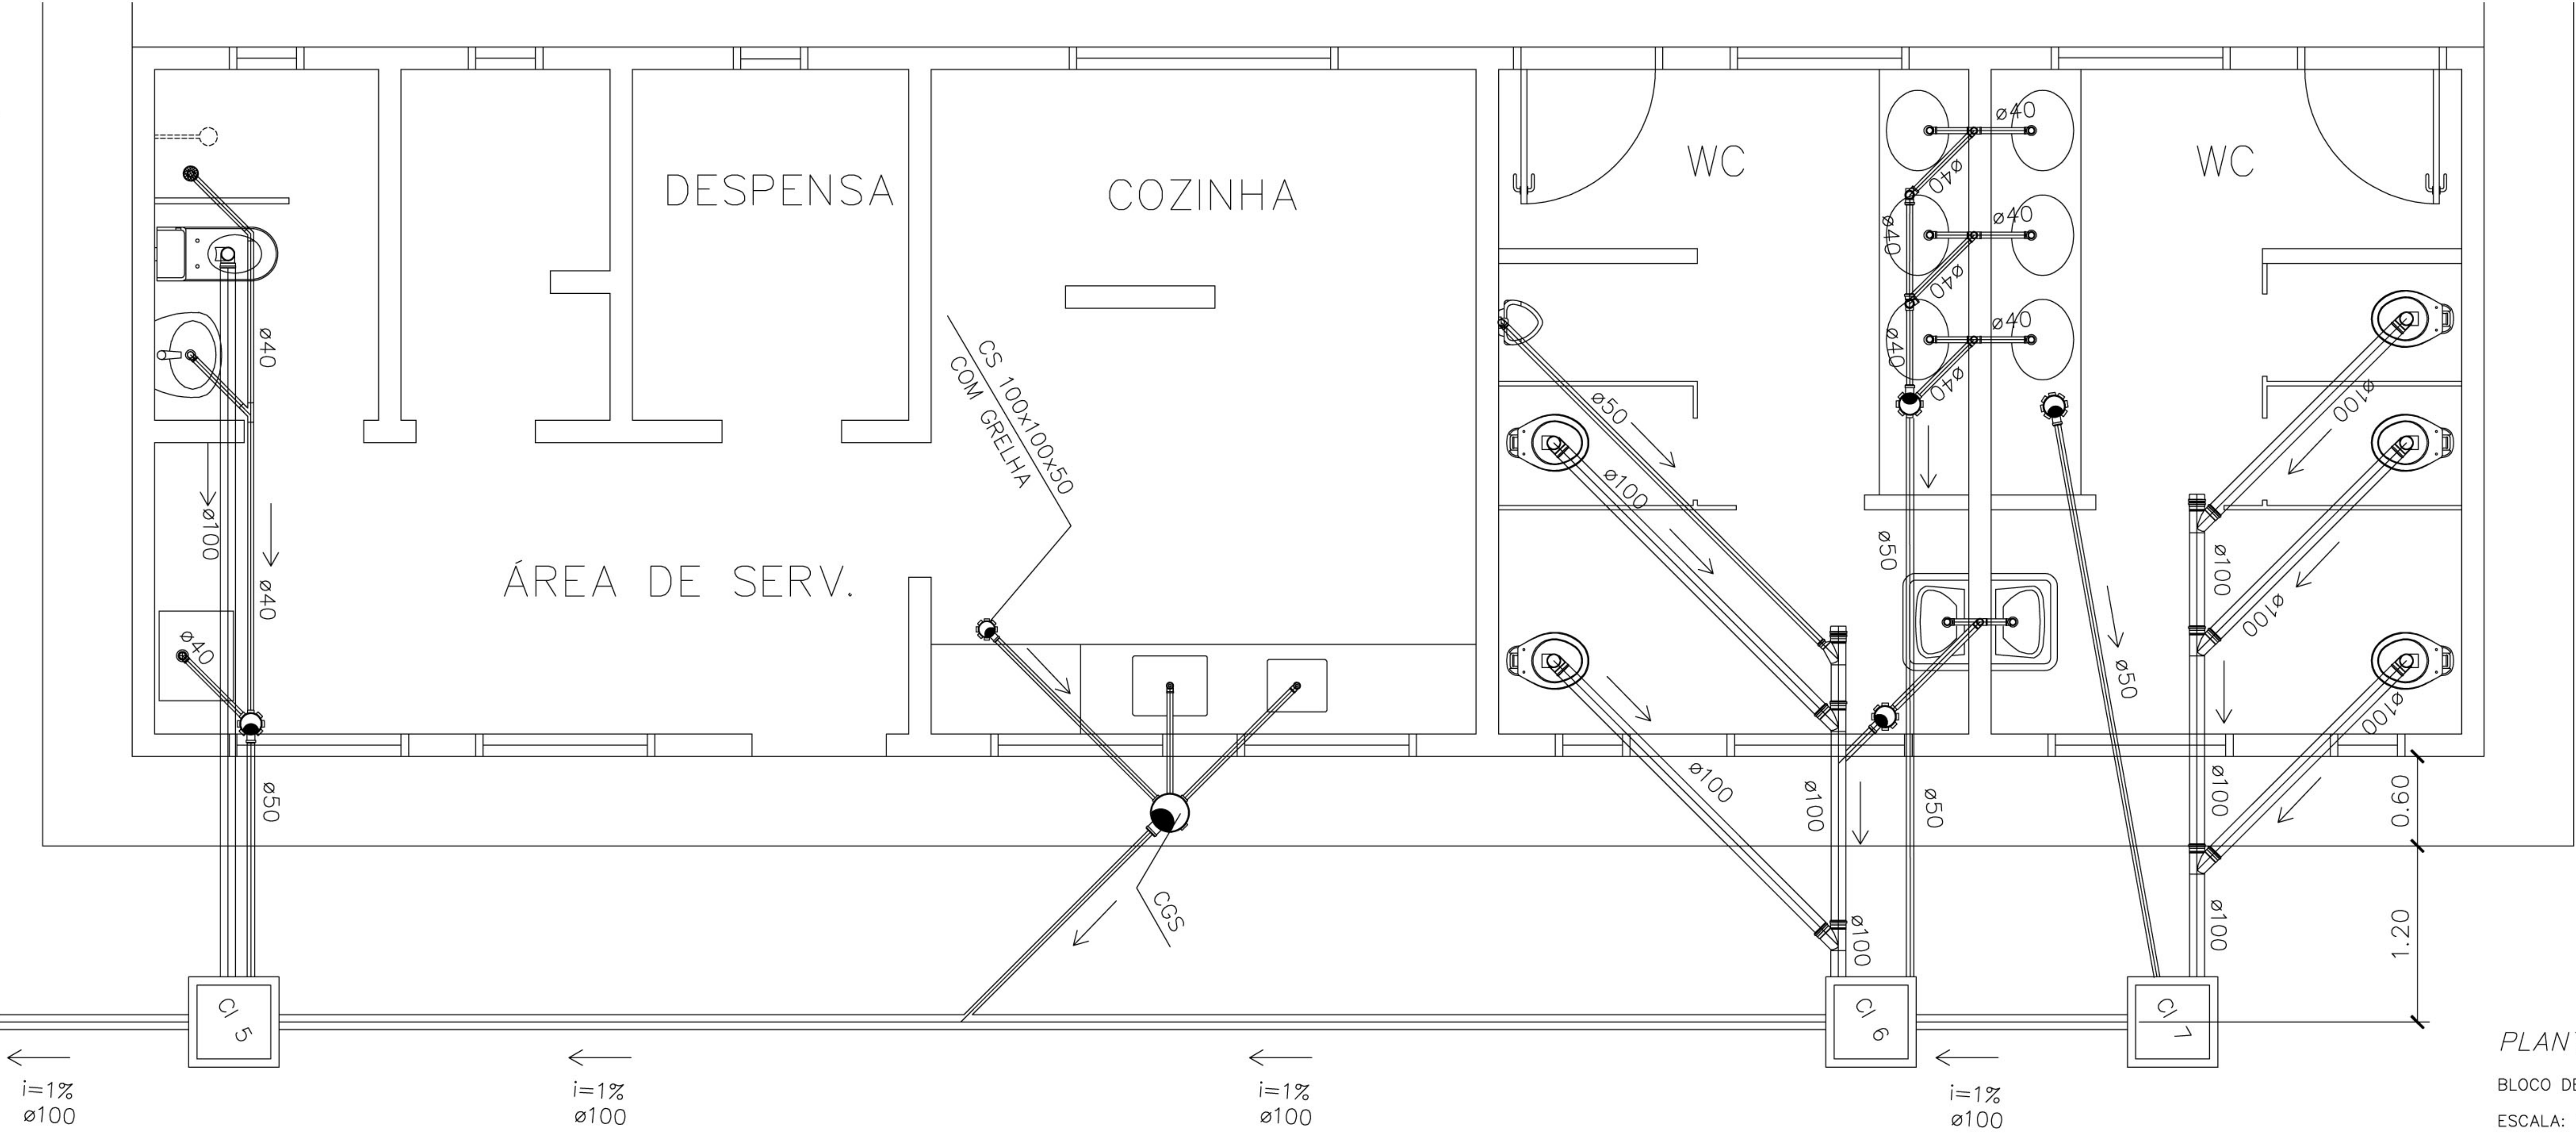

PLANTA BAIXA – ESGOTO CLOACAL

BLOCO DE SERVIÇO

ESCALA: 1:25

Ministério da Educação

FNDE

Fundo Nacional de Desenvolvimento da Educação

ESPAÇO EDUCATIVO URBANO II – 04 SALAS DE AULA

ENDEREÇO: DIVERSOS

PROPRIETÁRIO: FUNDO DE FORTALECIMENTO PARA A ESCOLA

AUTORES DO PROJETO : MARCELO TONIAZZO LISSA  
GUSTAVO SILVEIRA

RESPONSÁVEL TÉCNICO:

PROPRIETÁRIO

AUTOR DO PROJETO

AUTOR DO PROJETO

RESP. TÉCNICO

DLFO

CREA

PROJETO\_HIDRO\_SANITÁRIO

FOLHA

HID

DETALHES – ESGOTO

05/05

REVISÃO: 01-2004

DATA : DEZEMBRO/2004

ESCALA : INDICADA

DESENHO :

VISTO:

ARQUITETURA E CONSTRUÇÃO LTDA (081) 9885-9115 – MARCELO / (081) 9885-9115 – MARCELO / (0 XX 41) 234-5511 / 933-3282 (TELEFAX)