
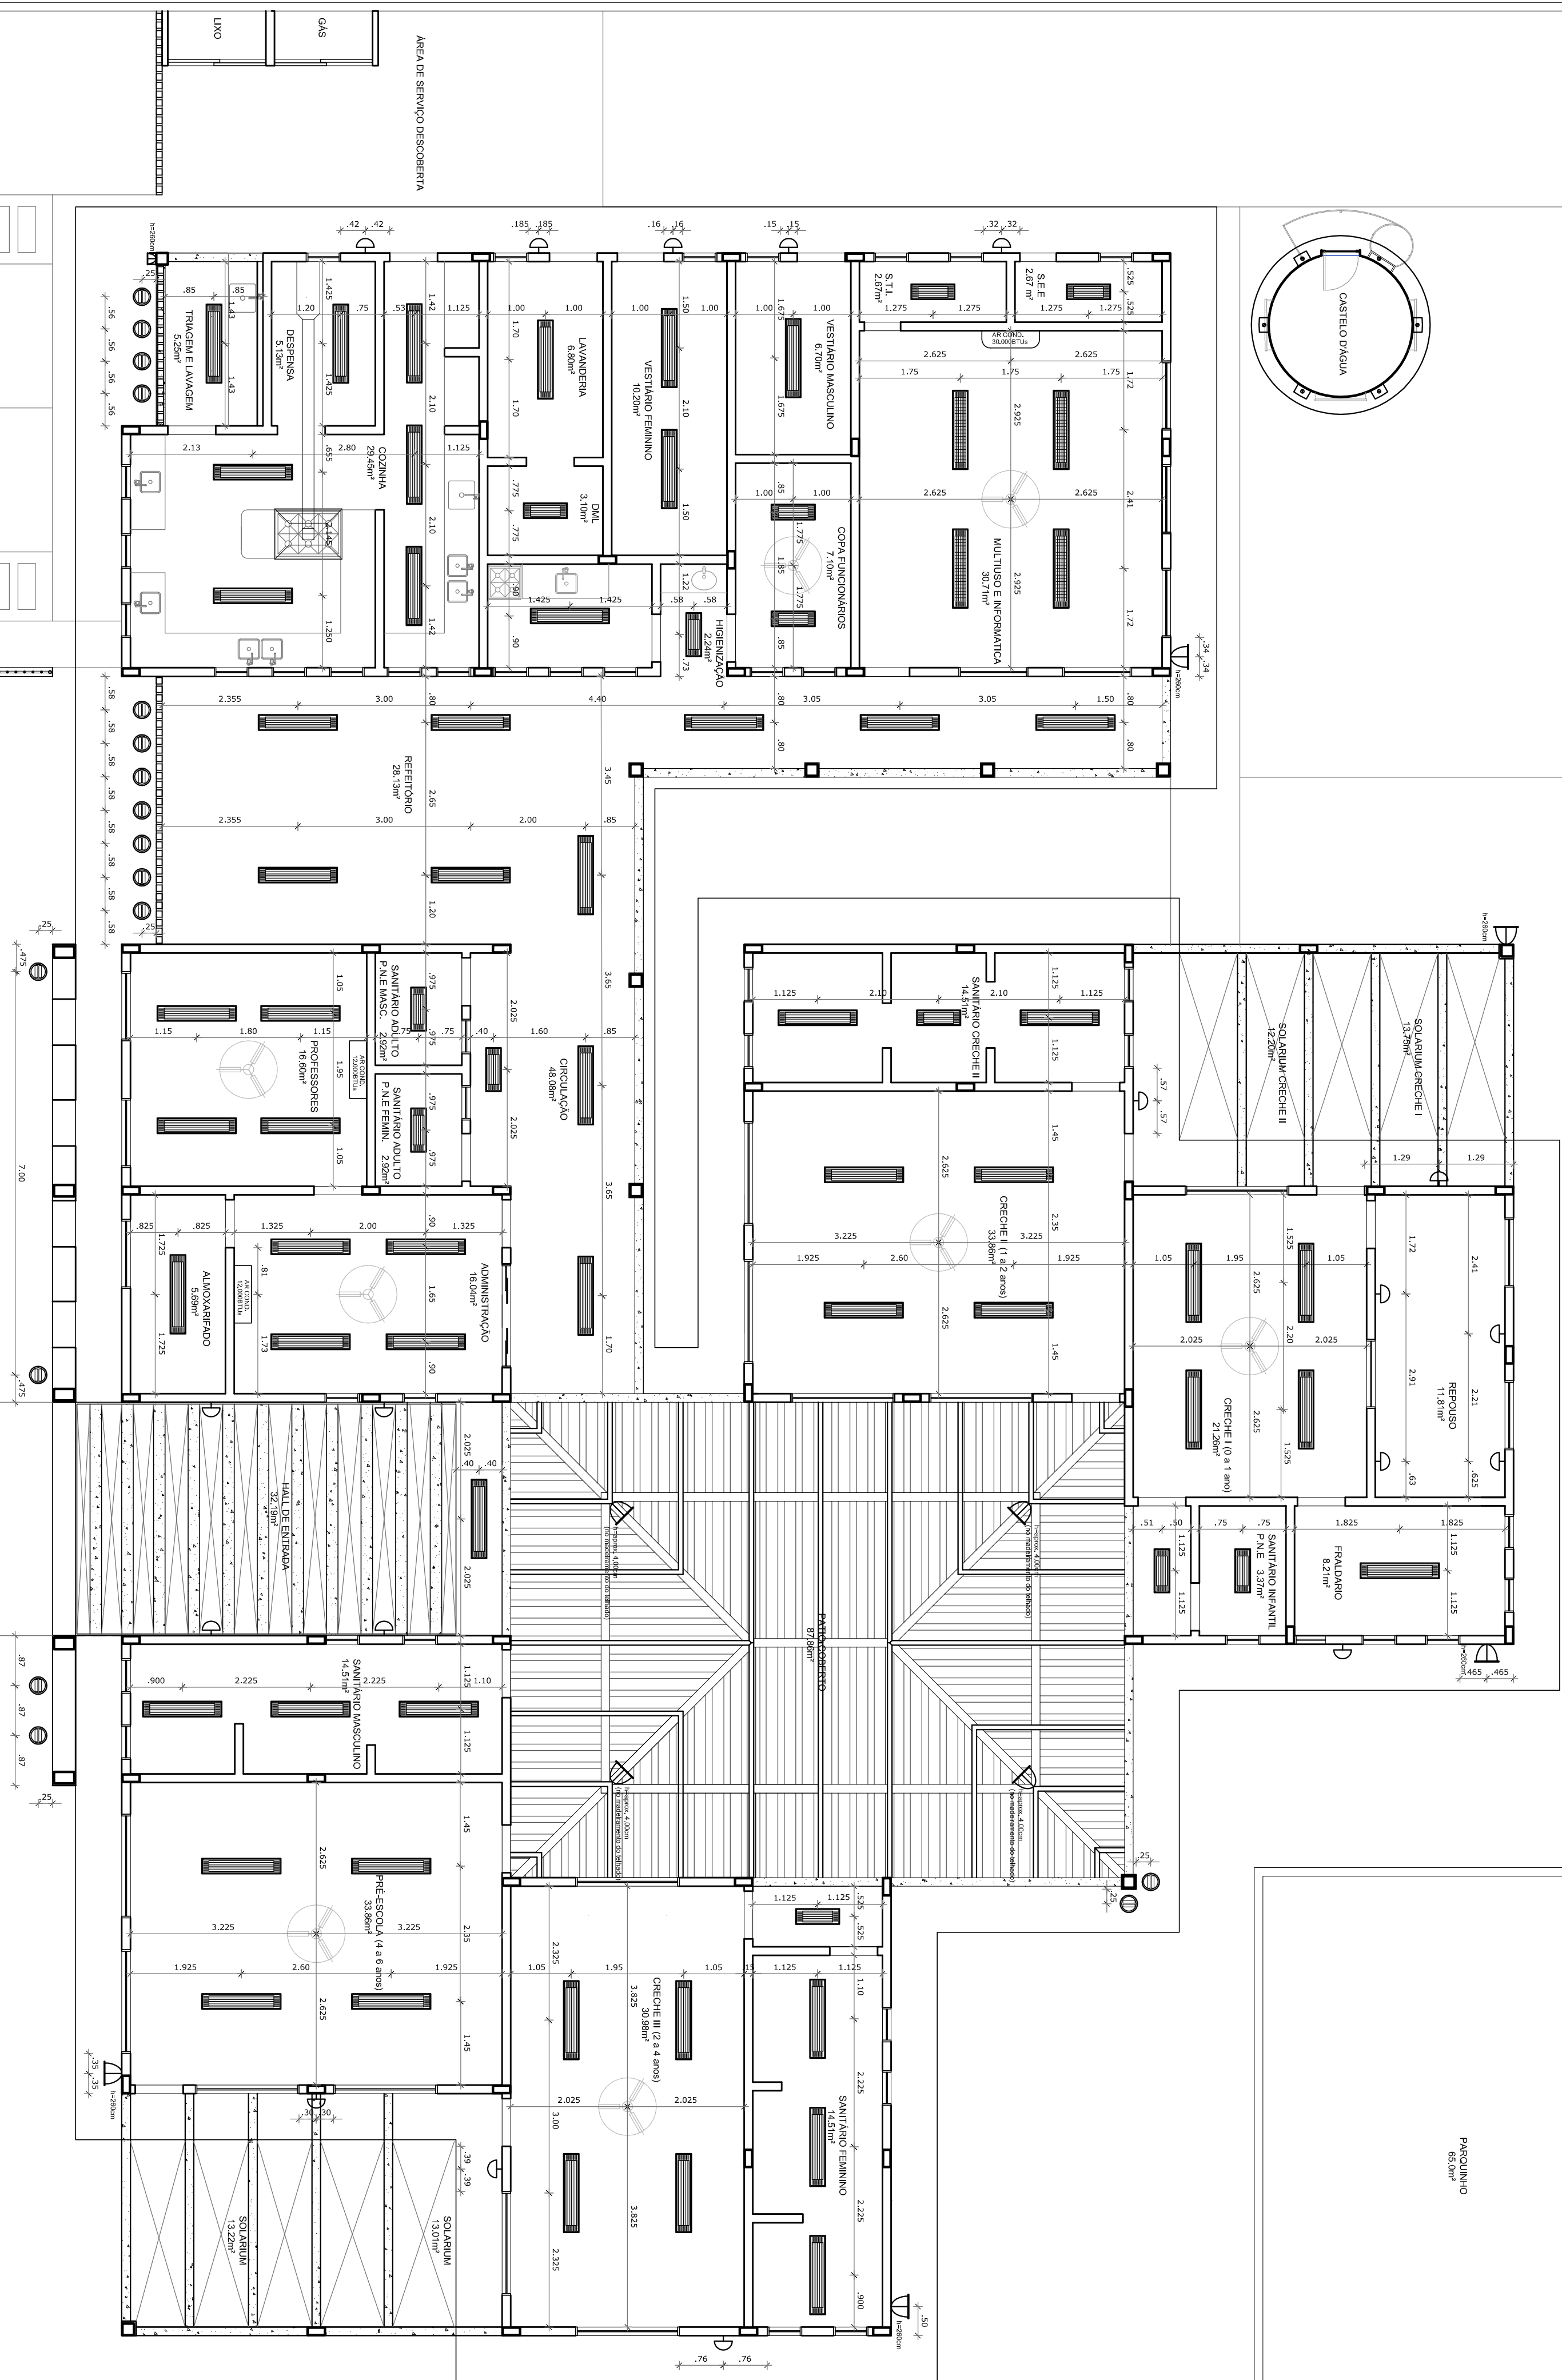


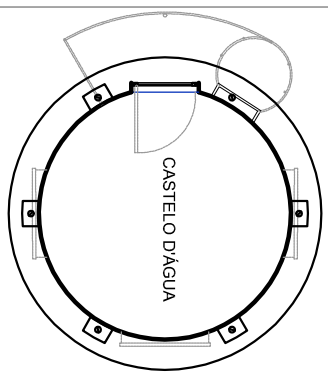

1 PLANTA BAIXA DE TETO REFLETIDO

ESCALA 1/75

| LEGENDA |                                                                                                                                                                                                                    |
|---------|--------------------------------------------------------------------------------------------------------------------------------------------------------------------------------------------------------------------|
| QUANT.  | DESCRIÇÃO                                                                                                                                                                                                          |
| 17      | LUMINÁRIA DE PISO ESCURVA COM 10W LÂMPADA A VIBROR LÉTICO DE 10W (IGNITOR E REATOR ELETRÔNICO DE ALTA FREQUÊNCIA, ALTO FATOR DE POTÊNCIA E BOMAS) TAXA DE DISTORÇÃO HARMÔNICA (THD) < 10%.                         |
| 57      | LUMINÁRIA DE SOBREPOR COM 17W LÂMPADA FLUORESCENTES TUBULARES DE 17W, REF. 350-232 DA ITAM OU EQUIVALENTE, REATOR DUPO DE ALTA FREQUÊNCIA, ALTO FATOR DE POTÊNCIA E BOMAS TAXA DE DISTORÇÃO HARMÔNICA (THD) < 10%. |
| 13      | LUMINÁRIA DE SOBREPOR COM 17W LÂMPADA FLUORESCENTES TUBULARES DE 17W, REF. 350-232 DA ITAM OU EQUIVALENTE, REATOR DUPO DE ALTA FREQUÊNCIA, ALTO FATOR DE POTÊNCIA E BOMAS TAXA DE DISTORÇÃO HARMÔNICA (THD) < 10%. |
| 04      | LUMINÁRIA DE SOBREPOR COM 17W LÂMPADA FLUORESCENTES TUBULARES DE 17W, REF. 350-232 DA ITAM, REATOR DUPO DE ALTA FREQUÊNCIA, ALTO FATOR DE POTÊNCIA E BOMAS TAXA DE DISTORÇÃO HARMÔNICA (THD) < 10%.                |
| 09      | REATOR ELETRÔNICO DE ALTA FREQUÊNCIA, ALTO FATOR DE POTÊNCIA E BOMAS TAXA DE DISTORÇÃO HARMÔNICA (THD) < 10%.                                                                                                      |
| 19      | ABRIGADA DE SOBREPOR COM 1 LÂMPADA INCANDESCENTE DE 60W, 1400mm DO TIPO ACABADO.                                                                                                                                   |
| 08      | VENTILADOR DE TETO AXIAL, 120 V, MODELO REFERÊNCIA TION OU EQUIVALENTE                                                                                                                                             |
| 02      | AIR CONDICIONADO TIPO AIR SPILT SPRINGER CAMBER 12.000 BTUS                                                                                                                                                        |
| 01      | AIR CONDICIONADO TIPO AIR SPILT SPRINGER CAMBER 12.000 BTUS                                                                                                                                                        |

| QUADRO GERAL DE ÁREAS                                |                                |        |
|------------------------------------------------------|--------------------------------|--------|
| ÁREA DO TERRENO: 35 metros x 45 metros = 1.575,00 m² | TAXA DE OCUPAÇÃO:              | 49,5 % |
| ÁREA OCUPADA: 781,26 m²                              | COEFICIENTE DE APROVEITAMENTO: | 0,42   |
| ÁREA CONSTRUÍDA: 668,30 m²                           |                                |        |

NOTAS

- MEDIDAS EM METROS
- VERIFICAR O NÍVEL DO TERRENO E A ALTURA DO PAVIMENTO ESTRUTURAL
- VERIFICAR DETALHES CONSTRUTIVOS PERTINENTES NO PROJETO DE DETALHAMENTO
- PARA ALTERAÇÃO DAS CORES INTERNAS DAS PAREDES CONSULTAR O CADERNO DE ESTUDO DE CORES
- EM CASO DE CONFLITO DE INFORMAÇÕES ENTRE O PROJETO GRÁFICO E O CADERNO DE ESTUDO DE CORES, PREVALECE O PROJETO GRÁFICO
- ALTERAÇÕES NESTE PROJETO SOMENTE COM AUTORIZAÇÃO EXPRESSA DO FNDE

REFERÊNCIA:

- PLÁTIMA DE QUANTITATIVOS E TIPOLOGIA ESPECÍFICA DO PROJETO
- CADERNO DE ENCARGOS
- MANUAL DE PROJETO
- ESTUDO DE CORES



## PROJETO PADRÃO - FNDE

|                  |                                                      |
|------------------|------------------------------------------------------|
| PROPRIETÁRIO :   | FUNDO NACIONAL DE DESENVOLVIMENTO DA EDUCAÇÃO - FNDE |
| ENDEREÇO:        |                                                      |
| MUNICÍPIO - UF:  |                                                      |
| PROPRIETÁRIO     |                                                      |
| RESP. TÉCNICO    | CREA                                                 |
| AUTOR DO PROJETO | CAU                                                  |
| D.U.F.O          | CREA                                                 |
| OBSERVAÇÕES:     | RA                                                   |

|                                                              |  |                       |  |
|--------------------------------------------------------------|--|-----------------------|--|
| OBSERVAÇÕES:                                                 |  |                       |  |
| PROGRAMA PROINFÂNCIA - PROJETO TIPO C                        |  |                       |  |
| PROJETO DE ARQUITETURA                                       |  |                       |  |
| COORDENAÇÃO                                                  |  | AR                    |  |
| CCEST - Coordenação<br>Geral de Infraestrutura<br>Educatonal |  | PLANTA BAIXA DE FORRO |  |
| REVISÃO                                                      |  | ESCALA                |  |
| FORMATO                                                      |  | DATA EMISSÃO          |  |
| DESENHO                                                      |  | PRONÓIA               |  |
| R-02                                                         |  | 1/75                  |  |
|                                                              |  | SETEMBRO/2012         |  |
|                                                              |  | 09/3                  |  |