



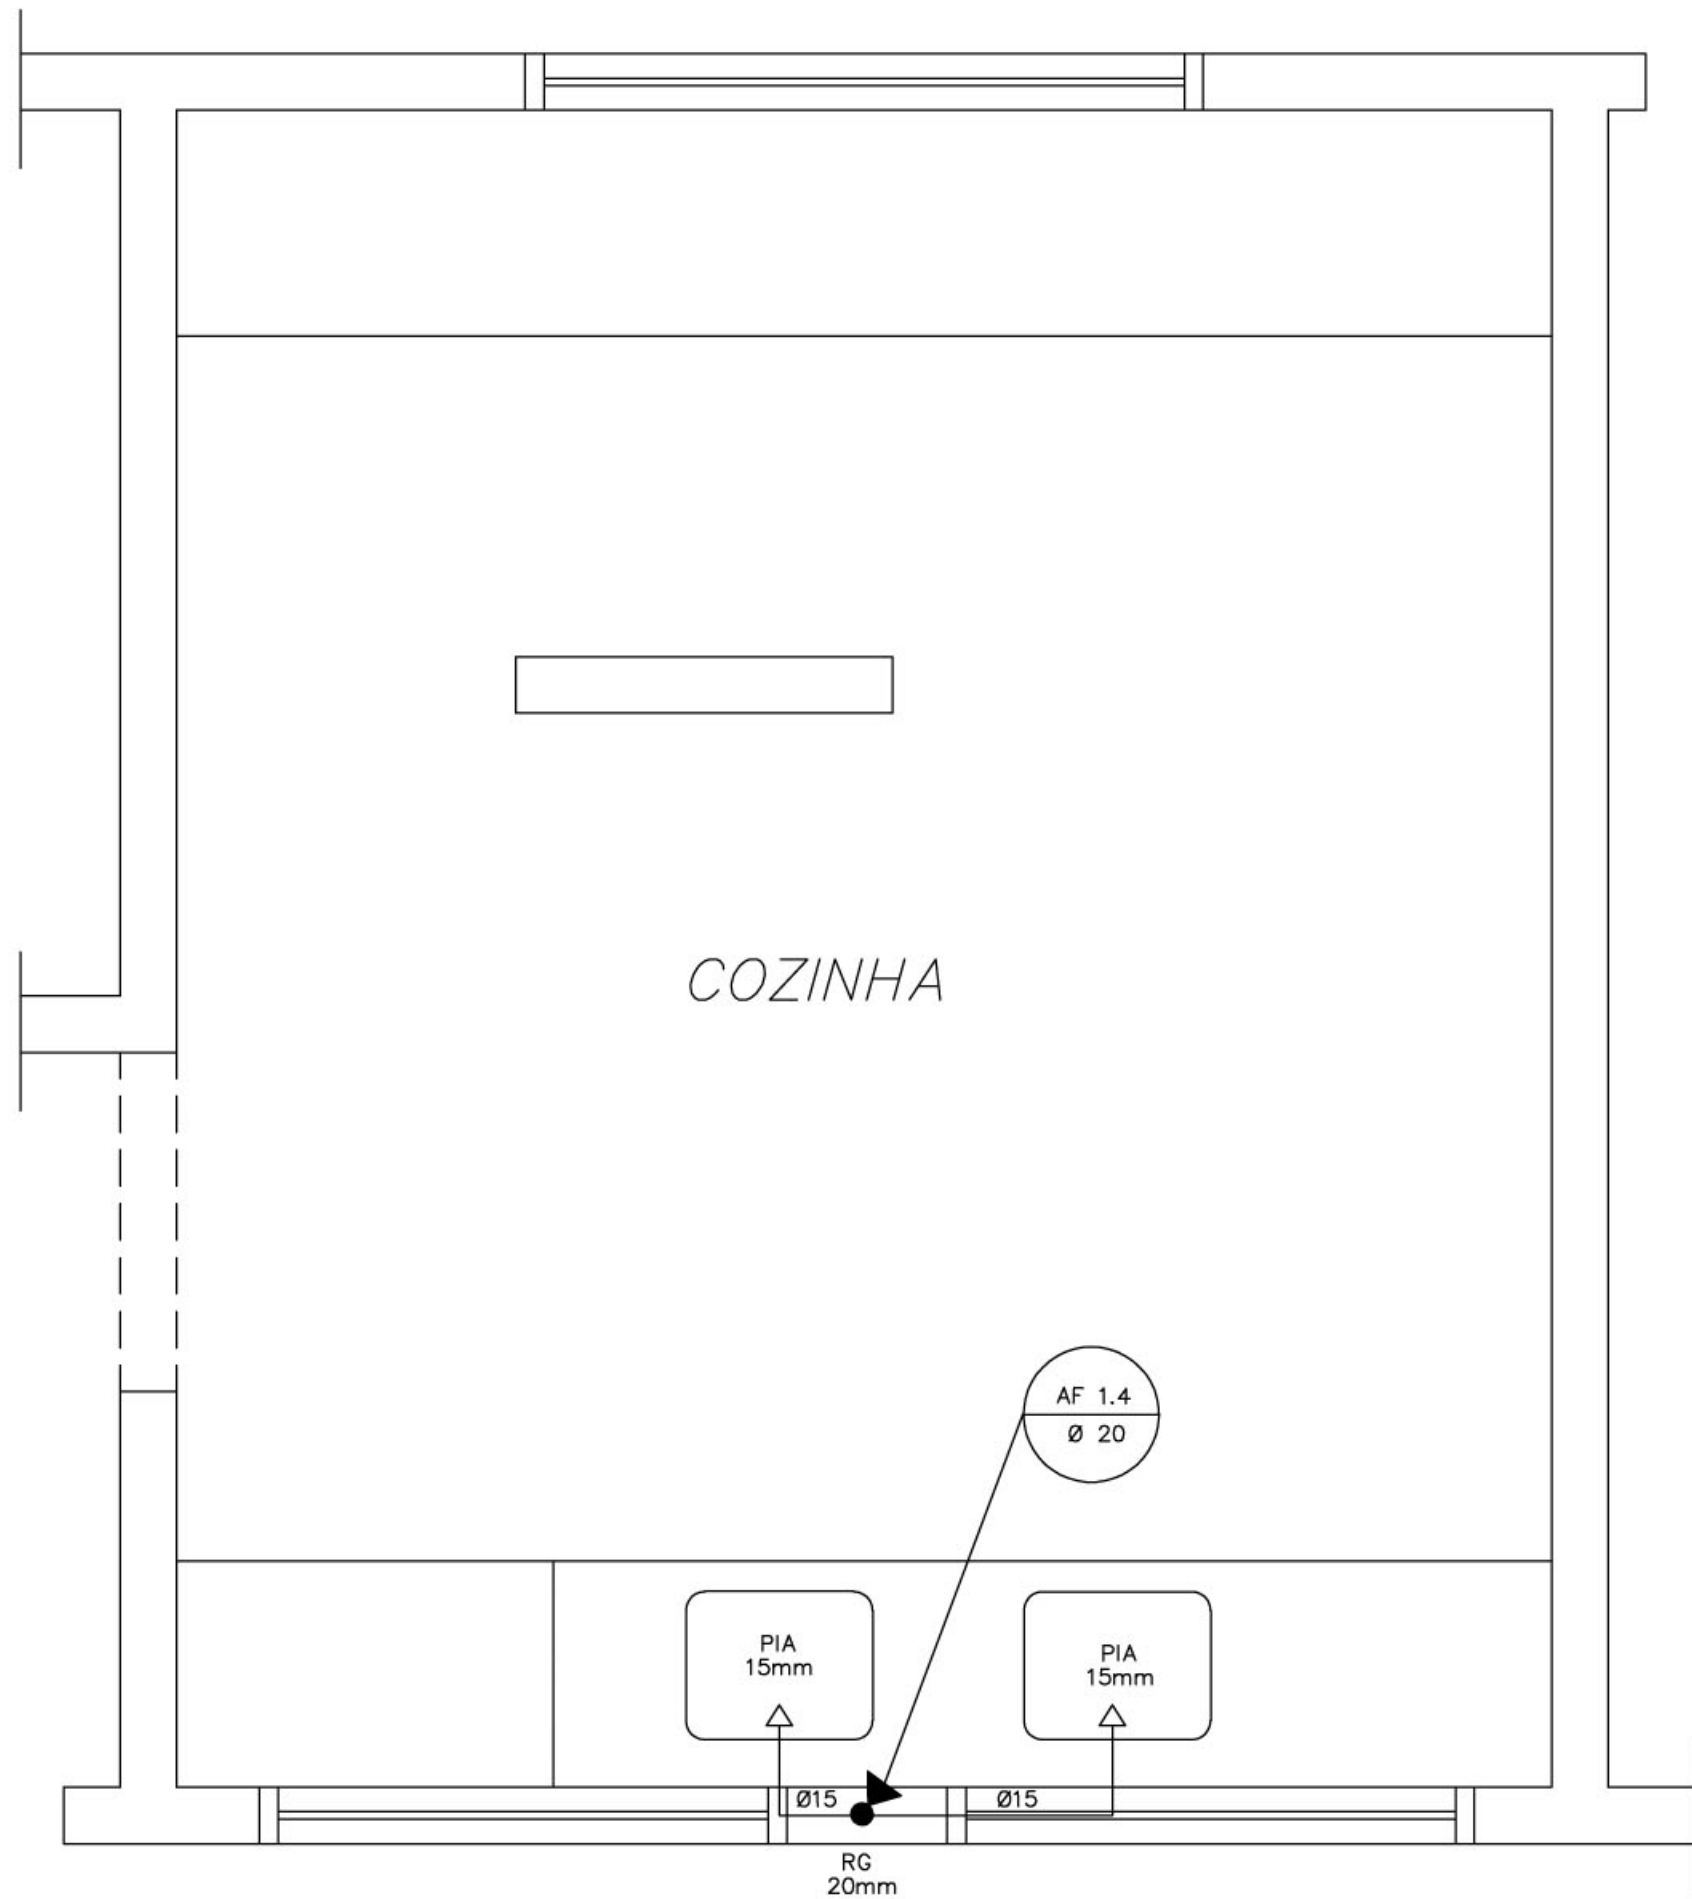


COZINHA
ESQUEMA ISOMÉTRICO
ESCALA: 1/20

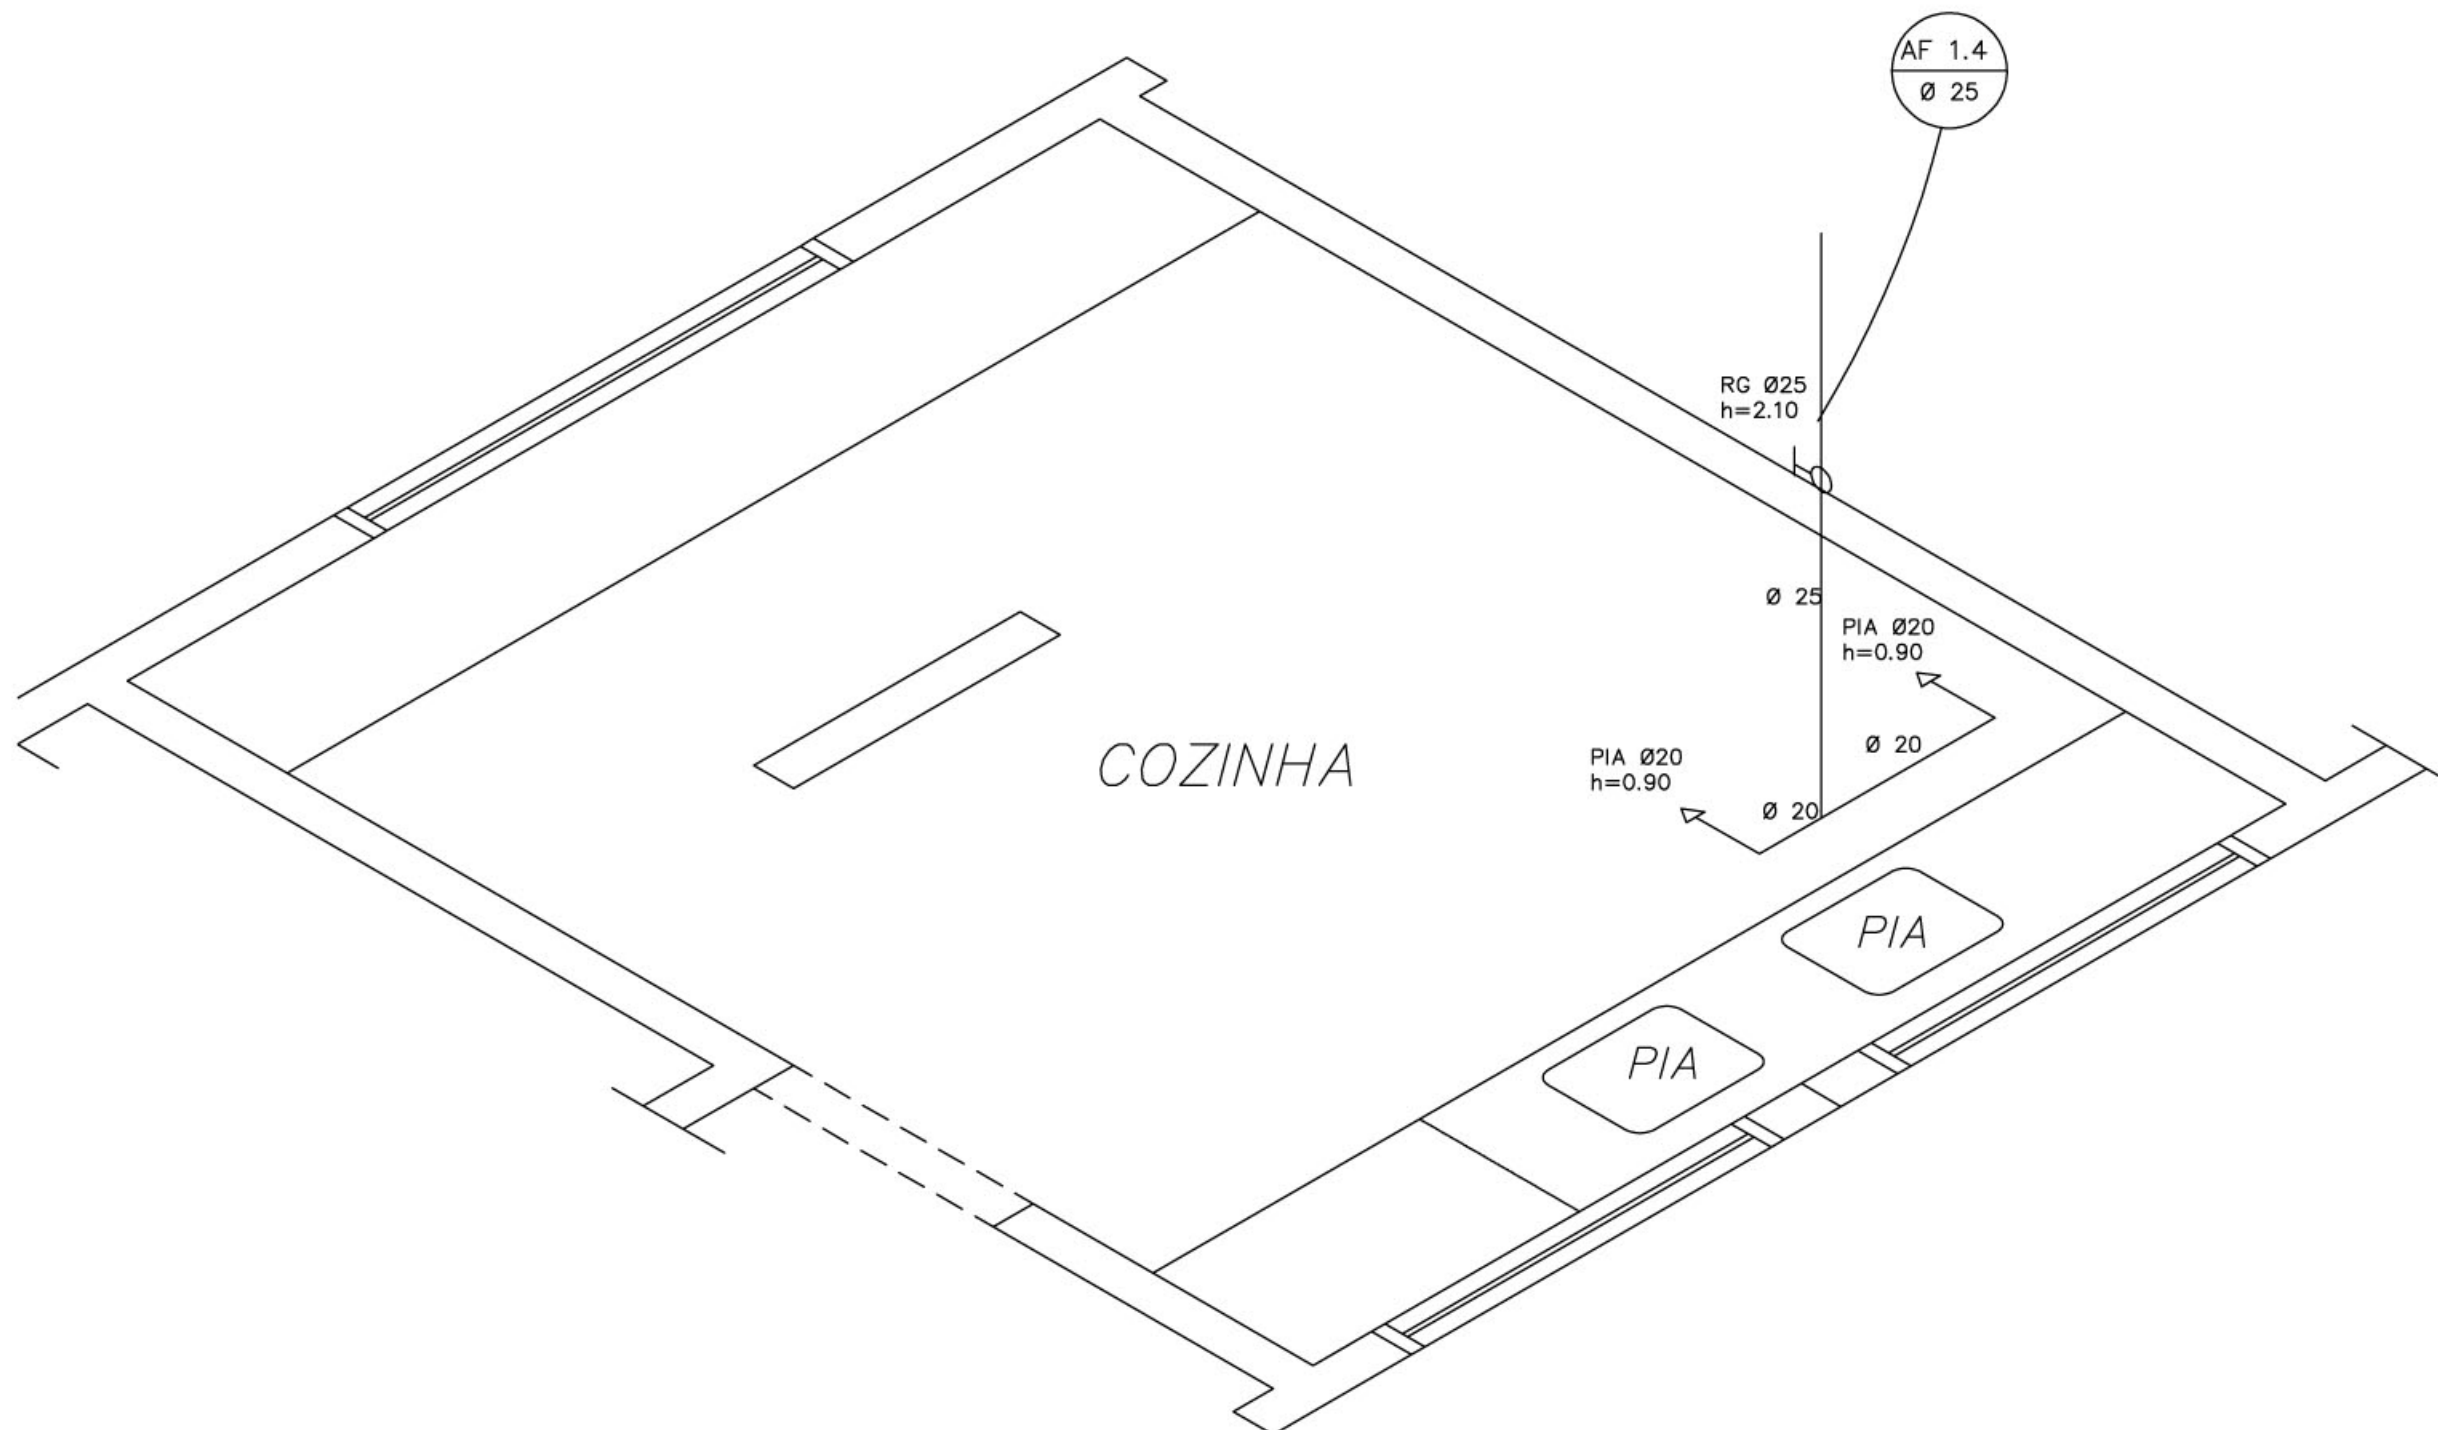


COZINHA
ESQUEMA ISOMÉTRICO
ESCALA: 1/20

LEGENDA


LV = Lavatório
CA = Caixa acoplada
TQ = Tanque
VS = Vaso Sanitário
MIC = Mictório
CH = Chuveiro
RG = Registro de Gaveta
RP = Registro de Pressão
VD = Válvula de descarga

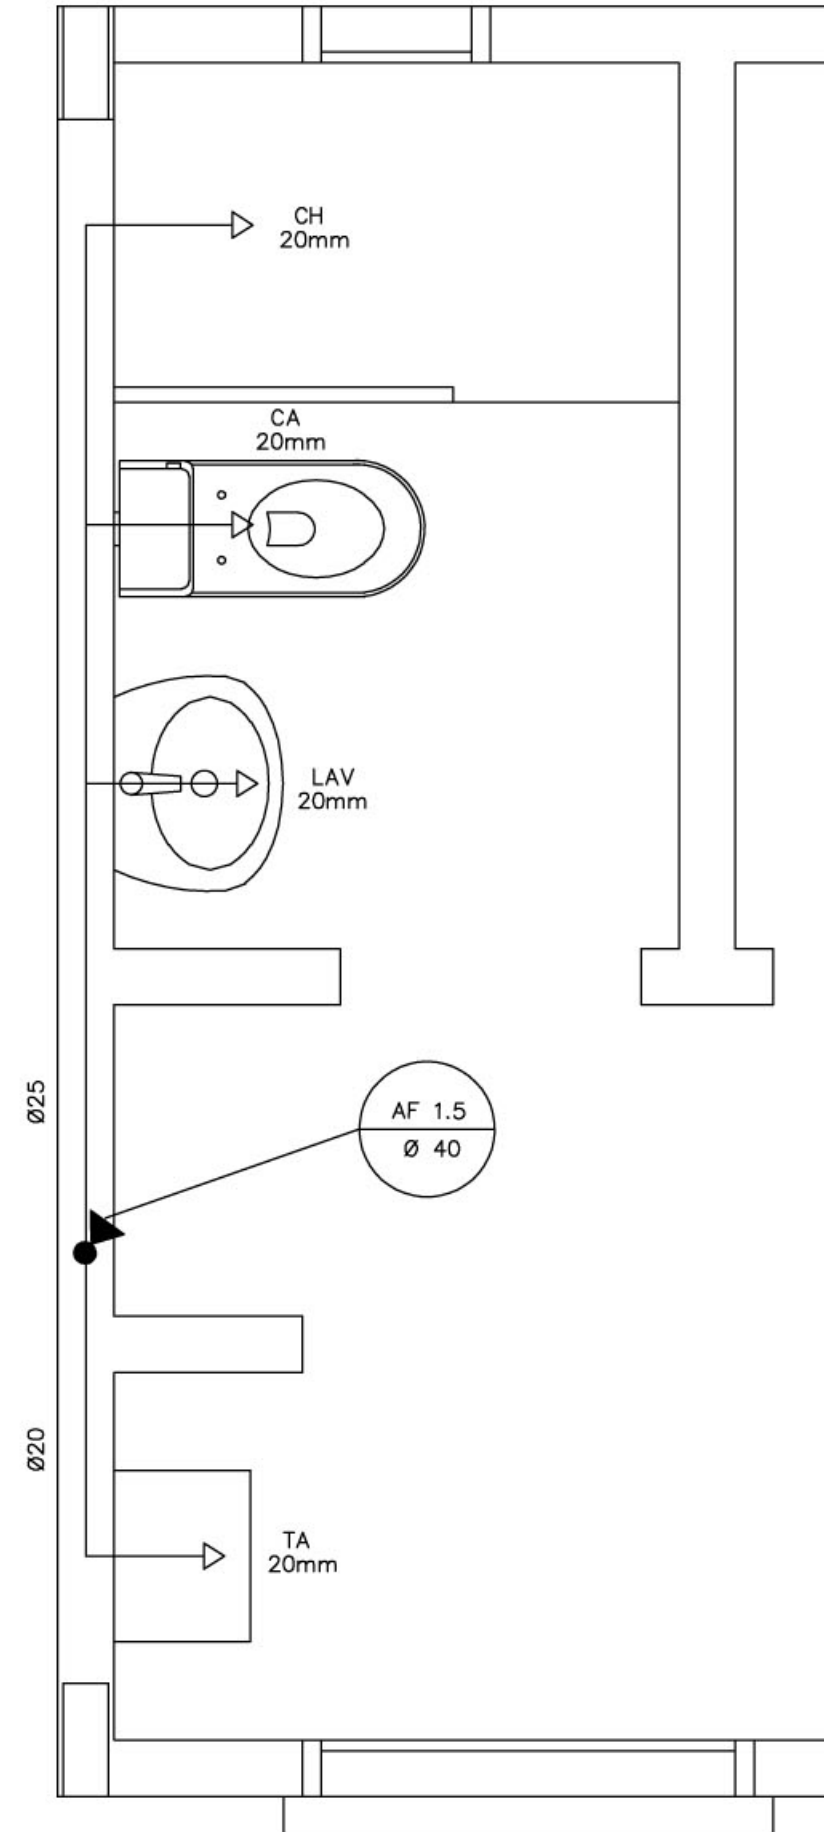

ÁREA DE SERVIÇO E VESTIÁRIO
ESQUEMA ISOMÉTRICO
ESCALA: 1/20

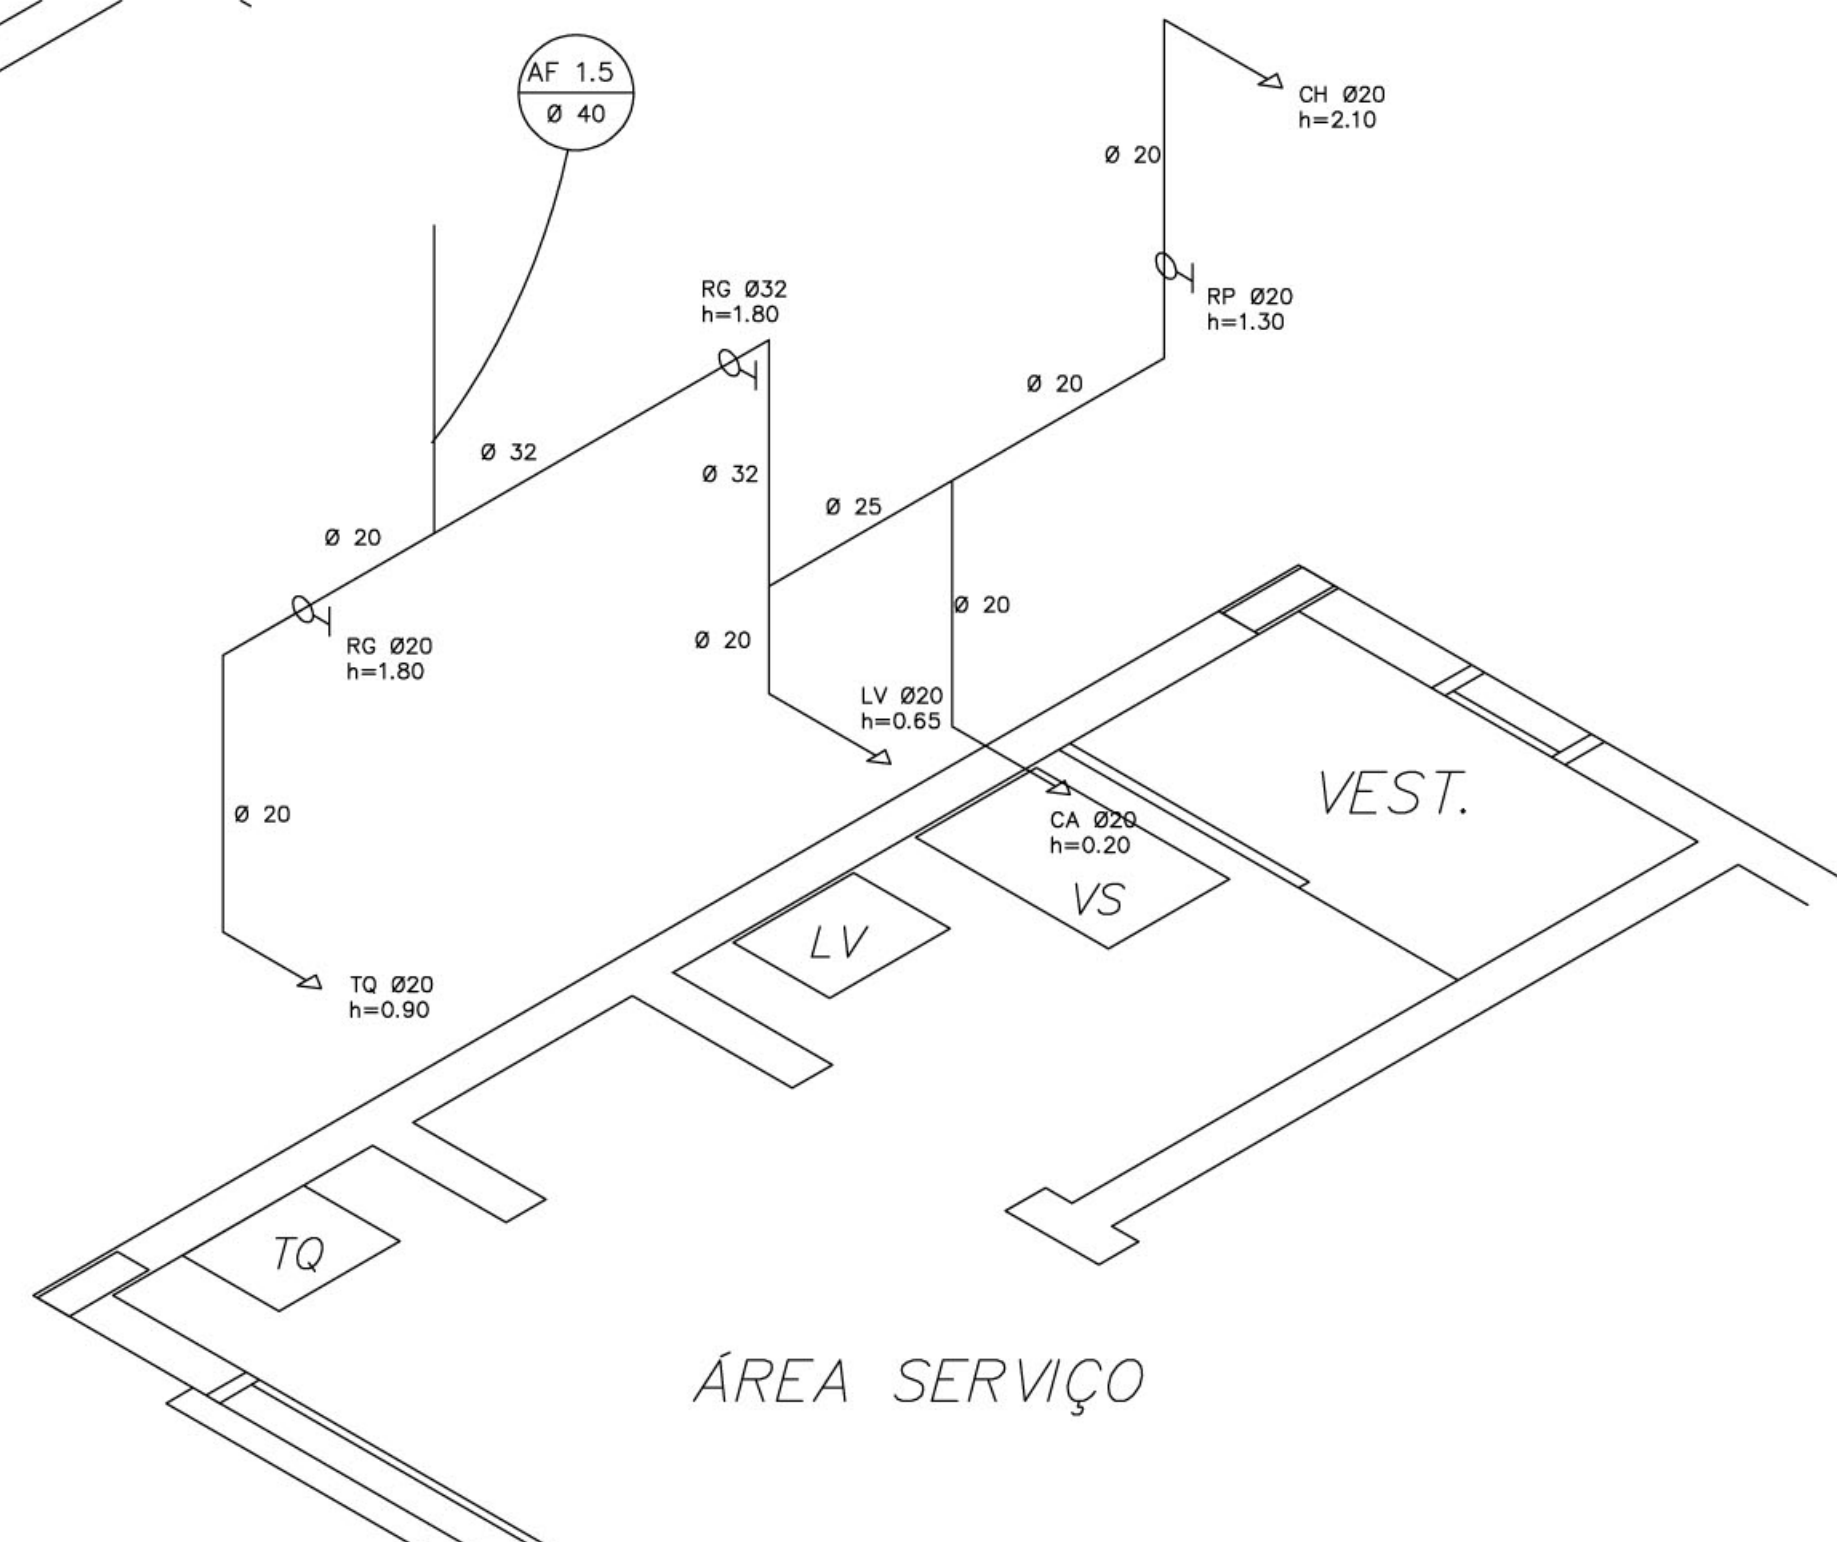

ÁREA DE SERVIÇO E VESTIÁRIO
ESQUEMA ISOMÉTRICO
ESCALA: 1/20

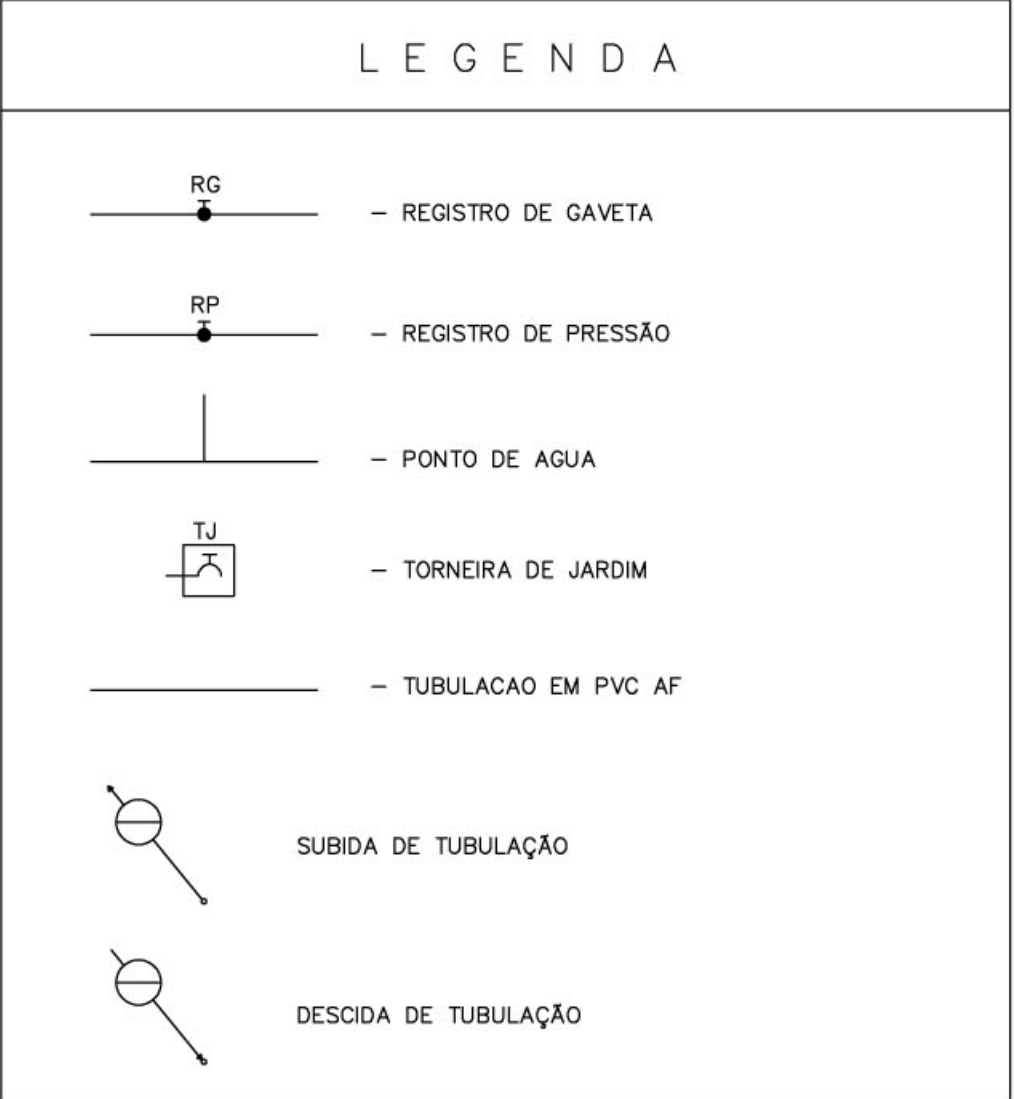

OBSERVAÇÕES :

1. TODA TUBULAÇÃO SERÁ EM PVC RÍGIDO SOLDÁVEL CLASSE 15, COM OS DIÂMETROS (mm) INDICADOS.

3. AS TORNEIRAS DE JARDIM FICARÃO A 50 cm DO NÍVEL DO TERRENO.

5. AS TUBULAÇÕES QUE PASSAM PELO SOLO SERÃO ENTERRADAS COMO INDICADO PELAS RESPECTIVAS PROFUNDIDADES. VER DETALHE TUBULAÇÃO ENTERRADA.

Ministério da Educação FNDEFundo Nacional de Desenvolvimento da Educação							
ESPAÇO EDUCATIVO URBANO II – 04 SALAS DE AULA							
ENDEREÇO:		DIVERSOS					
PROPRIETÁRIO:		FUNDO DE FORTALECIMENTO PARA A ESCOLA					
AUTORES DO PROJETO :		CGEAN – BRASÍLIA (DF)					
RESPONSÁVEL TÉCNICO:							
PROPRIETÁRIO AUTOR DO PROJETO AUTOR DO PROJETO RESP. TÉCNICO							
DLFO		CREA					
ARQUITETURA		FOLHA					
HID		02/05					
PLANTA BAIXA E ISOMÉTRICAS COZINHA E VESTIÁRIO							
REVISÃO:	01-2006	DATA :	ABRIL/2006	ESCALA :	INDICADA	DESENHO :	VISTO: