


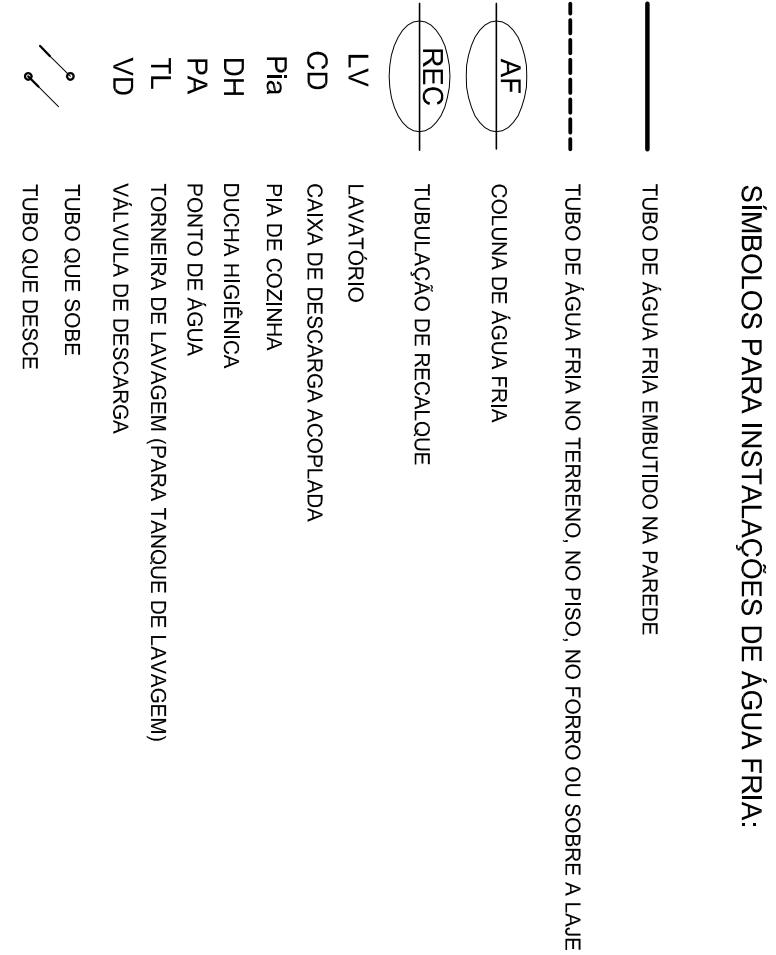


SÍMBOLOS PARA INSTALAÇÕES DE ÁGUA FRIA:




PLANTA BAIXA DAS INSTALAÇÕES DE ÁGUA FRIA

ESCALA: 1/100

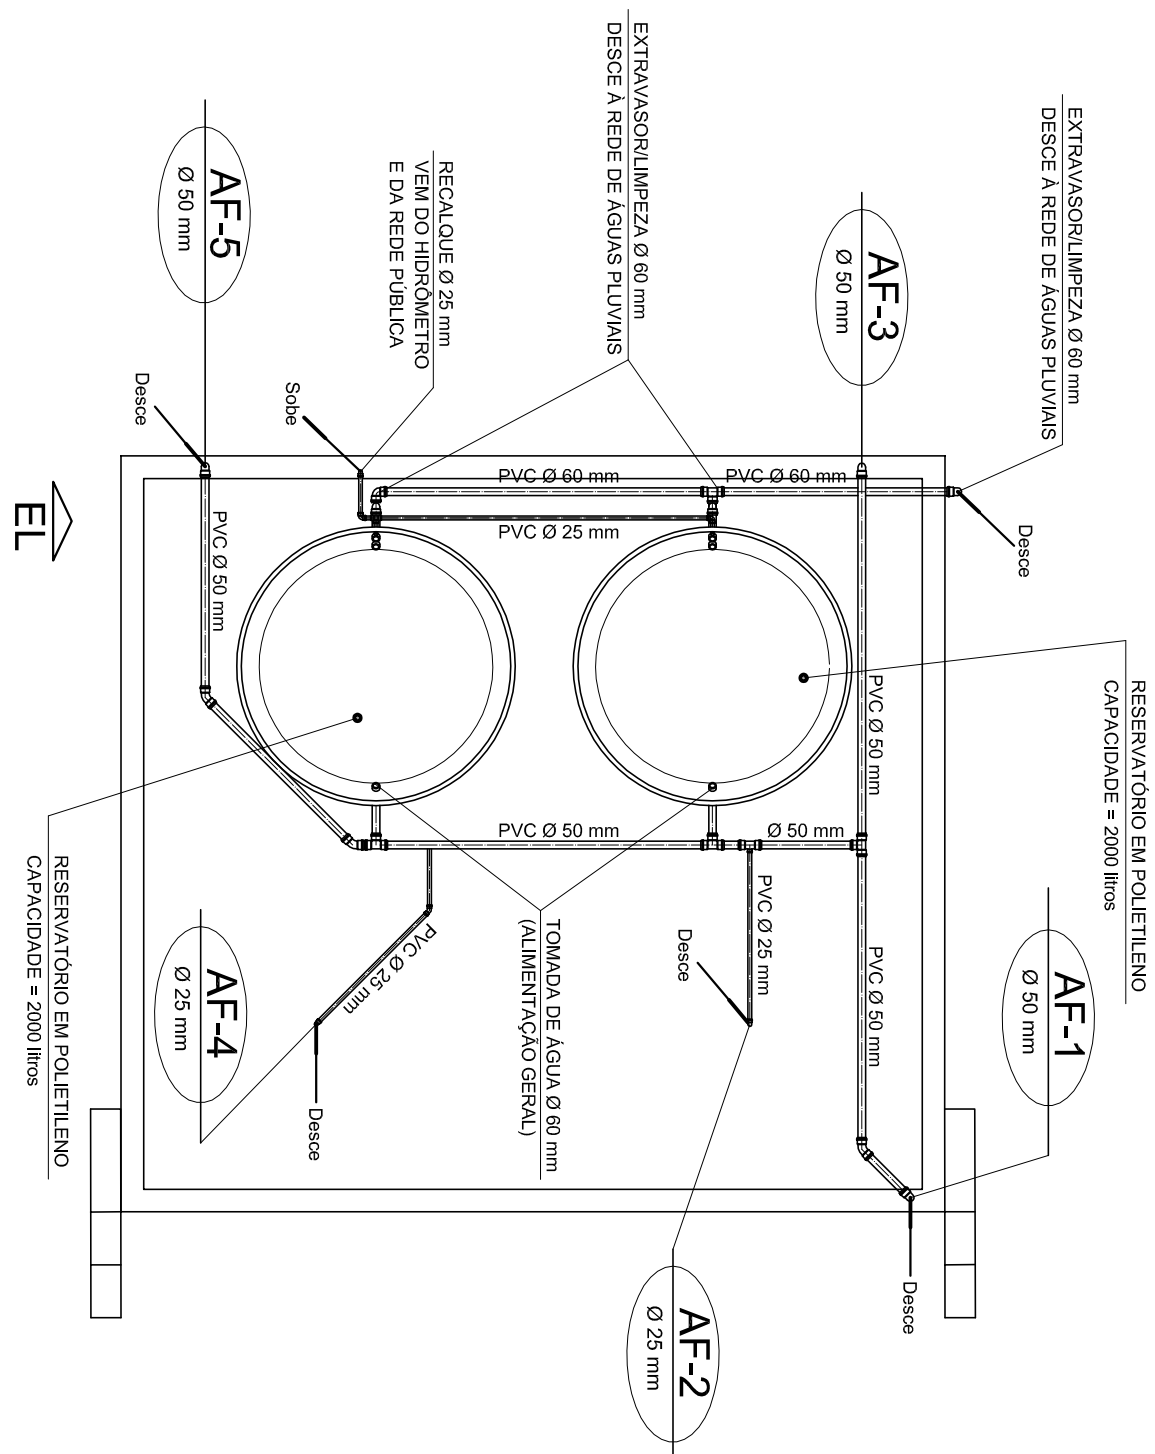

PLANTA BAIXA DO BARILETE DE ÁGUA FRIA

ESCALA: 50

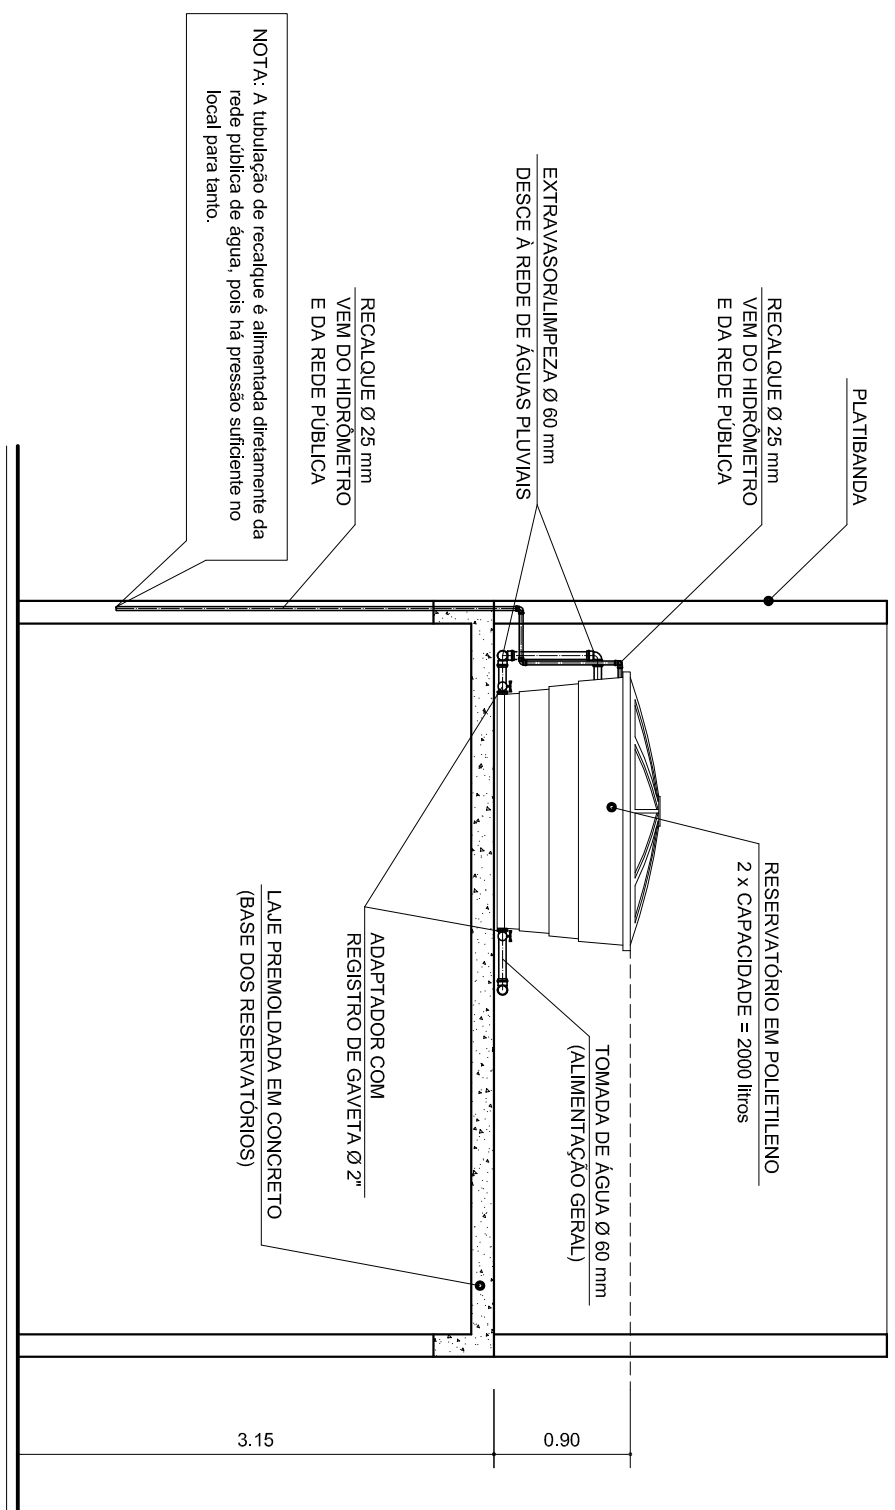

ELEVACÃO EI

ESCALA: 50

DETALHES DO RESERVATÓRIO DE ÁGUA - PLANTA DO BARILETE E ELEVACÃO

NOTAS:

- AS TUBULAÇÕES ROSCAVEIS SERÃO COTADAS EM POLIEDROS
- AS TUBULAÇÕES SOLDÁVEIS SERÃO COTADAS EM MILÍMETROS
- AS CONEXÕES DE ESPERA PARA APARELHOS SERÃO DO TIPO SINAISQUIDA, ROSCA METÁLICA