





PLANTA BAIXA DAS INSTALAÇÕES DE PREVENÇÃO E COMBATE A INCÊNDIOS
ESCALA: 1/100

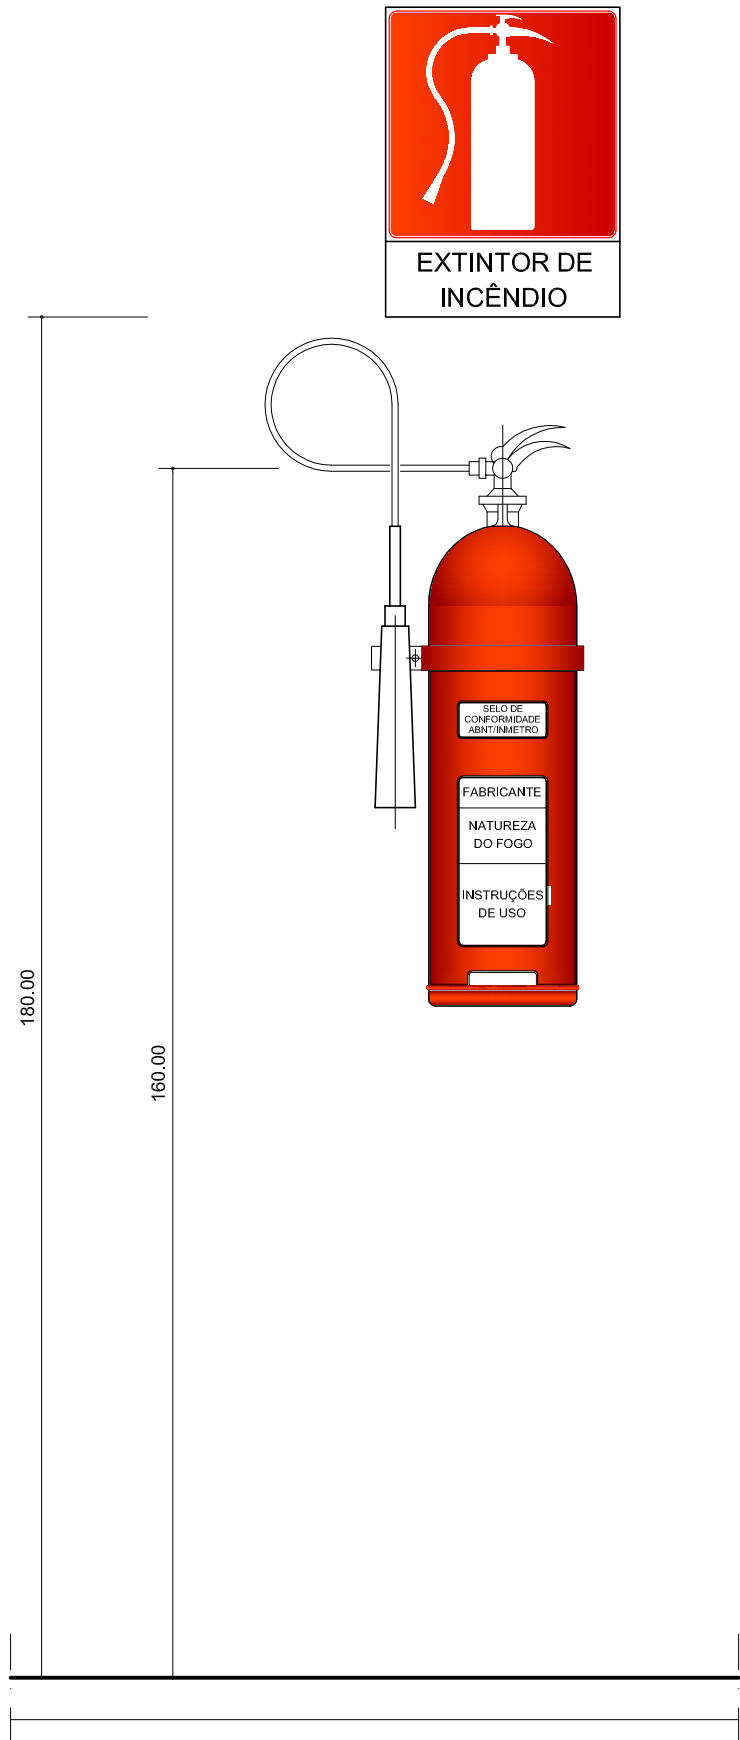

DETALHE DE FIXAÇÃO DOS EXTINTORES
ESCALA: 1/10

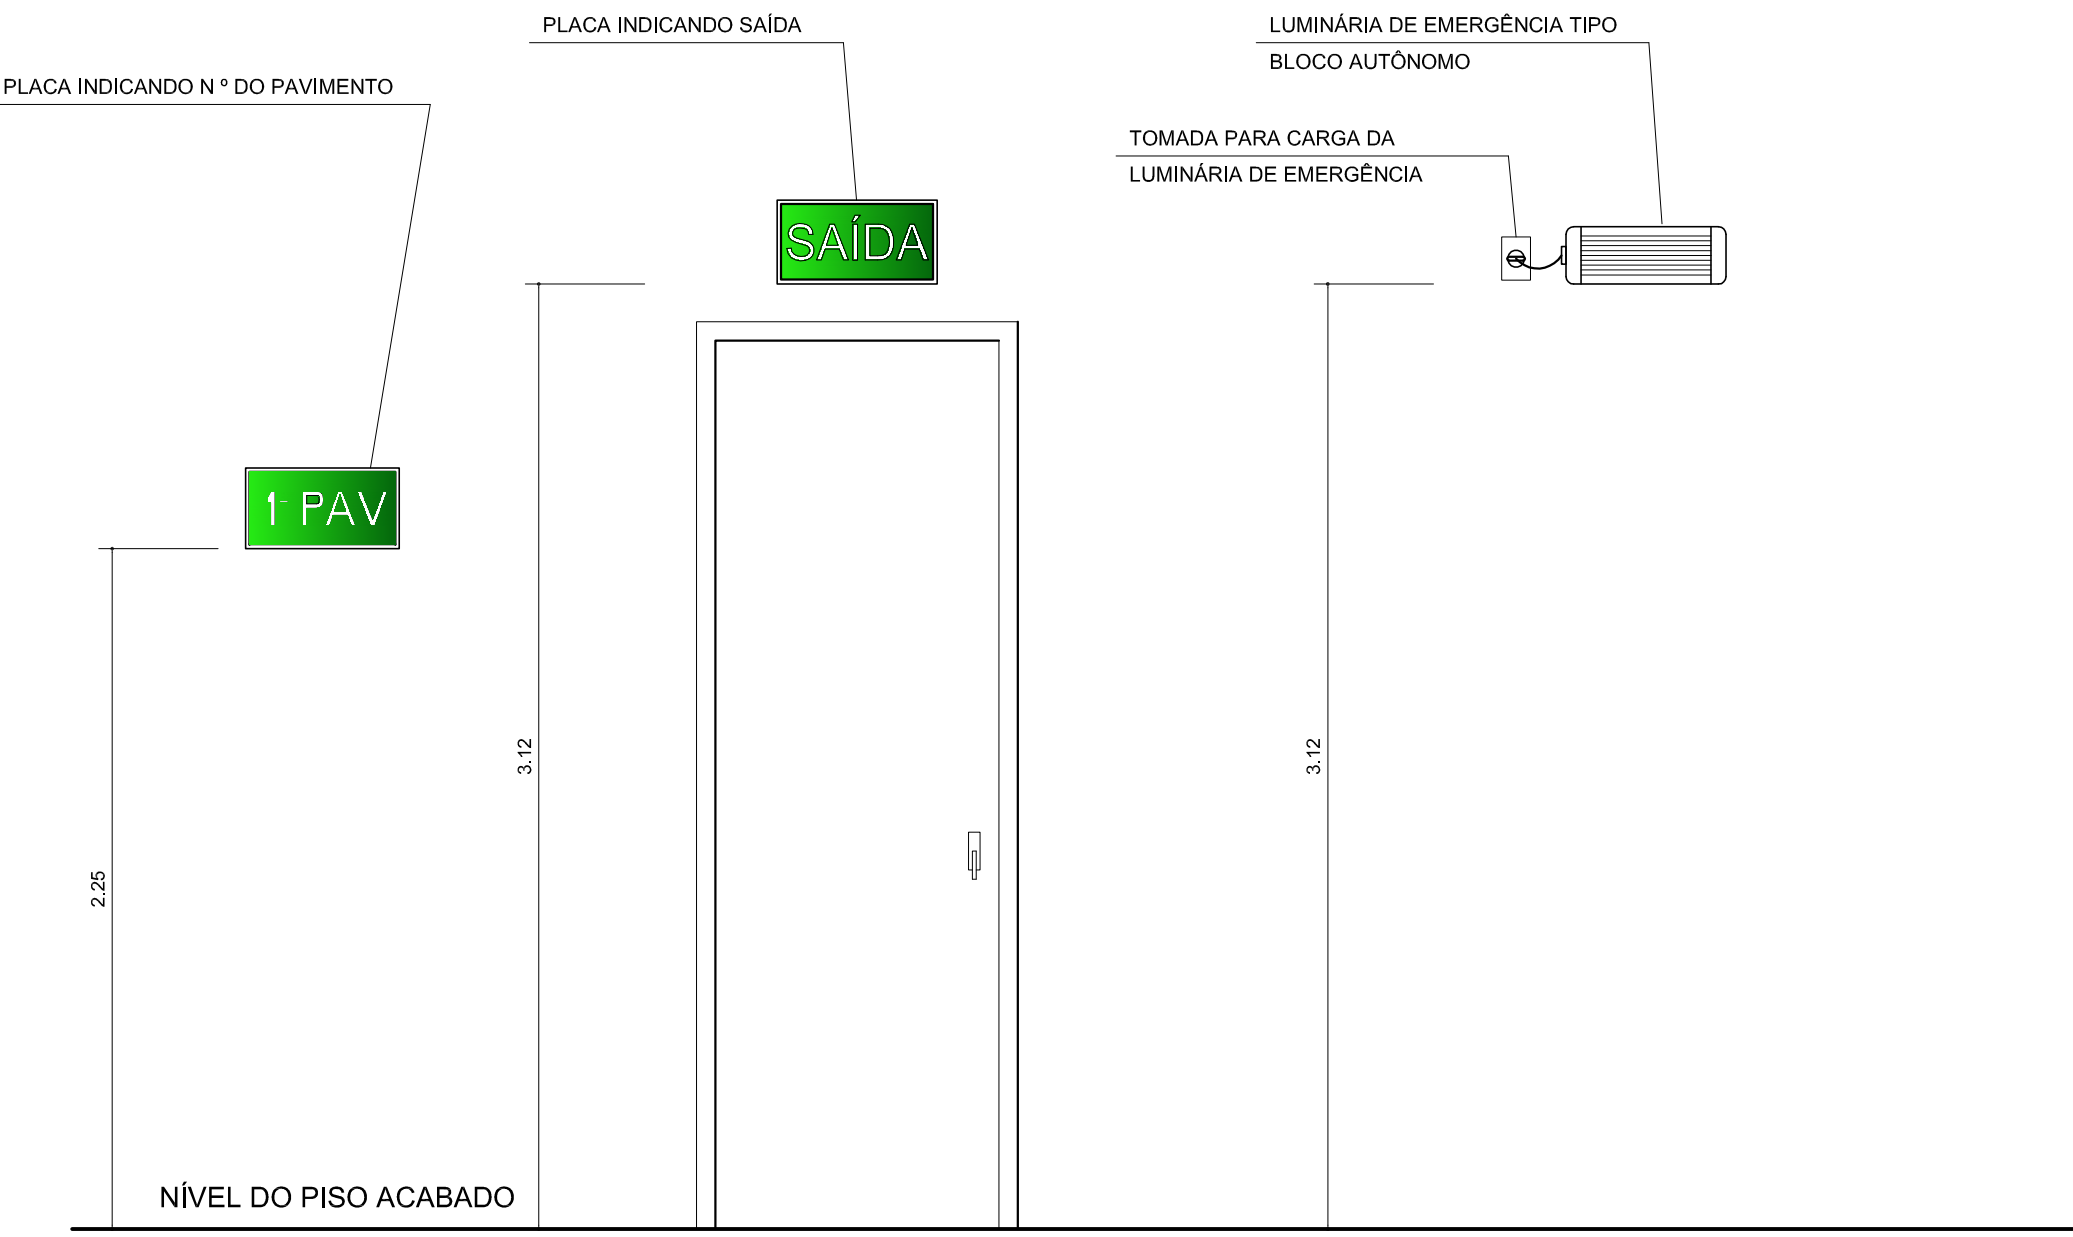

EXEMPLOS DE FIXAÇÃO DAS PLACAS DE SINALIZAÇÃO E LUMINÁRIAS DE EMERGÊNCIA
ESCALA: 1/25

QUADRO DE PLACAS DE SINALIZAÇÃO DE SEGURANÇA CONTRA INCÊNDIOS (ABNT NBR 13434-2)

SÍMBOLO	CÓDIGO	SIGNIFICADO	DIMENSÕES	FORMA E COR	APLICAÇÃO	QUANTIDADE
	13	SAÍDA DE EMERGÊNCIA	H = 158 mm L = 316 mm	SÍMBOLO: RETANGULAR FUNDO: VERDE PICTOGRAMA: FOTOLUMINESCENTE	INDICAÇÃO DO SENTIDO (ESQUERDA OU DIREITA) DE UMA SAÍDA DE EMERGÊNCIA	04
	17	SAÍDA DE EMERGÊNCIA	H = 190 mm L = 380 mm	SÍMBOLO: RETANGULAR FUNDO: VERDE PICTOGRAMA: FOTOLUMINESCENTE	INDICAÇÃO DA SAÍDA DE EMERGÊNCIA	02
	23	EXTINTOR DE INCÊNDIO	L = 313 mm	SÍMBOLO: QUADRADO FUNDO: VERMELHA PICTOGRAMA: FOTOLUMINESCENTE	INDICAÇÃO DA LOCALIZAÇÃO DOS EXTINTORES DE INCÊNDIO	04

SÍMBOLOS

- EXTINTOR PÓ QUÍMICO - PQS BC/ 6kg
- INDICAÇÃO EM PLANTA DE PLACA DE SINALIZAÇÃO
- LUMINÁRIA DE EMERGÊNCIA FIXADA NA PAREDE - BLOCO AUTÔNOMO / 120 MINUTOS

ÁREA CONSTRUIDA:	576,21 m²
RISCO PREDOMINANTE:	BAIXO
CLASSE DE OCUPAÇÃO:	04 E 05
RUBRICA:	496
OCUPAÇÃO DO RISCO:	10 E 20
PROPRIETÁRIO:	
AUTOR DO PROJETO:	

PREFEITURA MUNICIPAL DE ANANINDEUA
SECRETARIA DE SANEAMENTO E INFRA-ESTRUTURA

CONSTRUÇÃO DO MERCADO DO ICUI
PROJETO DE PREVENÇÃO E COMBATE A INCÊNDIOS

DATA: 10/05/2016
ESC.:
INDICADA
RESP. TÉCNICO: ARQª MÔNICA AMARAL PIEDADE - CAU Nº A25606-4

CONTEÚDO:
PLANTA BAIXA DO MERCADO, QUADRO DE PLACAS E DETALHES

01-01