



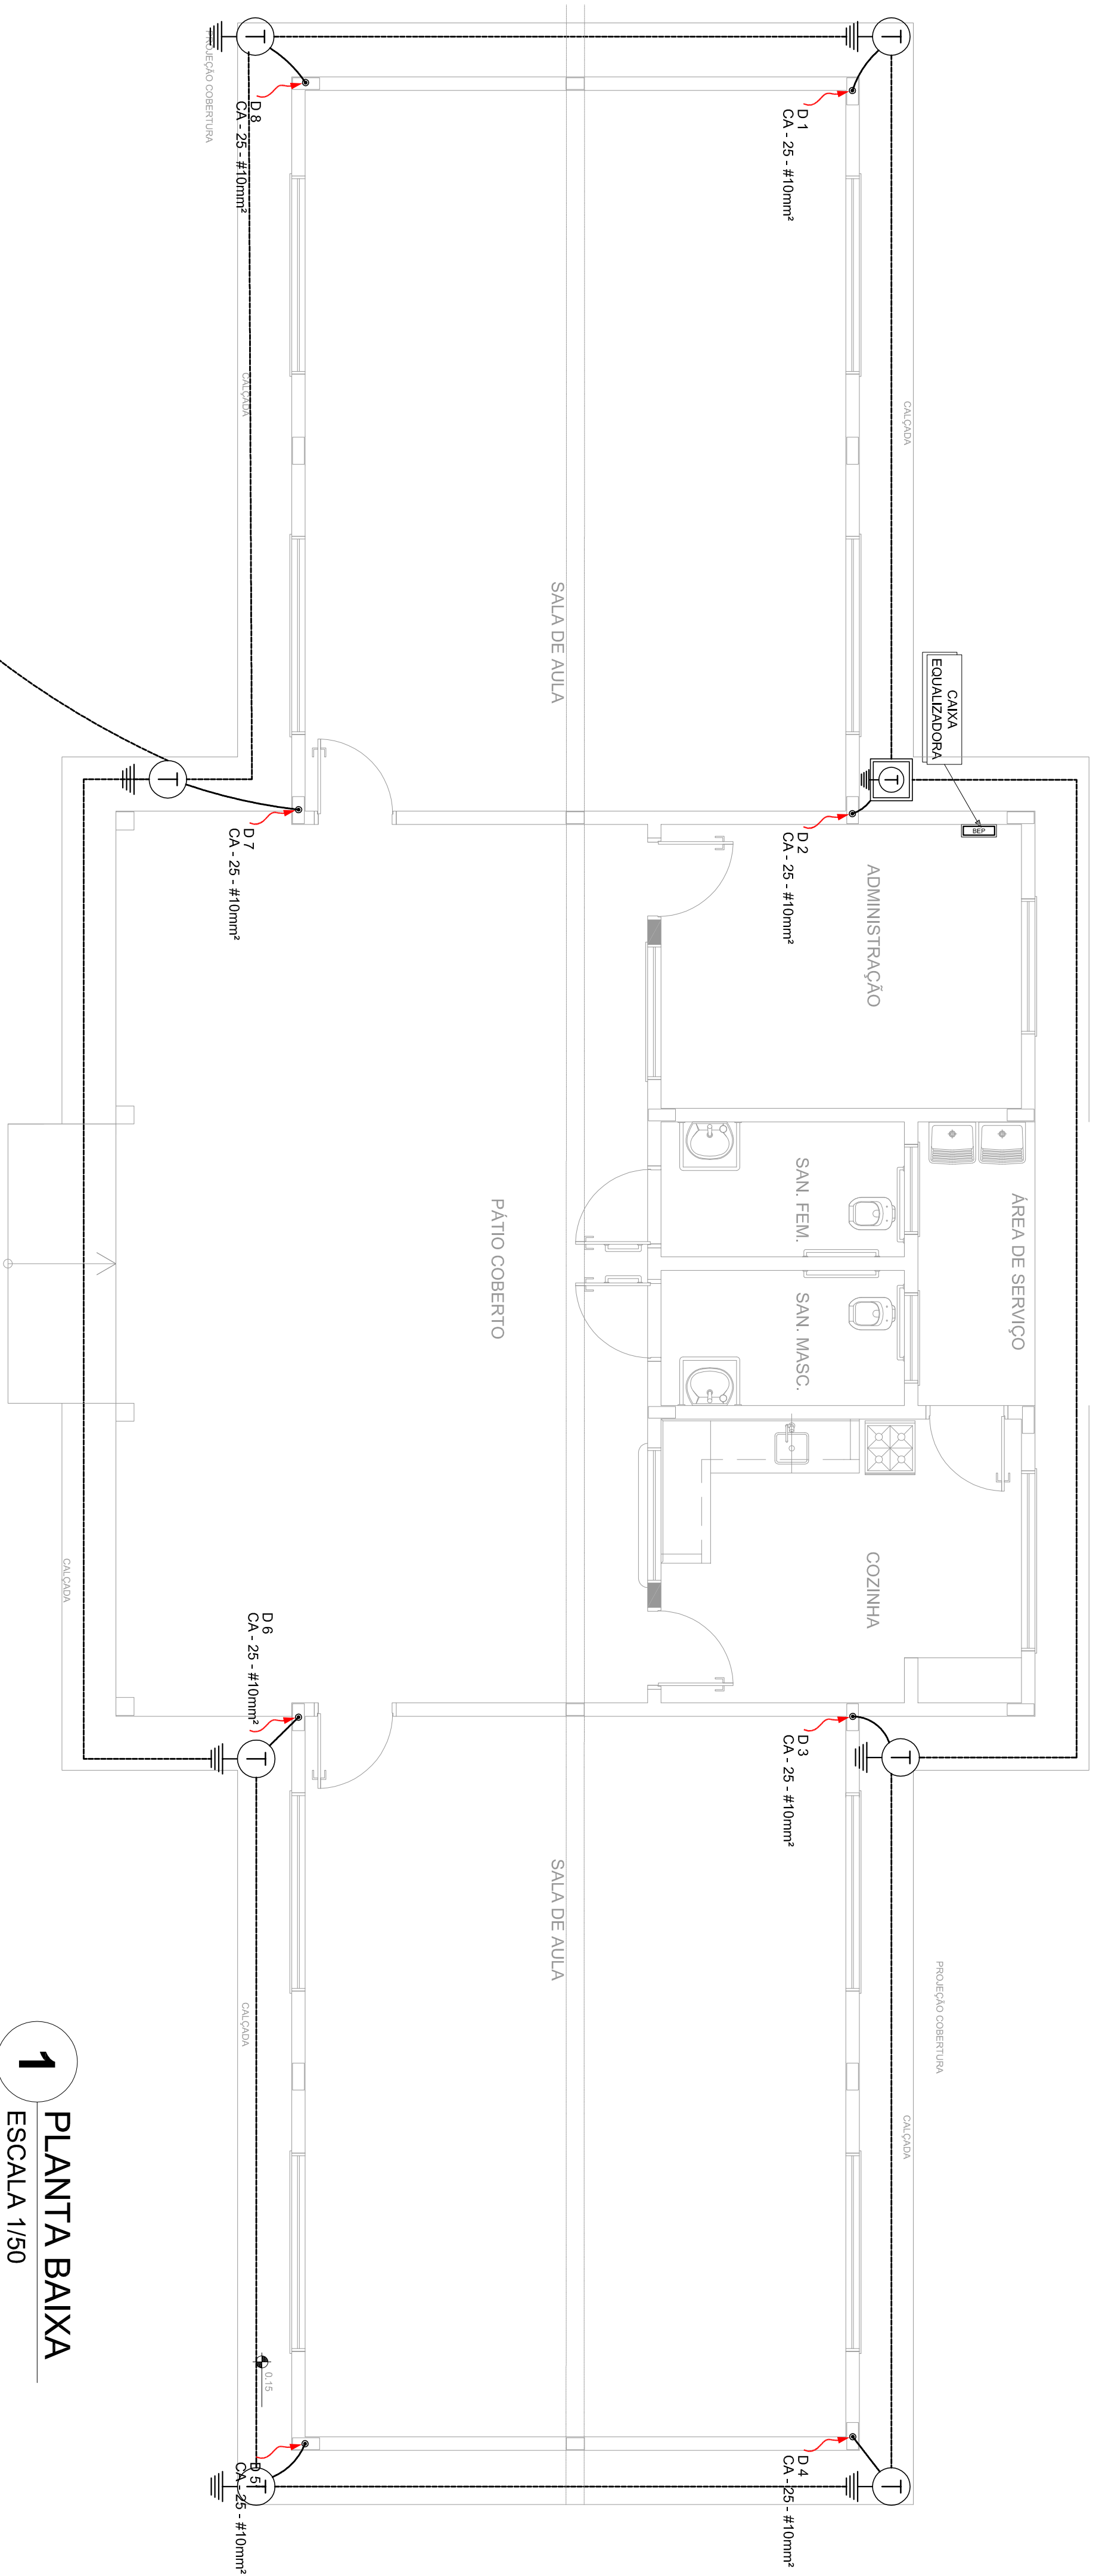

1 PLANTA BAIXA
ESCALA 1/50

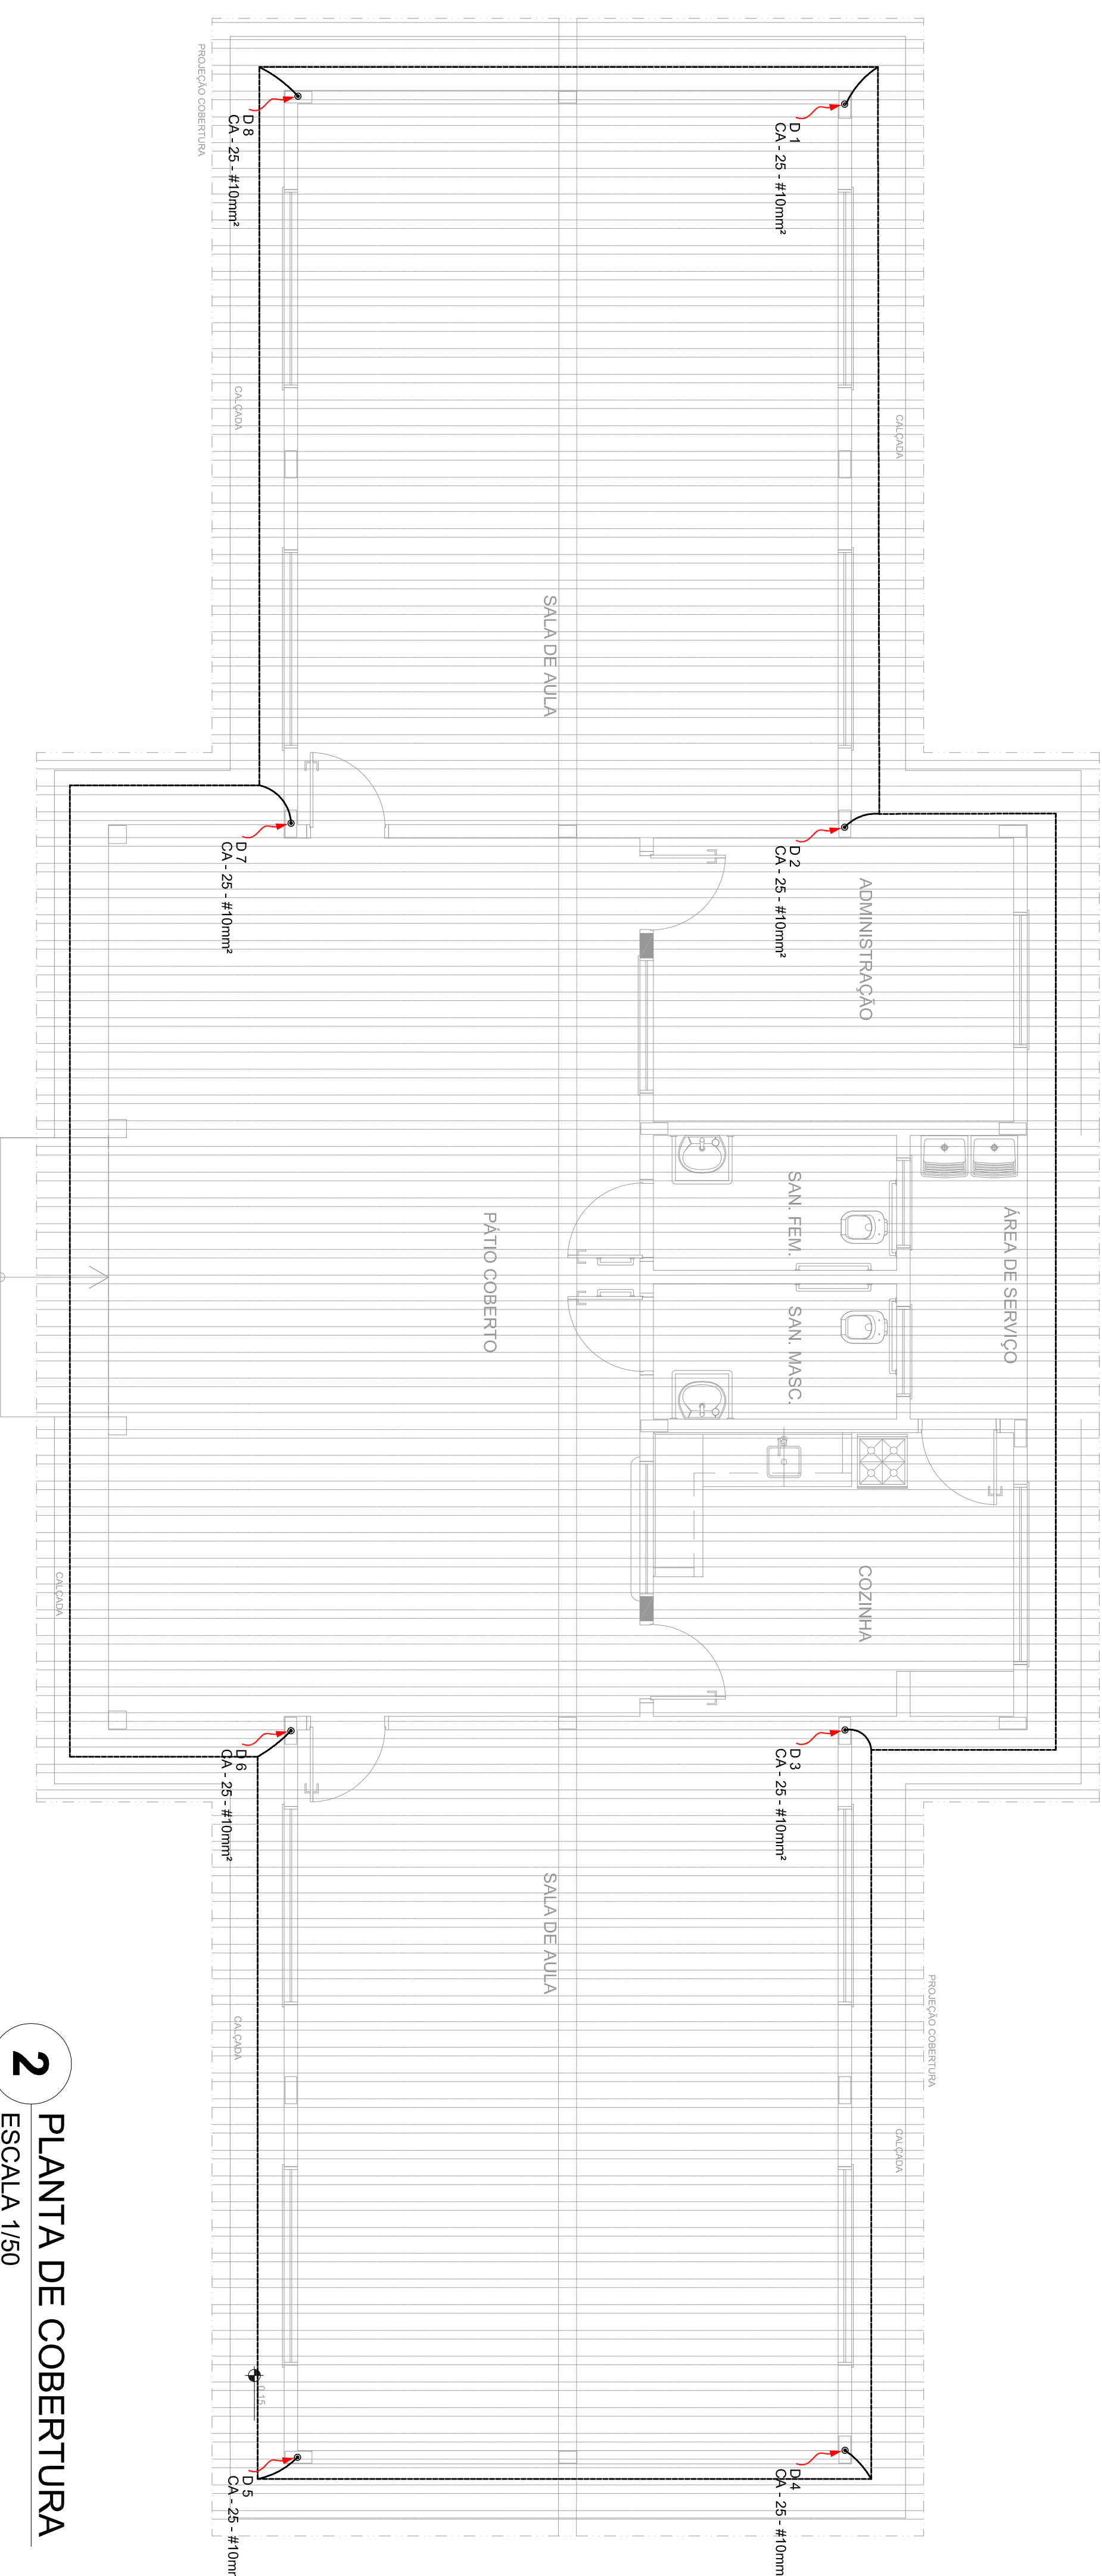

2 PLANTA DE COBERTURA
ESCALA 1/50

LEGENDA

ATERRAMENTO COM HASTE

CAIXA DE VISITA DE ATERRAMENTO COM HASTE

CABO DE COBRE NU (CONDUTOR)

VERGALHÃO CA25x10mm

DESCIDA DO SPDA

CAIXA DE EQUALIZAÇÃO

OBSERVAÇÃO

VALOR OMÍCRICO DO ATERRAMENTO

01 - APÓS A EXECUÇÃO DA INSTALAÇÃO CONFERIR ESTE PROJETO TODOS OS VALORES E DIMENSÕES DESEJADAS E SE NECESSÁRIO, ADAPTAR O VALOR MEDIDO ULTRAPASSAR 10 OHMS, ACRESCENTAR ELETRODOS ATE ATINGIR ESTE VALOR. PODERÁ TAMBÉM SER USADO ATERRAVEL OU SIMILAR.

02 - A RESISTÊNCIA DA CONTINUIDADE ELÉTRICA DAS ARMADILHAS DO SISTEMA DEVE SER INFERIOR A 1 OHM.

03 - ALÉM DOS NEUTROS DEVERÃO SER LIGADOS AOS FIOS TERRA TODAS AS PARTES METÁLICAS NÃO ENERGIZADAS.

NOTAS

01 - A PROFUNDIDADE MÍNIMA PARA MALHA DE ATERRAMENTO É DE 50 CM.

02 - AS MALHAS DE ATERRAMENTO DOS SISTEMAS ELÉTRICOS E PROTEÇÃO ATOMOSFERICA DEVERÃO SER INTERLIGADOS, FORMANDO APENAS UM SISTEMA.

PROJETO PADRÃO - FND

MUNICÍPIO – UF:

PROPRIETÁRIO:

ENDEREÇO:

PROPRIETÁRIO

RESP. TÉCNICO

CAU / CREA

RA

OBSERVAÇÕES:

ESCOLA 2 SALAS DE AULA			
INSTALAÇÕES ELÉTRICAS 110V/ 220V			
COORDENAÇÃO	PLANTA BAIXA		EDA
COORDENADOR	PLANTA DE COBERTURA		
COORDENADOR	SPDA		
REVISÃO	ESQUA	INDICAÇÃO	PRIMEIRA
FORMATO	R 01	DATA EMISSÃO	01/02
	A1 (841X594)	JANERO/2014	