


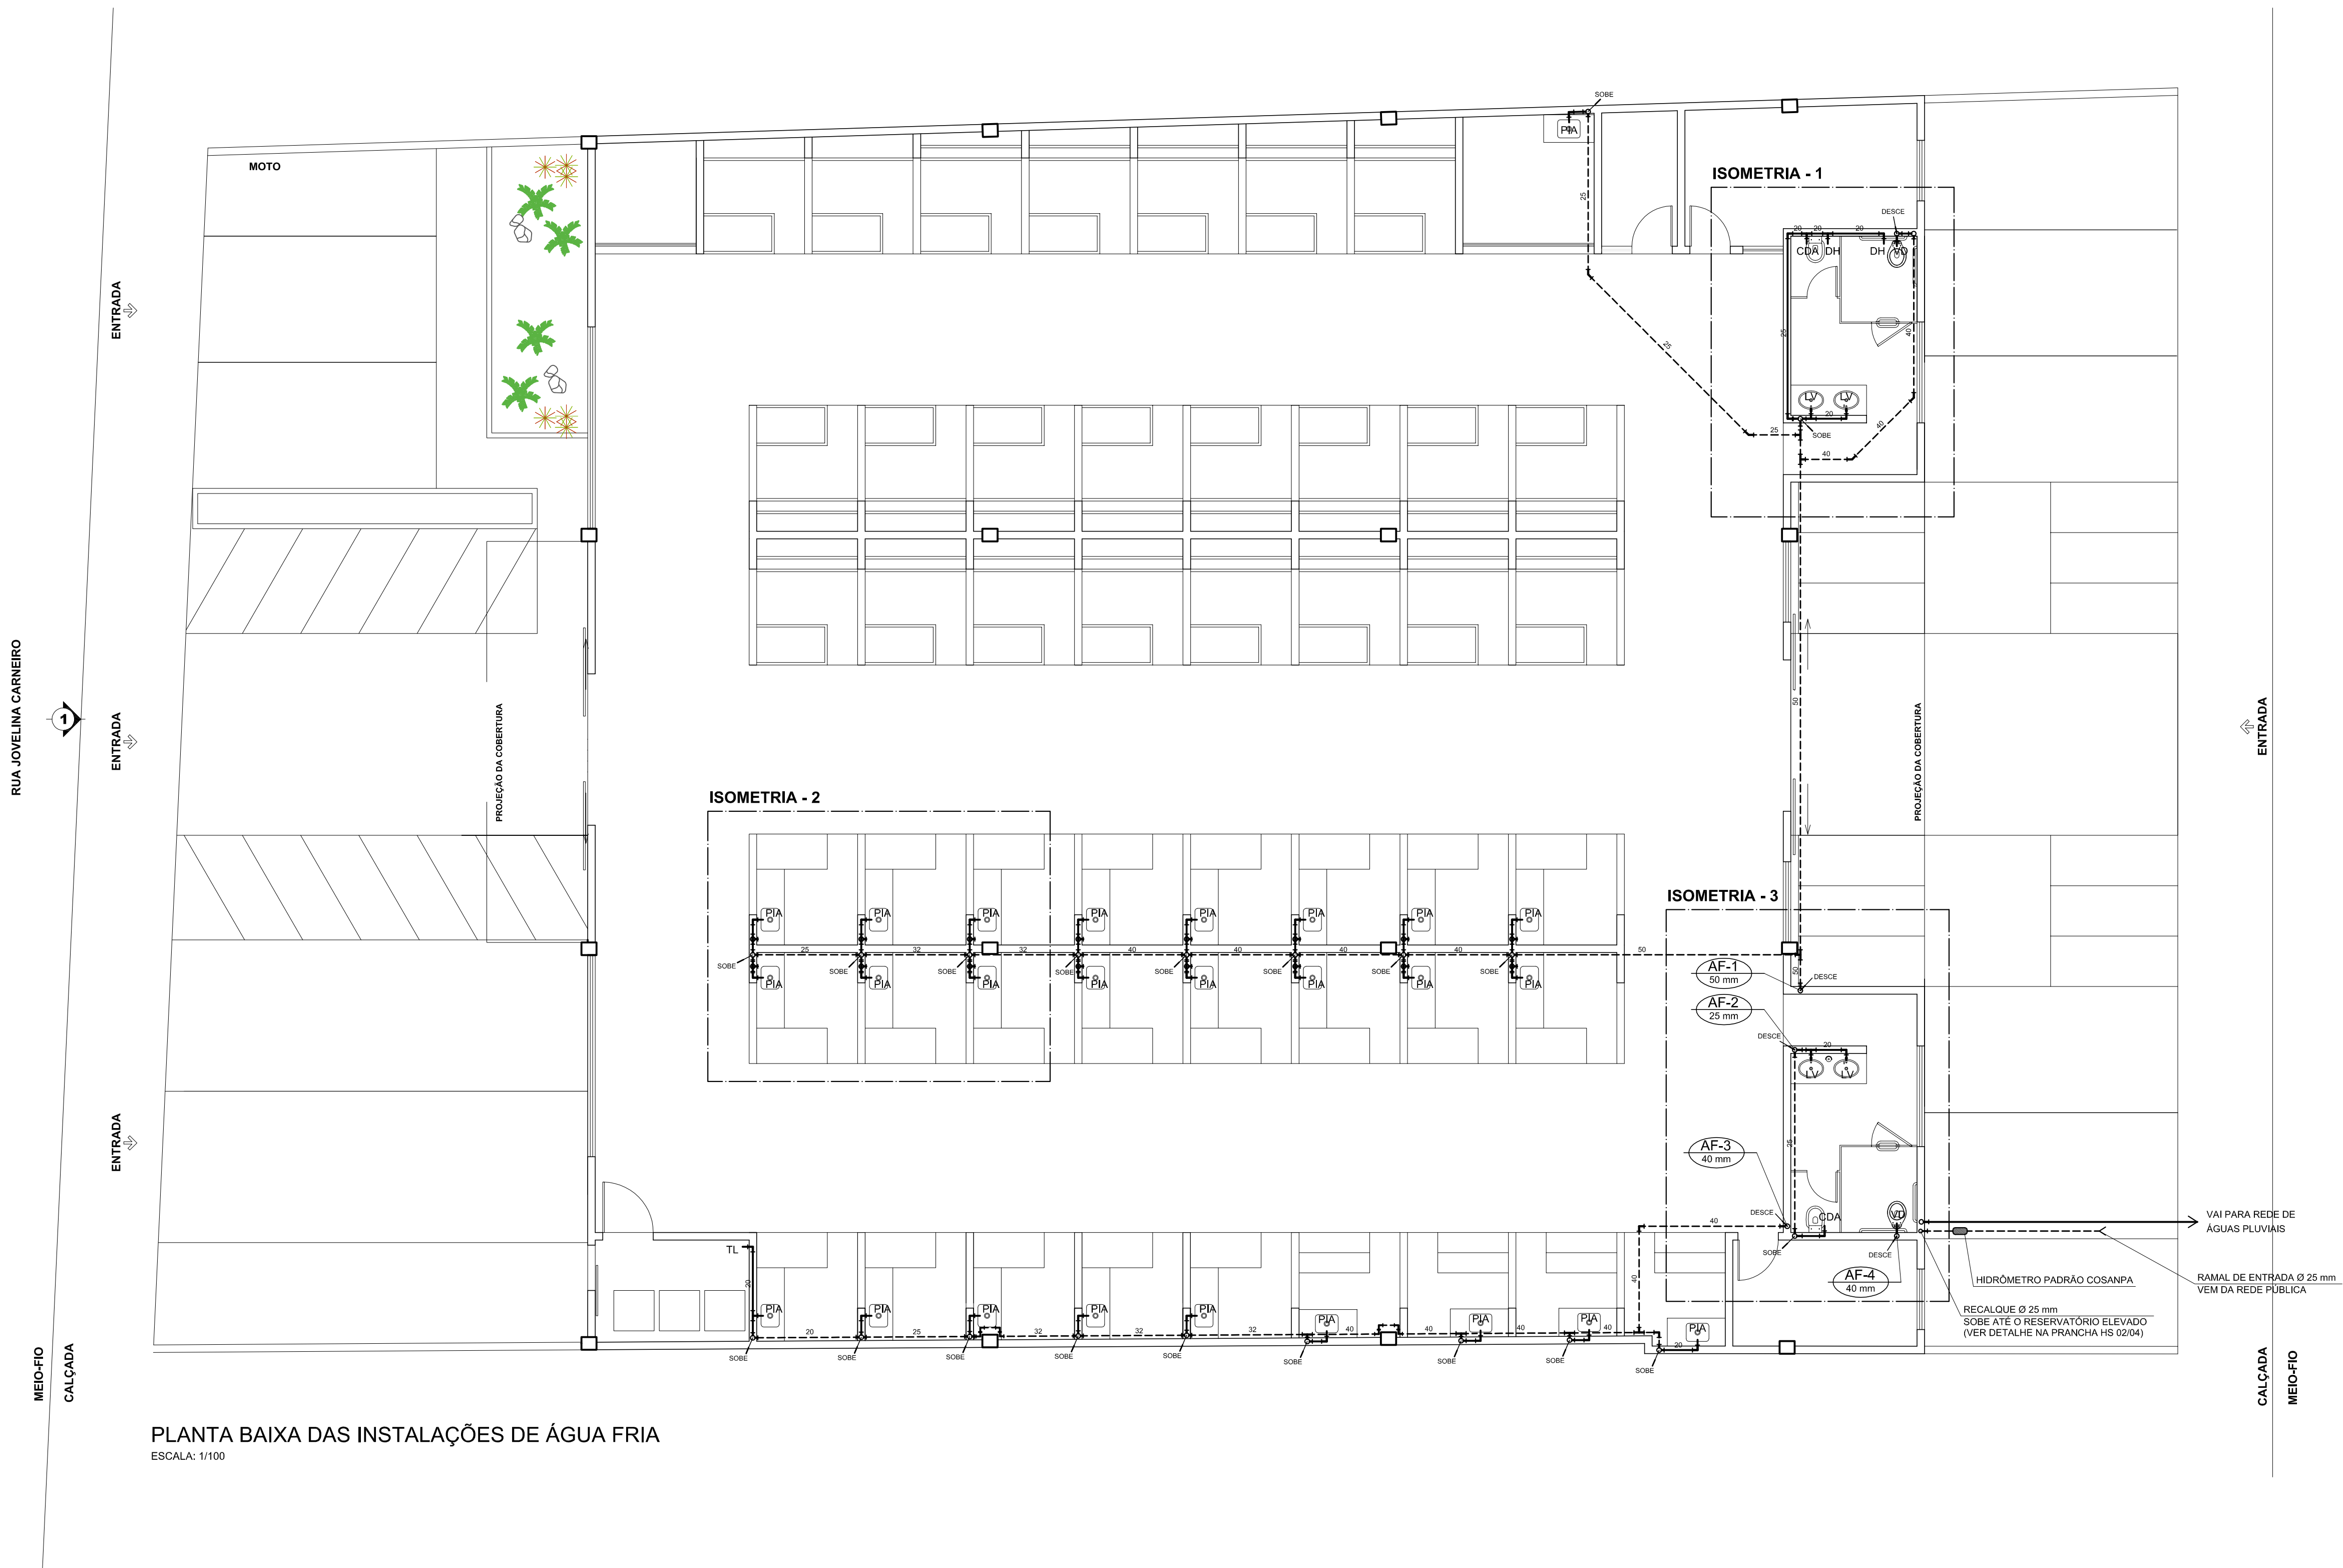

PLANTA BAIXA DAS INSTALAÇÕES DE ÁGUA FRIA

ESCALA: 1/100

SÍMBOLOS PARA INSTALAÇÕES DE ÁGUA FRIA:

- TUBO DE ÁGUA FRIA EMBUTIDO NA PAREDE
- - - TUBO DE ÁGUA FRIA NO TERRENO, FORRO OU SOBRE A LAJE
- AF COLUNA DE ÁGUA FRIA
- REC TUBULAÇÃO DE RECALQUE
- LV LAVATÓRIO
- CDA CAIXA DE DESCARGA ACOPLADA
- PIA PIA DE COZINHA
- DH DUCHA HIGIÊNICA
- PA PONTO DE ÁGUA
- TL TORNEIRA DE LAVAGEM
- VD VÁLVULA DE DESCARGA
- ↗ TUBO QUE SOBE
- ↘ TUBO QUE DESCE

NOTAS:

- AS TUBULAÇÕES ROSCÁVEIS SERÃO COTADAS EM POLEGADAS
- AS TUBULAÇÕES SOLDÁVEIS SERÃO COTADAS EM MILÍMETROS
- AS CONEXÕES DE ESPERA PARA APARELHOS SERÃO DO TIPO SRM (SOLDA- ROSCA METÁLICA)
- AS ALTURAS PARA PONTOS DE PIA DE LAVAGEM TERÃO 1,10 m;
- AS ALTURAS PARA PONTOS DE LAVATÓRIOS TERÃO 0,60 m;
- AS ALTURAS PARA PONTOS DE CAIXAS DE DESCARGA ACOPLADAS TERÃO 0,20 m;
- A ALTURA PARA O PONTO DA VÁLVULA DE DESCARGA TERÁ 0,90 m.