


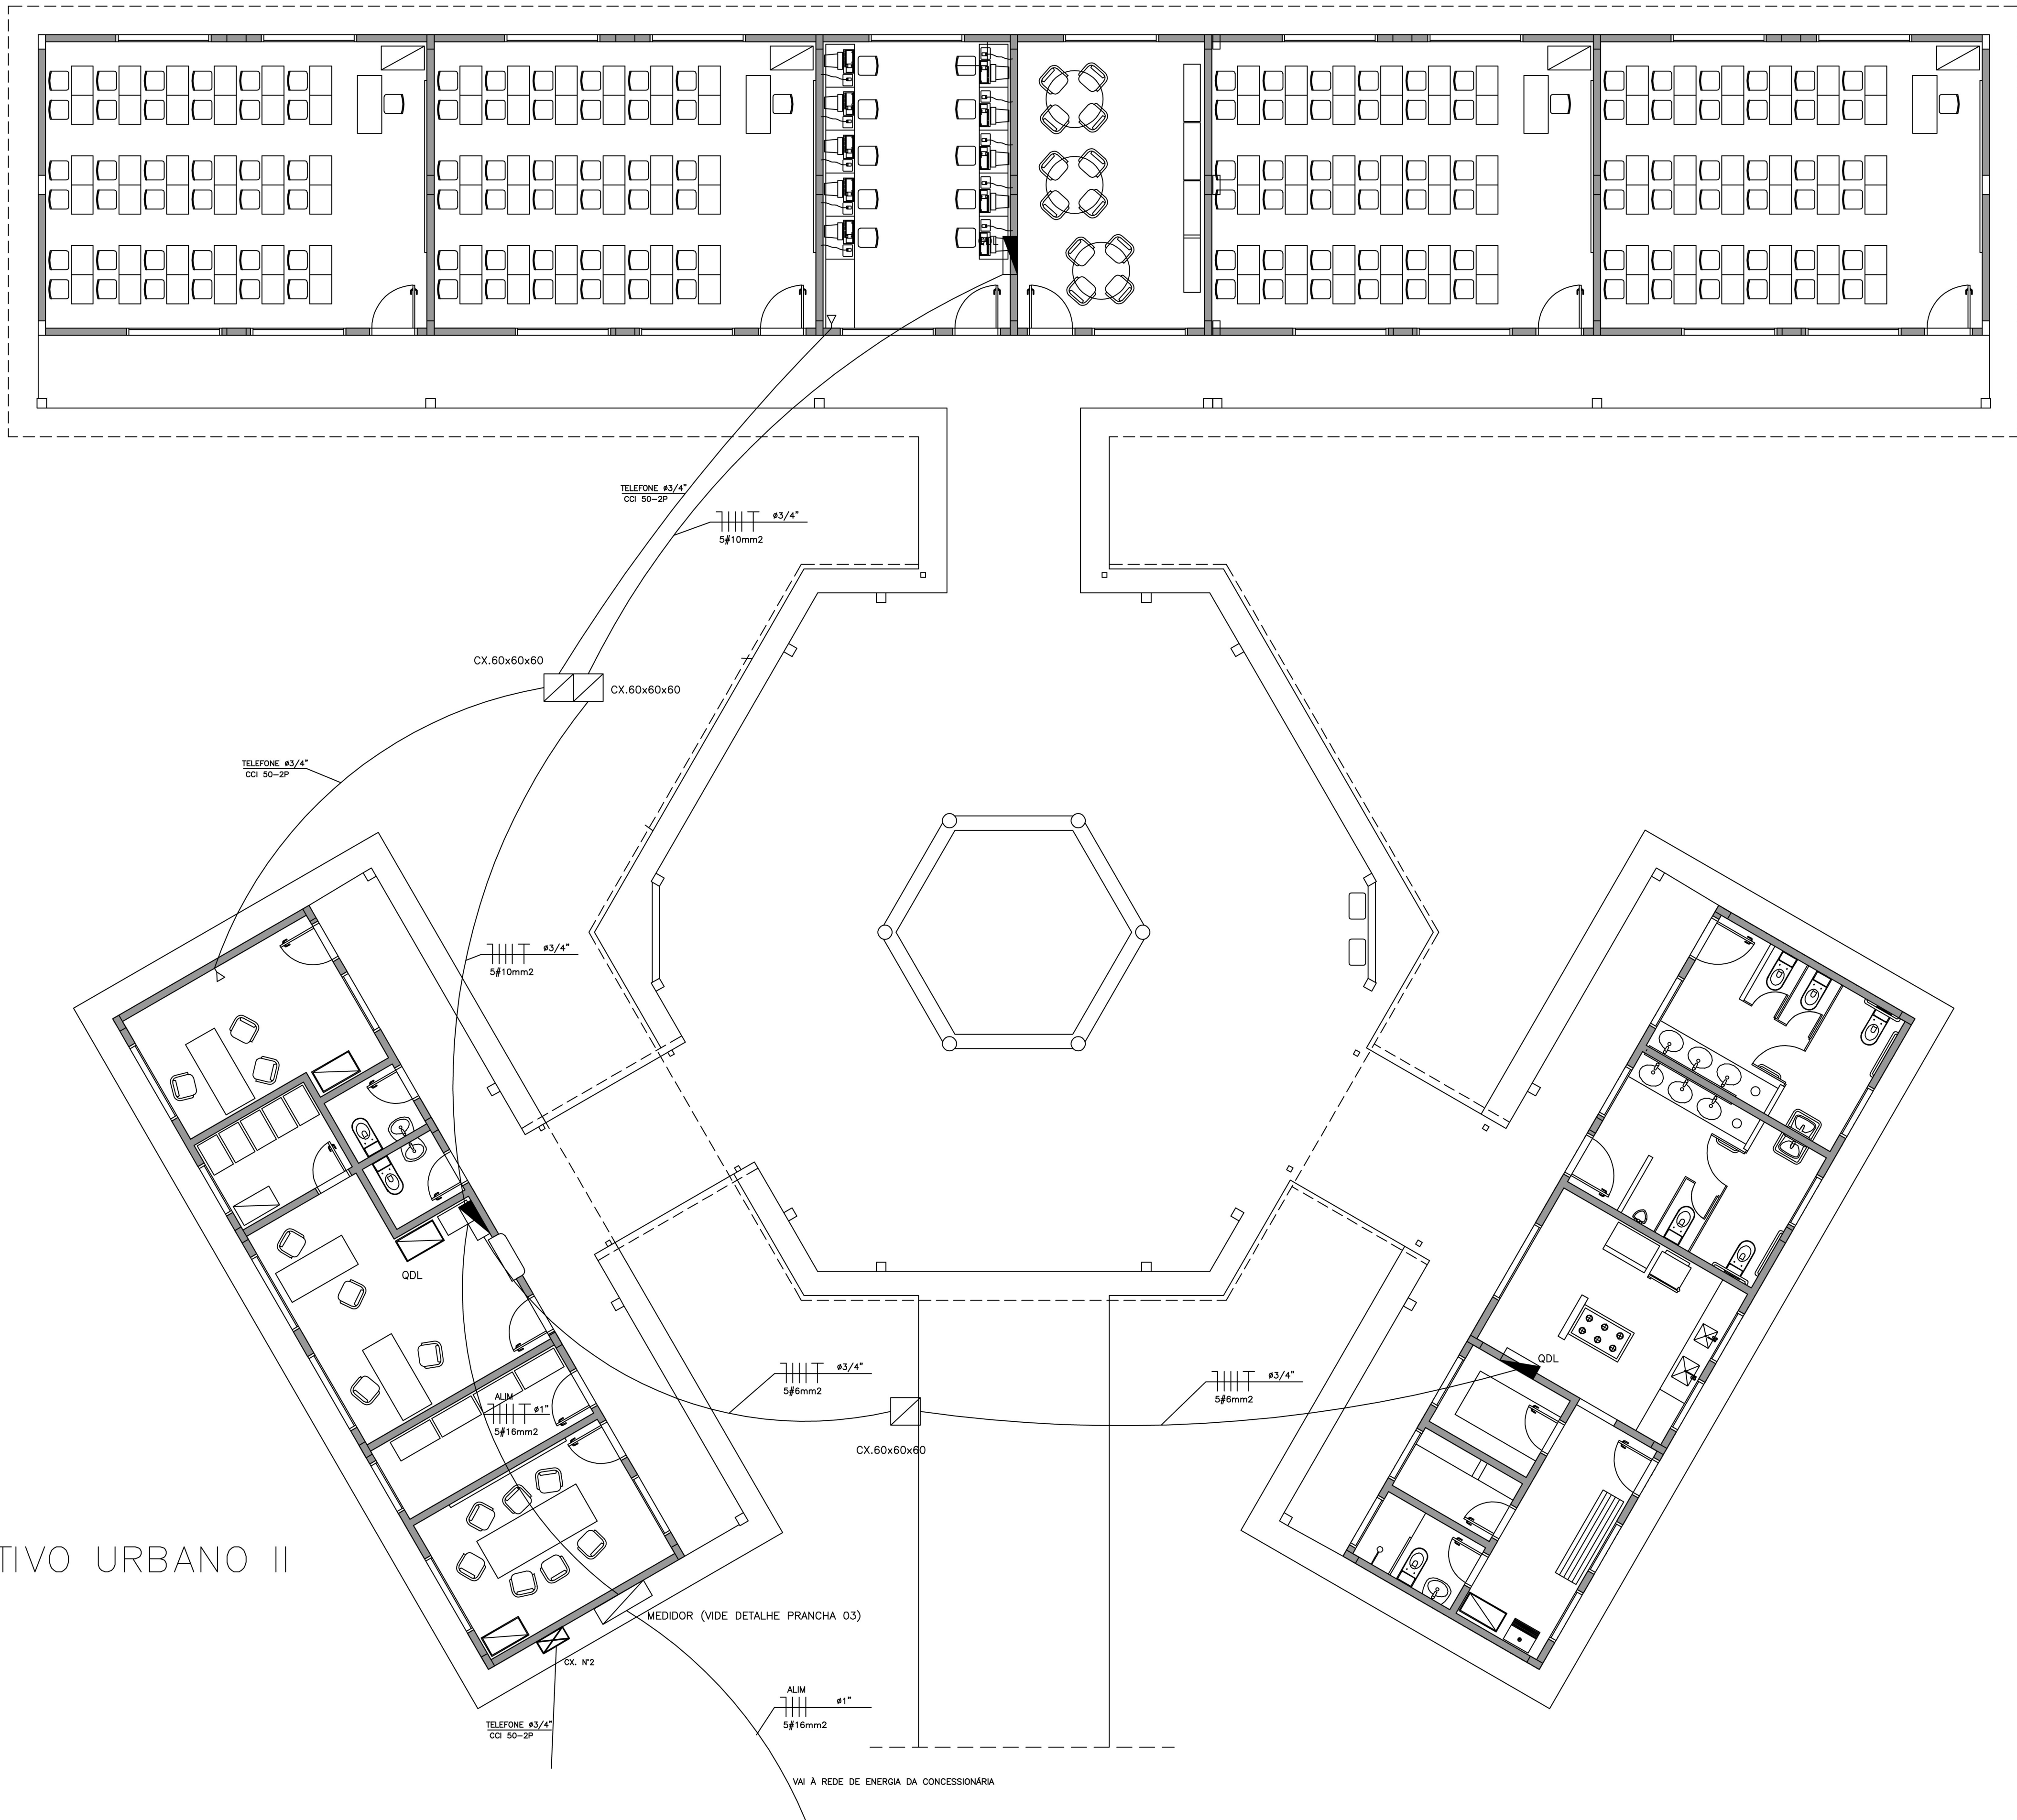

LEGENDA

(PROJETO ELÉTRICO/TELEFONE)

CALHA C/ LÂMPADA FLUORESCENTE 2x32W

CALHA C/ LÂMPADA FLUORESCENTE 2x32W

INTERRUPTOR DE UMA SEÇÃO

INTERRUPTOR DE DUAS SEÇÕES

INTERRUPTOR THREE-WAY

1 INTERRUPTOR DE UMA SEÇÃO E 1 INTERRUPTOR THREE-WAY NA MESMA CAIXA

1 INTERRUPTOR DE UMA SEÇÃO PARA VENTILADOR

2 TOMADAS BAIXAS NA MESMA CAIXA

TOMADA NO PISO

TOMADA BAIXA H=30cm

TOMADA MÉDIA H=110cm

TOMADA ALTA H=230cm

QUADRO DE DISTRIBUIÇÃO DE CIRCUITOS DE EMBUTIR

CONDUTOR FASE , NEUTRO , RETORNO , TERRA

ELETRODUTO DE PVC SOBRE O TETO OU EMBUTIDO NA PAREDE

ELETRODUTO DE PVC EMBUTIDO NO PISO

DBS:

- VERIFICAR CIRCUITOS NO QUADRO DE CARGAS E DIAGRAMA UNIFILAR

- ELETRODUTOS NÃO COTADOS 3/4 "

- BITOLAS DOS CONDUTORES - VERIFICAR QUADRO DE CARGAS

ESPAÇO EDUCATIVO URBANO II
PLANTA BAIXA
ESCALA 1:75

Ministério da Educação

FNDEFundo Nacional do Desenvolvimento da Educação

ESPAÇO EDUCATIVO URBANO II – 04 SALAS DE AULA

ENDEREÇO:

DIVERSOS

PROPRIETÁRIO:

FUNDO DE FORTALECIMENTO PARA A ESCOLA – MEC

AUTORES DO PROJETO :

MARCELO TONIAZZO LISSA

GUSTAVO SILVEIRA

RESPONSÁVEL TÉCNICO:

PROPRIETÁRIO

AUTOR DO PROJETO

CREA 8.432 D-DF

AUTOR DO PROJETO

CREA 9.784 D-DF

RESP. TÉCNICO

DLFO

CREA

INS

PROJETO DE INSTALAÇÕES ELÉTRICAS

LAYOUT – GERAL

FOLHA

1/05

REVISÃO:

01-2006

DATA :

ABRIL/2006

ESCALA :

1:75

DESENHO :

VISTO:

loco

ARQUITETURA E CONSTRUÇÃO LTDA

(081) 9885-9115 – MARCELO / (081) 9885-9190 – GUSTAVO / (0 XX 61) 234-6611 / 383-3392 (TELEFAX)