


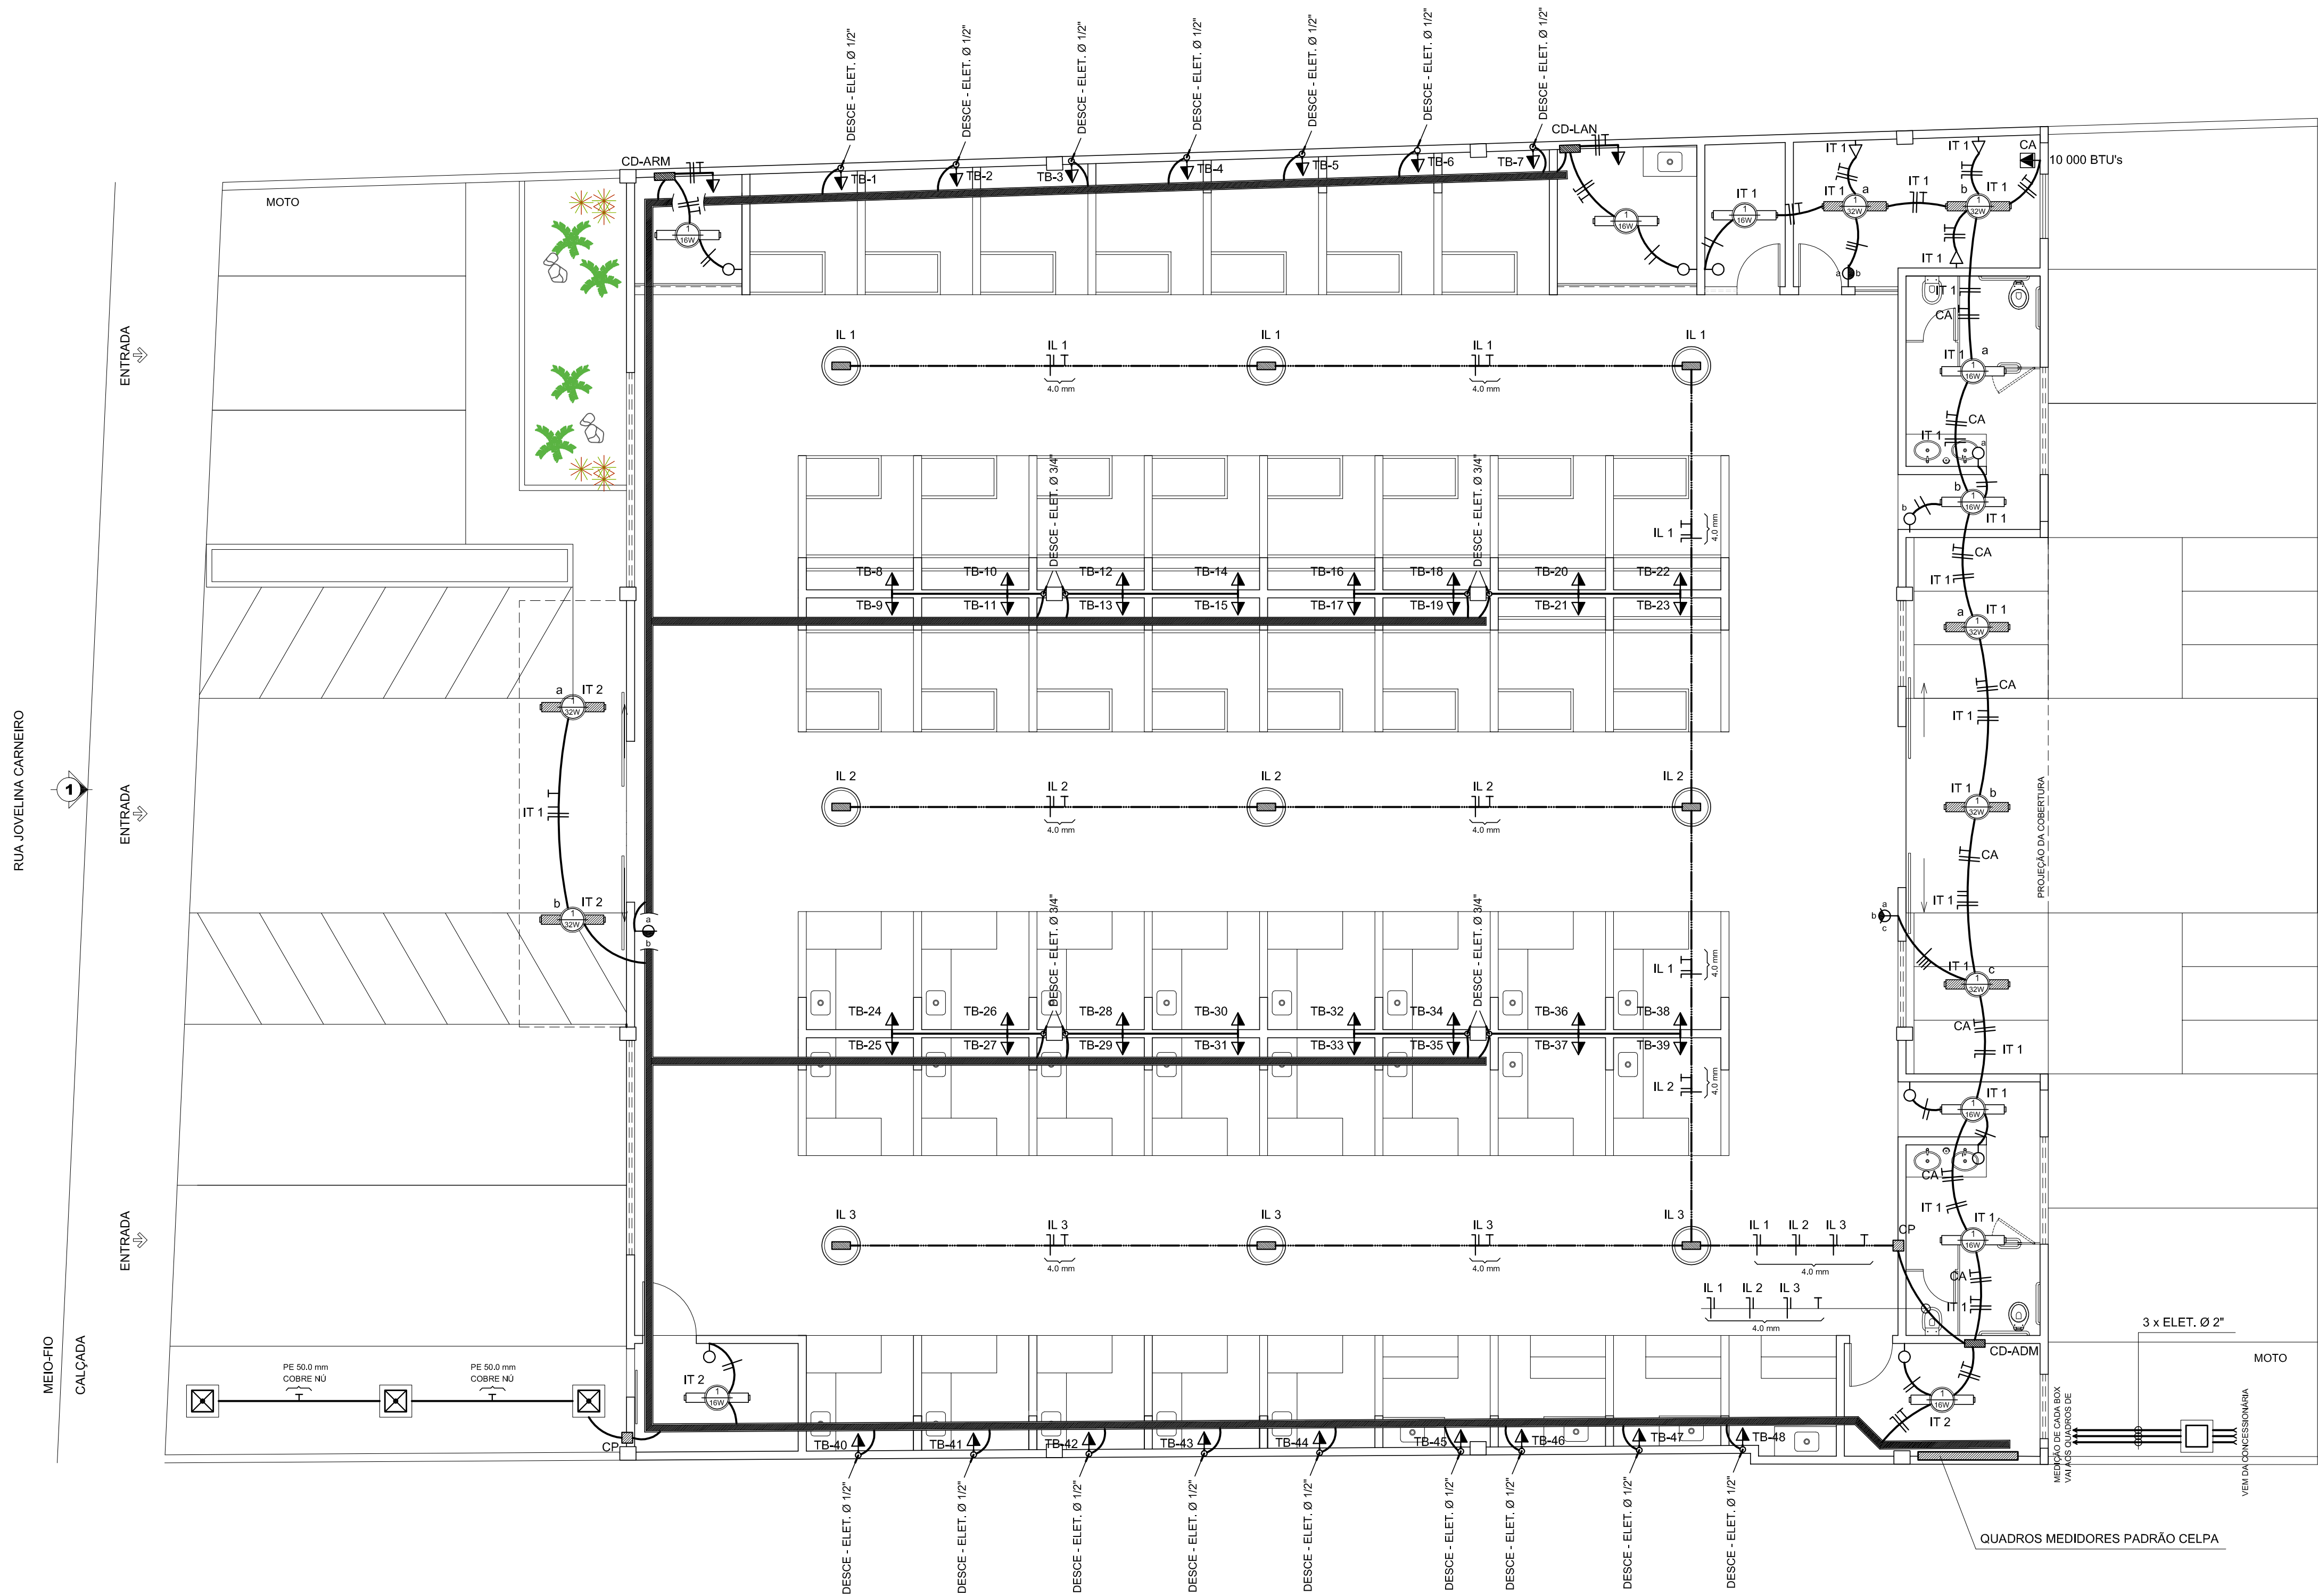

PLANTA BAIXA DAS INSTALAÇÕES ELÉTRICAS  
ESCALA: 1/100

PASSAGEM LIVRO DO CAMPO

ENTRADA


ENTRADA

LEGENDA

- ELETRODUTO DE PVC EMBUTIDO NA LAJE OU SOBRE O FORRO Ø 1/2"
- ELETRODUTO DE PVC EMBUTIDO NA LAJE OU SOBRE O FORRO Ø 3/4"
- ELETRODUTO DE PVC EMBUTIDO NA LAJE OU SOBRE O FORRO Ø 1"
- ELETRODUTO DE PVC SOB O PISO OU TERRENO
- ELETRODUTO COM OS FIOS FASE, NEUTRO, RETORNO E TERRA
- LUMINÁRIA COM 01 LÂMPADA FLUORESCENTE DE 16w
- TOMADA DE USO GERAL 2P + T 10 A / 250 V, A 0,30m DO PISO ACABADO
- TOMADA DE USO GERAL 2P + T 10 A / 250 V, A 0,30m DO PISO ACABADO
- MC
- CA
- PONTO PARA CONDICIONADOR DE AR
- INTERRUPTOR SIMPLES COM 01 TECLA
- INTERRUPTOR SIMPLES COM 02 TECLAS
- CD
- B
- CAIXA DE PASSAGEM DE ALVENARIA COM TAMPA DE CONCRETO ARMADO  
DIMENSÕES: L = 50 cm E H = 50 cm, COM HASTE DE ATERRAMENTO
- CPA
- CAIXA DE PASSAGEM DE ALVENARIA COM TAMPA DE CONCRETO ARMADO  
DIMENSÕES: L = 50 cm E H = 50 cm



**PREFEITURA MUNICIPAL DE ANANINDEUA**  
**SECRETARIA DE SANEAMENTO E INFRA-ESTRUTURA**

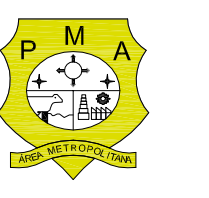

CONSTRUÇÃO DO MERCADO DO ICUI  
PROJETO ELÉTRICO

|                     |                                                                       |
|---------------------|-----------------------------------------------------------------------|
| DATA:<br>10/05/2016 | CONTEUDO:                                                             |
| ESC:<br>1:100       | PLANTA BAIXA DAS INSTALAÇÕES ELÉTRICAS E QUADROS DE CARGA             |
| RESP. TÉCNICO:      | ARQ <sup>ta</sup> MÔNICA AMARAL PIEDADE — CAU N <sup>o</sup> A25606-4 |

01-02

Elaborado: Mônica Gomes de F. - 04/05/16 - 14h00  
Desenhado: Ananindeua-PA - 05/05/16 - 14h00