



PLANTA DE SINALIZAÇÃO
escala: 1/500

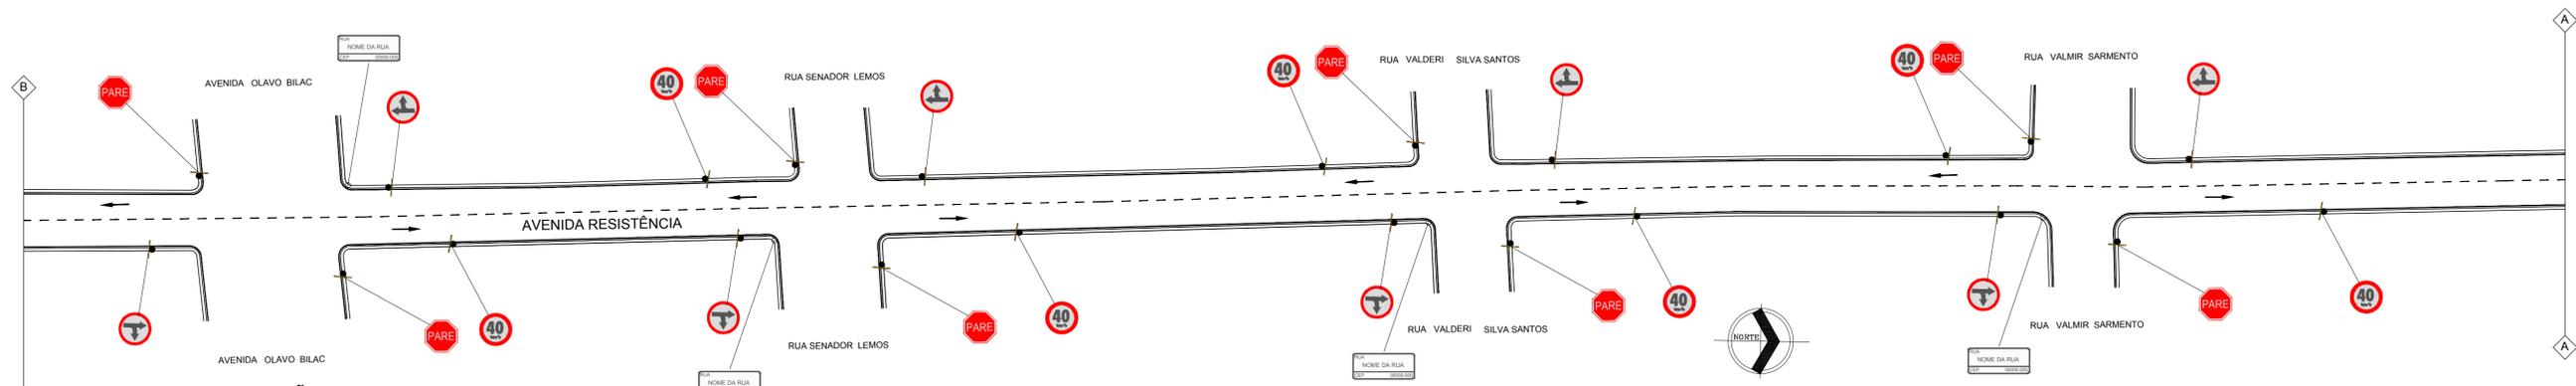

PLANTA DE SINALIZAÇÃO
escala: 1/500

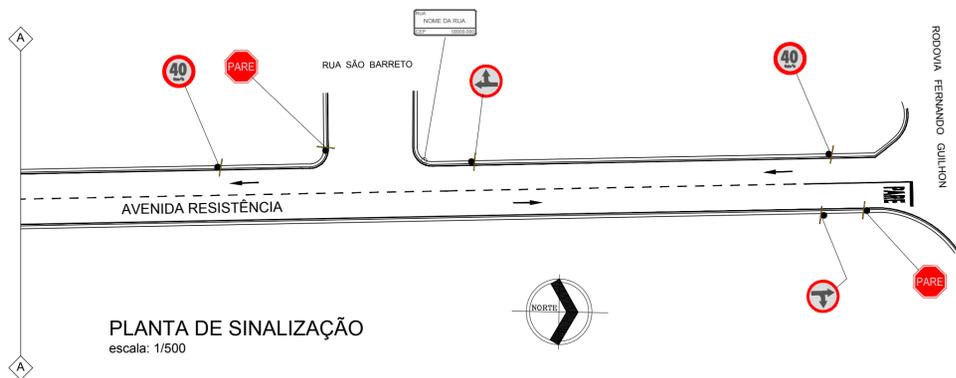

PLANTA DE SINALIZAÇÃO
escala: 1/500

 PREFEITURA DE SANTARÉM		SECRETARIA MUNICIPAL DE INFRAESTRUTURA	
ADMINISTRAÇÃO FRANCISCO NÉLIO AGUIAR DA SILVA		SECRETARIO DE INFRAESTRUTURA: ENG. CIVIL DANIEL GUIMARÃES SIMÕES	
ASSUNTO: SINALIZAÇÃO (2ª REPROGRAMAÇÃO) AVENIDA RESISTÊNCIA - TRECHO ENTRE RUA ITUQUI E TRAV. PATATIVA			
PROJETO: SINALIZAÇÃO LOCAL: AVENIDA RESISTÊNCIA PROPRIETÁRIO: Prefeitura Municipal de Santarém			
CONTRATO	336.926.92/2010	EQUIPE TÉCNICA	
ART.	PA 20170179105	Engº Eduardo Araújo Engº Sâmela Araújo Cad. Anderson Carnero	
DATA	04/2017		
REVISÃO	02		
ESCALAS	DESENHO(S) PLANTA BAIXA	ÁREA	FOLHA SINALIZAÇÃO
INDICADA		ÁREA DO TERRENO: ÁREA DA CONST.: TX DE OCUPAÇÃO: ÍNDICE DE APROV.:	03/10