


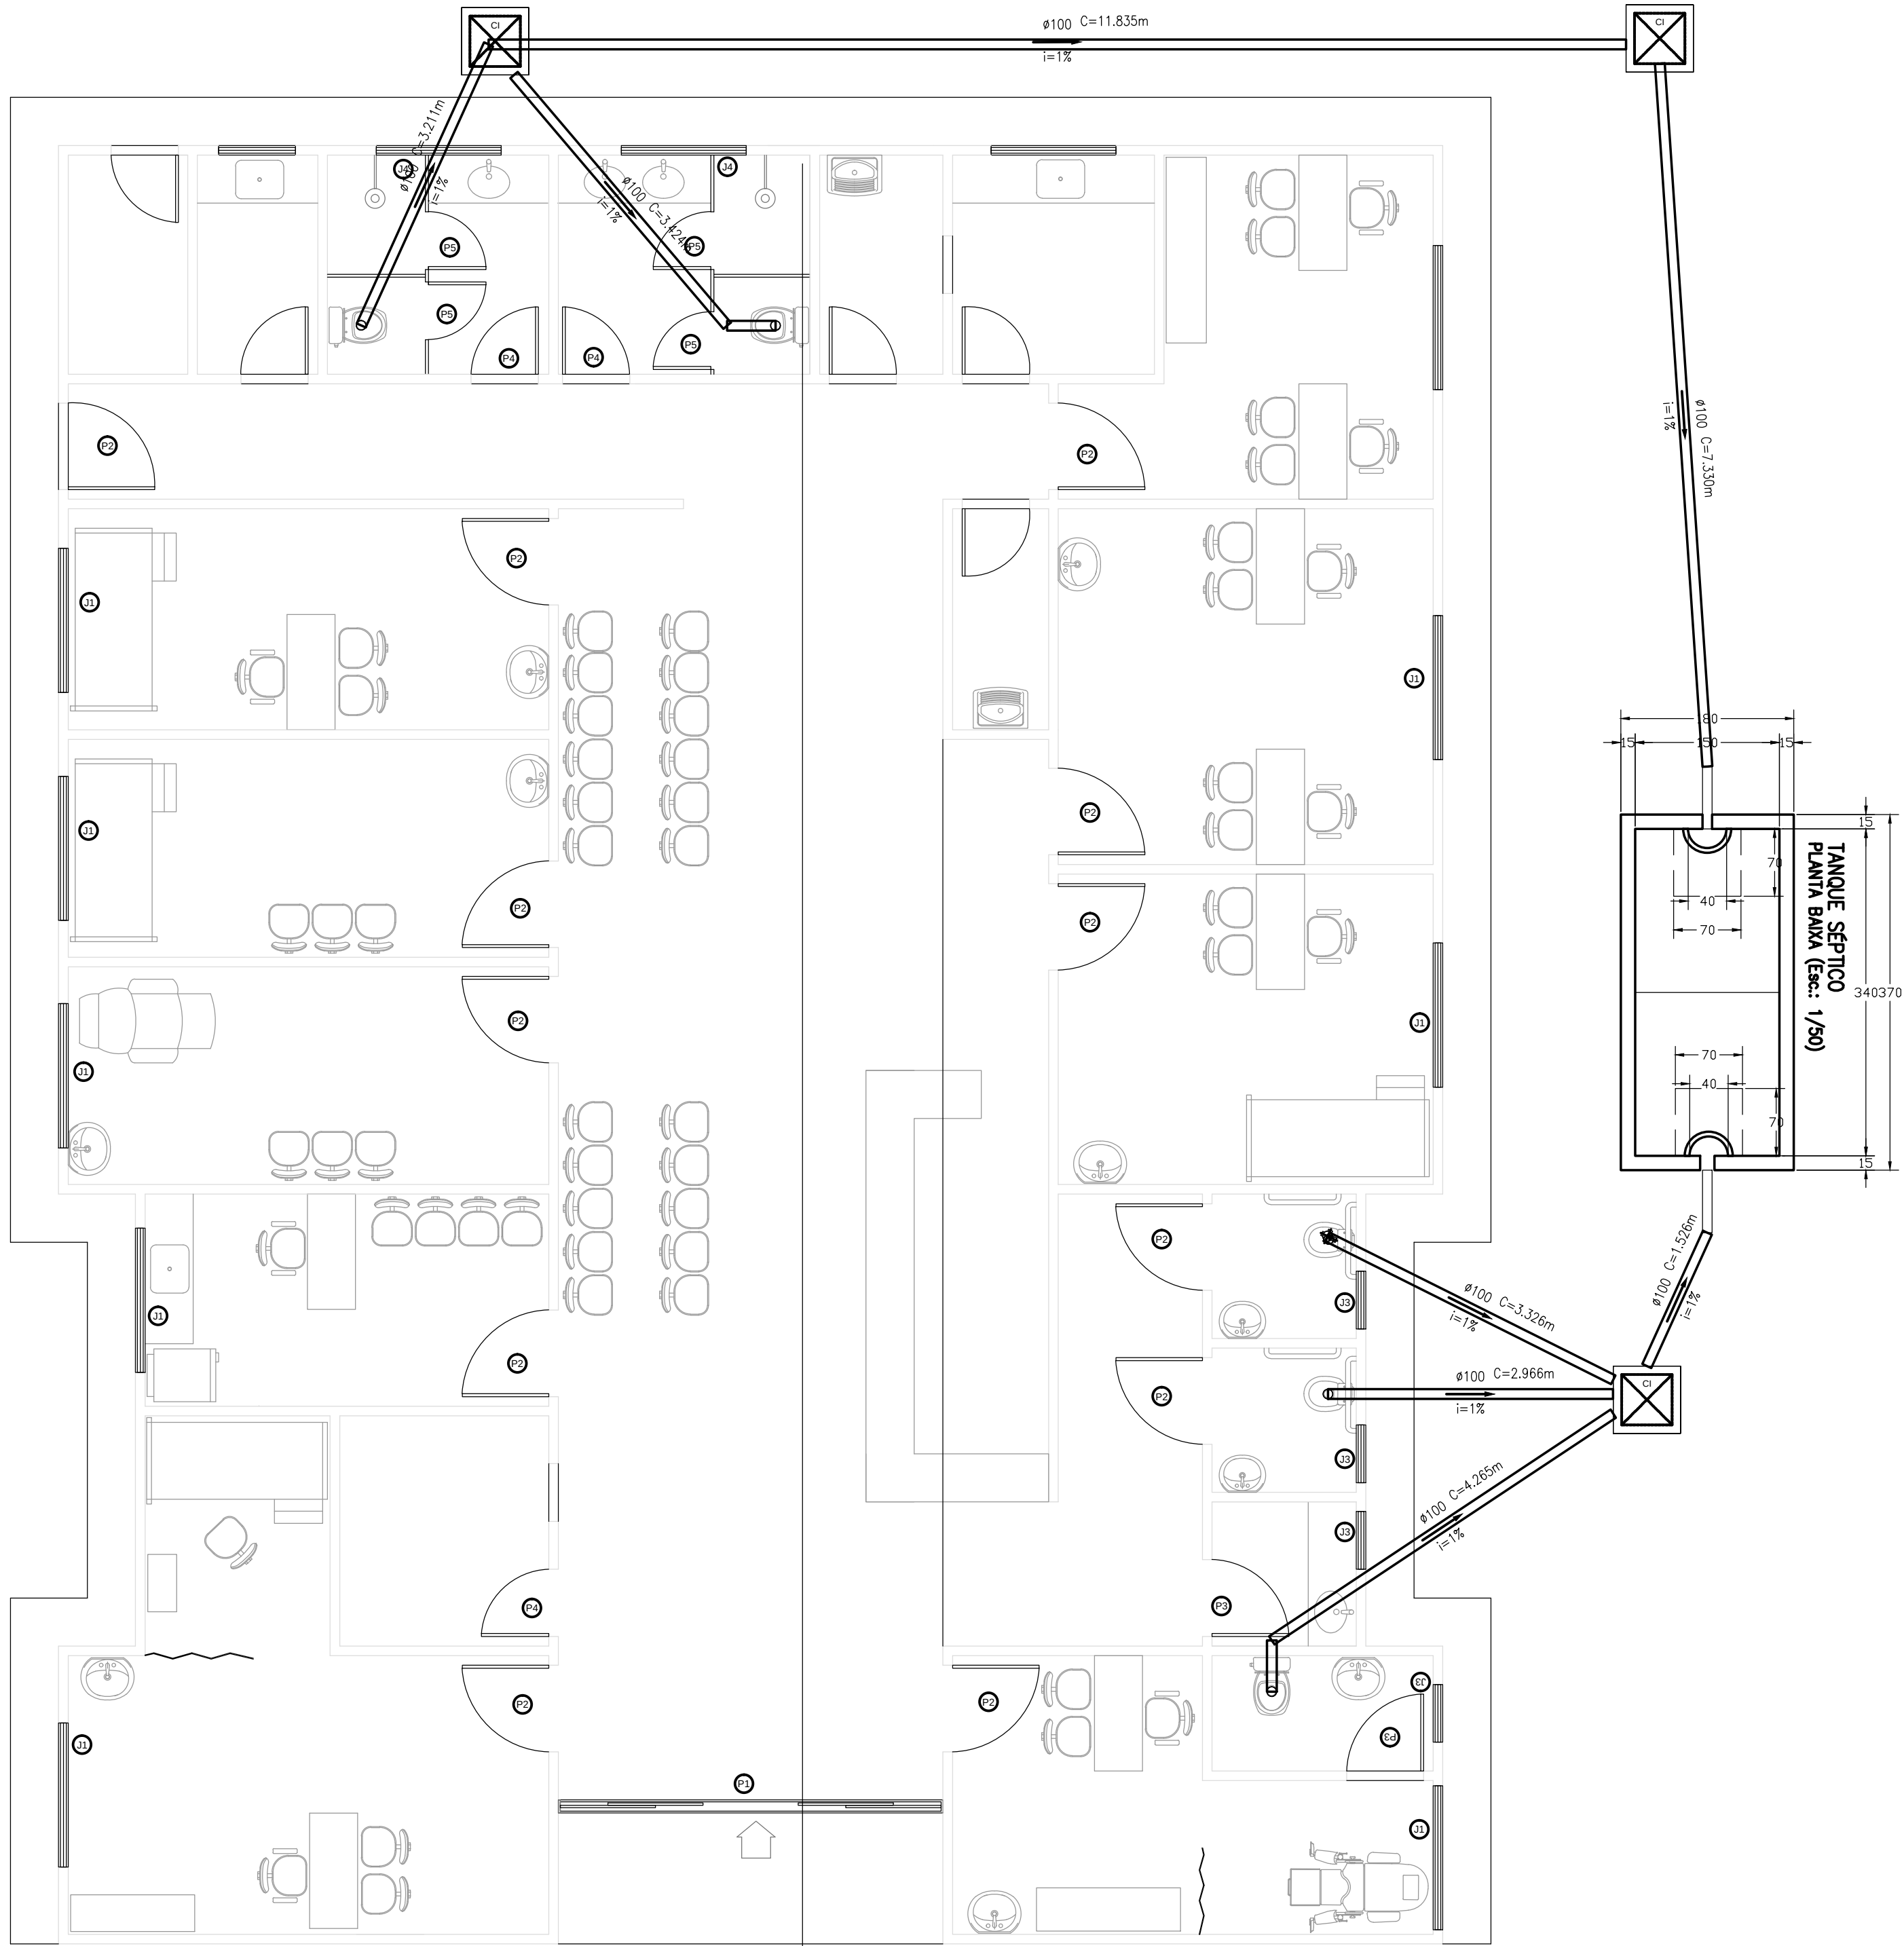

01 PROJETO EXECUTIVO – PLANTA BAIXA
Scale: 1:50



PREFEITURA DE CASTANHAL
AGORA É A VEZ DO POVO

HIDRAULICO

Projeto:	CONSTRUÇÃO DO CENTRO DE SAÚDE DA MULHER		Prancha:
Local:	Rua a ser Aberta, s/n - Bairro Cristo	Escala	1/5
Prancha:	Planta Esgoto Primário	Indicada	
Pfeito:	Paulo Sérgio Rodrigues Títan		
Sec. de Obras:	André Nascimento		
Resp. Técnico:	Arquêla's Araújo CRB- 433863-3		Data: Abril/2014
			Moldura: A1 - 841 x 594 mm