



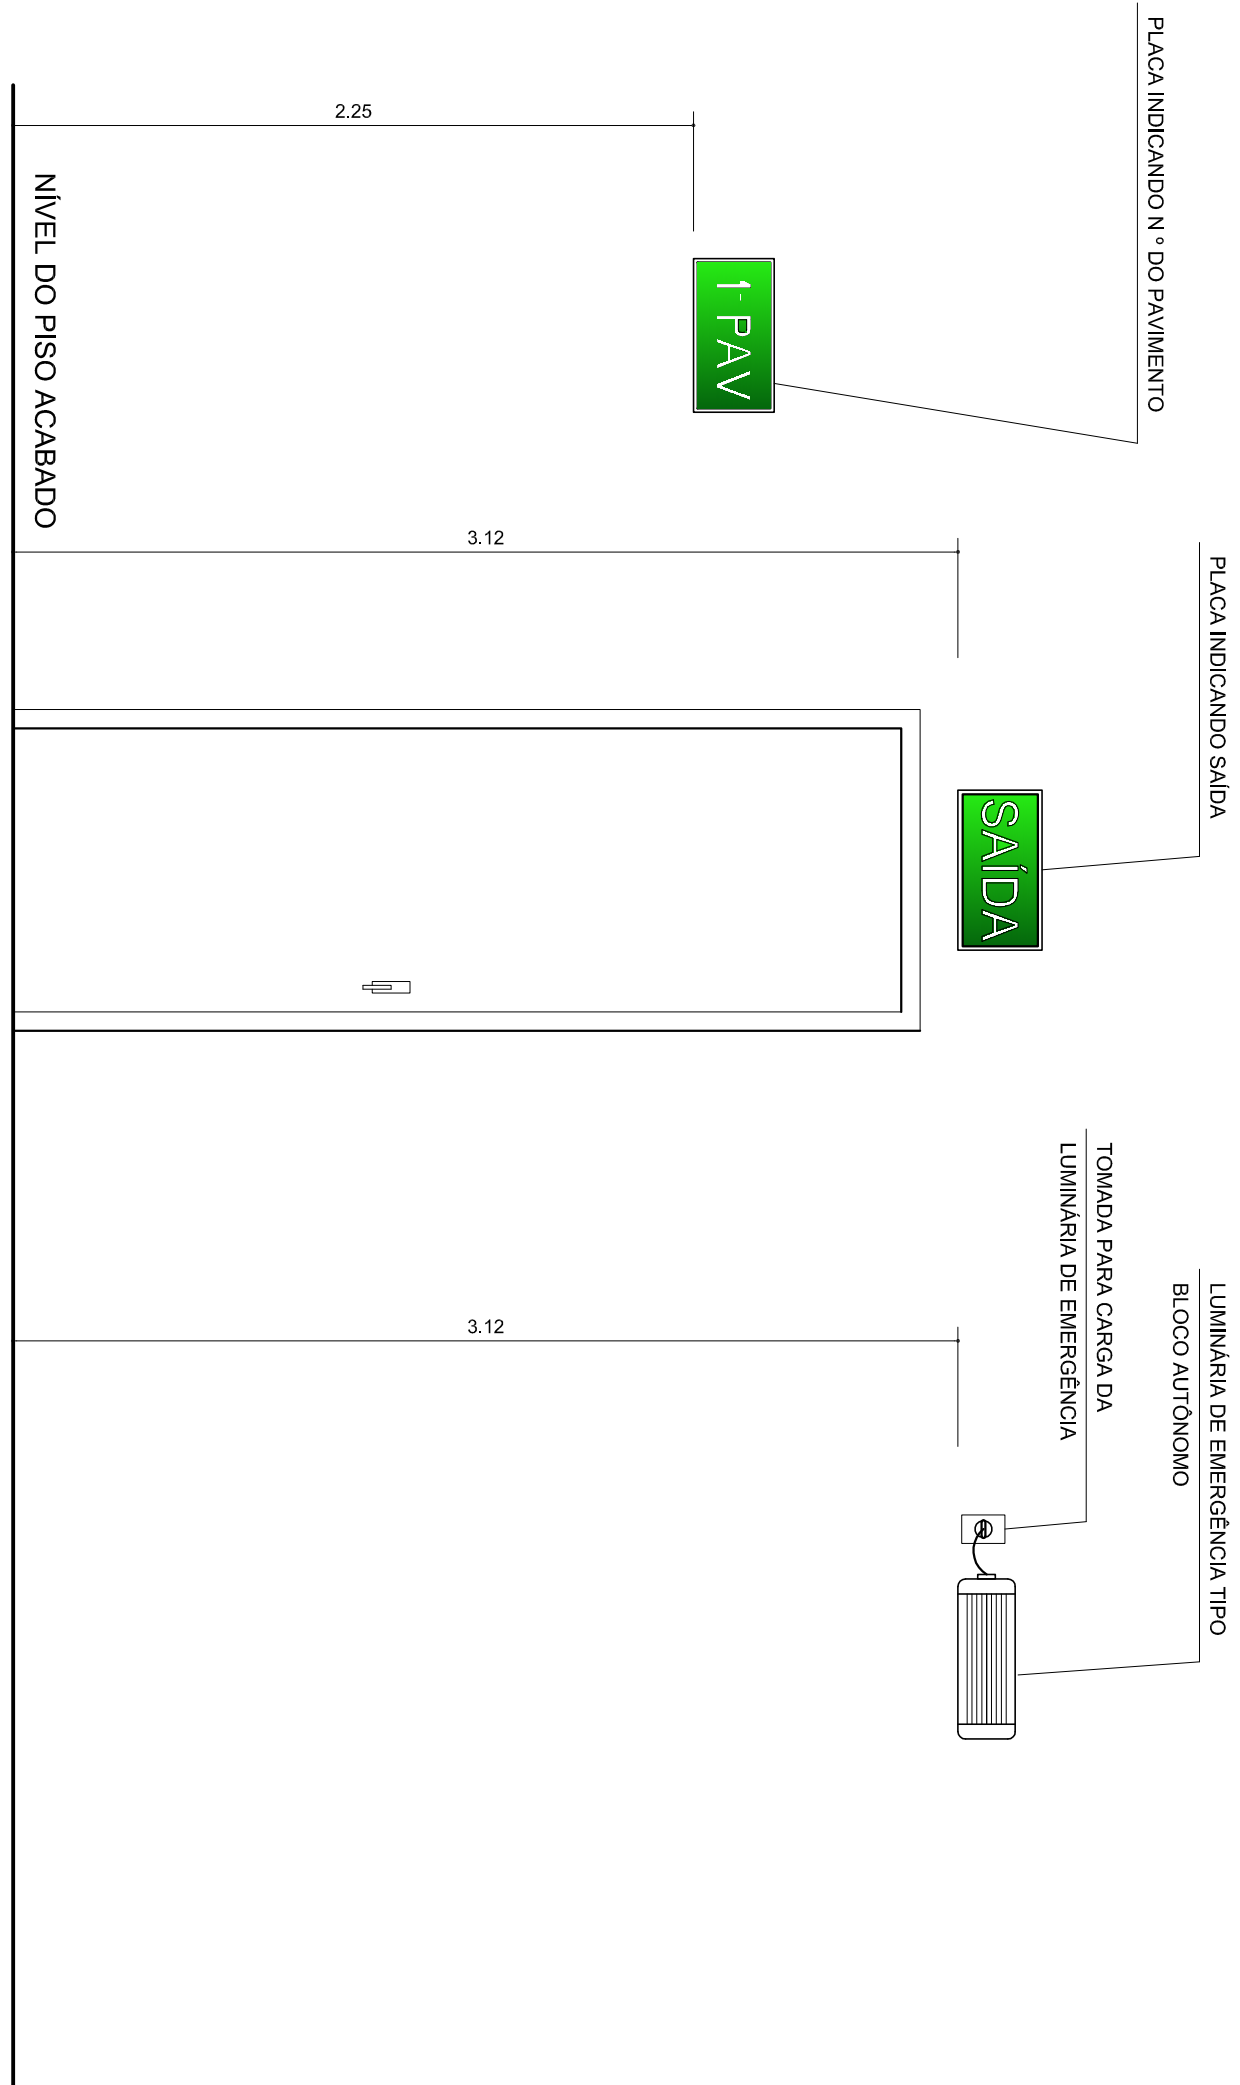


EXEMPLOS DE FIXAÇÃO DAS PLACAS DE SINALIZAÇÃO E LUMINÁRIAS DE EMERGÊNCIA
ESCALA: 1/25

SÍMBOLO	CÓDIGO	SIGNIFICADO	DIMENSÕES	FORMA E COR	APLICAÇÃO	QUANTIDADE
	13	SAÍDA DE EMERGÊNCIA	H = 150 mm L = 316 mm	SÍMBOLO RETÂNGULAR FUNDO VERDE PICTOGRAMA FOTOLUMINESCENTE	INDICAÇÃO DO SENTIDO RESOLVERDA OU DIREITA DE UMA SAÍDA DE EMERGÊNCIA	03
	17	SAÍDA DE EMERGÊNCIA	H = 150 mm L = 380 mm	SÍMBOLO RETÂNGULAR FUNDO VERDE PICTOGRAMA FOTOLUMINESCENTE	INDICAÇÃO DA SAÍDA DE EMERGÊNCIA	08
	23	EXTINTOR DE INCENDIO	L = 313 mm	SÍMBOLO QUADRADO FUNDO VERMELHA PICTOGRAMA FOTOLUMINESCENTE	INDICAÇÃO DA LOCALIZAÇÃO DOS EXTINTORES DE INCENDIO	04

DETALHE DE FIXAÇÃO DOS EXTINTORES
ESCALA: 1/10

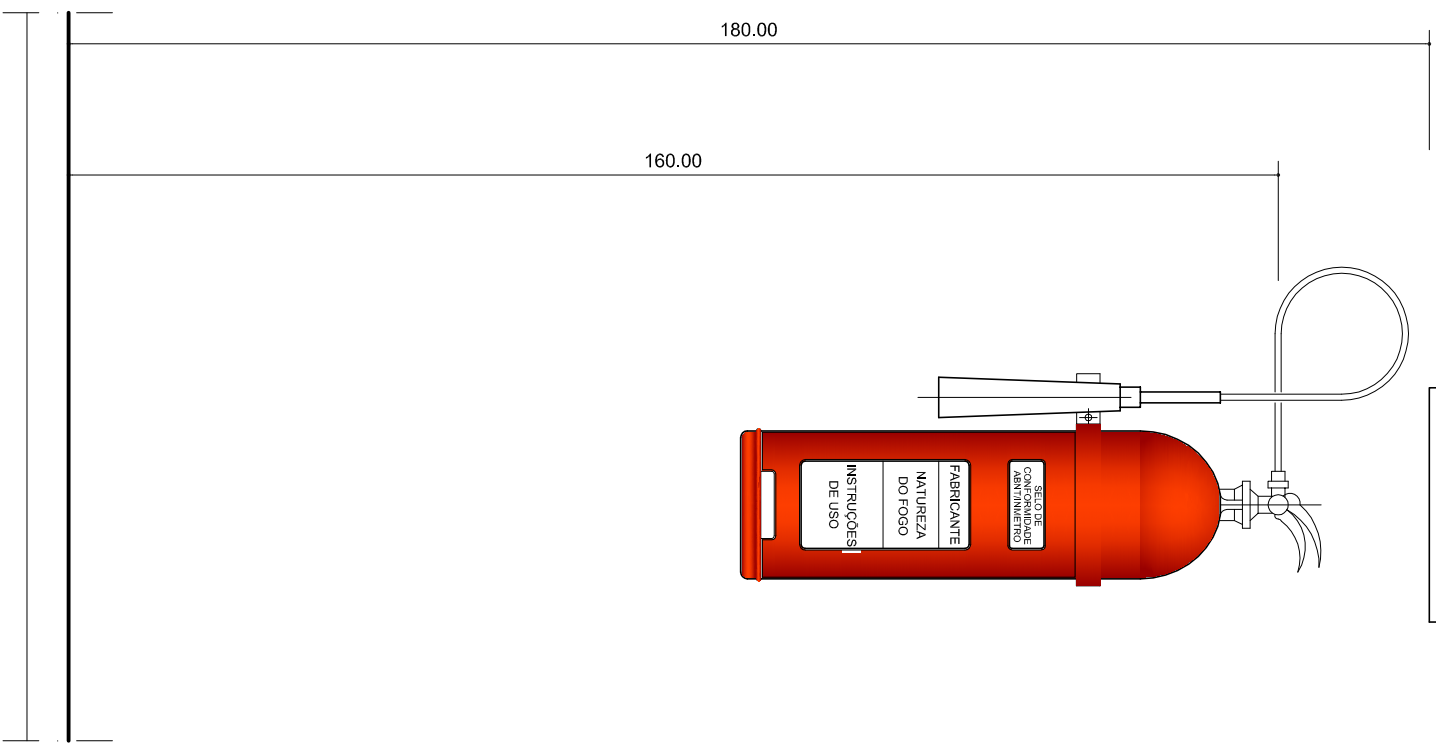

- SÍMBOLOS
- EXTINTOR PÓ QUÍMICO - POS BC/ 6kg
 - INDICAÇÃO EM PLANTA DE PLACA DE SINALIZAÇÃO
 - LUMINÁRIA DE EMERGÊNCIA FIXADA NA PAREDE
 - BLOCO AUTÔNOMO / 120 MINUTOS

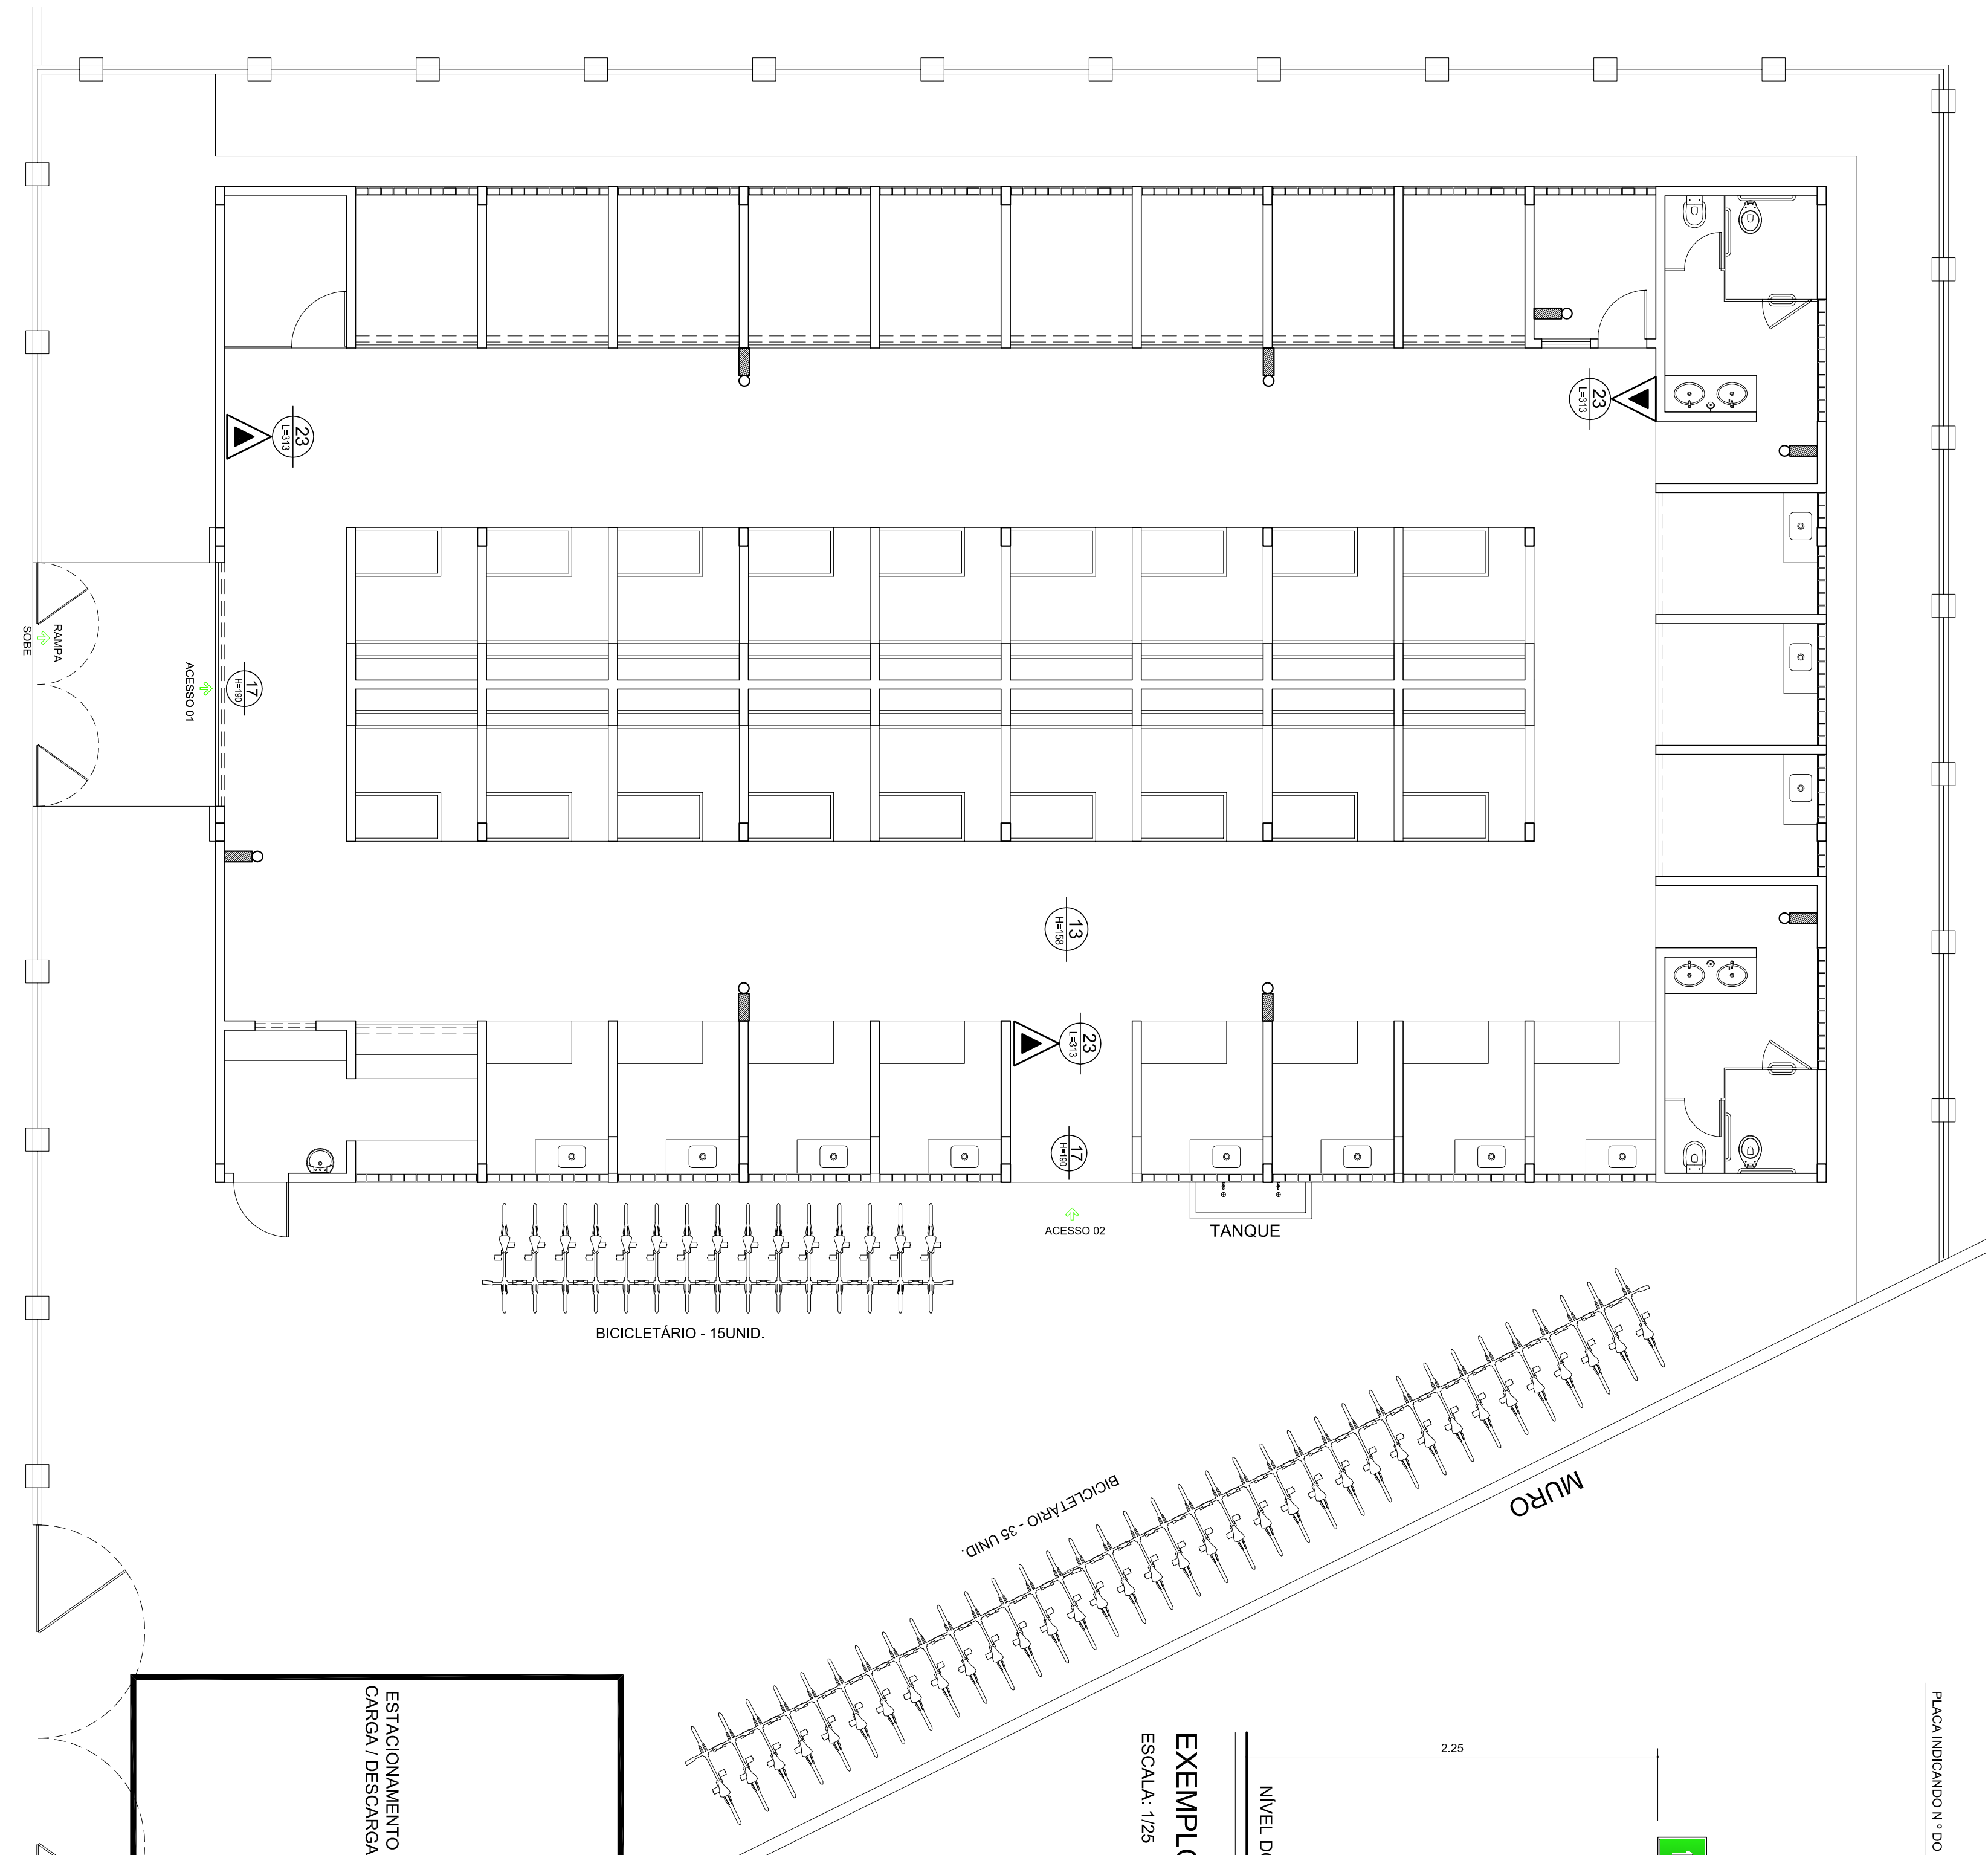

PLANTA BAIXA DAS INSTALAÇÕES DE PREVENÇÃO E COMBATE A INCÊNDIOS
ESCALA: 1/75

PREFEITURA MUNICIPAL DE ANANINDEUA SECRETARIA DE SANEAMENTO E INFRA-ESTRUTURA	
CONSTRUÇÃO DO MERCADO E REQUALIZAÇÃO DA BRANCA ÁGUAS UNIDAS PROJETO DE PREVENÇÃO E COMBATE A INCÊNDIOS	
DATA: MAIO/2016	CONTEÚDO:
ESQ.: INDICAÇÃO	PLANTA BAIXA DO MERCADO, QUADRO DE PLACAS E DETALHES
RESP. TÉCNICO:	AROT* MONICA AMARAL FREIDADE – CAD Nº 425606-4
01	