




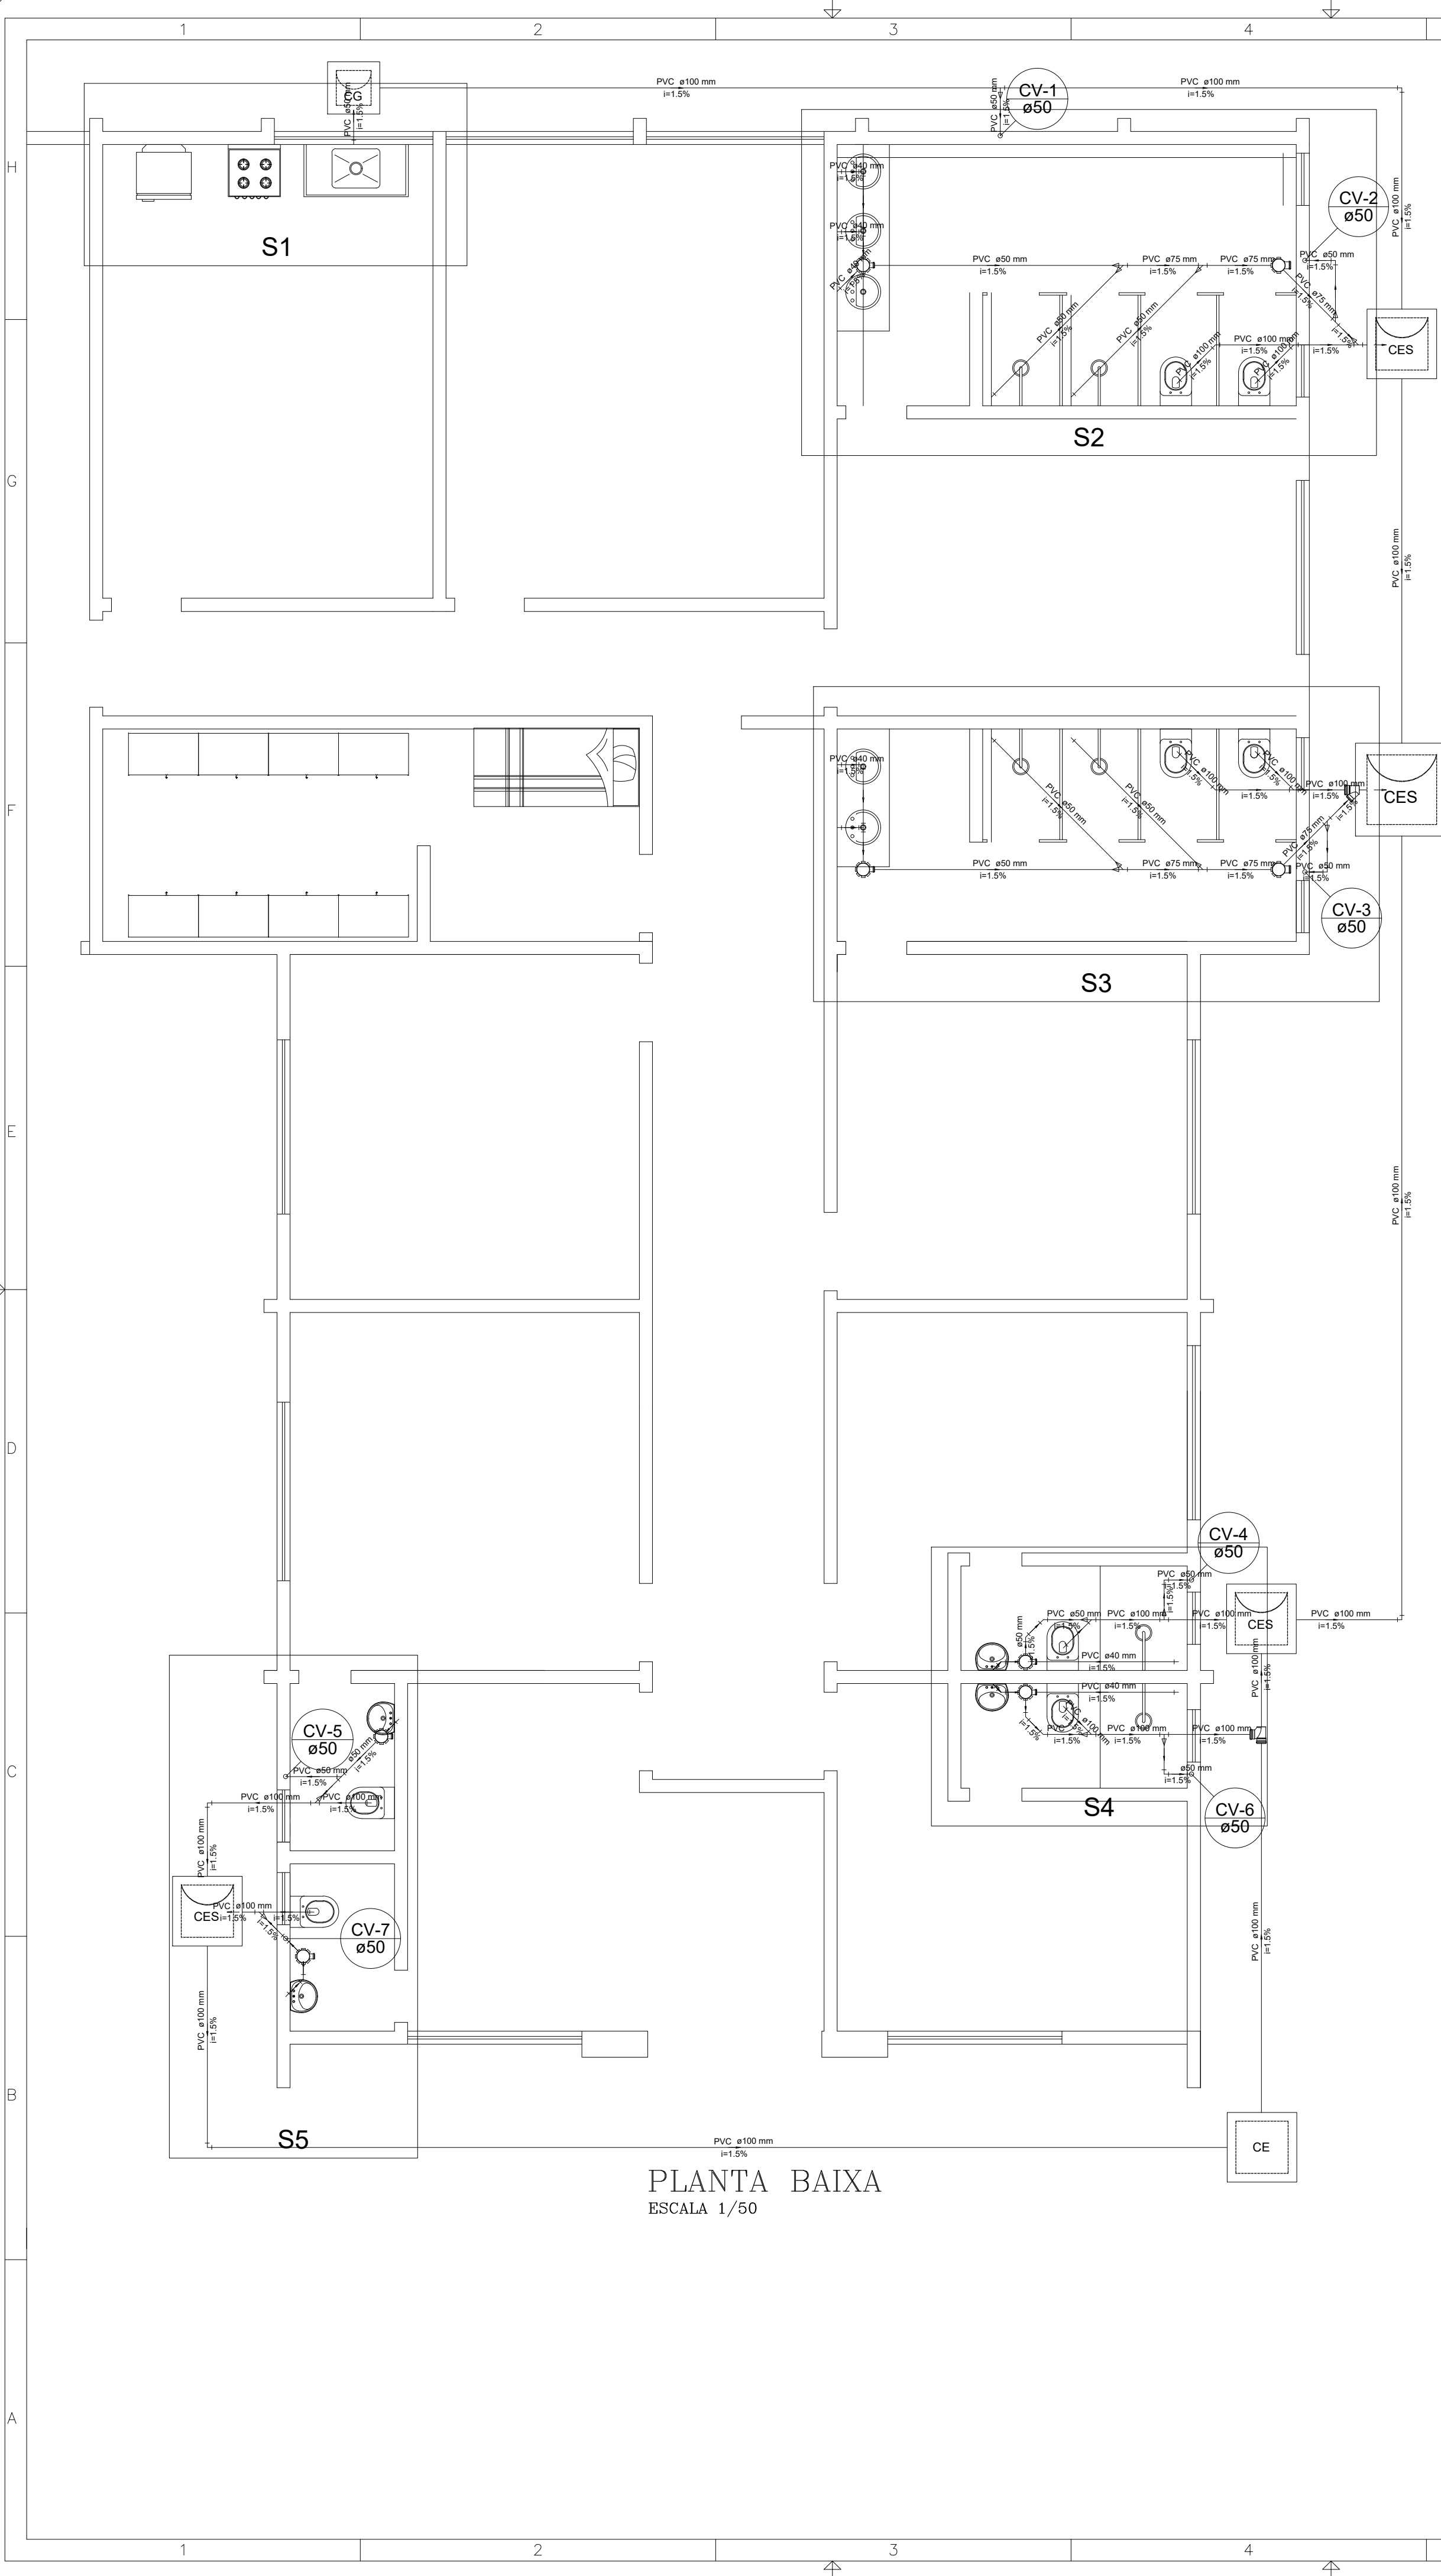


PLANTA BAIXA
ESCALA 1/50

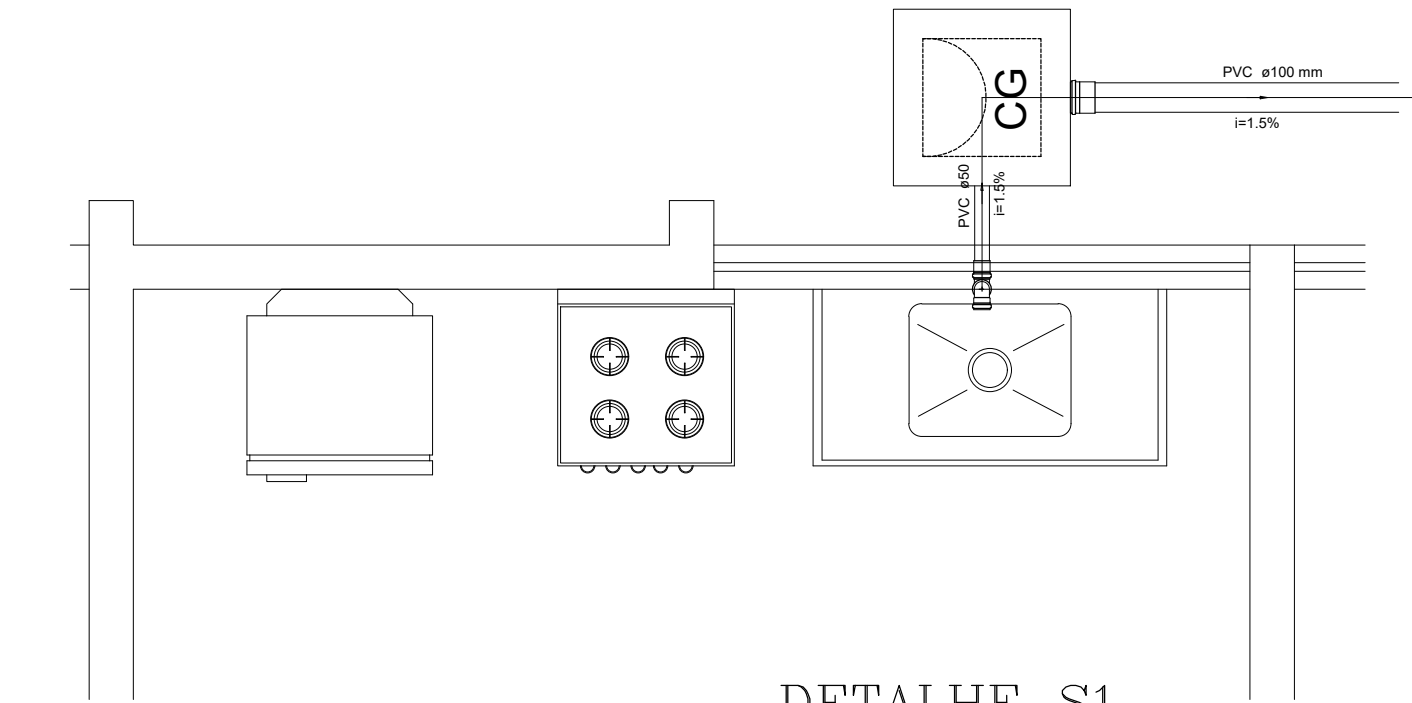

DETALHE S1
ESCALA 1/25

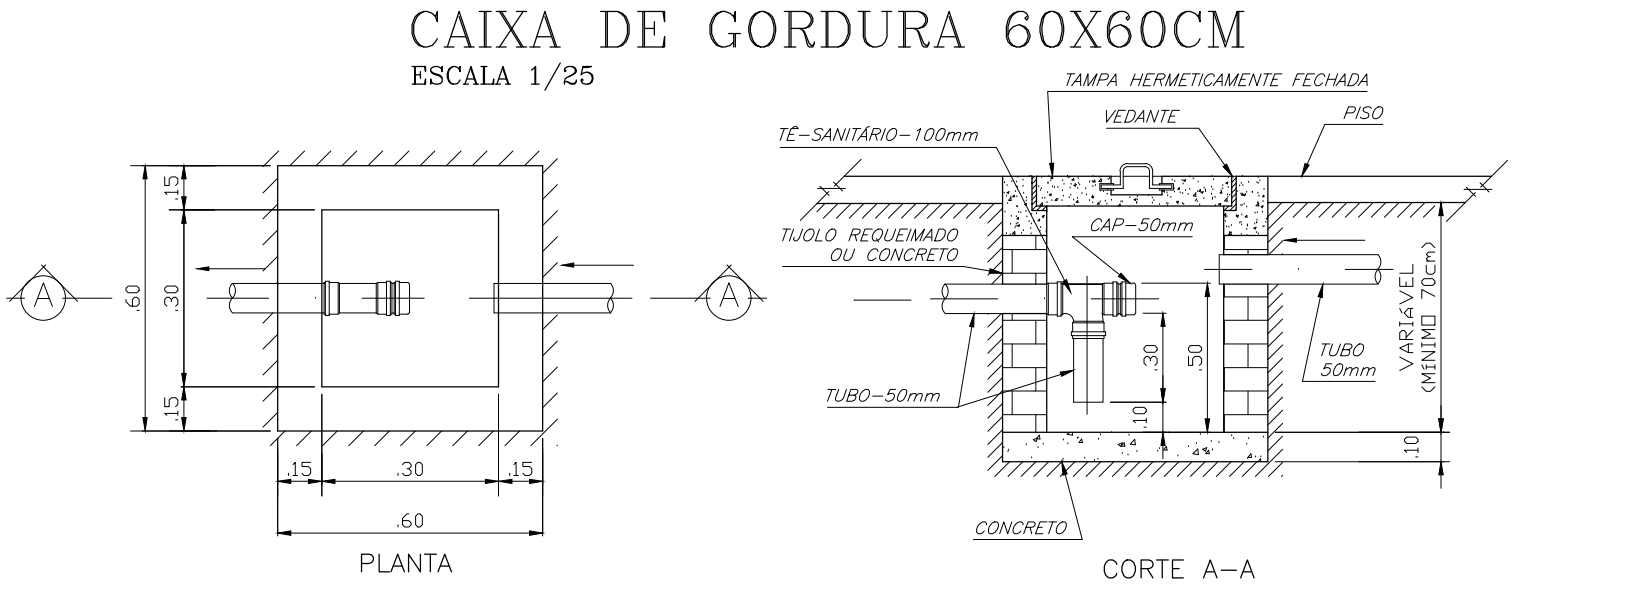

CAIXA DE INSPEÇÃO 60X60CM
ESCALA 1/25

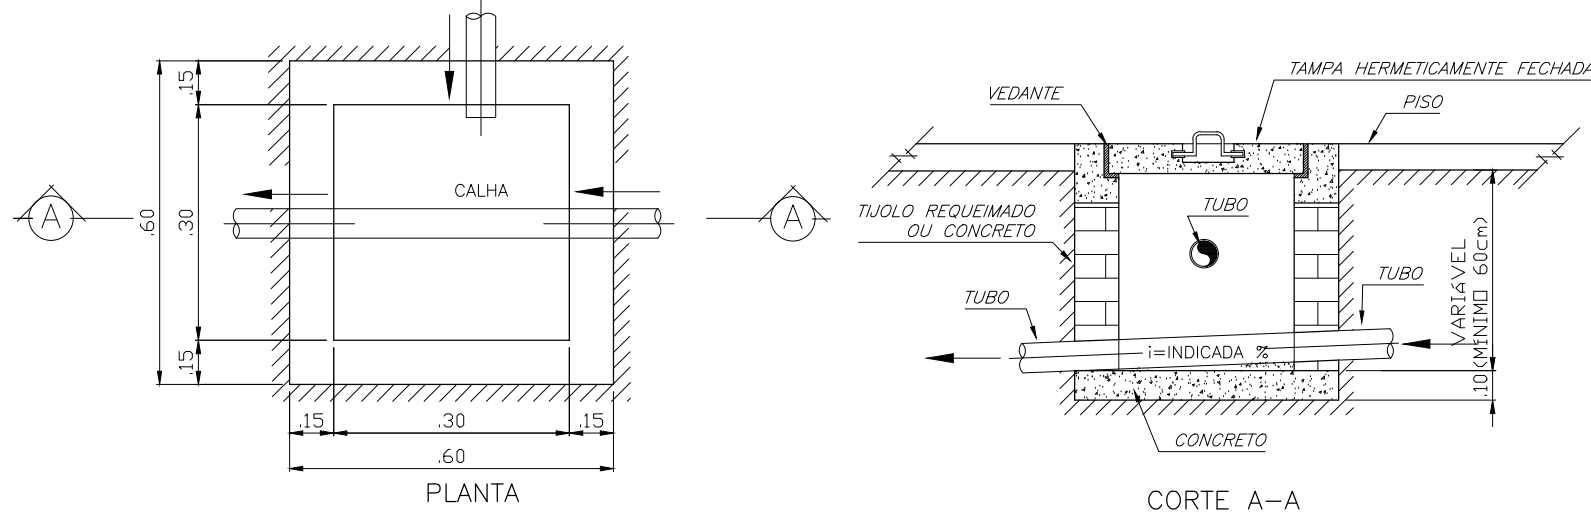

Lista de Materiais - TÉRREO		
Caixas de Passagem		
Caixa de gordura		
CG 60x60 cm	1	pç
Caixa de inspeção de esgoto sifonada		
CES- 60x60 cm	3	pç
CES- 80x80cm	1	pç
Caixa de inspeção esgoto simples		
CE- 60x60 cm	1	pç
PVC Acessórios		
Caixa sifonada		
150x150x50	6	pç
150x185x75	2	pç
Ralo sifonado alt. reg. saída 40		
100 mm - 40 mm	6	pç
Sifão de copo p/ pia e lavatório		
1" - 1.1/2"	9	pç
1" - 2"	1	pç
Válvula p/ lavatório e tanque		
1"	9	pç
Válvula p/ pia		
1"	1	pç
PVC Esgoto		
Curva 45 longa		
100 mm	2	pç
50 mm	4	pç
Curva 45 longa Amanco		
40 mm	3	pç
Curva 90 curta		
100 mm	12	pç
40 mm	17	pç
Joelho 90		
50 mm	3	pç
Joelho 90 c/anel p/ esgoto secundário		
40 mm - 1.1/2"	9	pç
Junção simples		
100 mm - 50 mm	2	pç
100 mm - 75 mm	2	pç
100 mm- 100 mm	4	pç
75 mm - 50 mm	4	pç
Redução excêntrica		
100 mm - 50 mm	2	pç
75 mm - 50 mm	2	pç
Tubo PVC ponta-bolsa c/ virola		
100 mm - 4"	74.25	m
50 mm - 2"	15.78	m
Tubo rígido c/ ponta e bolsa soldável		
40 mm	7.21	m
Tubo rígido c/ ponta lisa		
40 mm	5.40	m
50 mm - 2"	1.34	m
75 mm - 3"	4.93	m
Tê 90		
40 mm	2	pç
Tê sanitário		
100 mm - 100 mm	1	pç
50 mm - 50 mm	1	pç
PVC Esgoto		
Curva 90 curta		
50 mm	9	pç
Curva 90 longa		
50 mm	1	pç
Joelho 90		
50 mm	5	pç
Terminal de ventilação		
50 mm	1	pç
Tubo PVC ponta-bolsa c/ virola		
50 mm - 2"	3.27	m
Tê sanitário		
100 mm - 50 mm	3	pç
75 mm - 50 mm	2	pç
PVC Esgoto		
Terminal de ventilação		
50 mm	7	pç
Tubo PVC ponta-bolsa c/ virola		
50 mm - 2"	20.41	m

Legenda - TÉRREO	
	Caixa Sifonada
	Caixas Inspeção Esgoto Sifonada
	Caixas Inspeção Esgoto Simples
	Caixas de Gordura
	Chuveiro Coletivo
	Chuveiro Residencial
	Curva 45 Longa para Esgoto Sanitário
	Curva 45 longa Amanco
	Curva 90 curta
	Curva 90 curta- coluna bolsa
	Curva 90 longa- coluna
	Junção simples
	Junção simples c/ redução
	Lavatório de Uso Geral
	Pia de Cozinha Residencial com Sifão 50mm
	Ramais de Ventilação
	Te 90
	Te sanitário
	Terminal de ventilação- coluna
	Vaso Sanitário c/ curva 90°
Legenda - COBERTURA	
	Terminal de ventilação
	Terminal de ventilação- coluna

CARIMBOS

PROJETO SANITÁRIO			
	ASS.		
	AUTOR DO PROJETO	Monique Paula T. Fagundes - CREA:1015027563	
	RESPONSÁVEL TÉCNICO	Monique Paula T. Fagundes - CREA:1015027563	
	ENDEREÇO DA OBRA	AV. 22 LOTES 03, 04, 07, 08, 10, BAIRRO MARINGÁ, RIO MARIA - PA.	
DESTACAMENTO DA POLÍCIA MILITAR		IDENTIFICAÇÃO DO ARQUIVO C:\Documents\Projetos\P\DESTACAMENTO	
ASS.	DESENHO	NÚMERO DE FOLHAS	
	L.N.		01/02
PROPRIETÁRIO PREFEITURA MUNICIPAL DE RIO MARIA CNPJ: 04.144.176/0001-78	ESCALA	REVISÃO	DATA
ÁREA VER ARQUITETURA.	INDICADA	01	MARÇO/2018
		PLANTA BAIXA; LEGENDA; LISTA DE MATERIAIS; DETALHE S1; DETALHE DA CAIXA DE INSPEÇÃO; DETALHE DA CAIXA DE GORDURA.	