




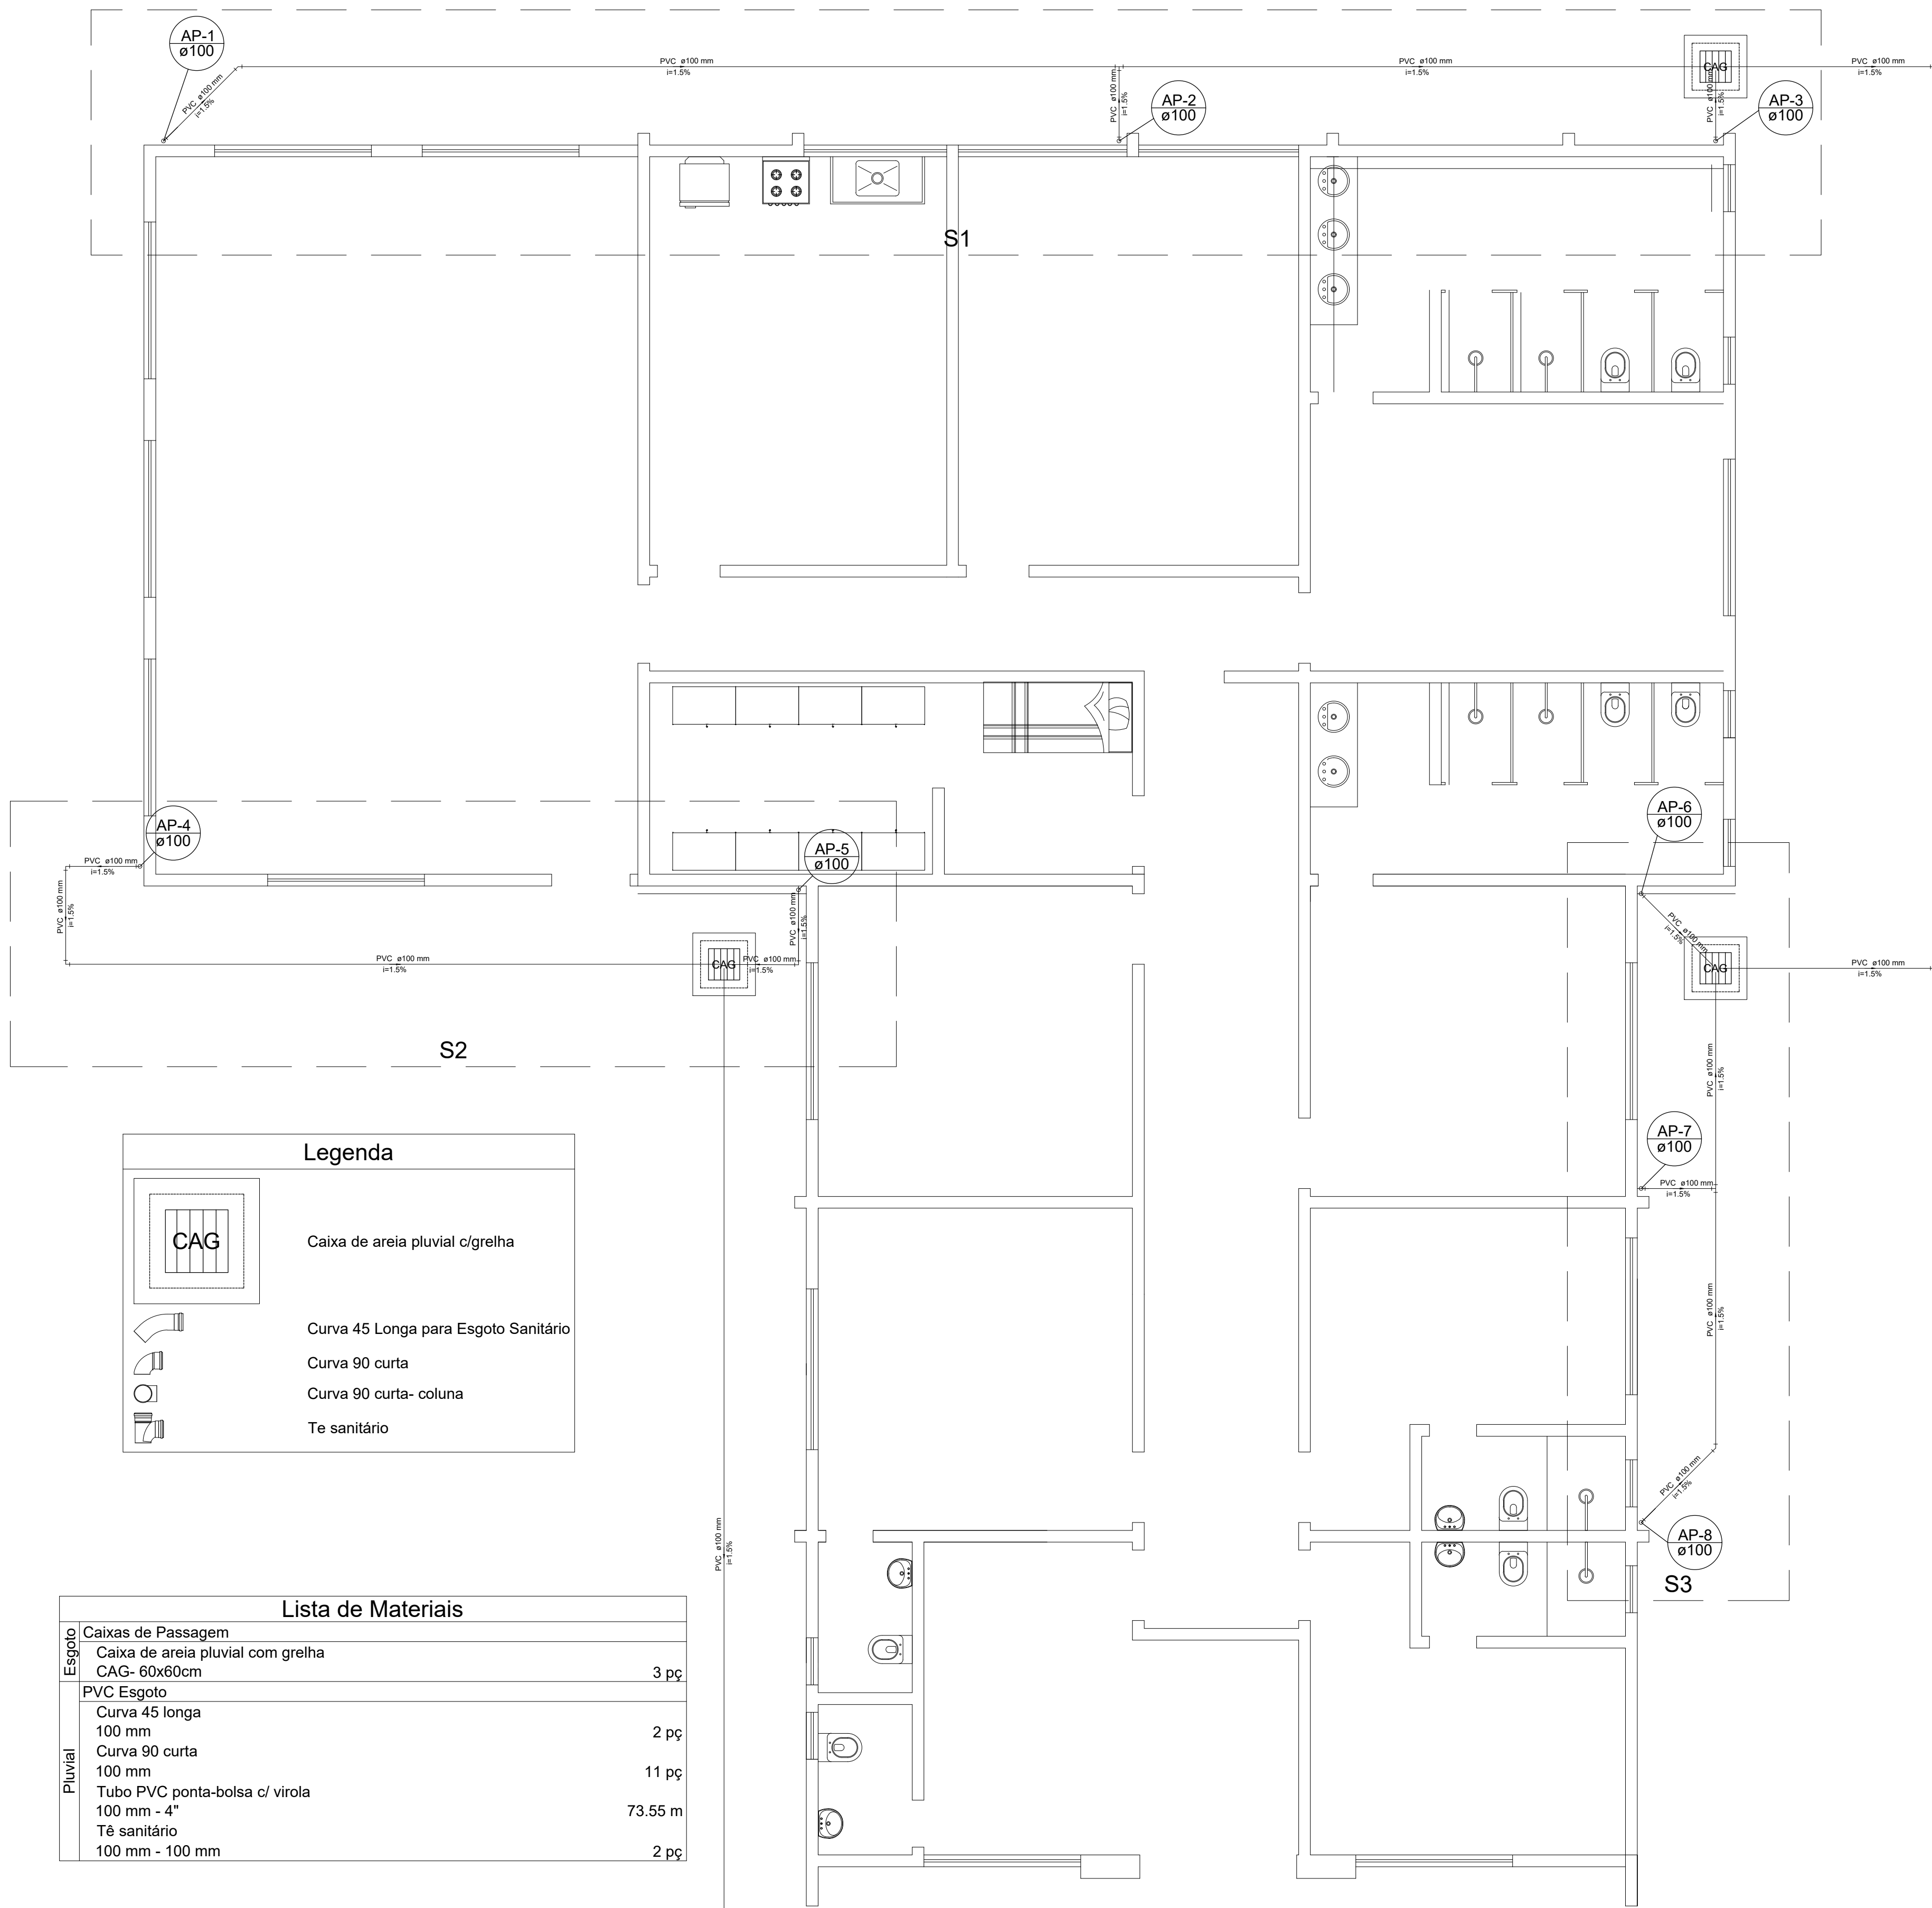


PLANTA BAIXA
ESCALA 1/50

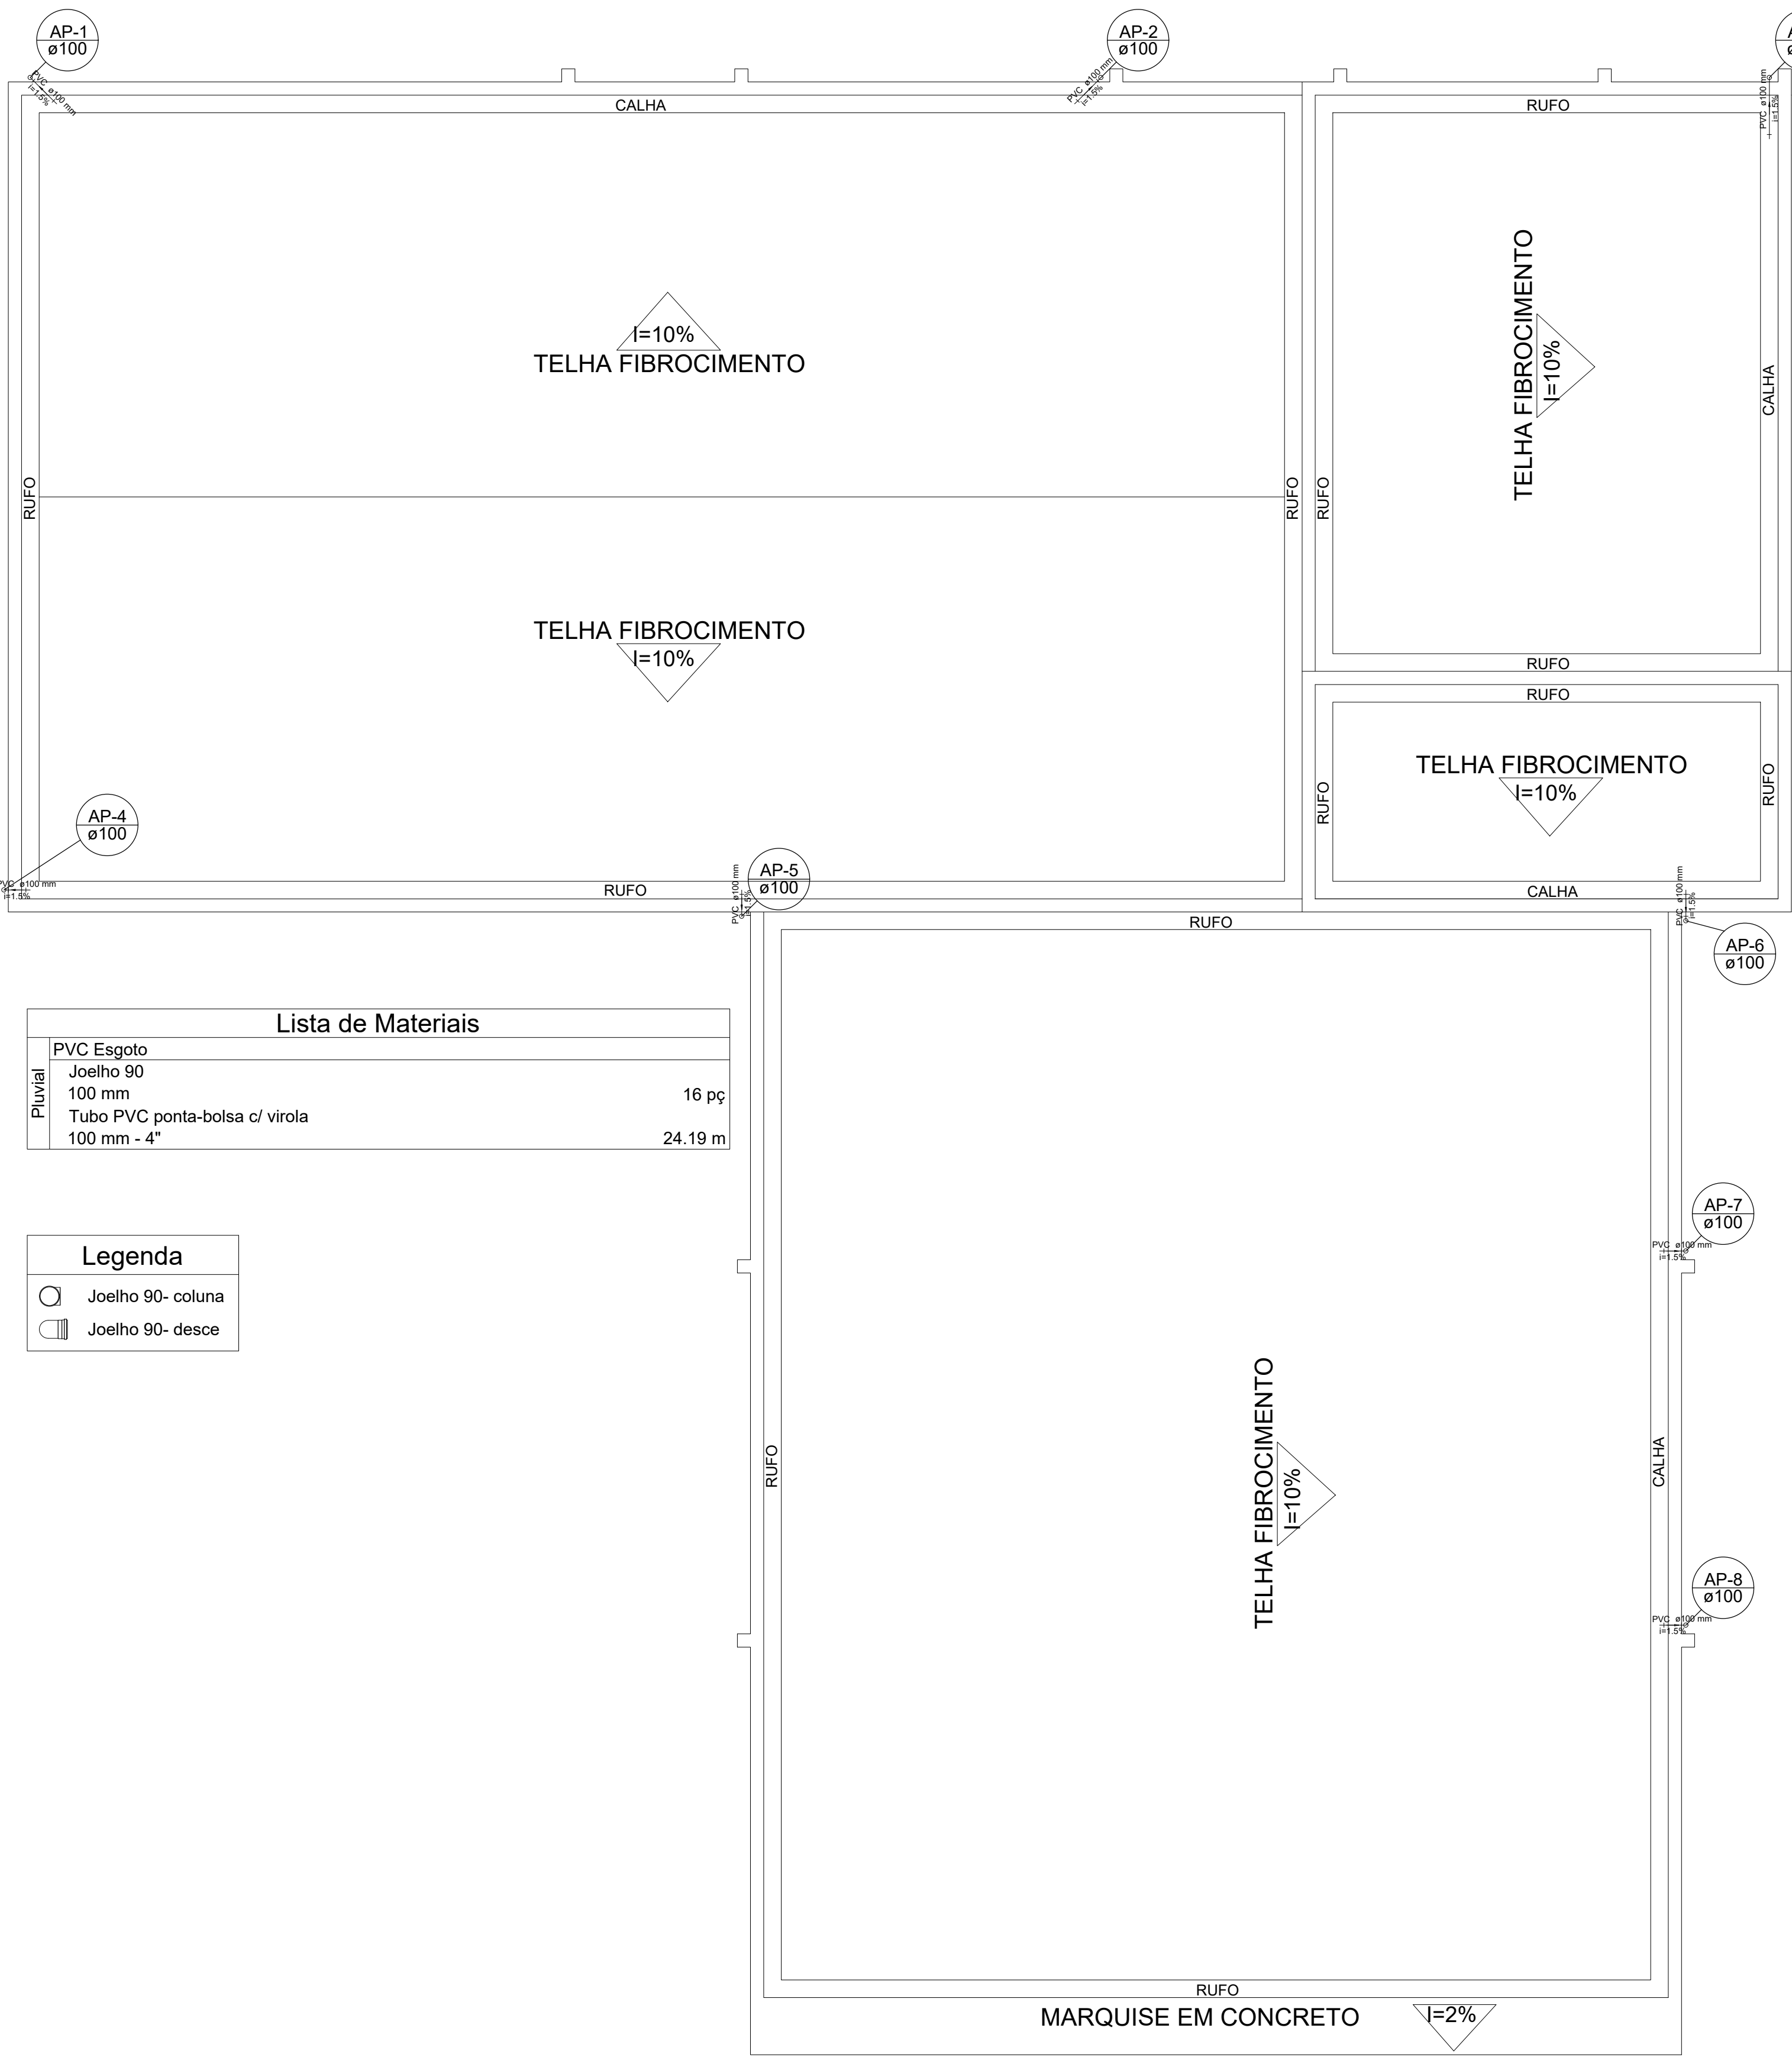

COBERTURA
ESCALA 1/50

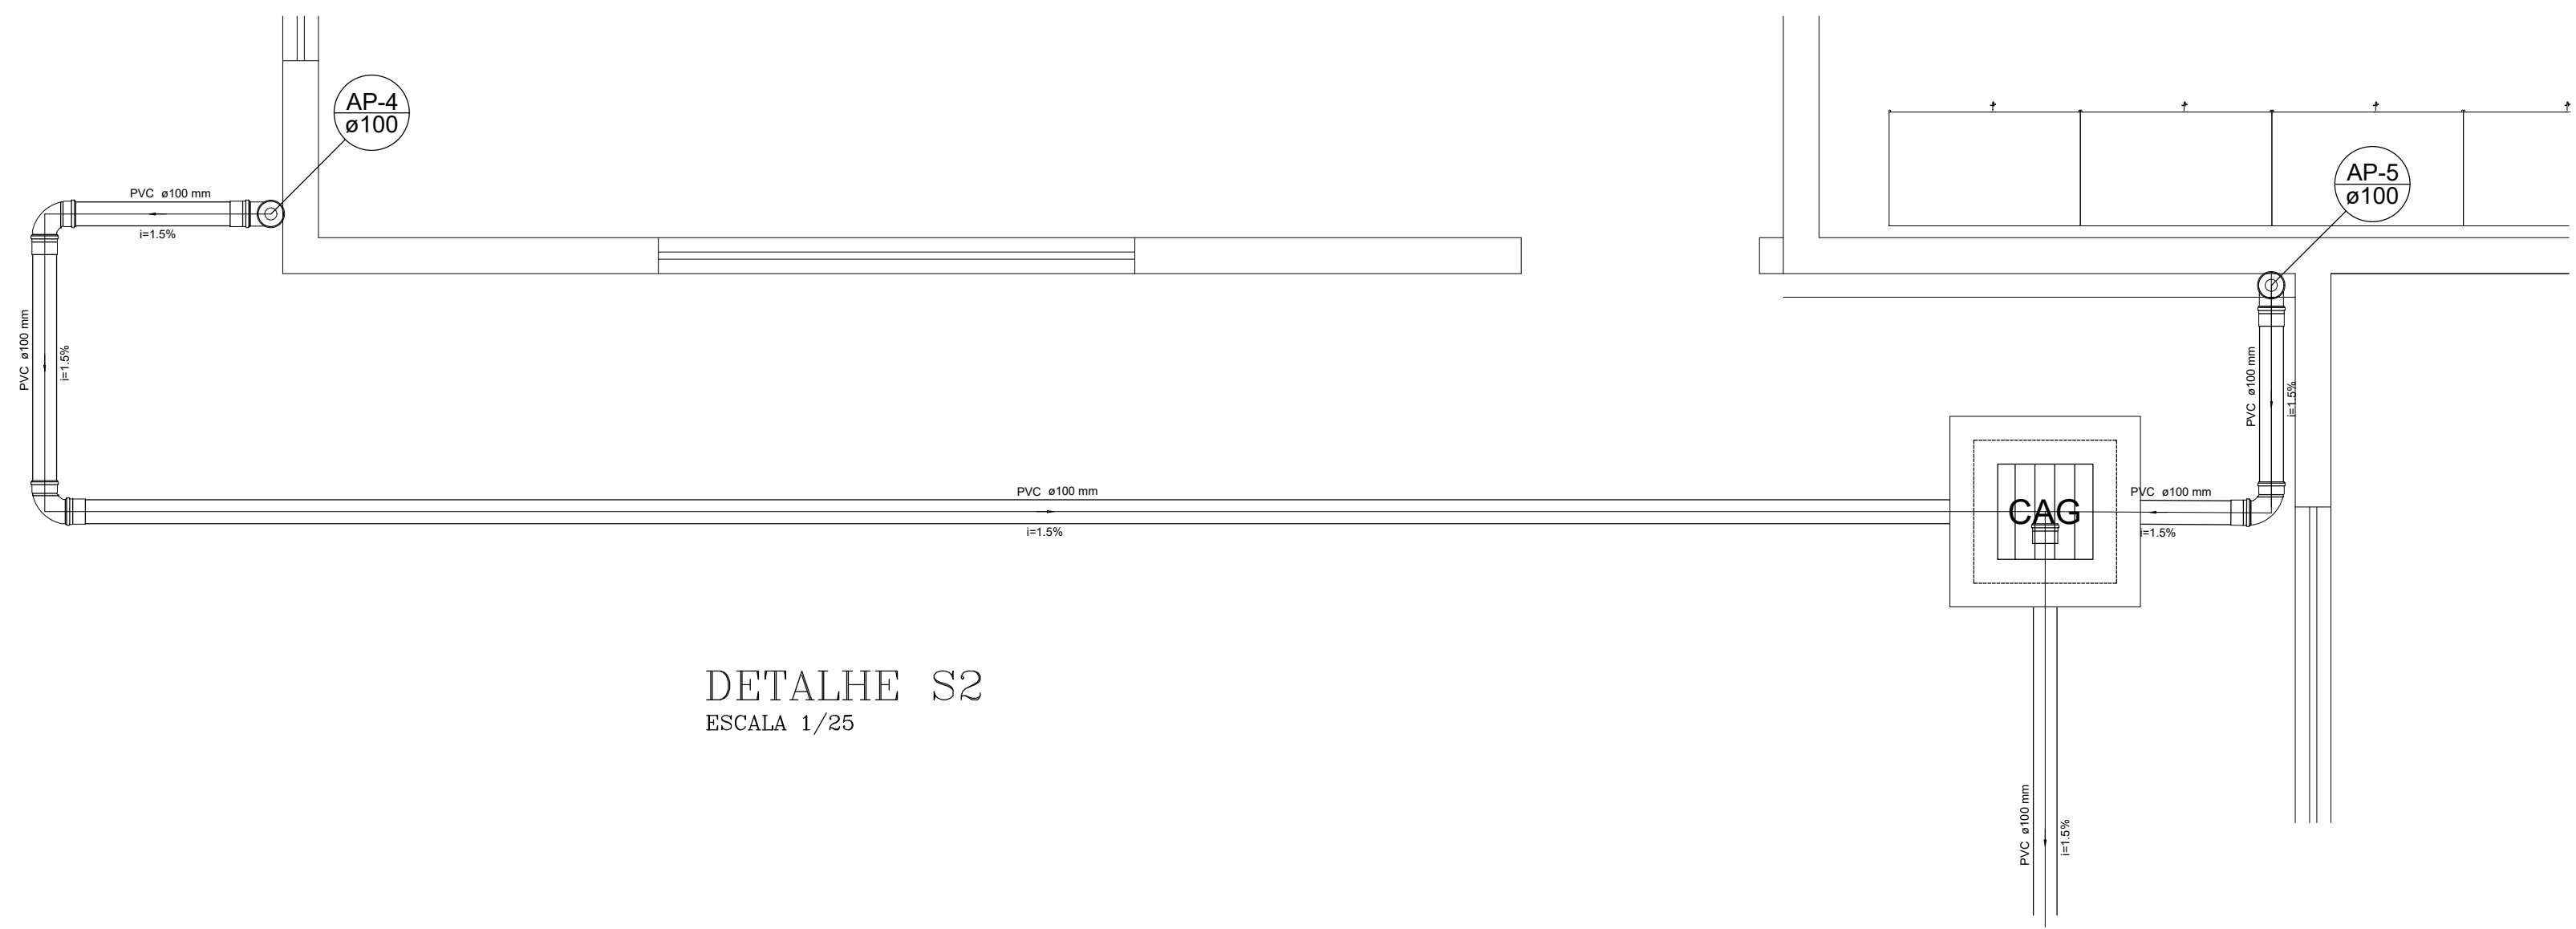

DETALHE S2
ESCALA 1/25

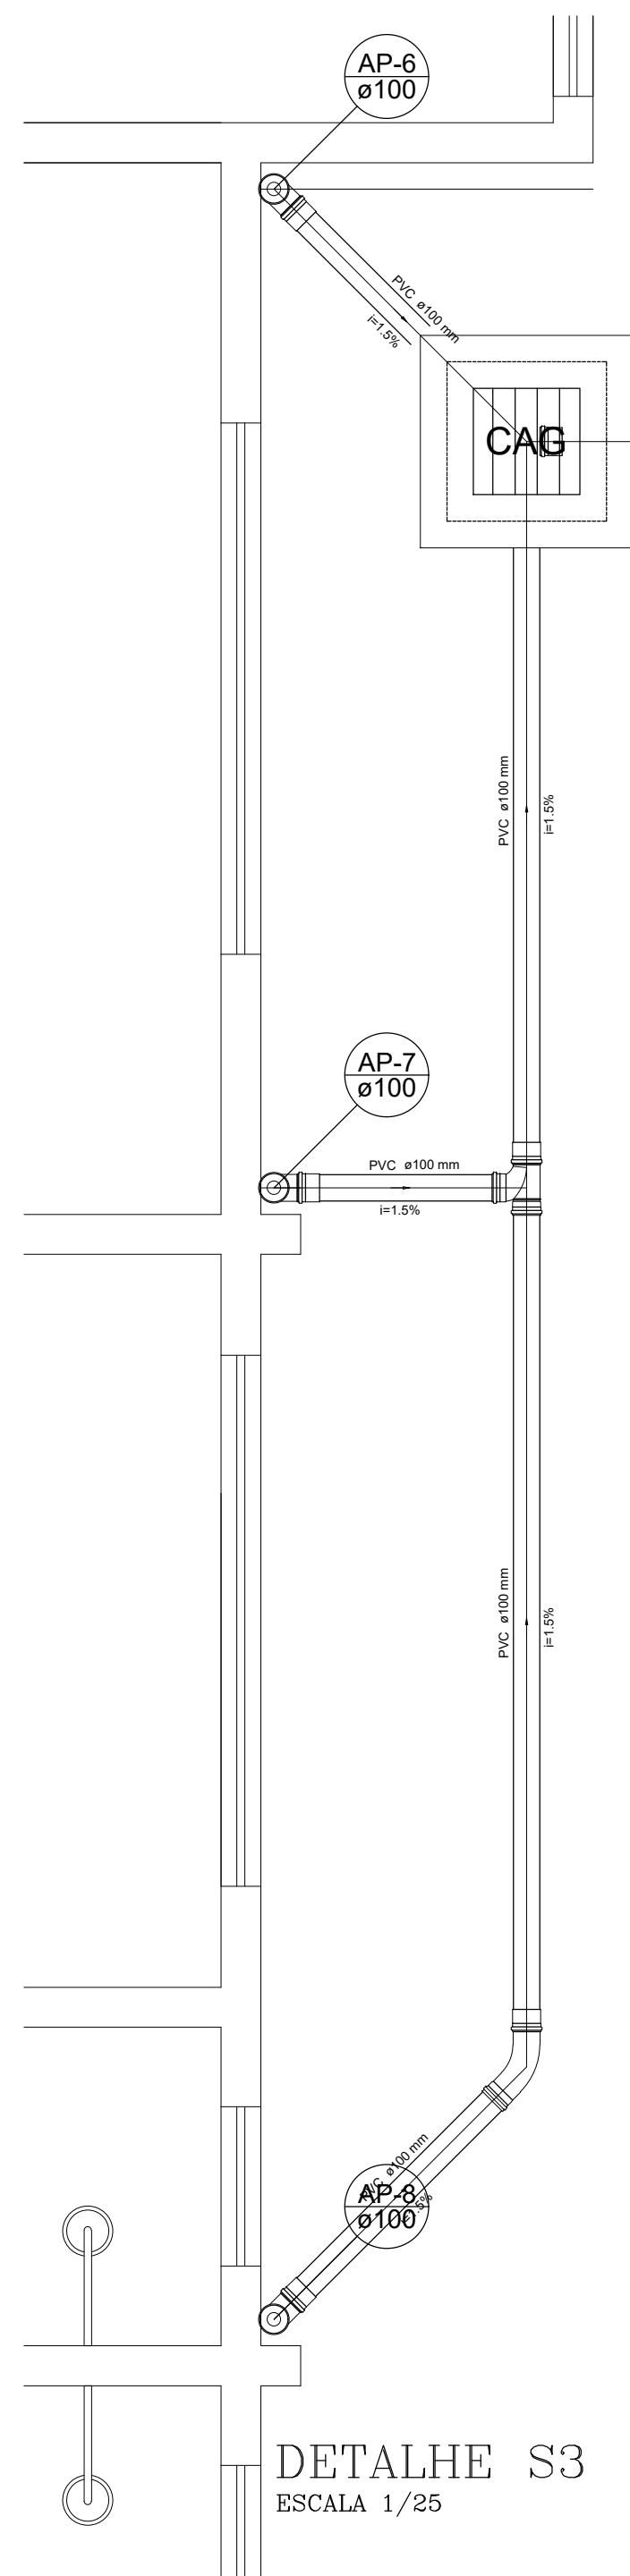

DETALHE S3
ESCALA 1/25

Lista de Materiais		
Esgoto	Caixas de Passagem	
	Caixa de areia pluvial com grelha CAG- 60x60cm	3 pc.
PVC Esgoto	Curva 45 longa 100 mm	2 pc.
	Curva 90 curta 100 mm	11 pc.
Pluvial	Tubo PVC ponta-bolsa c/ virola 100 mm - 4"	73.55 m
	Te sanitário 100 mm - 100 mm	2 pc.

Lista de Materiais		
PVC Esgoto	Joelho 90 100 mm	16 pc.
	Tubo PVC ponta-bolsa c/ virola 100 mm - 4"	24.19 m

Legenda	
	Joelho 90- coluna
	Joelho 90- desce

Legenda	
	Caixa de areia pluvial c/grelha
	Curva 45 Longa para Esgoto Sanitário
	Curva 90 curta
	Curva 90 curta- coluna
	Te sanitário

INSTALAÇÕES ESGOTO/ÁGUAS PLUVIAIS



		RIS	
AUTOR DO PROJETO		Monique Paula T. Fagundes - CREA-101502756.3	
RIS		RIS	
RESPONSÁVEL TÉCNICO		Monique Paula T. Fagundes - CREA-101502756.3	
ENDEREÇO DA OBRA		AV. 22 LOTES 03, 04, 07, 08, 10, BAIRRO MARINGÁ, RIO MARIA - PA.	
DESTINAÇÃO DO PROJETO		C:\Documents\Projetos\1\DETACAMENTO	
PROPOSTO	L.N.		01/01
	PREFEITURA MUNICIPAL DE RIO MARIA		
INDICADA	D1		MARÇO/2018
	CNECJ-04.144.176/0001-72		
RIS	VER ARQUITETURA.		
	PLANTA BAIXA, DETALHES S1, S2 E S3, LEGENDAS, LISTA DE MATERIAIS.		