




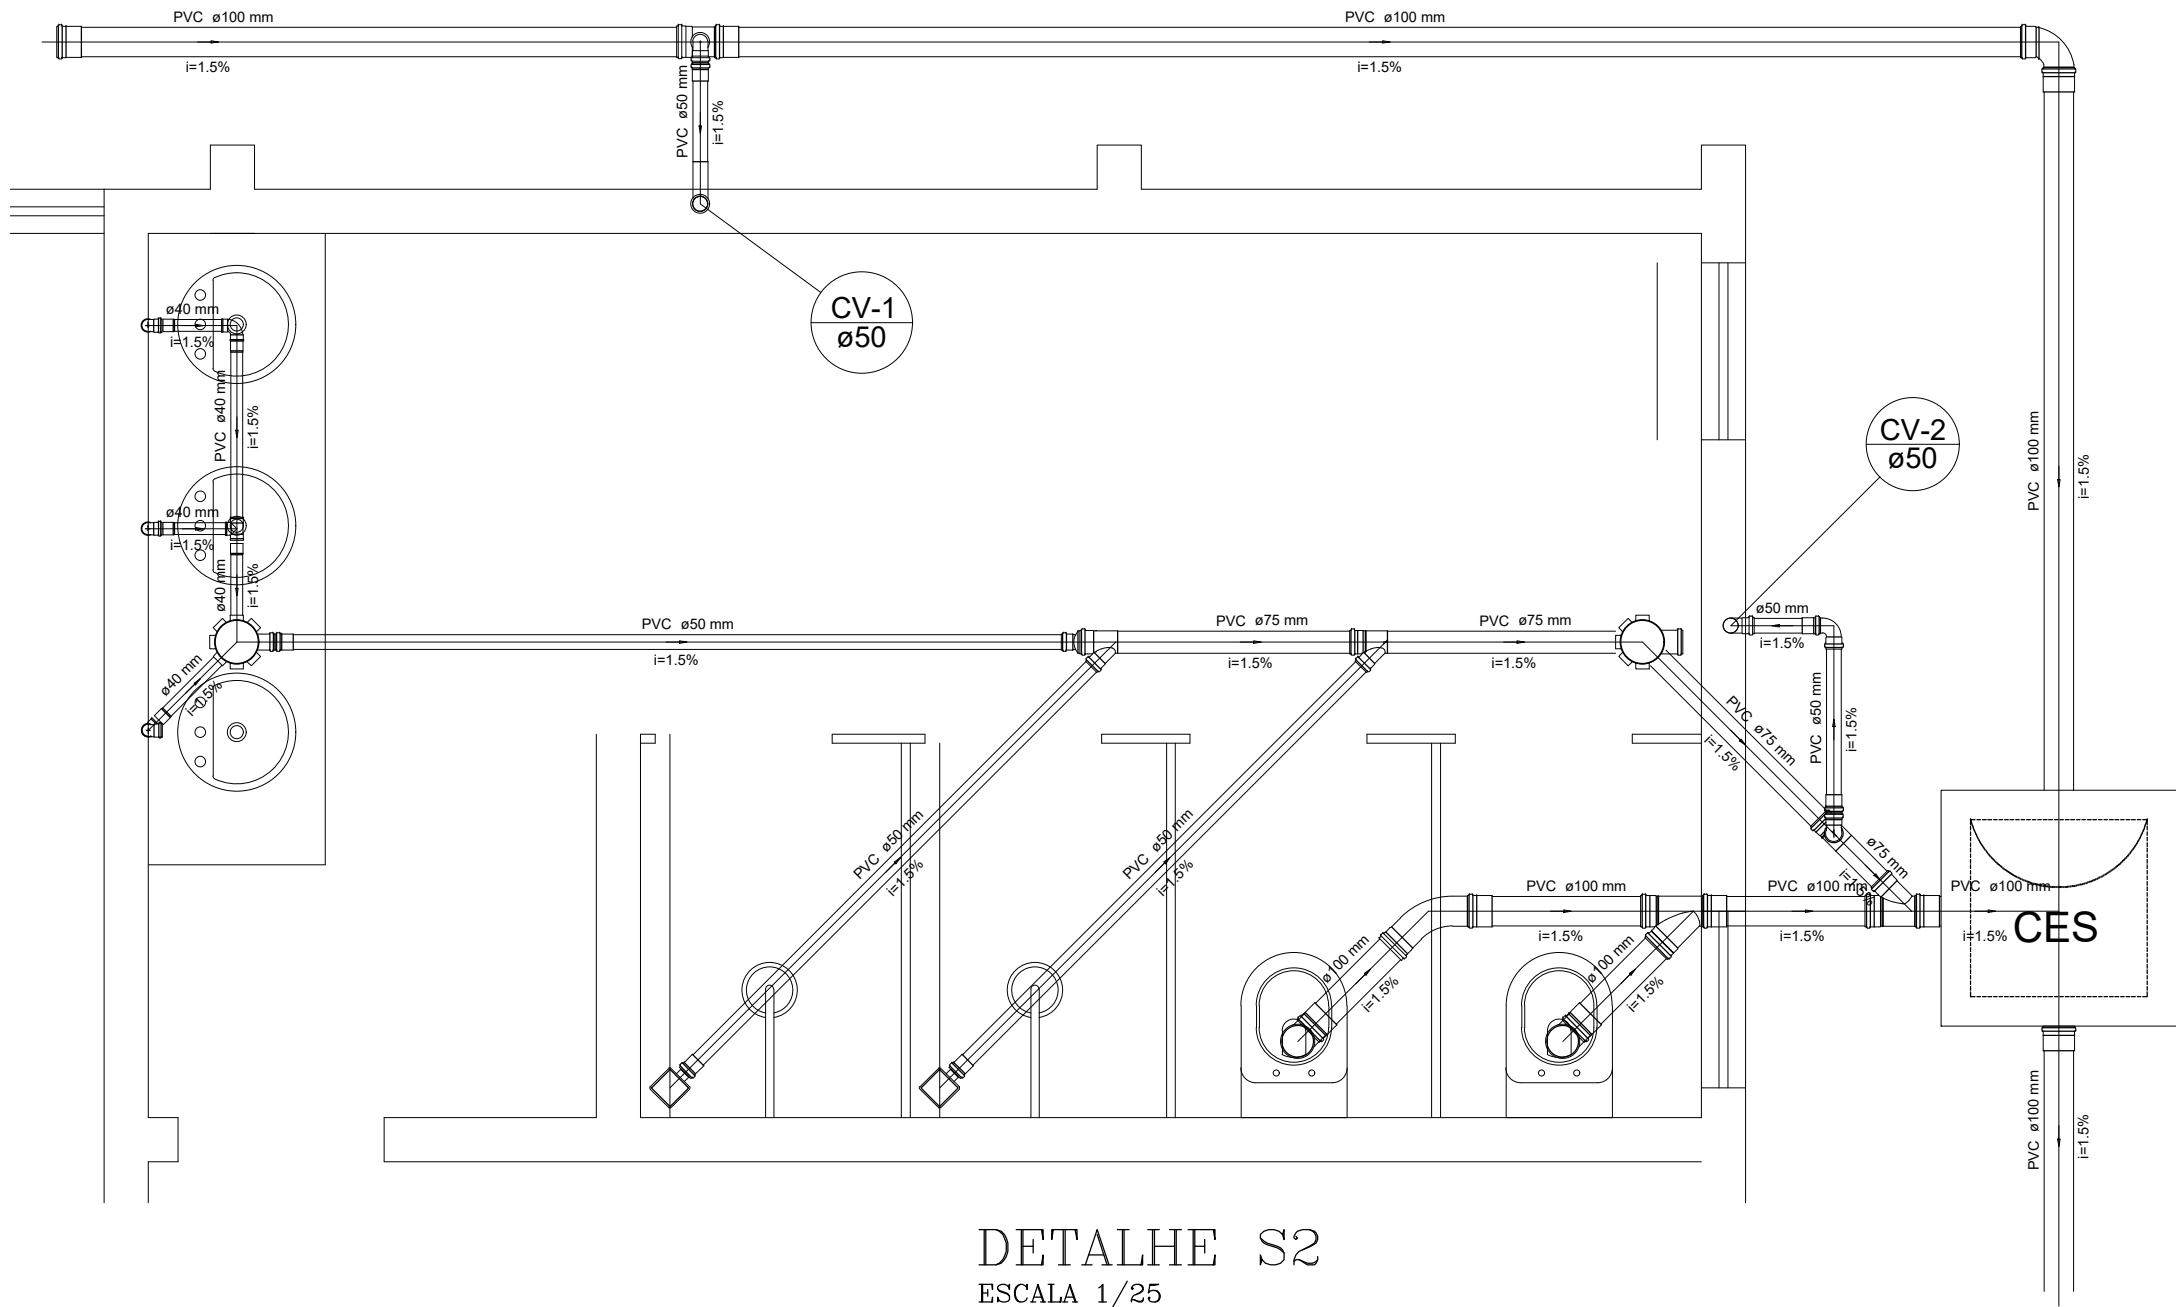


DETALHE S2
ESCALA 1/25

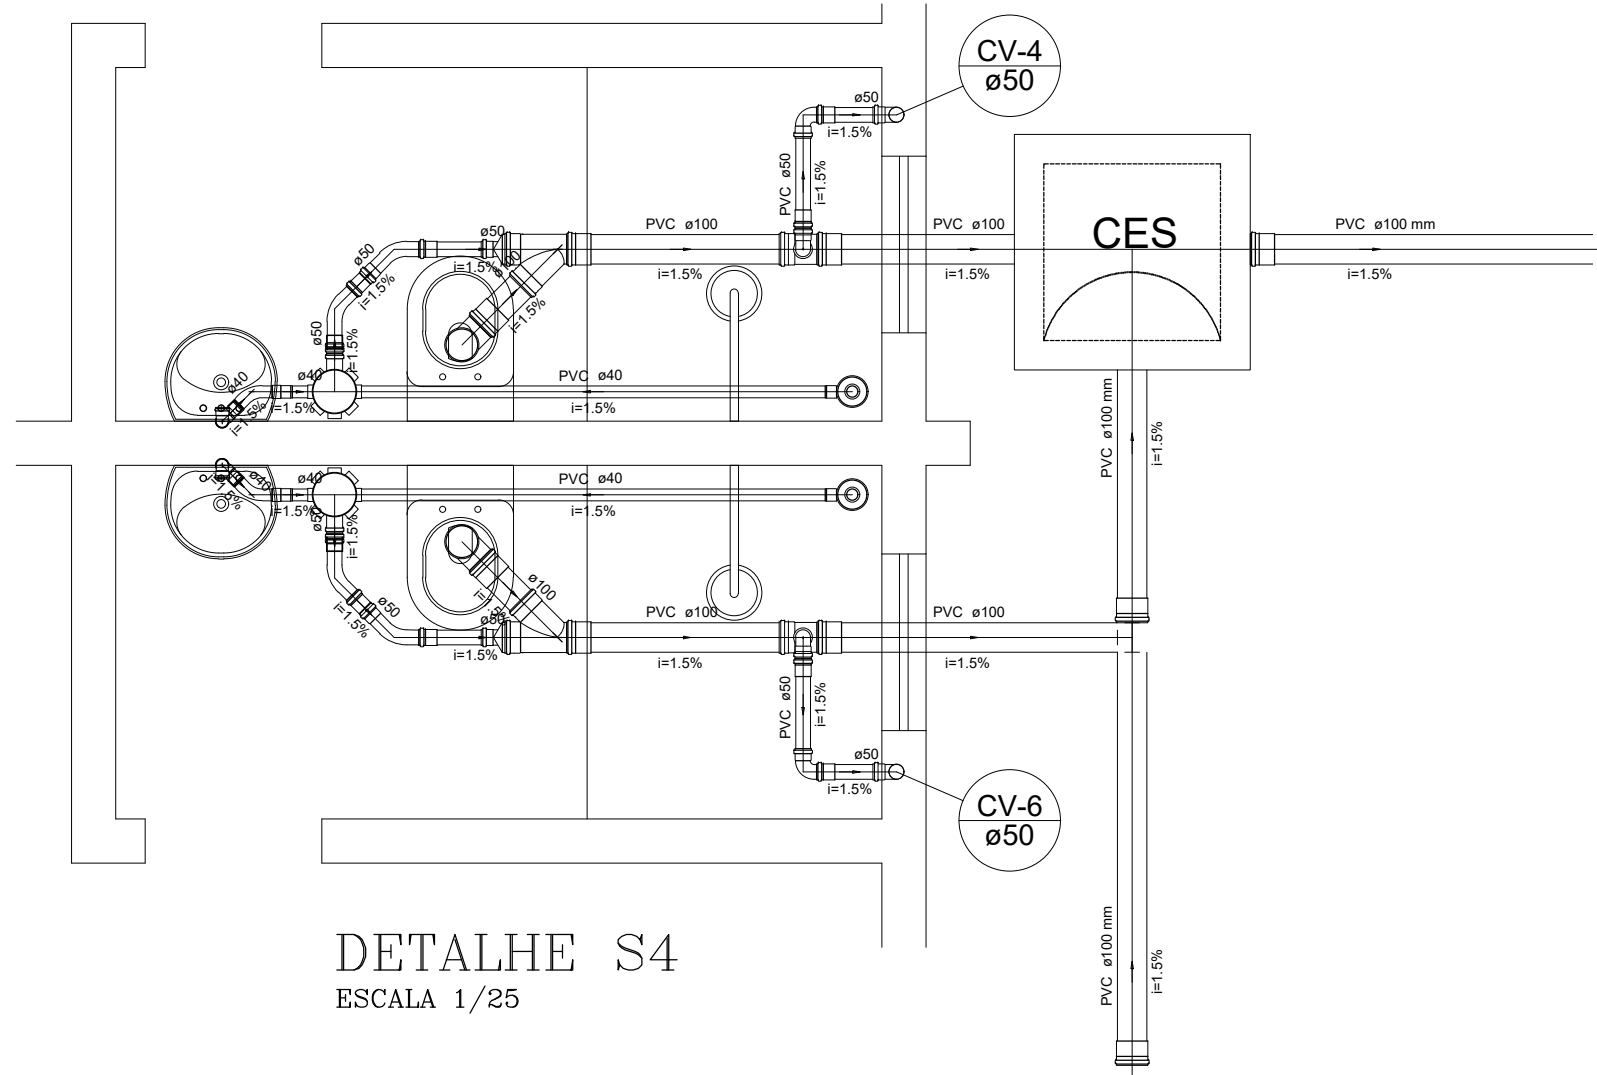

DETALHE S4
ESCALA 1/25

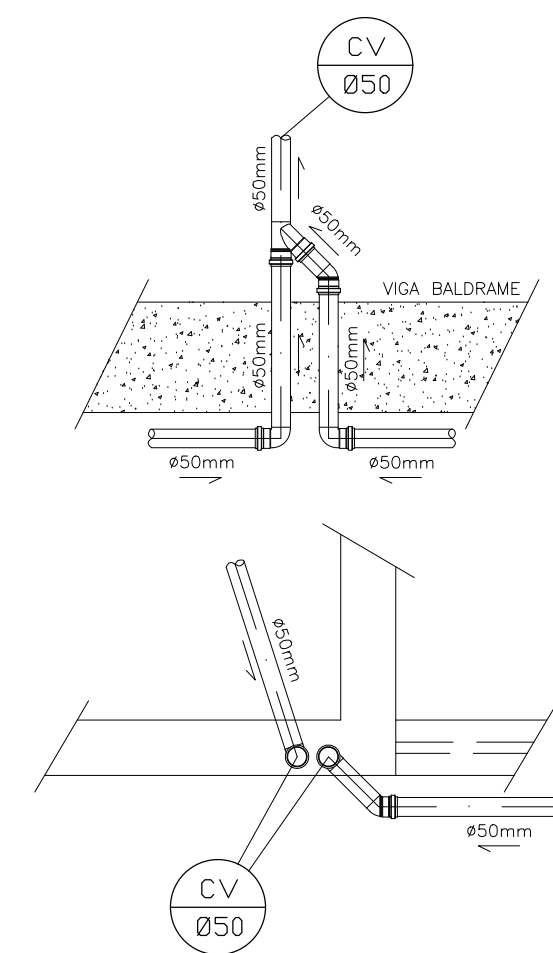


DET. DA COLUNA
DE VENTILAÇÃO DUPLA
ESCALA 1/25

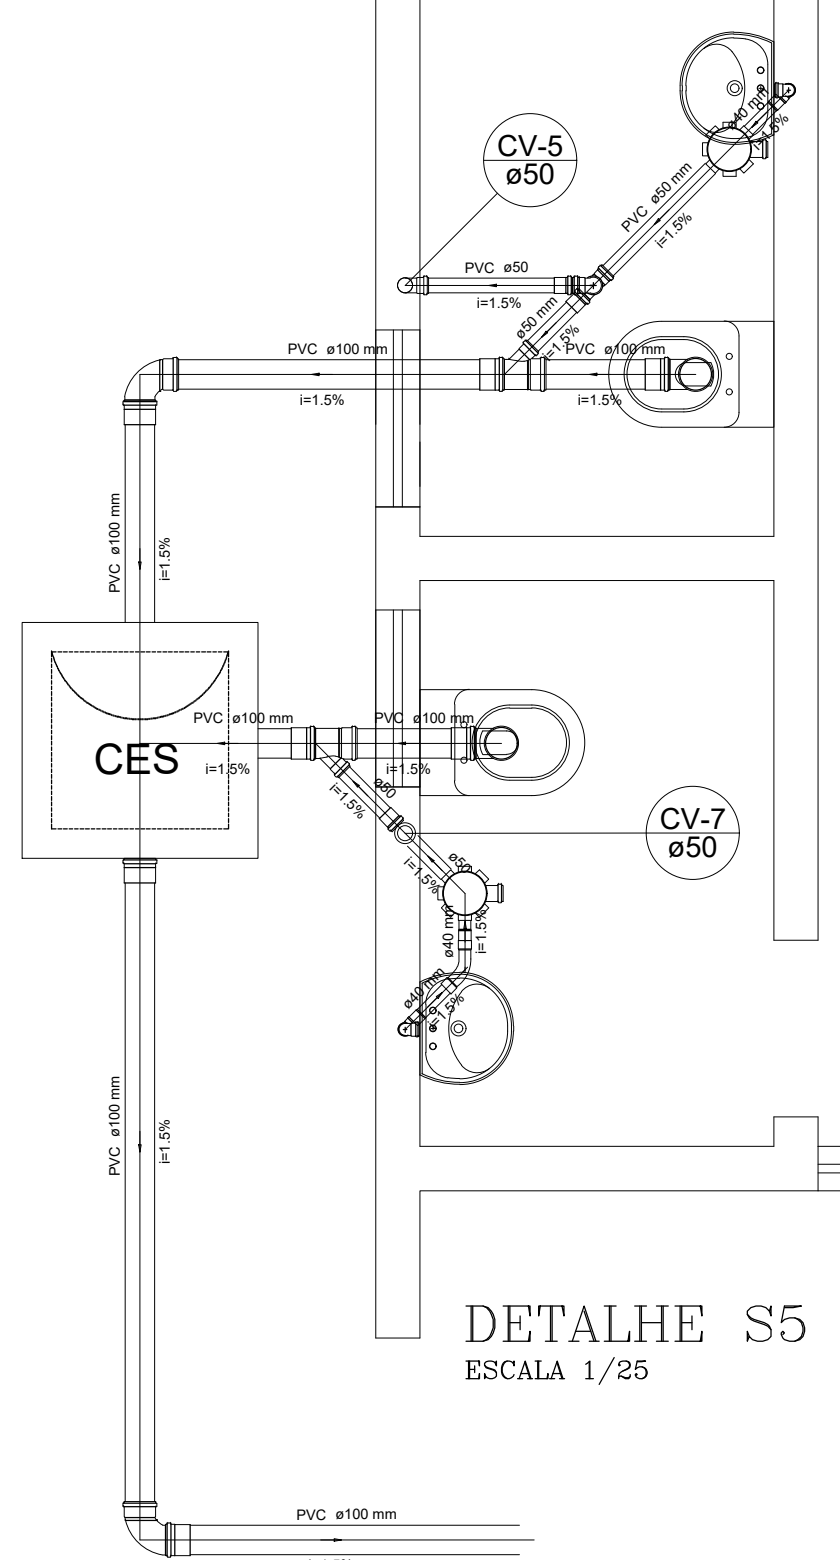


DETALHE S5
ESCALA 1/25

ITEM	ESPECIFICAÇÃO
A	VALVULA PARA LAVATORIO, SEM UNHO
B	JOELHO 90° SOLDÁVEL E COM ROSCA 40mm x 1"
C	SIFÃO 1"
D	CURVA 90° CURTA 40mm

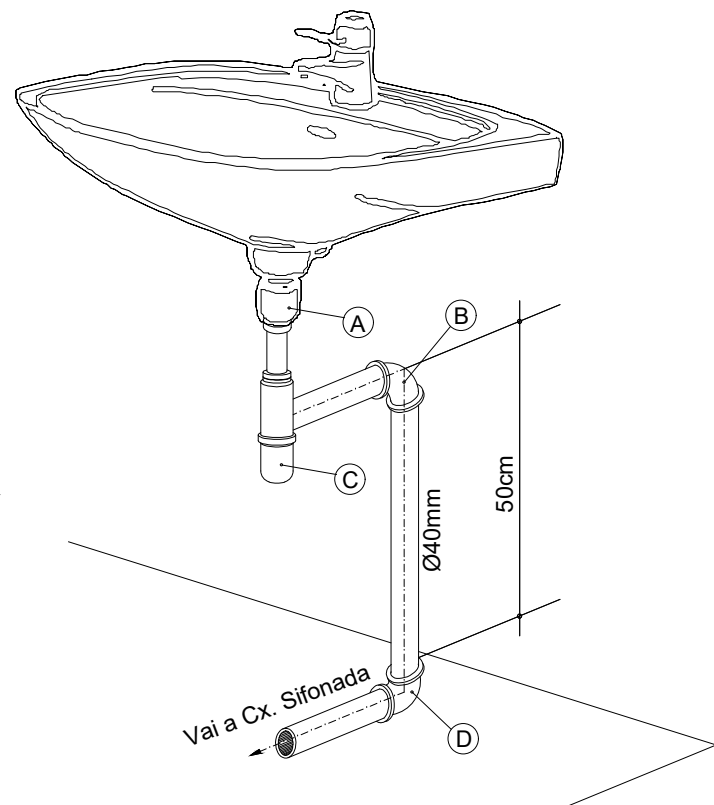


DET. EXECUTIVO DE ESGOTO
RAMAL DO LAVATÓRIO COM SIFÃO
SEM ESCALA

ITEM	ESPECIFICAÇÃO
A	VEDAÇÃO PARA SAÍDA DE VASO SANITÁRIO
B	CURVA 90° CURTA DE 100mm

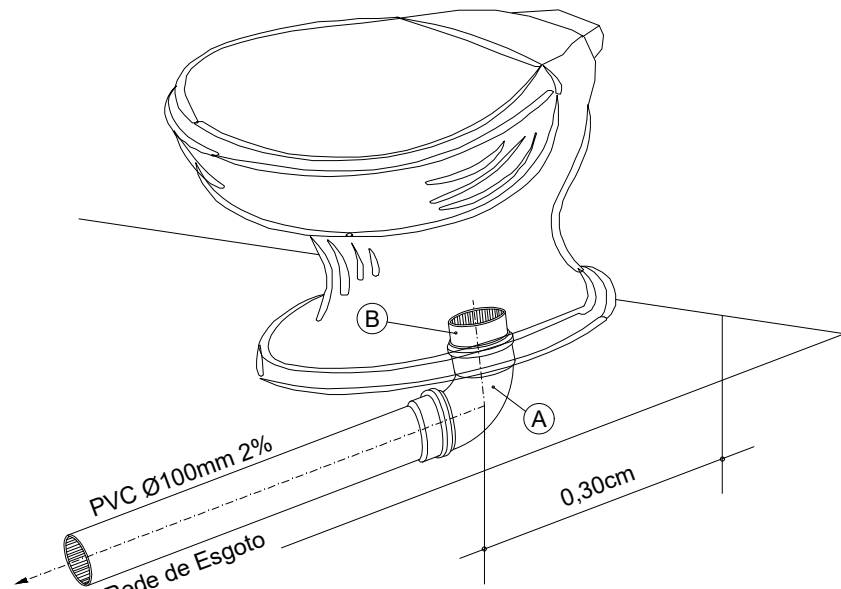


DET. EXECUTIVO DE ESGOTO
RAMAL DO VASO SANITÁRIO
SEM ESCALA

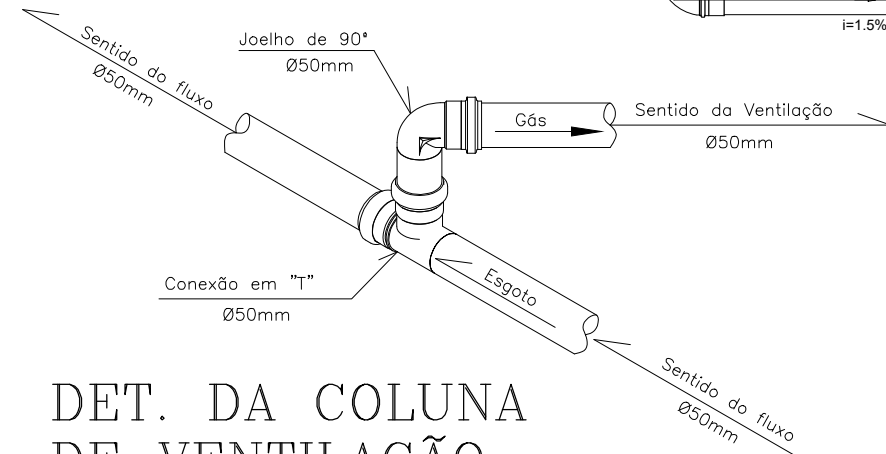


DET. DA COLUNA
DE VENTILAÇÃO
ESCALA 1/25


CARIMBOS

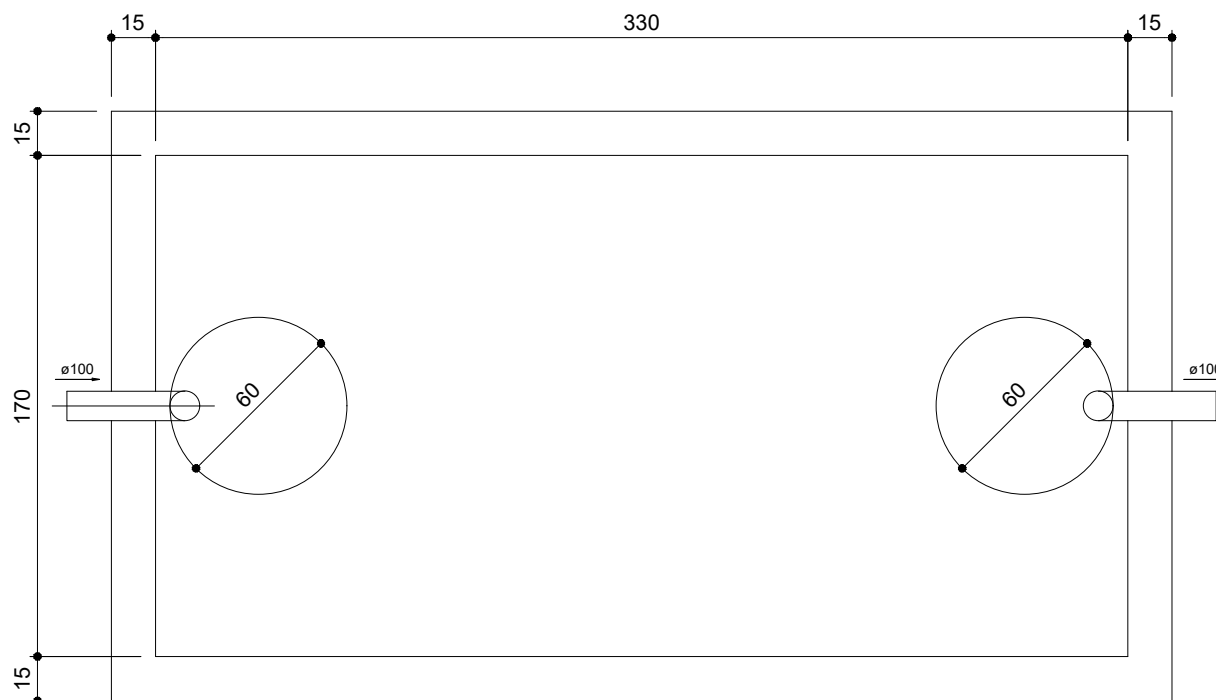


PLANTA BAIXA - TANQUE SÉPTICO
ESCALA 1/25

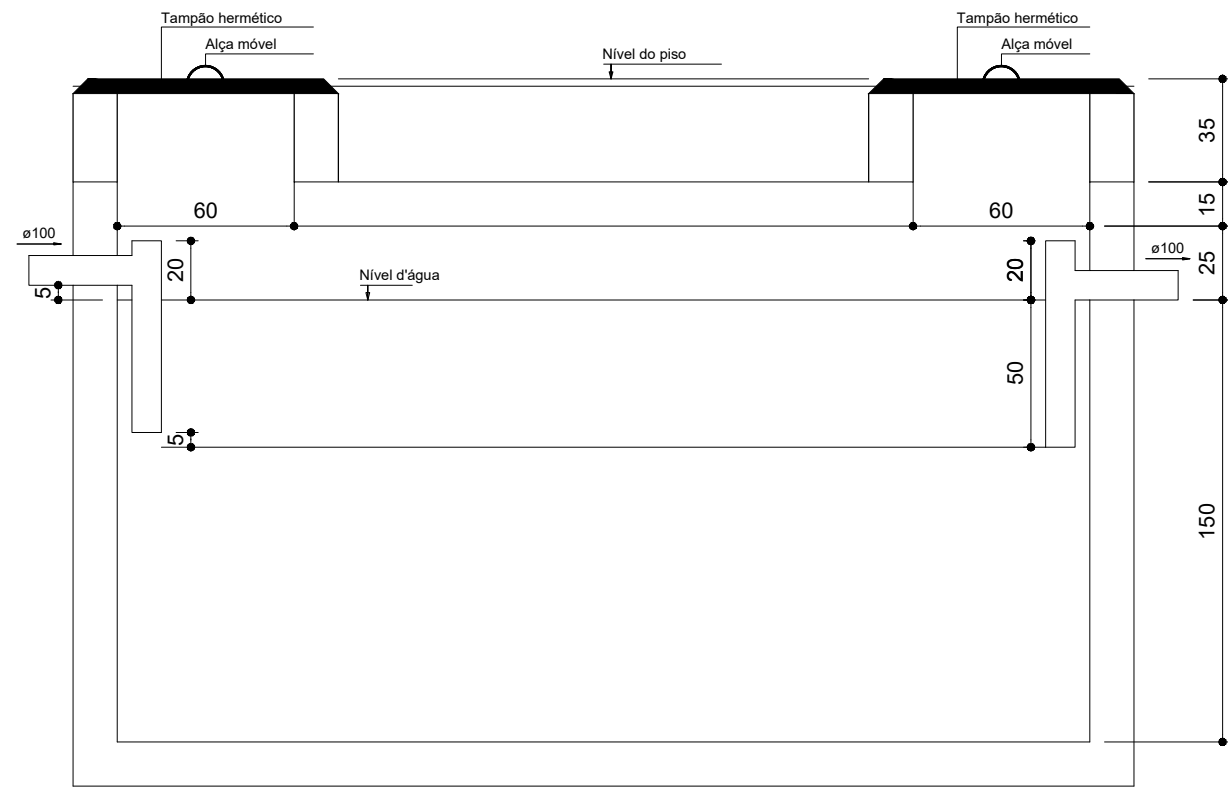

CORTE - TANQUE SÉPTICO
ESCALA 1/25

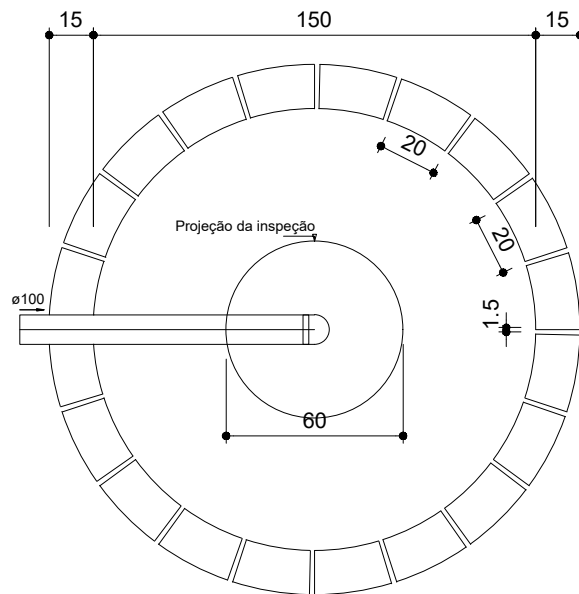

PLANTA BAIXA
SUMIDOURO
ESCALA 1/25

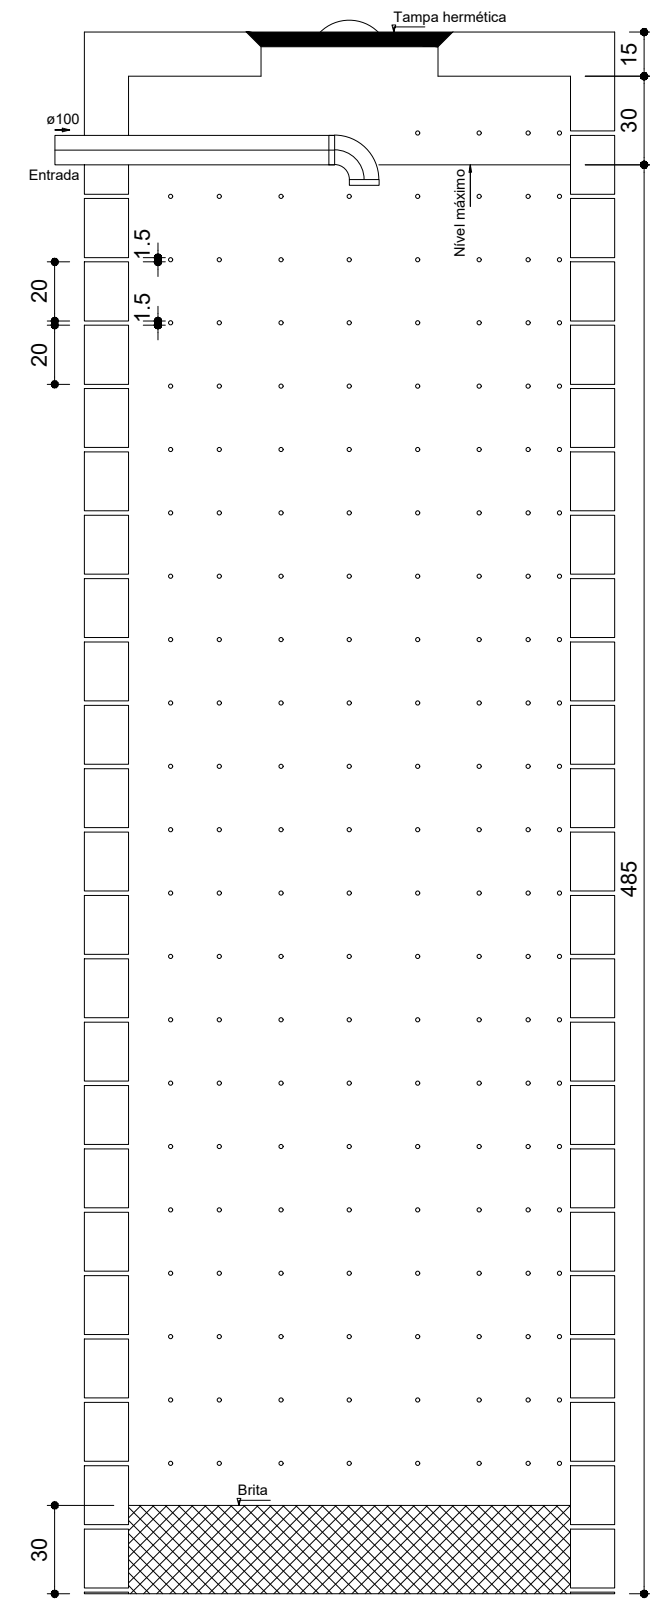

CORTE - SUMIDOURO
ESCALA 1/25

PROJETO SANITÁRIO



ASS.	ASS.
AUTOR DO PROJETO Monique Paula T. Fagundes - CREA:1015027563	RESPONSÁVEL TÉCNICO Monique Paula T. Fagundes - CREA:1015027563
EDREDOZ DA OBRA AV. 22 LOTES 03, 04, 07, 08, 10, BAIRRO MARINGÁ, RIO MARIA - PA.	IDENTIFICAÇÃO DO ARQUIVO C:\Documents\Projetos\P\DESTACAMENTO
DESENHO L.N.	NÚMERO DE FOLHAS 02/02
PROPRIETÁRIO PREFEITURA MUNICIPAL DE RIO MARIA CNPJ: 04.144.176/0001-78	ESCALA INDICADA
ÁREA VER ARQUITETURA.	REVISÃO 01
	DATA MARÇO/2018
	CONTÉÚDO DETALHES S2, S3, S4 E S5; DETALHE DA COLUNA DE VENTILAÇÃO; DET. DO ESGOTO - RAMAL LAVATÓRIO COM SIFÃO; DET. DO ESGOTO - RAMAL VASO SANITÁRIO; PLANTA BAIXA E CORTE DO TANQUE SÉPTICO E SUMIDOURO.