



PLANTA DE SINALIZAÇÃO
escala: 1/500

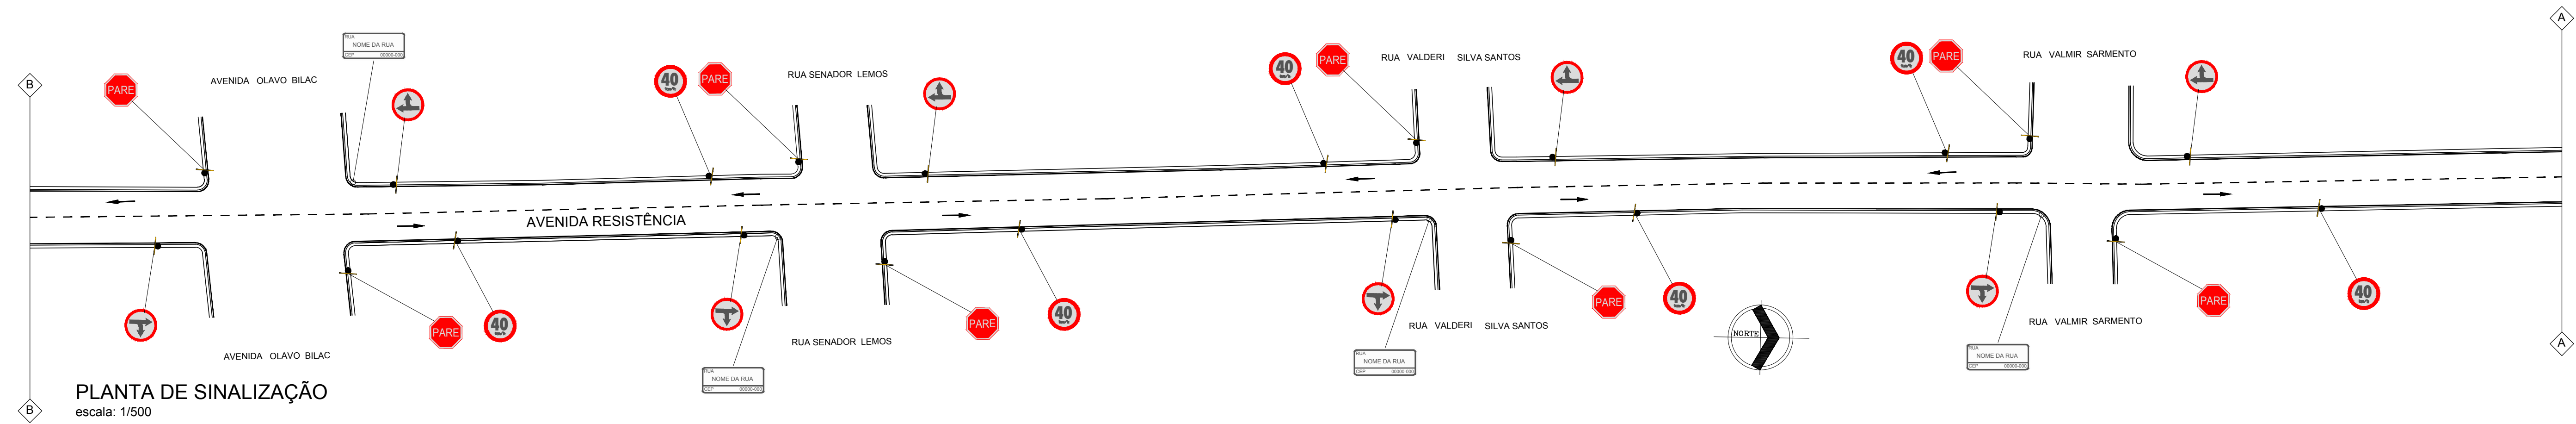

PLANTA DE SINALIZAÇÃO
escala: 1/500

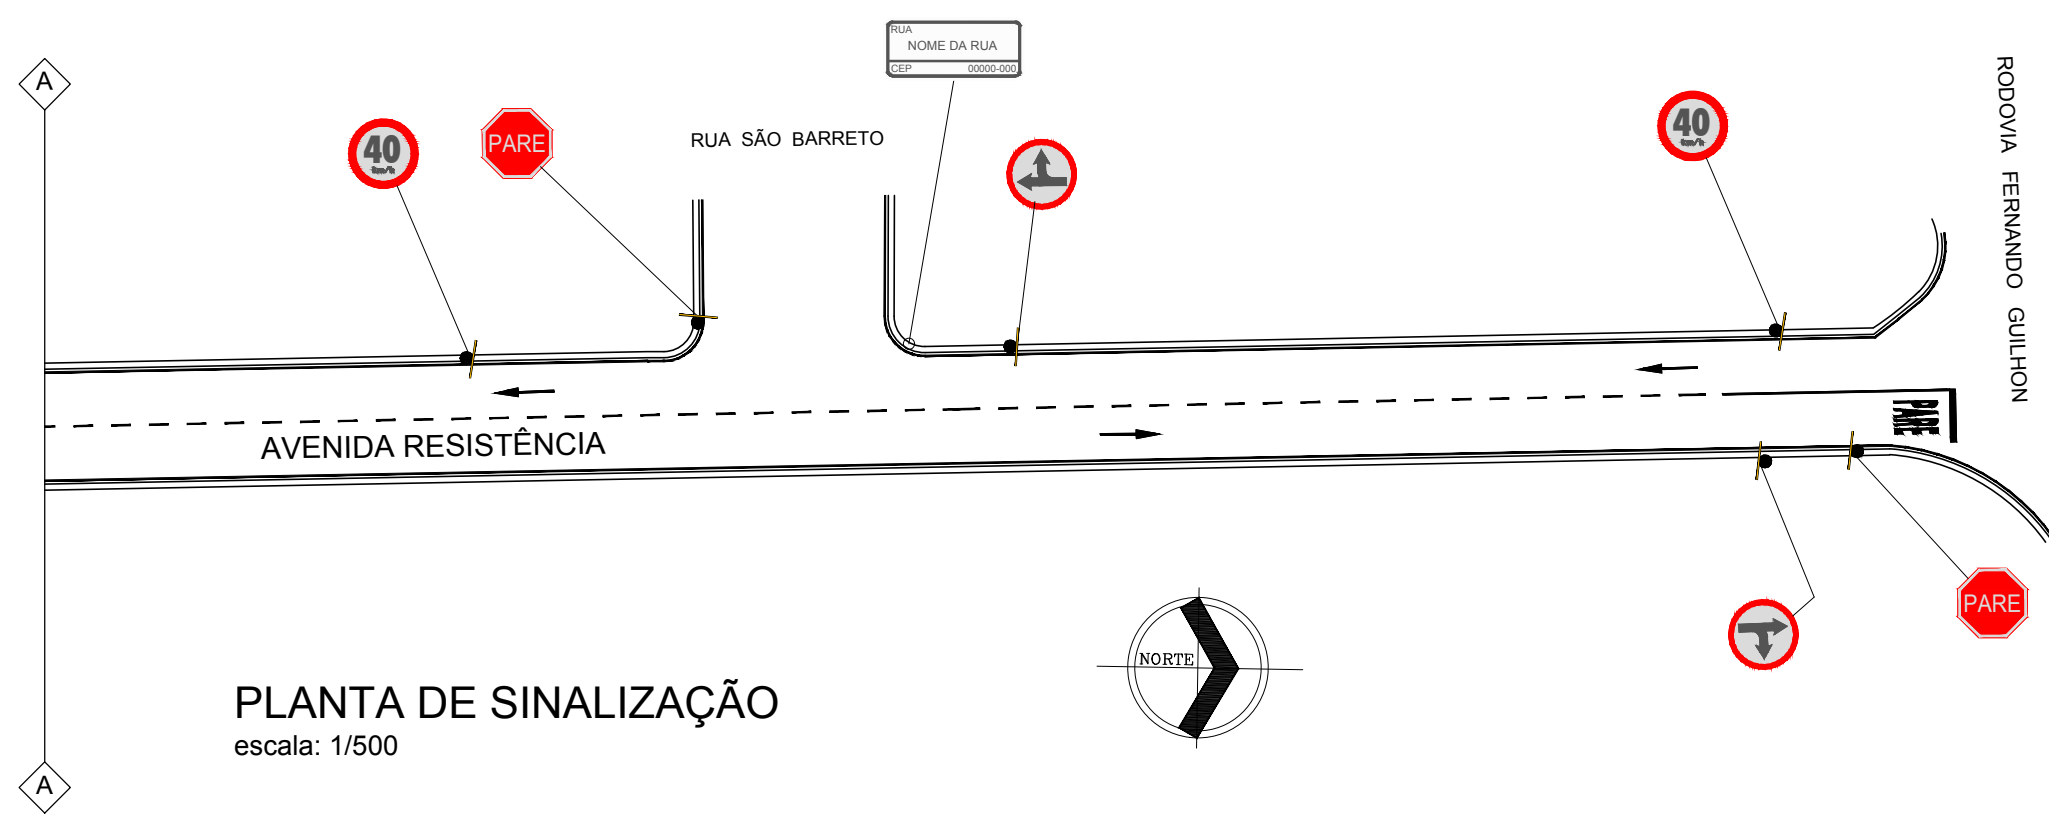

PLANTA DE SINALIZAÇÃO
escala: 1/500

		PREFEITURA DE SANTARÉM		SECRETARIA MUNICIPAL DE INFRAESTRUTURA	
ADMINISTRAÇÃO FRANCISCO NÉLIO AGUIAR DA SILVA			SECRETARIO DE INFRAESTRUTURA: ENGº. CIVIL DANIEL GUIMARÃES SIMÕES		
ASSUNTO			SINALIZAÇÃO (2ª REPROGRAMAÇÃO)		
AVENIDA RESISTÊNCIA - TRECHO ENTRE RUA ITUQUI E TRAV. PATATIVA					
PROJETO:			SINALIZAÇÃO		
LOCAL:			AVENIDA RESISTÊNCIA		
PROPRIETÁRIO: Prefeitura Municipal de Santarém					
CONTRATO			EQUIPE TÉCNICA		
336.926.92/2010					
ART.			Engº Eduardo Araújo Engº Sâmela Araújo Cad. Anderson Carnero		
PA 20170179105					
DATA					
04/2017					
REVISÃO					
02					
ESCALAS			ÁREA		FOLHA
DESENHO(S)					SINALIZAÇÃO
PLANTA BAIXA			ÁREA DO TERRENO: ÁREA DA CONST.: TX DE OCUPAÇÃO: ÍNDICE DE APROV.:		03/10