


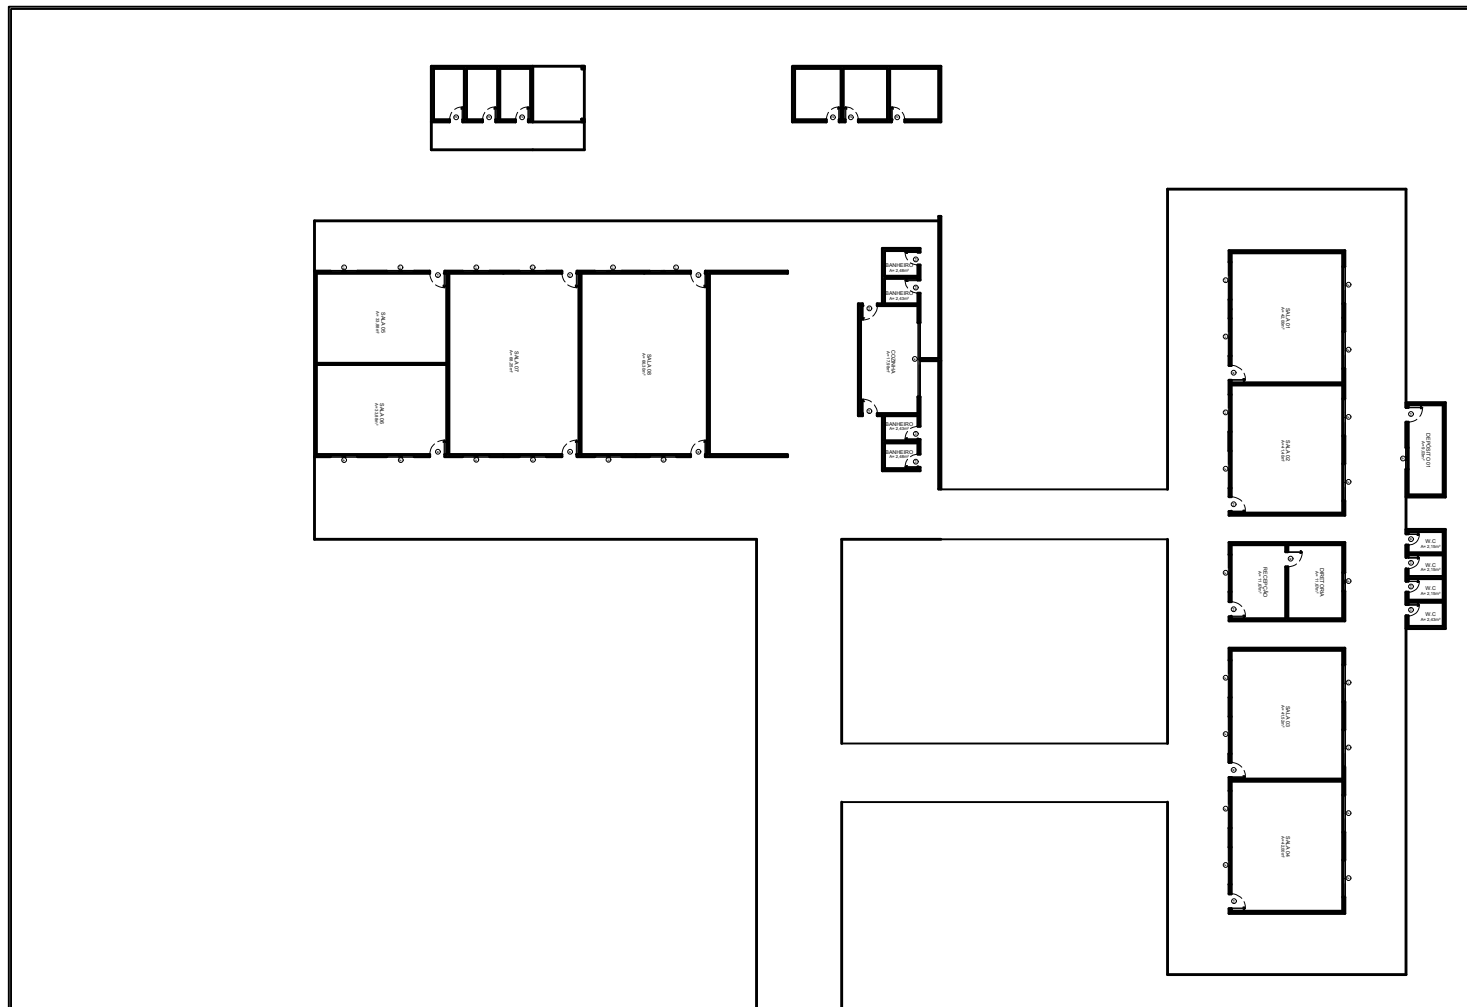

PLANTA BAIXA BLOCO A - B
ESCALA 1:100



SEMUTRAN

PREFEITURA MUNICIPAL DE JACAREACANGA
Adm. Raimundo Batista Santiago
SECRETARIA MUNICIPAL DE URBANIZAÇÃO,
TRANSPORTE E SERVIÇOS PÚBLICOS - SEMUTRAN
Sec. Wandelmo Willame de Oliveira

Contratante:
SECRETARIA DE EDUCAÇÃO

Projeto:

ARQUITETÓNICO
ESCOLACRECHE IRENE BRELAZ

Conteúdo:

PLANTA BAIXA
PARA REVITALIZAÇÃO DE PINTURA

Endereço:

JACAREACANGA-PARÁ

Equipe técnica

ENG. CIVIL:

Adriano P. Figueira
CREA: 151511679-4

PROJETISTA:

Irajá Domingos e Silva
CAD: 869487

Prefeitura:

Bombeiro:

ÁREA CONST. :

527,66m²

DATA

07/2017

ESCALA:

INDICADA

PRANCHA

1

1