


01 TANQUE SÉPTICO, FILTRO e SUMIDOURO - PLANTA BAIXA  
ESCALA 1 : 50

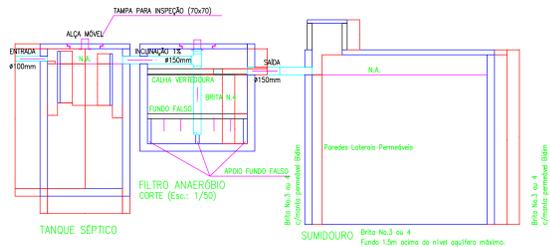

02 TANQUE SÉPTICO, FILTRO e SUMIDOURO - CORTE  
ESCALA 1 : 50

Quant.	Und.	Código SINAPI	Descrição
40.60	m	74165_001	TUBO PVC ESGOTO JS PREDIAL DN 40MM, INCLUSIVE
83.20	m	74165_004	TUBO PVC ESGOTO PREDIAL DN 100MM, INCLUSIVE CO
56.93	m	74165_002	TUBO PVC ESGOTO PREDIAL DN 50MM, INCLUSIVE CON
27.29	m	74165_003	TUBO PVC ESGOTO PREDIAL DN 75MM, INCLUSIVE CON
1	pc		Caixa Sifonada 100x100x40mm
8	pc	72292	CAIXA SIFONADA EM PVC 100X100X50MM SIMPLES - F
9	pc	40777	CAIXA SIFONADA PVC 150X150X50MM COM GRELHA RED
1	pc	72557	JOELHO PVC 45° ESGOTO 100MM - FORNECIMENTO E I
22	pc	72559	JOELHO PVC 45° ESGOTO 40MM - FORNECIMENTO E IN
13	pc	72561	JOELHO PVC 45° ESGOTO 50MM - FORNECIMENTO E IN
7	pc	72556	JOELHO PVC 90° ESGOTO 100MM - FORNECIMENTO E I
30	pc	72558	JOELHO PVC 90° ESGOTO 40MM - FORNECIMENTO E IN
48	pc	72560	JOELHO PVC 90° ESGOTO 50MM - FORNECIMENTO E IN
3	pc	72603	JUNCAO PVC ESGOTO 100X100MM - FORNECIMENTO E I
7	pc	72774	JUNCAO PVC ESGOTO 100X50MM - FORNECIMENTO E IN
6	pc	72604	JUNCAO PVC ESGOTO 50X50MM - FORNECIMENTO E INS
18	pc	72628	LUVA PVC ESGOTO 100MM - FORNECIMENTO E INSTALAC
66	pc	72630	LUVA PVC ESGOTO 50MM - FORNECIMENTO E INSTALAC
1	pc	72631	LUVA PVC ESGOTO 75MM - FORNECIMENTO E INSTALAC
1	pc		Redução 50mmx40mm
1	pc		Tê 90 secundário 40mm
20	pc	72464	TE SANITARIO 50X50MM, COM ANÉIS - FORNECIMENTO
1	pc	72465	TE SANITARIO 75X50MM, COM ANÉIS - FORNECIMENTO
7	pc		Vedação para saída de Vaso Sanitário 100mm

LEGENDA:

**PVC Soldável branco**


- Caixa Sifonada 100x100x40mm (Detalhado/em Planta)
- Caixa Sifonada 100x100x50mm (Detalhado/em Planta)
- Caixa Sifonada 150x150x50mm (Detalhado/em Planta)
- Joelho 45 100mm (Detalhado/em Planta)
- Joelho 45 50mm (Detalhado/em Planta)
- Joelho 45 secundário 40mm (Detalhado/em Planta)
- Joelho 90 100mm (Detalhado/Sobe)
- Joelho 90 50mm (Detalhado/Desce)
- Joelho 90 50mm (Detalhado/em Planta)
- Joelho 90 50mm (Detalhado/Sobe)
- Joelho 90 secundário 40mm (Detalhado/em Planta)
- Joelho 90 secundário 40mm (Detalhado/Sobe)
- Junção 100mm (Detalhado/em Planta)
- Junção 100x50mm (Detalhado/em Planta)
- Junção 50mm (Detalhado/em Planta)
- Luva 100mm (Detalhado/em Planta)
- Luva 50mm (Detalhado/em Planta)
- Luva 75mm (Detalhado/em Planta)
- Redução 50x40mm (Detalhado/em Planta)
- Tê 50mm (Detalhado/Frontal)
- Tê 50mm (Detalhado/Sobe)
- Tê 75x50mm (Detalhado/em Planta)
- Tê 90 secundário 40mm (Detalhado/Frontal)
- Vedação para saída de Vaso Sanitário 100mm (Detalhado/em Planta)

**PRUMADAS**



- Tubo Ventilacao

**TUBULAÇÃO**

- Tubo PVC Soldável branco 100mm (Detalhado)
- Tubo PVC Soldável branco 40mm (Detalhado)
- Tubo PVC Soldável branco 50mm (Detalhado)
- Tubo PVC Soldável branco 75mm (Detalhado)

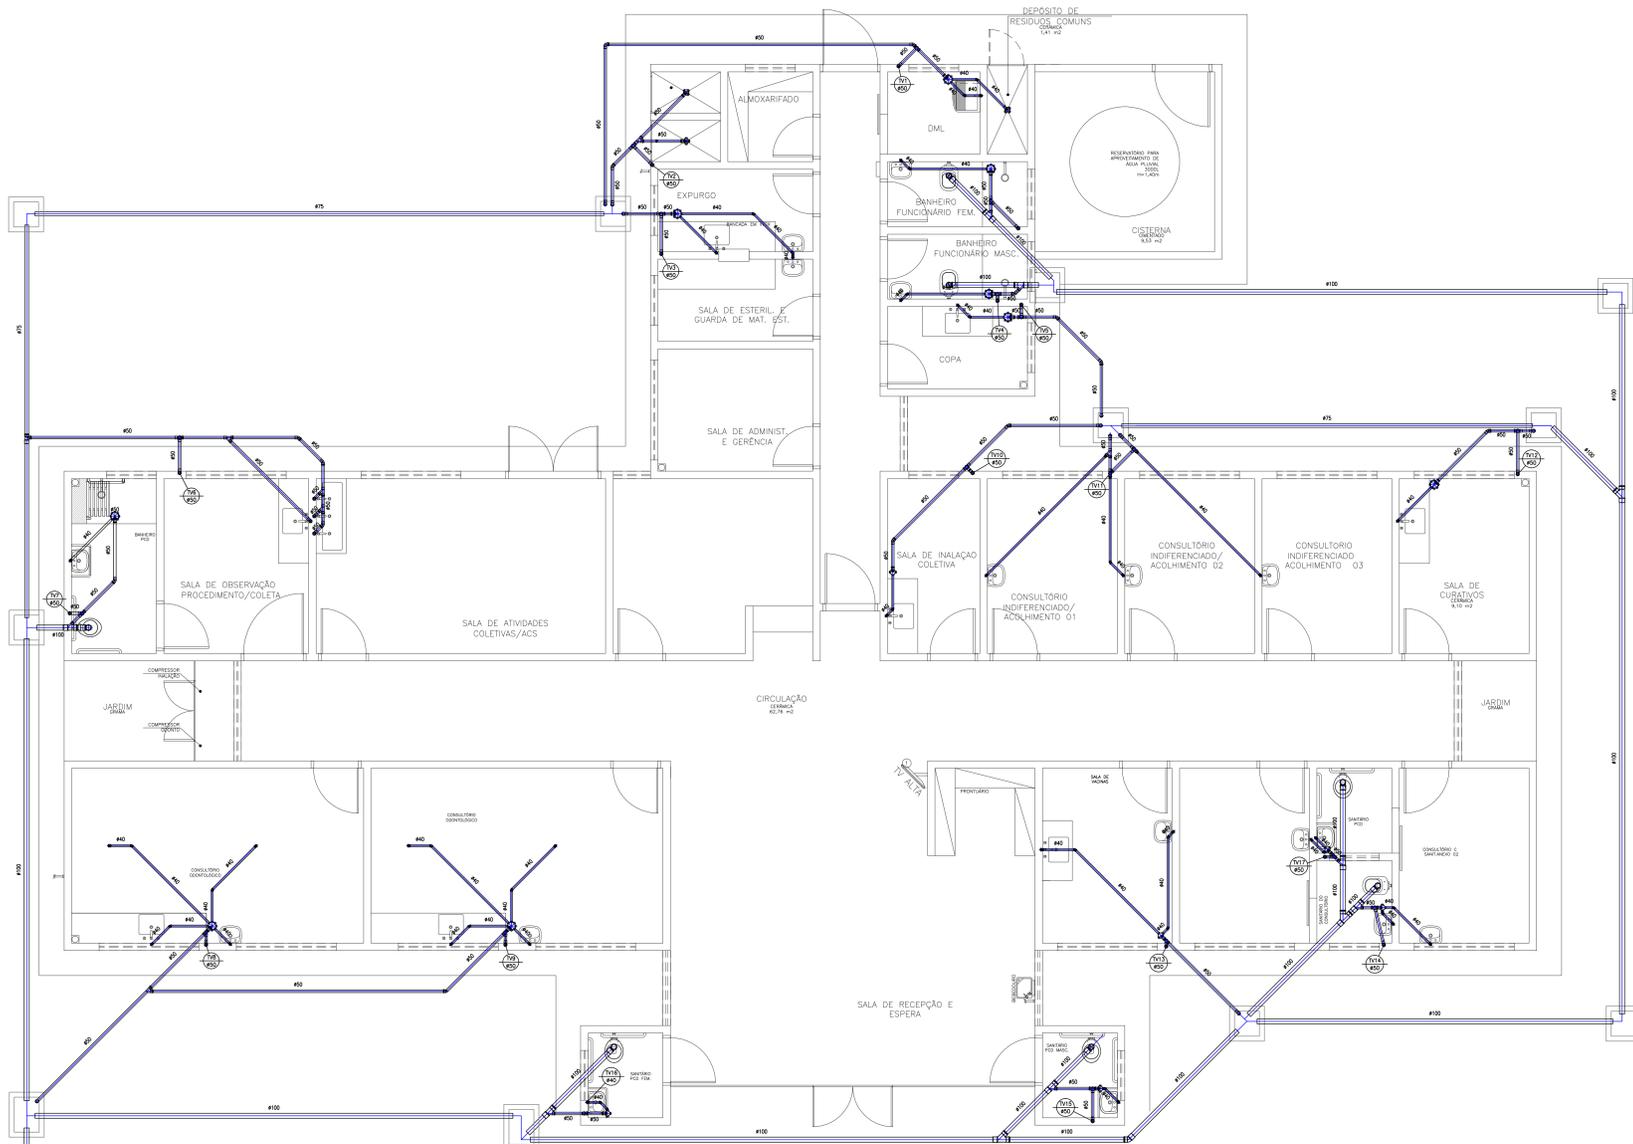

03 PLANTA BAIXA  
ESCALA 1 : 100

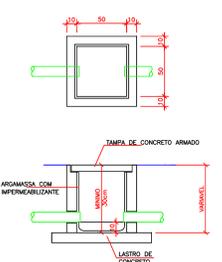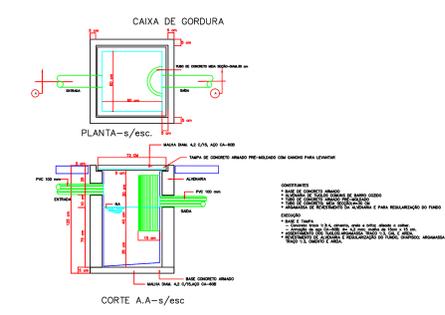

PROJETO SANITÁRIO

PREFEITURA MUN. DE SÃO DOMINGOS DO ARAGUAIA

AVENIDA PEDRO MIRANDA, Nº 1005 - FLORESTA - SELVA - PA.

PROJETO SANITÁRIO

PROJETO DE ARQUITETURA

PROJETO DE SANEAMENTO

DATA: ABR/2014

ÁREA: 385,57 m²

RESPONSÁVEL TÉCNICO: CLÉBER DE OLIVEIRA ALVES

ENR. CIVIL - SBCA-PA-2006-01-PA

01

01