

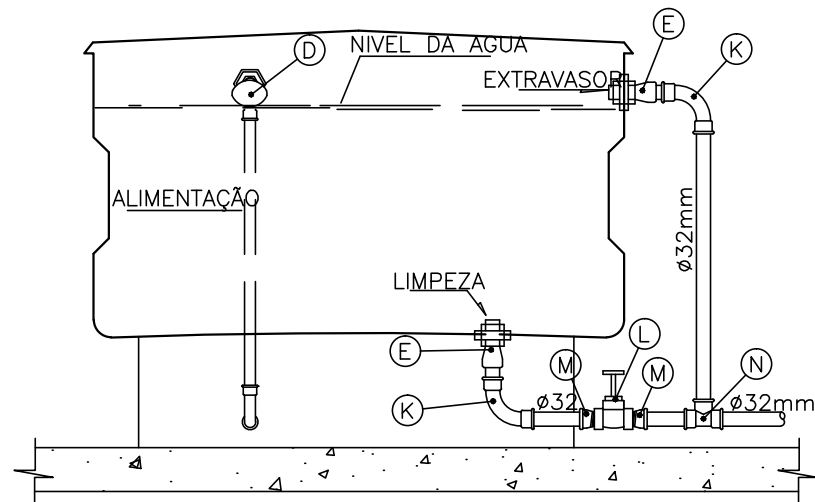



ESPECIFICAÇÕES	
ITEM	ESPECIFICACAO
A	CURVA 90° SOLDAVEL 32mm
B	ADAPTADOR SOLDAVEL LONGO COM FLANGES LIVRES PARA CAIXA D'ÁGUA 32mm x 3/4"
C	LULA COM ROSCA 3/4"
D	TORNEIRA BOIA PARA CAIXA D'ÁGUA 3/4"
E	ADAPTADOR SOLDAVEL LONGO COM FLANGES LIVRES PARA CAIXA D'ÁGUA 32mm x 1"
F	ADAPTADOR SOLDAVEL LONGO COM FLANGES LIVRES PARA CAIXA D'ÁGUA 60mm x 2"
G	REGISTRO DE GAVETA METALICO 2"
H	ADAPTADOR SOLDAVEL CURTO COM BOLSA E ROSCA PARA REGISTRO 32mm x 1"
I	CURVA 90° SOLDAVEL 60mm
J	TE 90° SOLDAVEL 60mm
K	CURVA 90° SOLDAVEL 32mm
L	REGISTRO DE GAVETA METALICO 1"
M	ADAPTADOR SOLDAVEL CURTO COM BOLSA E ROSCA PARA REGISTRO 32mm x 1"
N	TE 90° SOLDAVEL 32mm

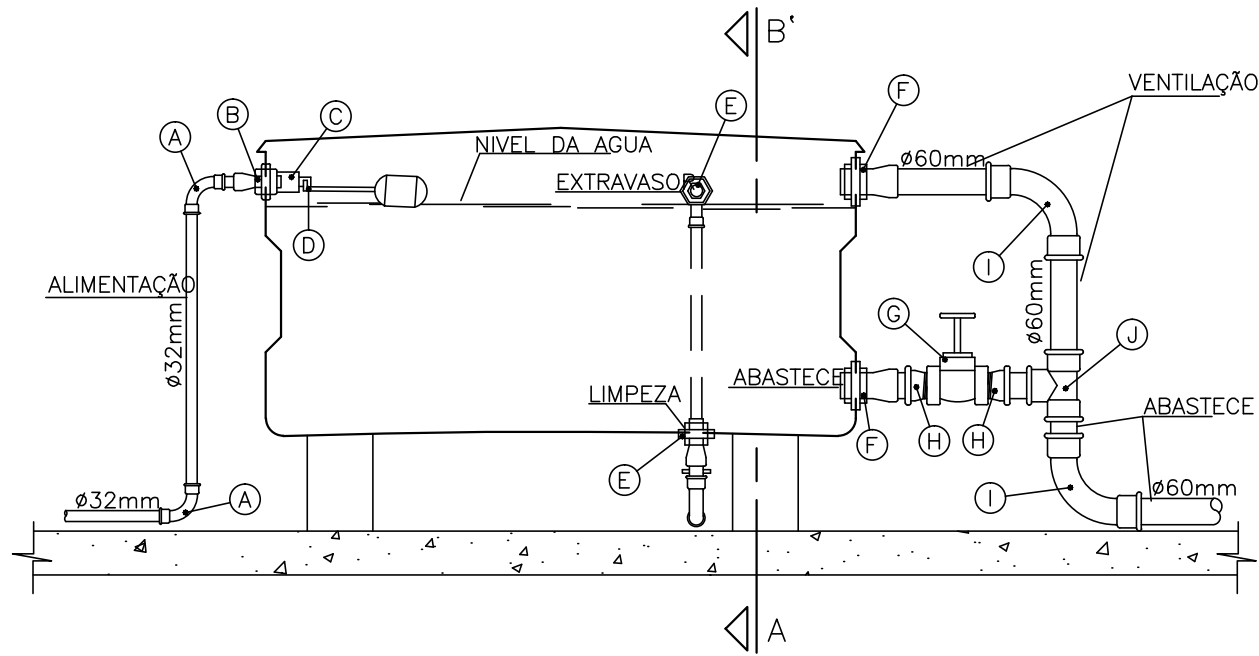


Inst. Caixa D'água
S/Escala

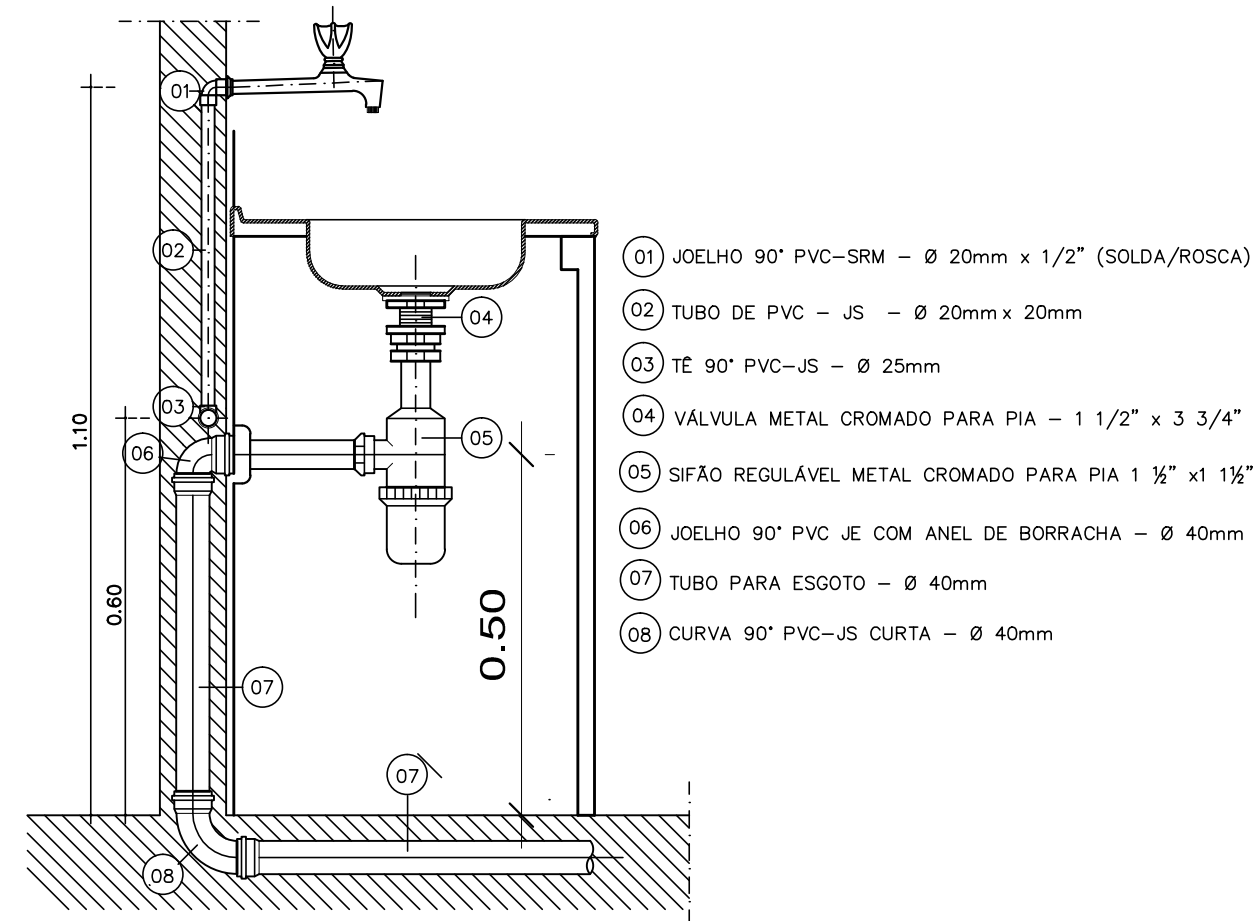


Det. Pia
S/Escala

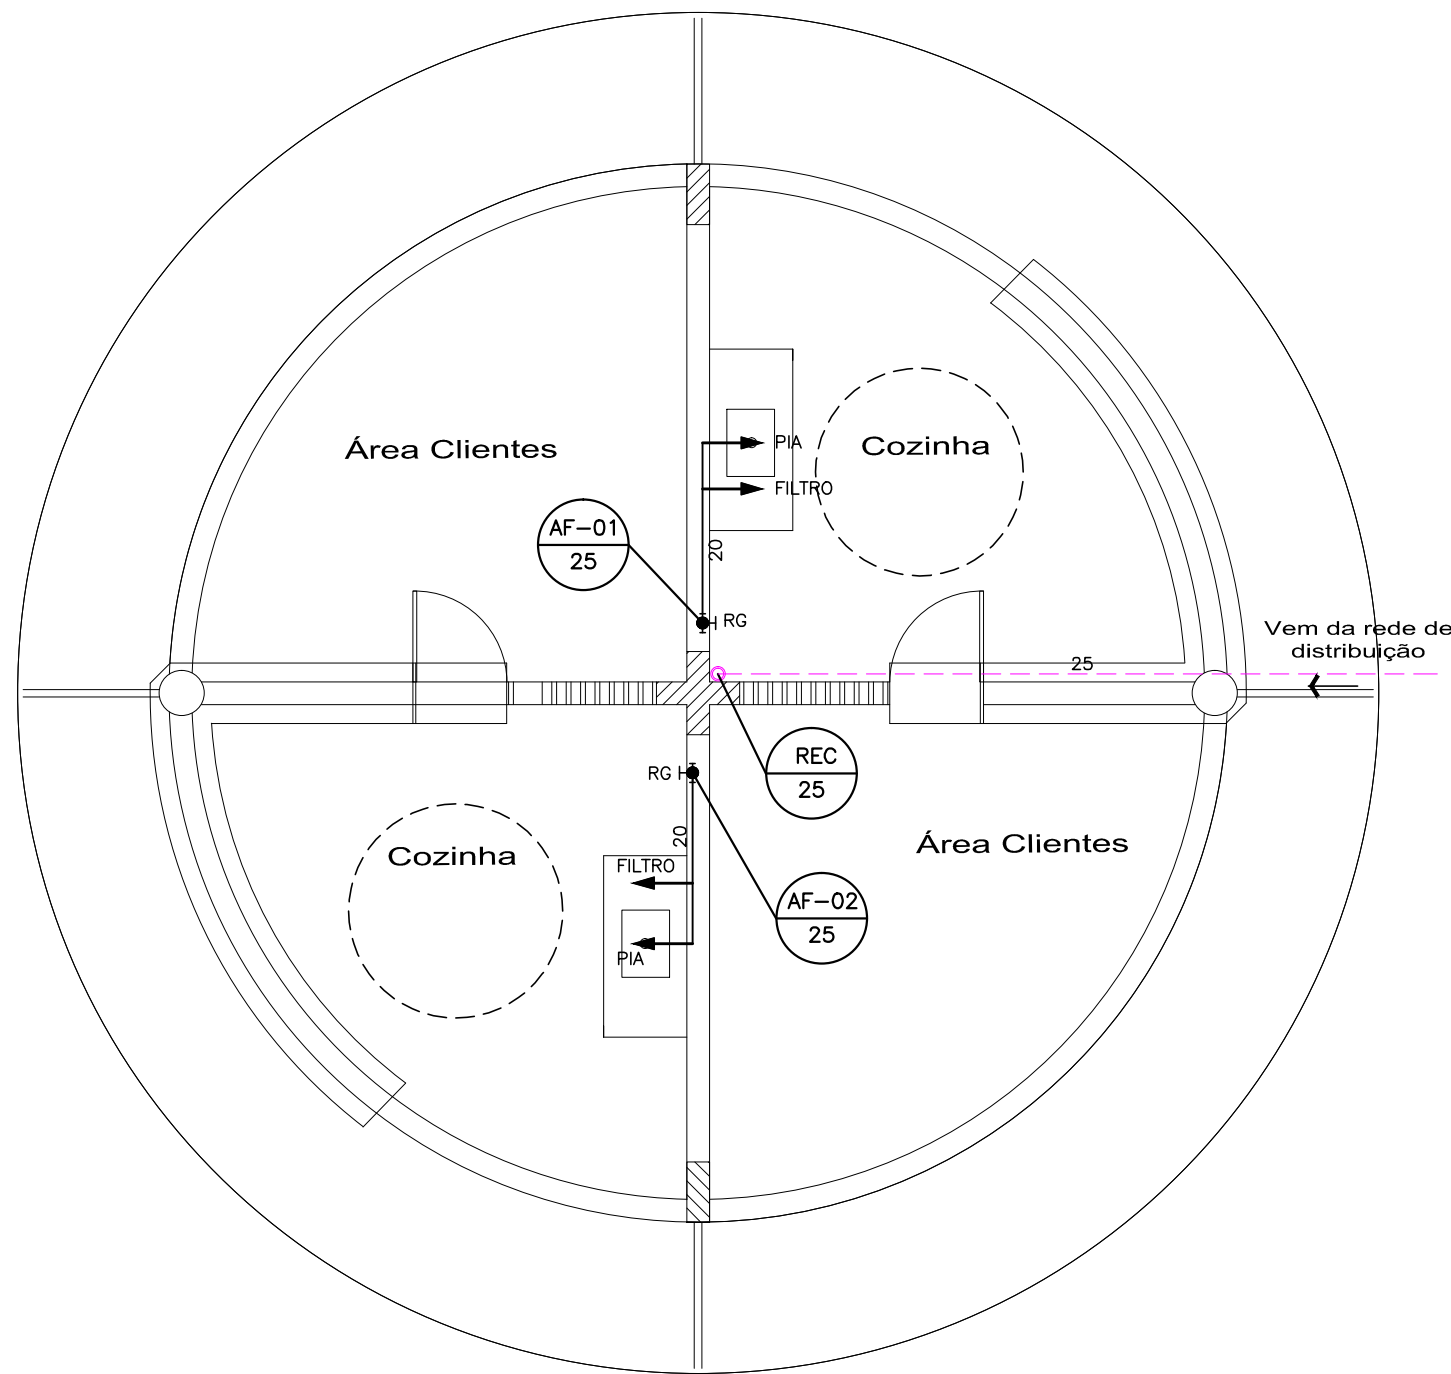

Planta Baixa
Escala 1/50

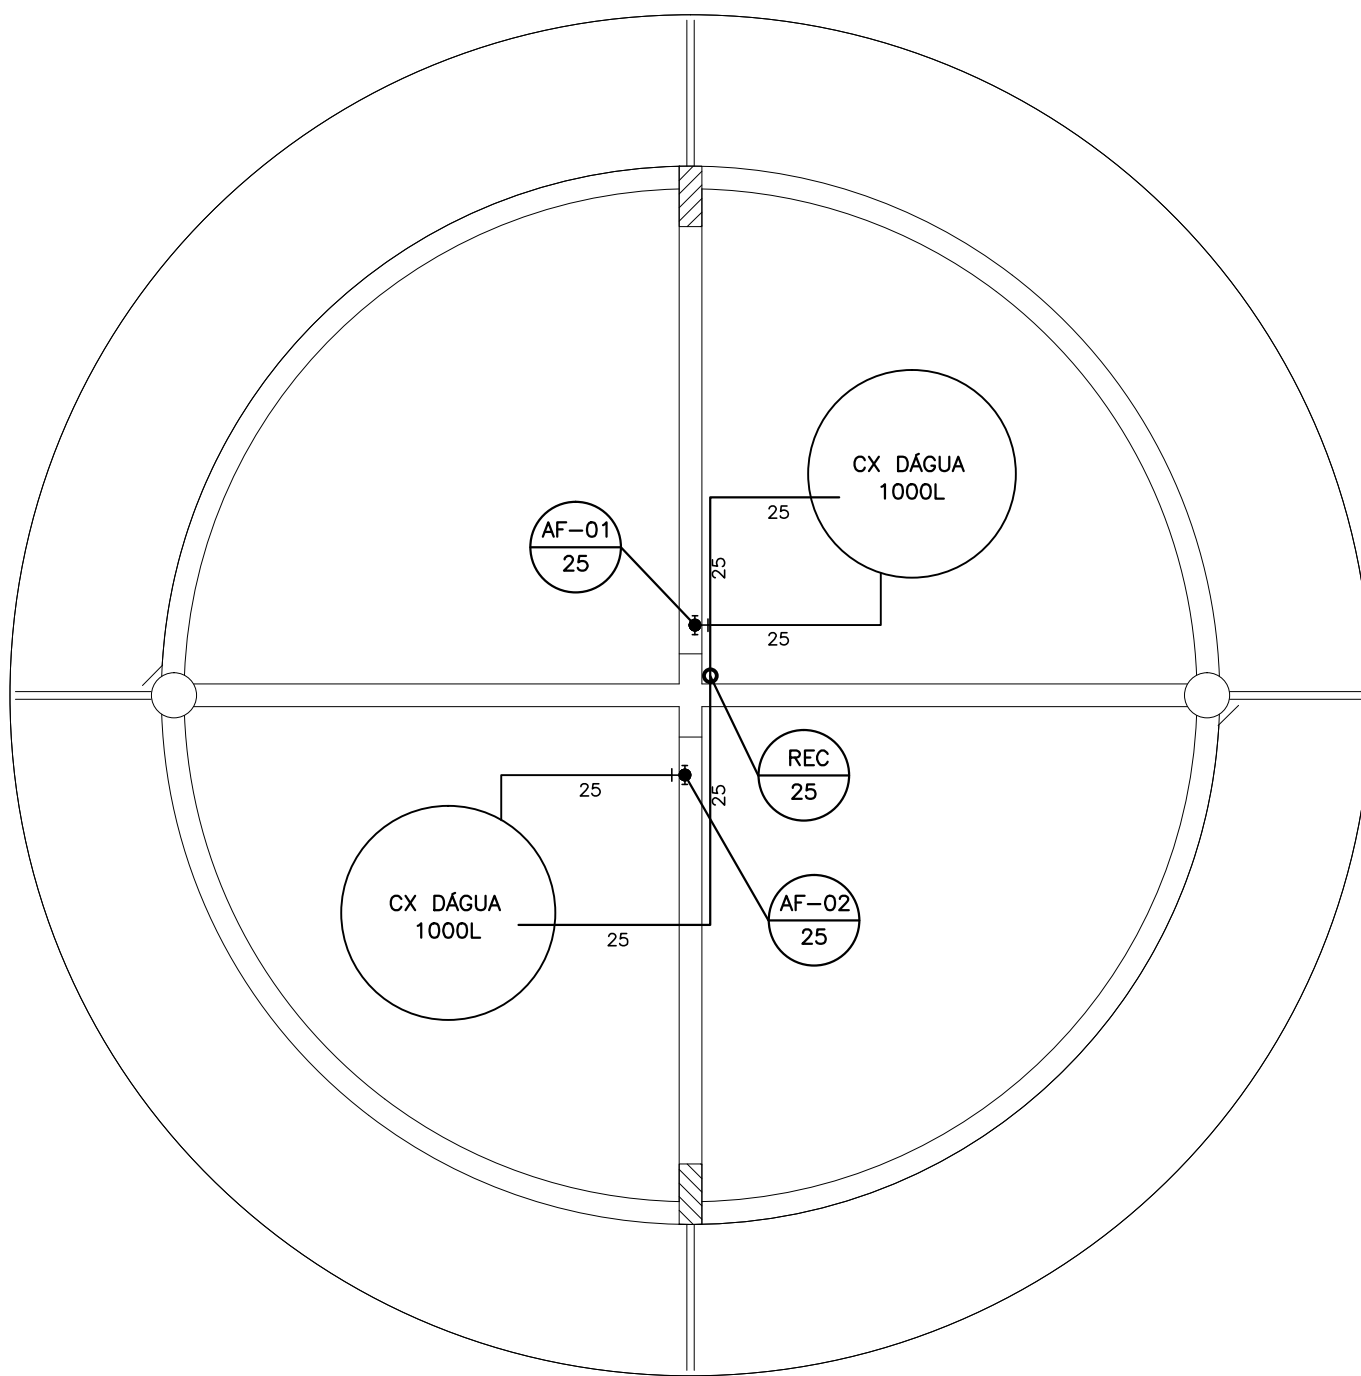

Planta de Distribuição
Escala 1/50

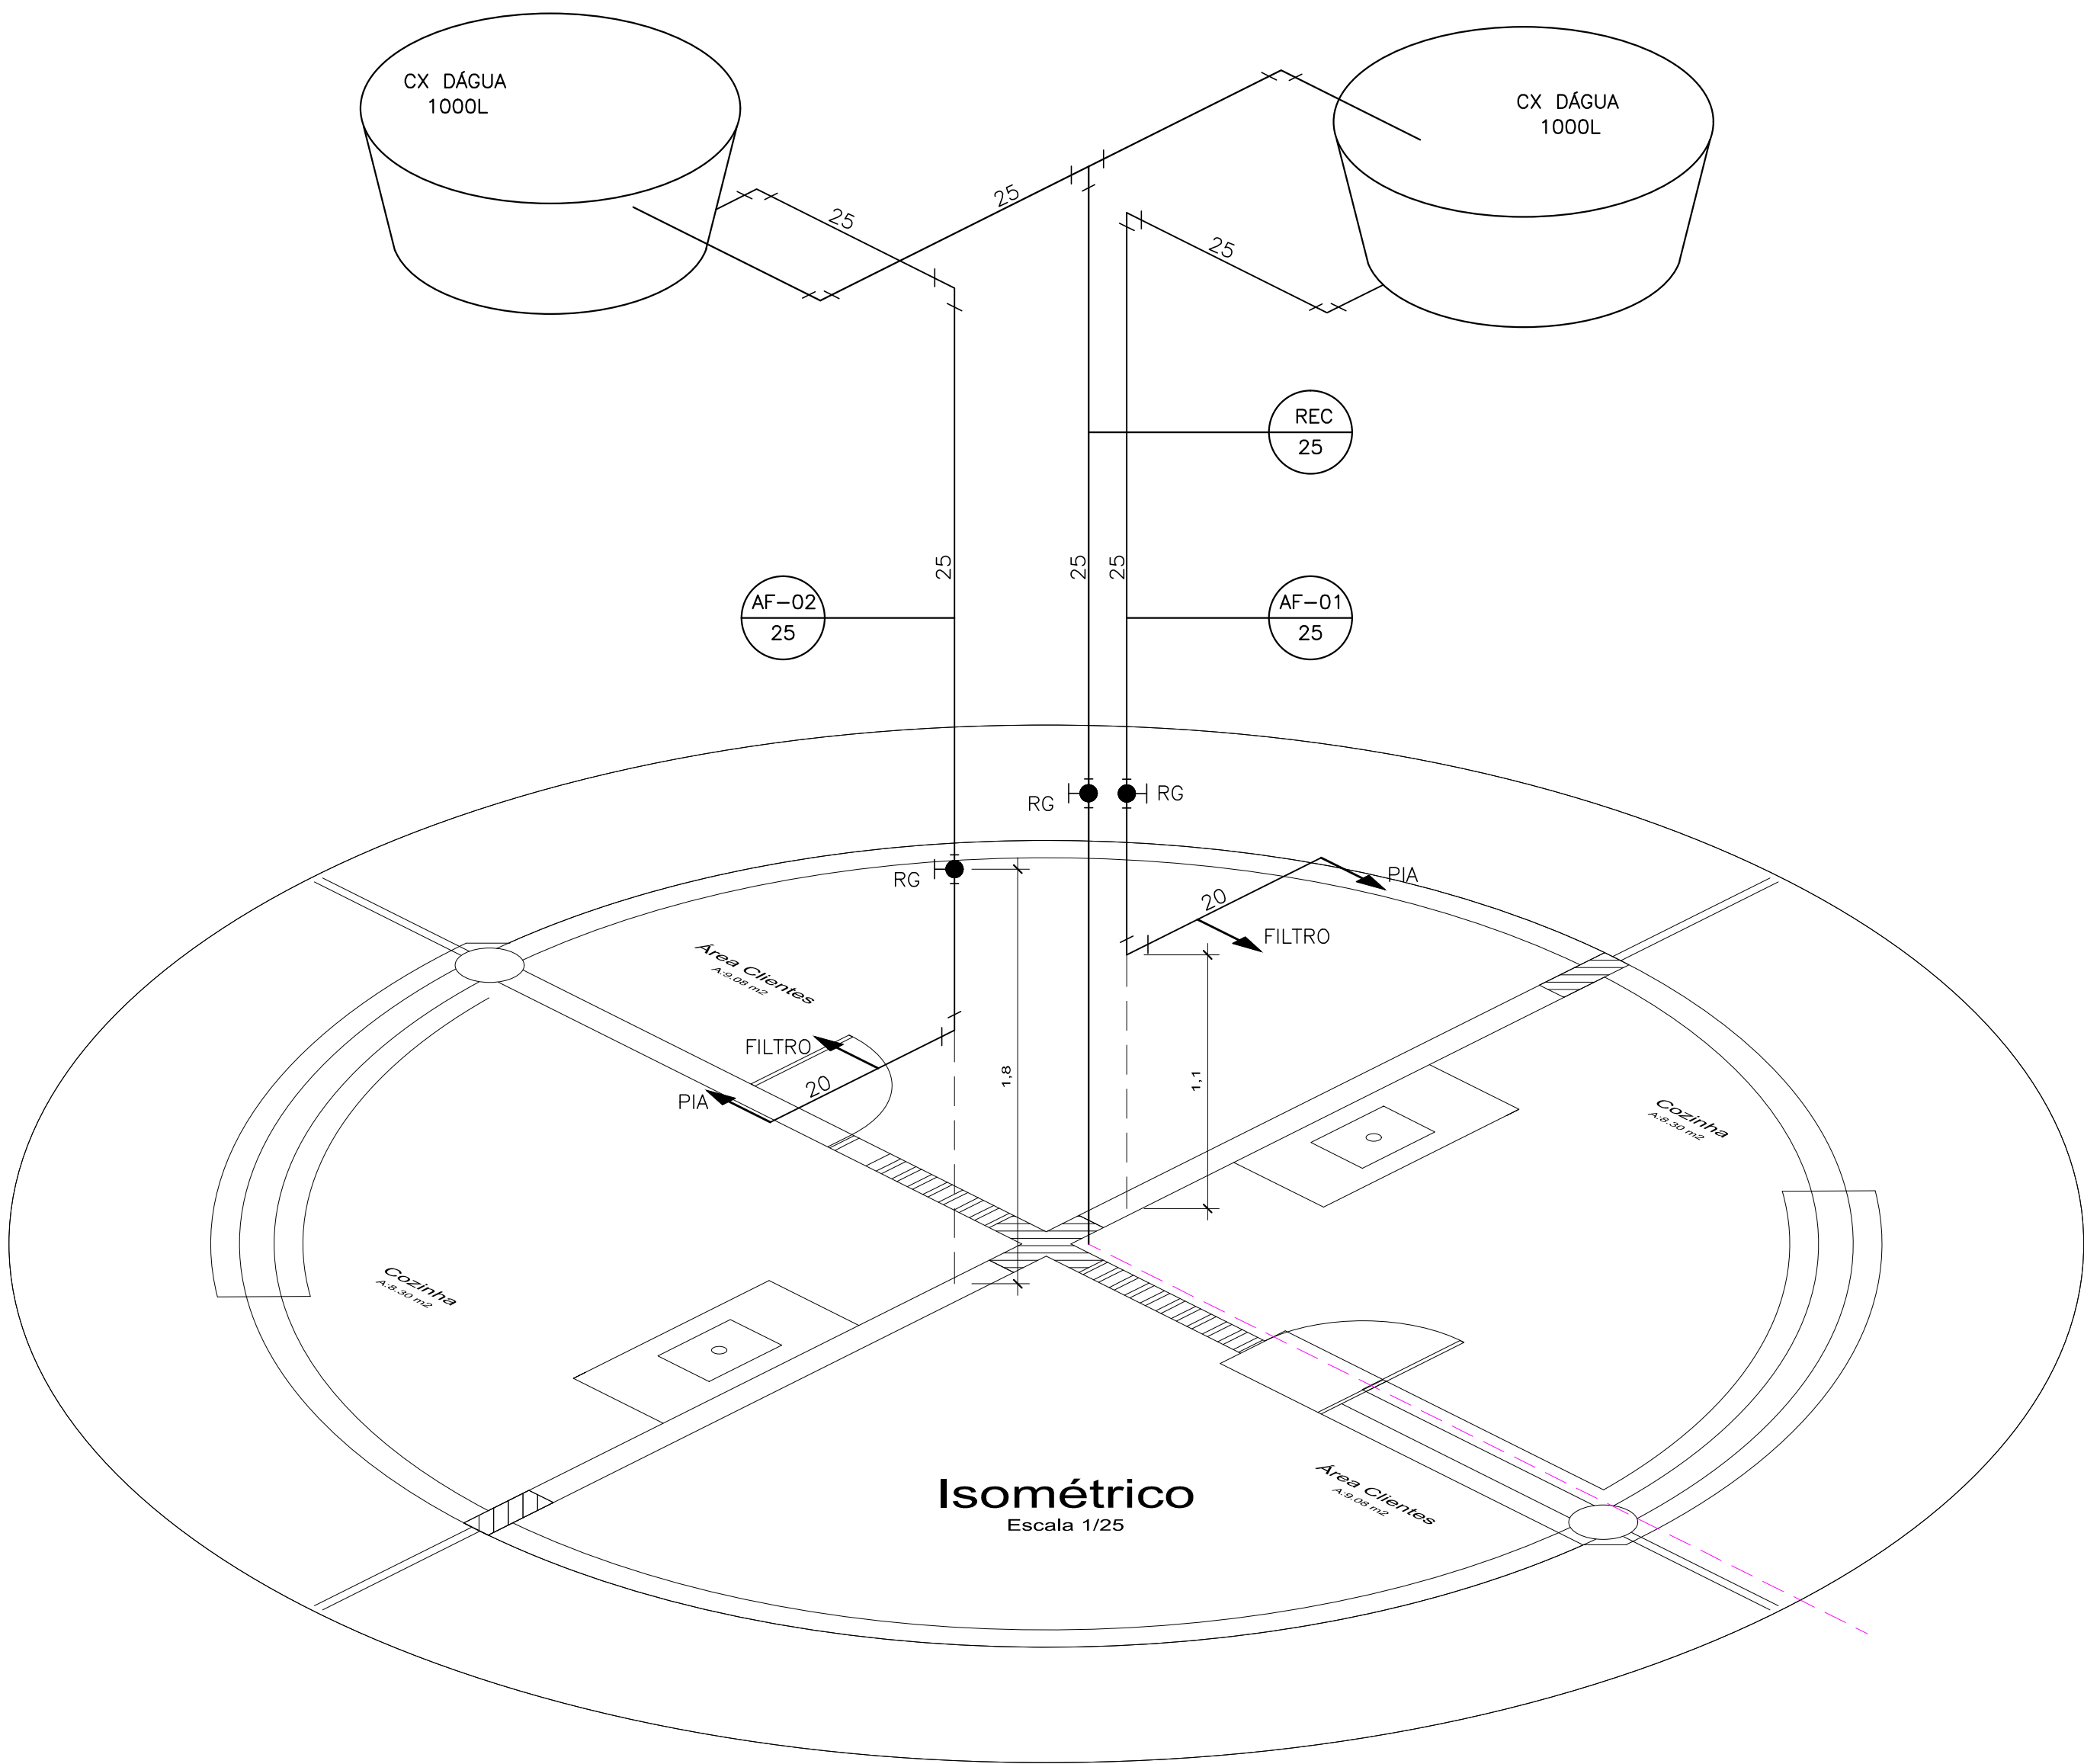

Isométrico
Escala 1/25

LEGENDA

- REGISTRO DE PRESSÃO - RP
- REGISTRO DE GAVETA - RG
- CONEXÕES
- PONTO DE ÁGUA
- INDICAÇÃO DE COLUNA DE ÁG
- TUBULAÇÃO DE PVC RÍGIDO S
- TUBULAÇÃO DE PVC RÍGIDO SOLDÁVEL PELO CHÃO
- TUBULAÇÃO DE RECALQUE

- P TORNEIRA DE PIA (PONTO A 1.10m DO PISO ACABADO)
- P TORNEIRA DE PIA SOB O TAMPO (PONTO A .60cm DO PISO ACABADO)
- F FILTRO (PONTO A 1.10m DO PISO ACABADO)

NOTA:

1- AS TUBULAÇÕES QUE PASSAM PELO SOLO SERÃO ENTERRADAS COM PROFUNDIDADES > 60cm.

2- A TUBULAÇÃO DE ABASTECIMENTO D'ÁGUA PODE SER ALTERADA EM FUNÇÃO DA SITUAÇÃO LOCAL OU DA REDE DE ÁGUA QUANDO FORNECIDA PELA CONCESSIONÁRIA.

PROJETO:	ARQª MARUZA BAPTISTA - CAU: 28510-2/PA
PROPRIETÁRIO:	PREFEITURA MUNICIPAL DE PLACAS
 PREFEITURA MUNICIPAL DE PLACAS	
LOCAL:	Rod. Transamazônica s/n Placas - Pa
ÁREA TOTAL:	9.322,05 M²
DATA:	DEZEMBRO/2017
ESCALA:	INDICADA
OBJETO:	URBANIZAÇÃO DO CANTIERO CENTRAL DA TRANSAMAZÔNICA NO MUNICÍPIO DE PLACAS/PA.
CONTEÚDO:	QUIOSQUE - HIDRÁULICO
DESENHO CAD:	SHIRLEY CARVALHO
FRANCHA: AF 01/01	