


— PVC Soldável marrom —

Quant.	Und.	Dimensão	Descrição
1.729	Barra	32mm	Tubo PVC Soldável marrom (NBR 5648/pe CP19)
1.841	Barra	32mm	Tubo PVC Soldável marrom (NBR 5648/pe CP19)
1	pc	32mmx1"	Adaptador soldável curto bolsa e rosca
1	pc	25mmx3/4"	Adaptador soldável curto bolsa e rosca
1	pc	32mmx2mm	Bucha de redução curta
2	pc	32mm	Joelho 90
10	pc	32mm	Joelho 90
5	pc	25mmx1/2"	Luva com bucha de latão
1	pc	32mmx1"	Luva com rosca
1	pc	25mmx3/4"	Luva com rosca
1	pc	25mm	Tê
2	pc	32mmx25mm	Tê de redução


— Registros,Valv.,Hid —

Quant.	Und.	Dimensão	Descrição
1	pc	1"	Registro de Pressão
1	pc	3/4"	Registro de Pressão

OBS: As conexões auxiliares da Válvula de Descarga, registros gaveta e registro de pressão não estão incluídas nessa lista.

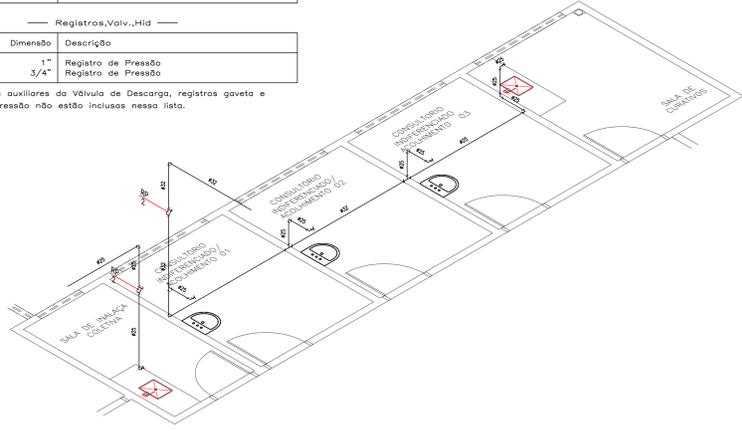

06 DETALHE DE DISTRIBUIÇÃO
ESCALA 1 : 50

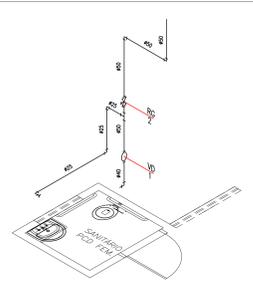

08 DETALHE DE DISTRIBUIÇÃO
ESCALA 1 : 50

— PVC Soldável marrom —

Quant.	Und.	Dimensão	Descrição
3.07	m	25mm	Tubo PVC Soldável marrom (NBR 5648/pe CP19)
3.90	m	50mm	Tubo PVC Soldável marrom (NBR 5648/pe CP19)
0.56	m	40mm	Tubo PVC Soldável marrom (NBR 5648/pe CP19)
3	pc	50mmx1,1/2"	Adaptador soldável curto bolsa e rosca
2	pc	50mm	Joelho 90
3	pc	25mm	Joelho 90
1	pc	40mm	Joelho 90
1	pc	25mmx3/4"	Luva com bucha de latão
1	pc	50mmx25mm	Tê de redução

— Registros,Valv.,Hid —

Quant.	Und.	Dimensão	Descrição
1	pc	1,1/2"	Registro de Gaveta base
1	pc	1,1/2"	Válvula de Descarga

OBS: As conexões auxiliares da Válvula de Descarga, registros gaveta e registro de pressão não estão incluídas nessa lista.

— PVC Soldável marrom —

Quant.	Und.	Dimensão	Descrição
3.87	m	25mm	Tubo PVC Soldável marrom (NBR 5648/pe CP19)
0.85	m	40mm	Tubo PVC Soldável marrom (NBR 5648/pe CP19)
1.79	m	32mm	Tubo PVC Soldável marrom (NBR 5648/pe CP19)
3.34	m	50mm	Tubo PVC Soldável marrom (NBR 5648/pe CP19)
3	pc	50mmx1,1/2"	Adaptador soldável curto bolsa e rosca
2	pc	32mmx25mm	Bucha de redução curta
4	pc	25mm	Joelho 90
1	pc	32mm	Joelho 90
2	pc	50mm	Joelho 90
1	pc	40mm	Joelho 90
2	pc	25mmx3/4"	Luva com bucha de latão
1	pc	32mm	Tê
1	pc	50mmx25mm	Tê de redução

— Registros,Valv.,Hid —

Quant.	Und.	Dimensão	Descrição
1	pc	1,1/2"	Registro de Gaveta base
1	pc	1,1/2"	Válvula de Descarga

OBS: As conexões auxiliares da Válvula de Descarga, registros gaveta e registro de pressão não estão incluídas nessa lista.

LEGENDA:

PVC Soldável marrom

- Adaptador c/ flanges livres p/caixa d'água 25mmx3/4" (Unifilar/em Planta)
- Adaptador c/ flanges livres p/caixa d'água 75mmx2.1/2" (Unifilar/em Planta)
- Adaptador longo c/flanges livres-cx.d'água 32mmx1" (Unifilar/em Planta)
- Bucha de redução curta 32x25mm (Unifilar/em Planta)
- Bucha de redução curta 40x32mm (Unifilar/em Planta)
- Bucha de redução curta 50x40mm (Unifilar/em Planta)
- Bucha de redução longa 50x32mm (Unifilar/em Planta)
- Joelho 90 25mm (Unifilar/em Planta)
- Joelho 90 32mm (Unifilar/em Planta)
- Joelho 90 40mm (Unifilar/em Planta)
- Joelho 90 50mm (Unifilar/em Planta)
- Luva com bucha de latão 25mmx1/2" (Unifilar/em Planta)
- Luva com bucha de latão 25mmx3/4" (Unifilar/em Planta)
- Luva com bucha de latão 25mmx3/4" (Unifilar/em Planta)
- Tê 25mm (Unifilar/em Planta)
- Tê 32mm (Unifilar/em Planta)
- Tê 50mm (Unifilar/em Planta)
- Tê de redução 32x25mm (Unifilar/em Planta)
- Tê de redução 40x32mm (Unifilar/em Planta)
- Tê de redução 50x25mm (Unifilar/em Planta)
- Tê de redução 50x32mm (Unifilar/em Planta)
- Tê de redução 75x50mm (Unifilar/em Planta)

Registros,Valv.,Hid


- Registro de Gaveta base 1.1/2" (Unifilar/em Planta)
- Registro de Gaveta bruto 1" (Unifilar/em Planta)
- Registro de Gaveta bruto 3" (Unifilar/em Planta)
- Registro de Pressão 1" (Unifilar/em Planta)
- Registro de Pressão 3/4" (Unifilar/em Planta)
- Válvula de Descarga 1.1/2" (Unifilar/em Planta)

PRUMADAS


- Água Fria

TUBULAÇÃO

- Tubo PVC Soldável marrom (NBR 5648/pe CP19) (Unifilar)

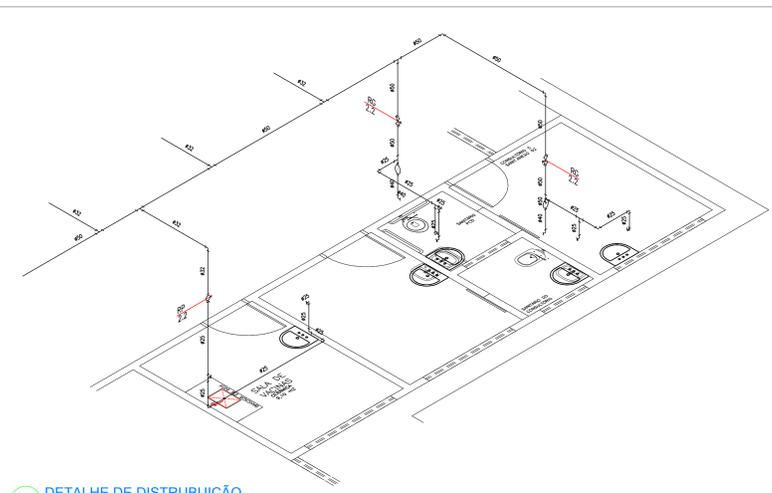

07 DETALHE DE DISTRIBUIÇÃO
ESCALA 1 : 50

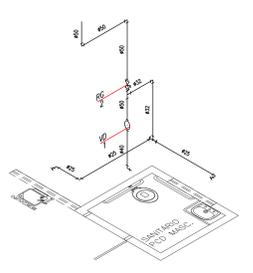

09 DETALHE DE DISTRIBUIÇÃO
ESCALA 1 : 50

PROJETO HIDRAULICO

PREFEITURA MUN. DE SÃO DOMINGOS DO ARAGUAIA

AVENIDA PEDRO MIRANDA, Nº 1005 - PÉDREIRA - BELÉM-PA.

PROJETO HIDRAULICO

PROJETO DE ARQUITETURA

DATA: 03/2014

INDICADA

ÁREA: 385,57 m²

RESPONSÁVEL TÉCNICO

CLASSE DE OBRAS: 1003

ENCL. CIVIL - 2014-01-01

03

03